




POHLED 12

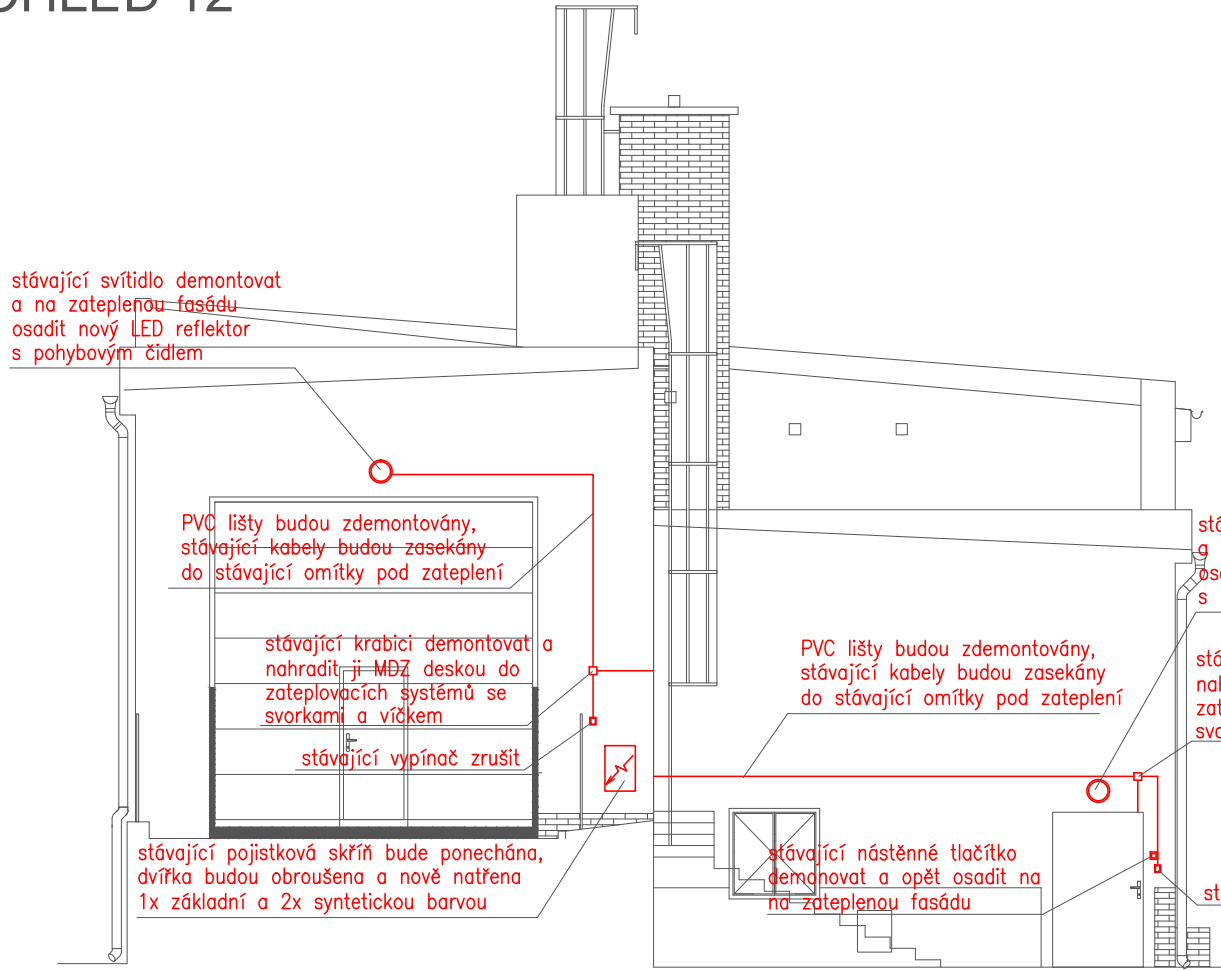



POHLED 11

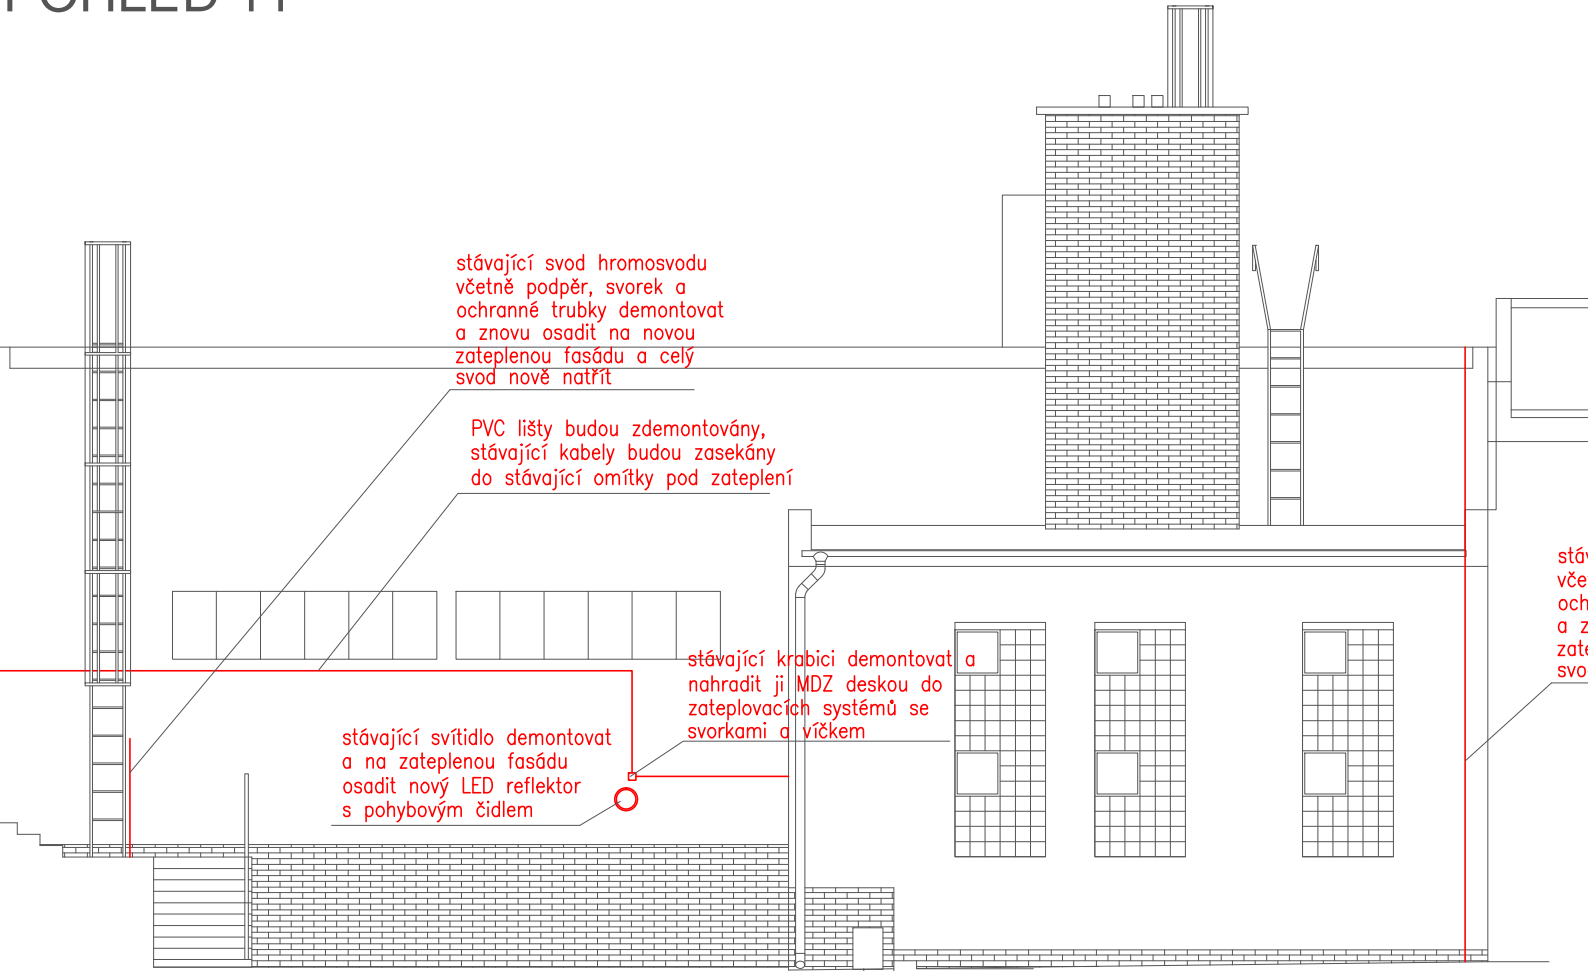

POHLED 10

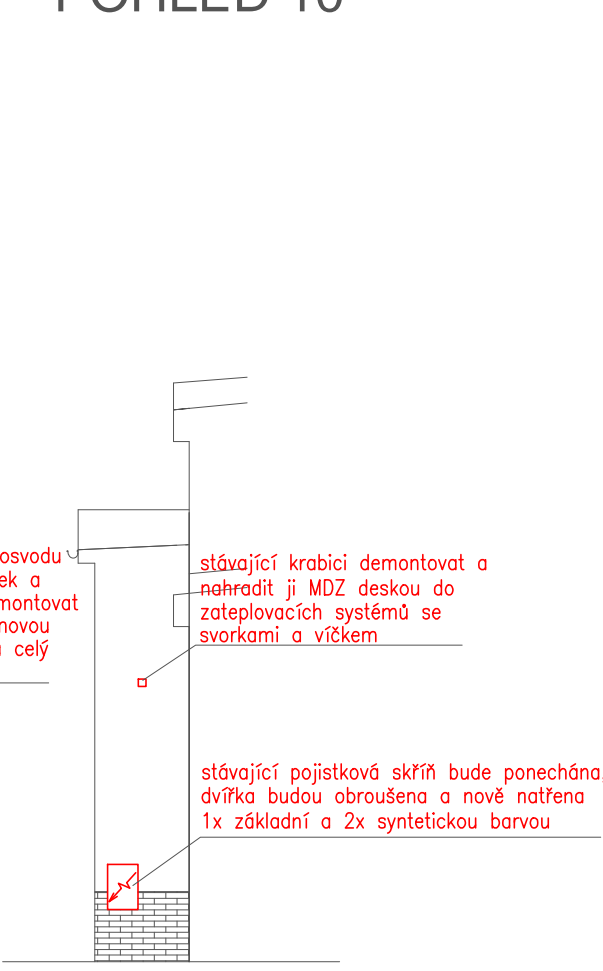

POHLED 9

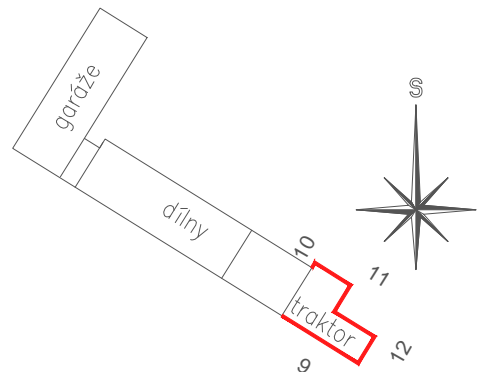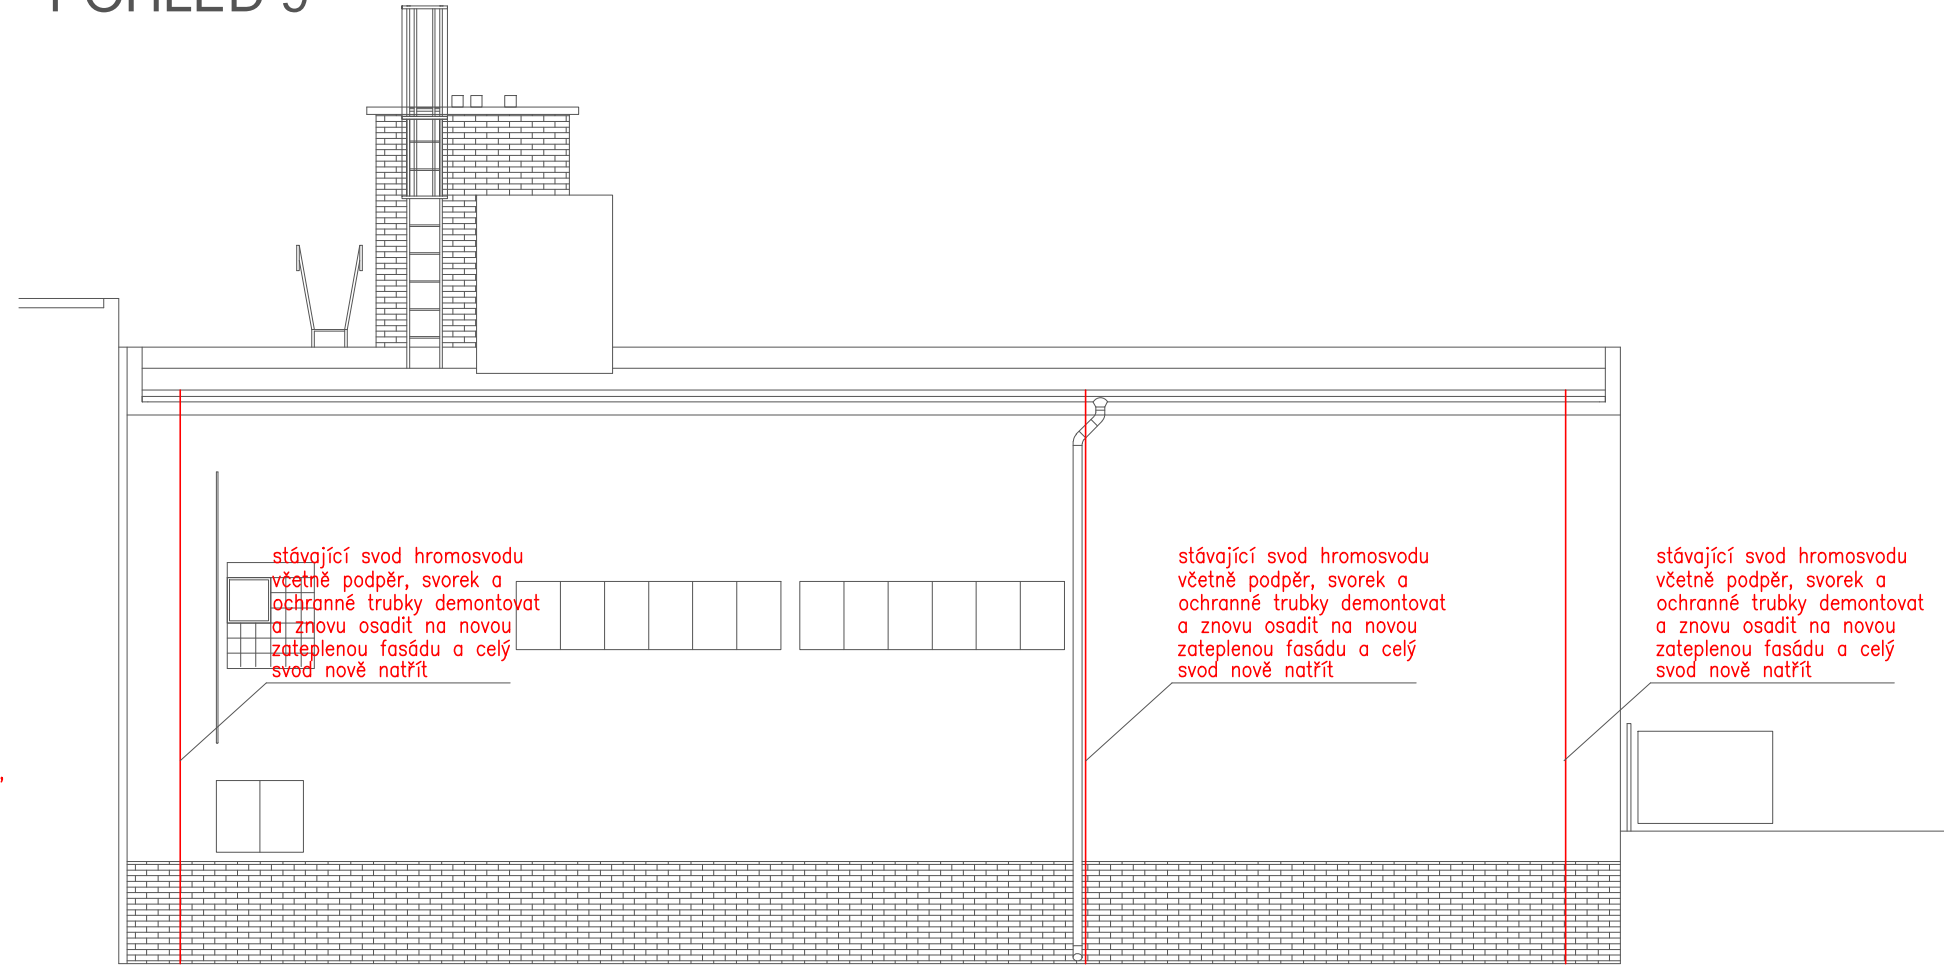

Napěťová soustava: 3+PE+N, 400/230V, 50Hz, TN-C-S
Ochrana před úrazem el.proudem: základní–samočinným odpojením od zdroje

	Leopold Vlk ELEKTROPROJEKTY		Lesní 942 Chodov 357 35	IČO: 733 97 598 telefon: 604 358 616 mail: l-vlk@volny.cz	číslo paré :
	kraj :	Karlovarský			zakázka : ELV-17-014
	obec :	Cheb			datum : 1/2018
	investor :	Povodí Ohře, Bezručova 4219, 430 03 Chomutov			stupeň projektu : DPS formát : 4x A4
PD CHEB Opravy a rekonstrukce fasád 3 objektů SO 03 – Traktorová garáž a sklady Elektroinstalace silnoproud					navrhl : Leopold Vlk odpovědný projektant : Stanislav Brychta soubor: Pohledy Cheb-elinst.dwg
Příloha:	Pohledy 9, 10, 11 a 12				měřítko: 1:100 číslo výkresu: D.2.6
Projekt je duševním majetkem autora, nesmí být použit a kopírován třetí osobou, ji předán či jinak s ním nakládáno bez jeho písemného souhlasu.					