

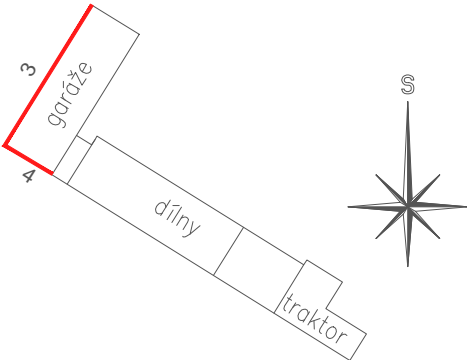


GARÁŽE POHLED 3

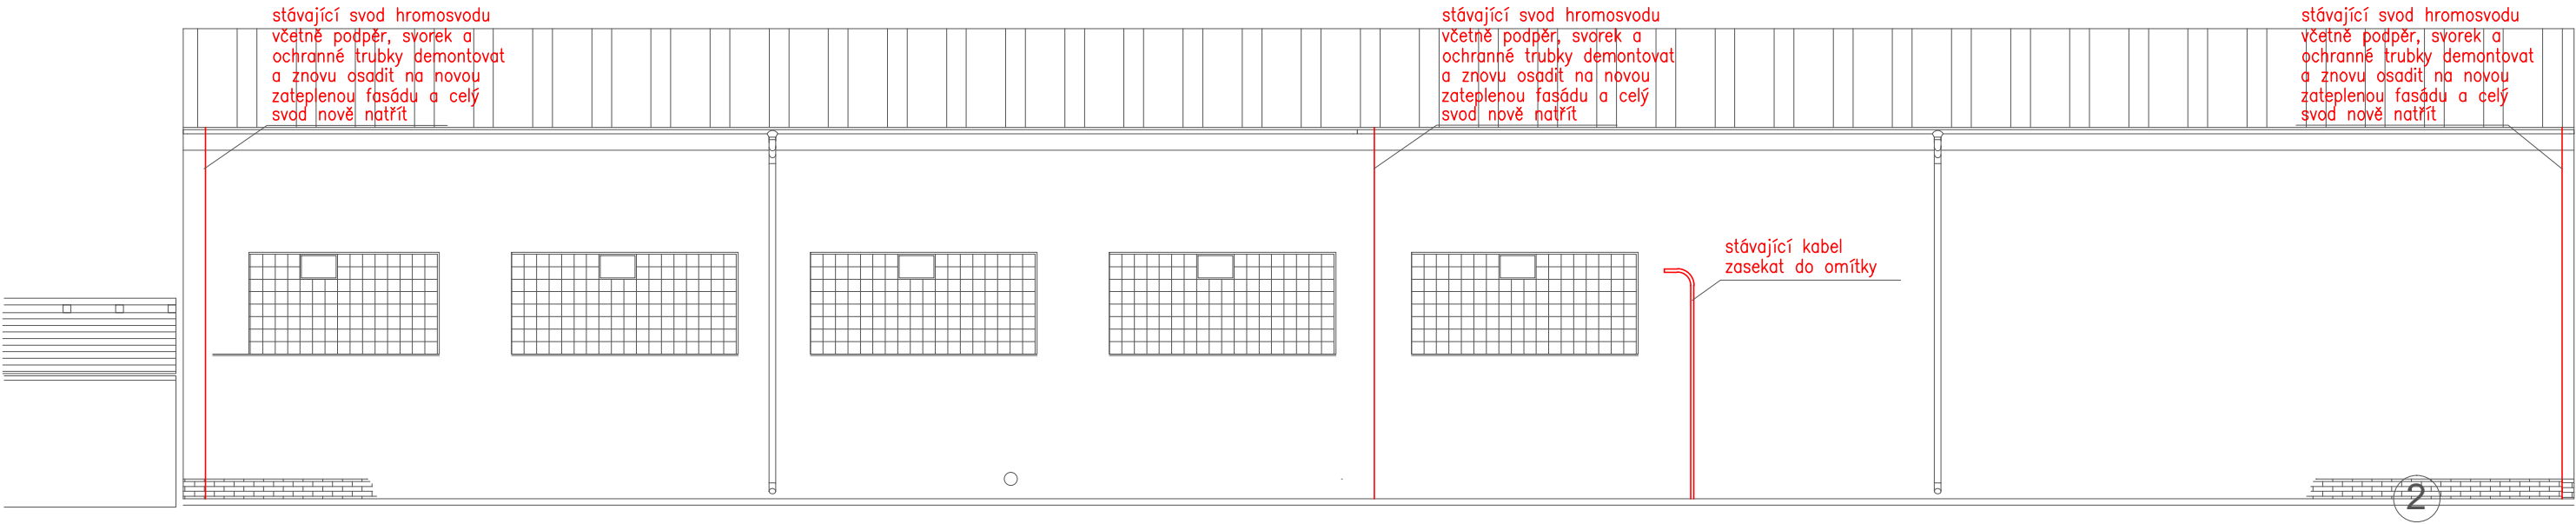

GARÁŽE POHLED 4

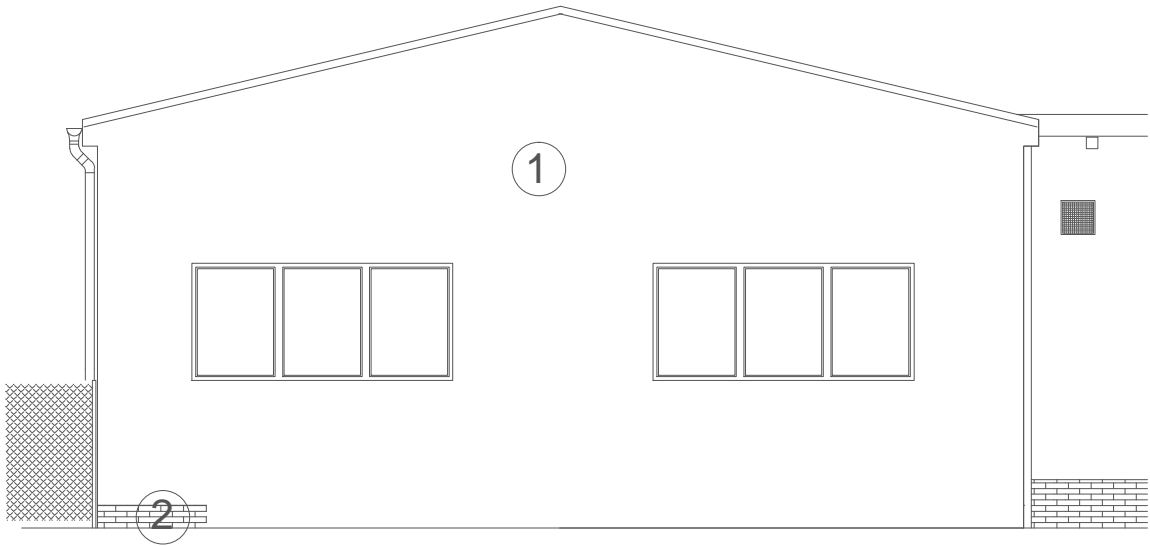

Napěťová soustava: 3+PE+N, 400/230V, 50Hz, TN–C–S
Ochrana před úrazem el.proudem: základní–samočinným odpojením od zdroje

	Leopold Vlk ELEKTROPROJEKTY		Lesní 942 Chodov 357 35	IČO: 733 97 598 telefon: 604 358 616 mail: l-vlk@volny.cz	číslo paré :	
	kraj: Karlovarský			zakázka : ELV–17–014		
	obec : Cheb			datum : 1/2018		
	investor : Povodí Ohře, Bezručova 4219, 430 03 Chomutov			stupeň projektu : DPS formát : 3xA4		
PD CHEB Opravy a rekonstrukce fasád 3 objektů S0 01 – Garáže a sklady (mříže) Elektroinstalace silnoproud					navrhl : Leopold Vlk	
					odpovědný projektant : Stanislav Brychta	
					soubor: Pohledy Cheb–elinst.dwg	
					měřítko: 1:100	číslo výkresu D.2.3
Příloha: Pohledy 3 a 4						
Projekt je duševním majetkem autora, nesmí být použit a kopírován třetí osobou, jí předán či jinak s ním nakládáno bez jeho písemného souhlasu.						