
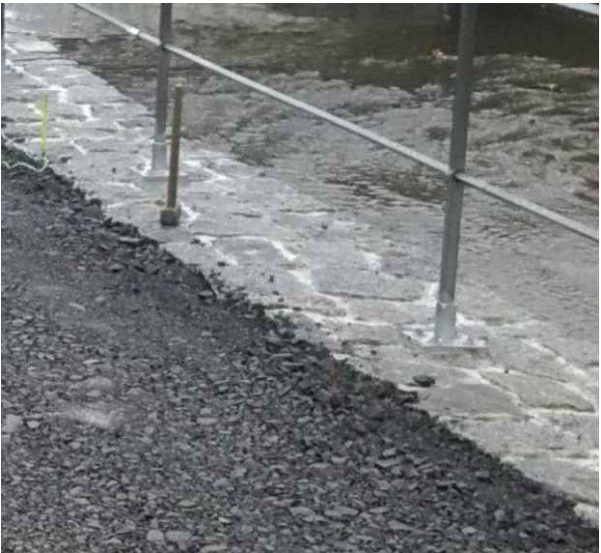
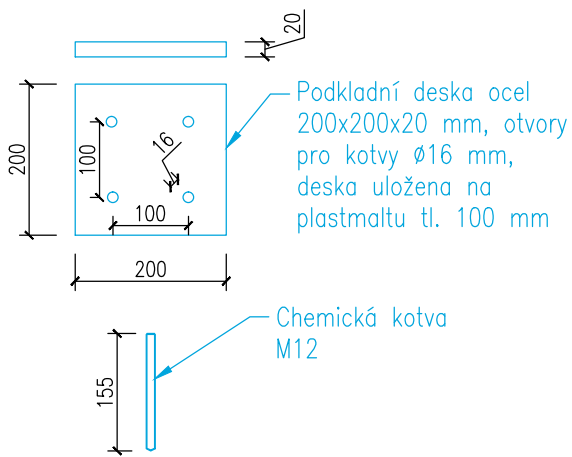



KOTVENÍ OPLOCENÍ M 1:10

PŮDORYS

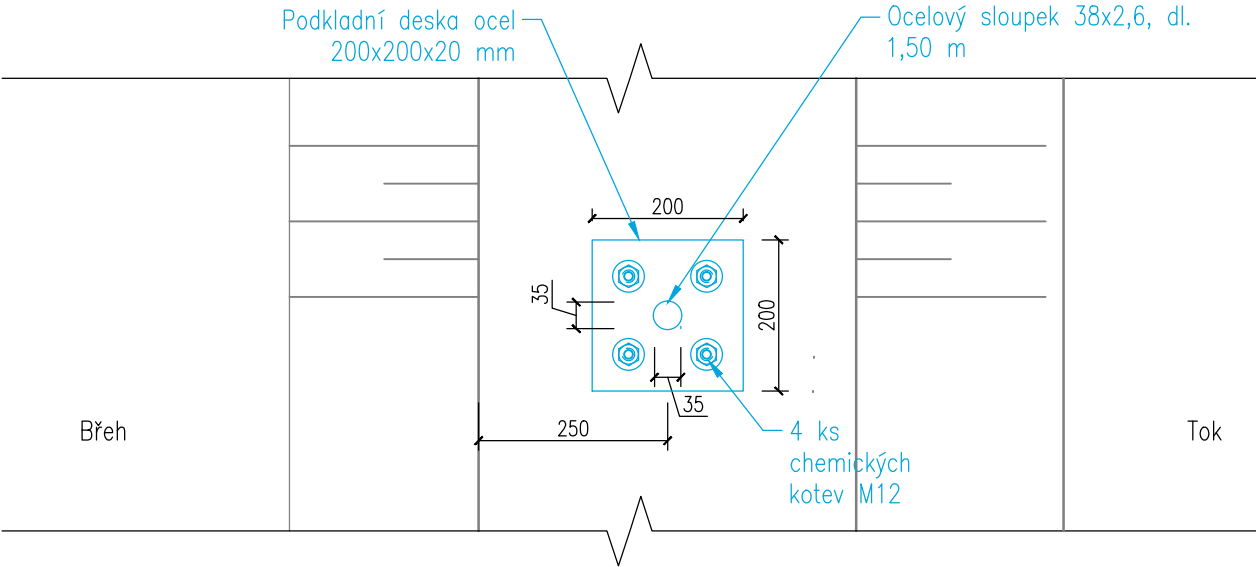

- Poznámky:
- Kotvení bude provedeno ve vzdálenostech cca 2,00–2,50 m
 - Detailní popis svaru bude předmětem dílenské dokumentace

PŘÍČNÝ ŘEZ

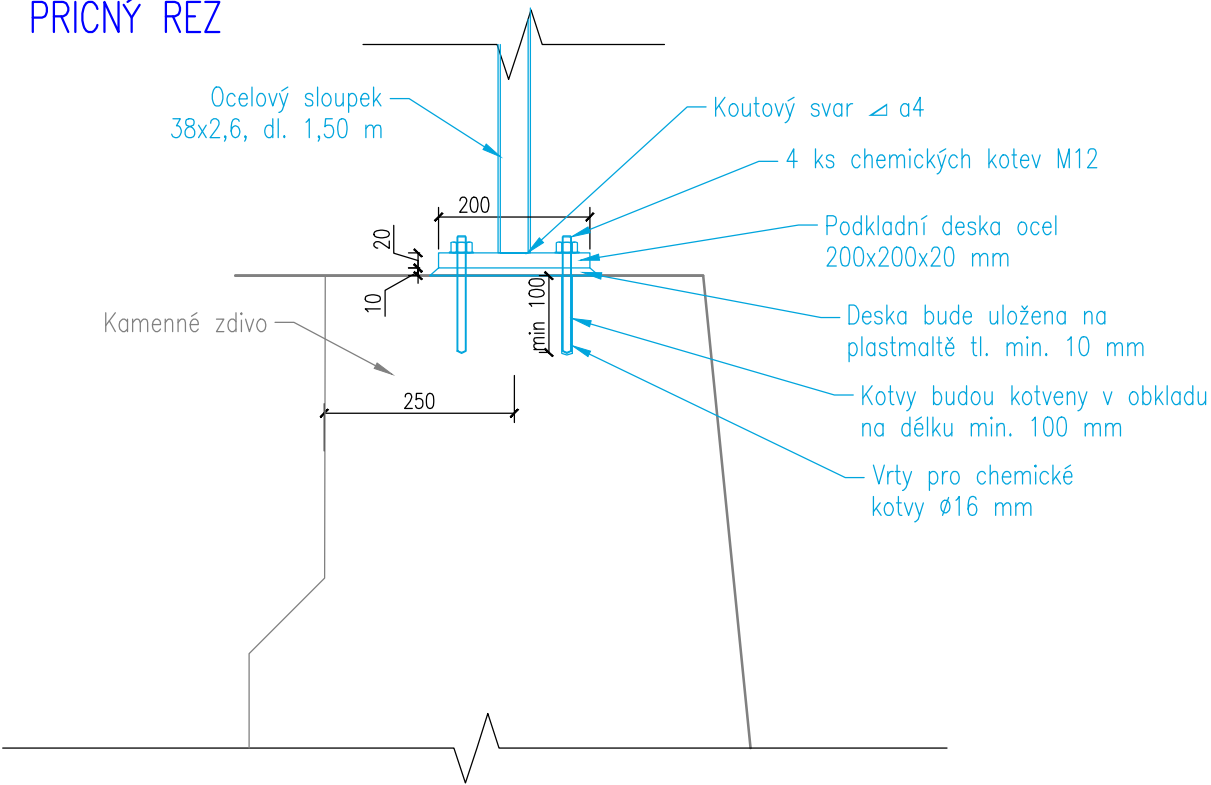

HG partner s.r.o. Smetanova 200, 250 82 Úvaly www.hgpartner.cz Telefon: 246 082 015 777 161 198 e-mail: vrzak@hgpartner.cz			Paré č.:	
Investor: Povodí Ohře, státní podnik, Bezručova 4219, 430 03 Chomutov			Počet A4:	3
Odpovědný projektant:	Ing. Jaroslav Vrzák		Datum:	04/2018
Vypracoval:	Ing. Oldřich Stiller		Změna:	-
Akce: Kamenickošenovský potok v Kamenickém Šenově - nad železničním viaduktem			Stupeň:	DSJ
			Č. zakázky:	H-17/029
Název části: DOKUMENTACE OBJEKTŮ			Část:	D
Příloha: KOTVENÍ OPLOCENÍ			Měřítko: 1:10	Č. přílohy: D.12