



KOORDINAČNÍ SITUAČNÍ VÝKRES
M 1:10




PF 14
n 0,100 00

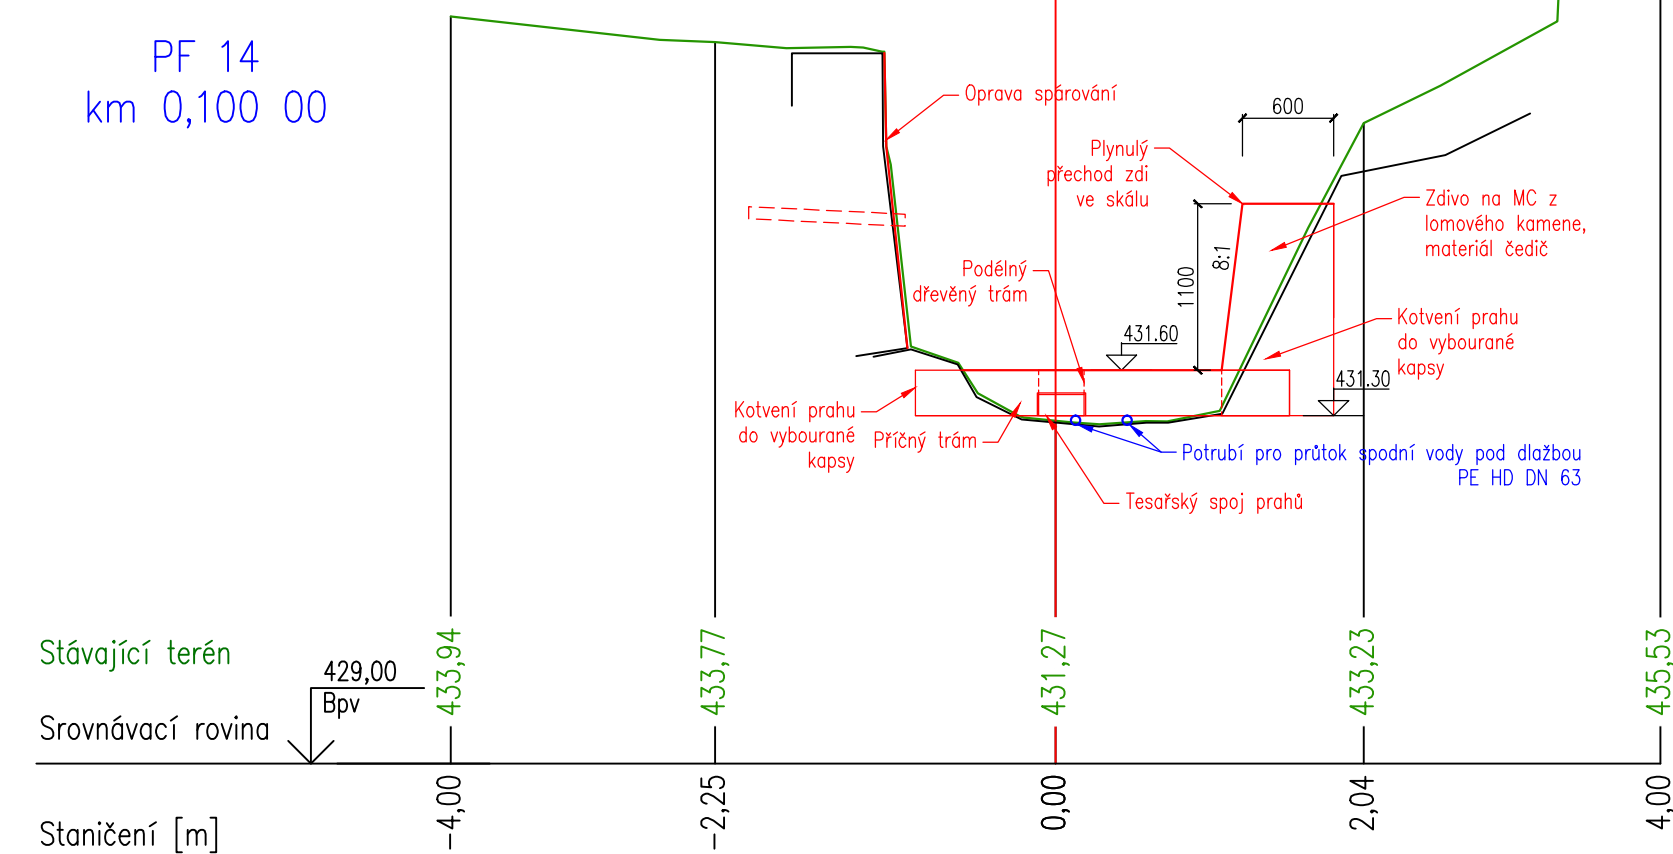


PF 15
km 0,105 00

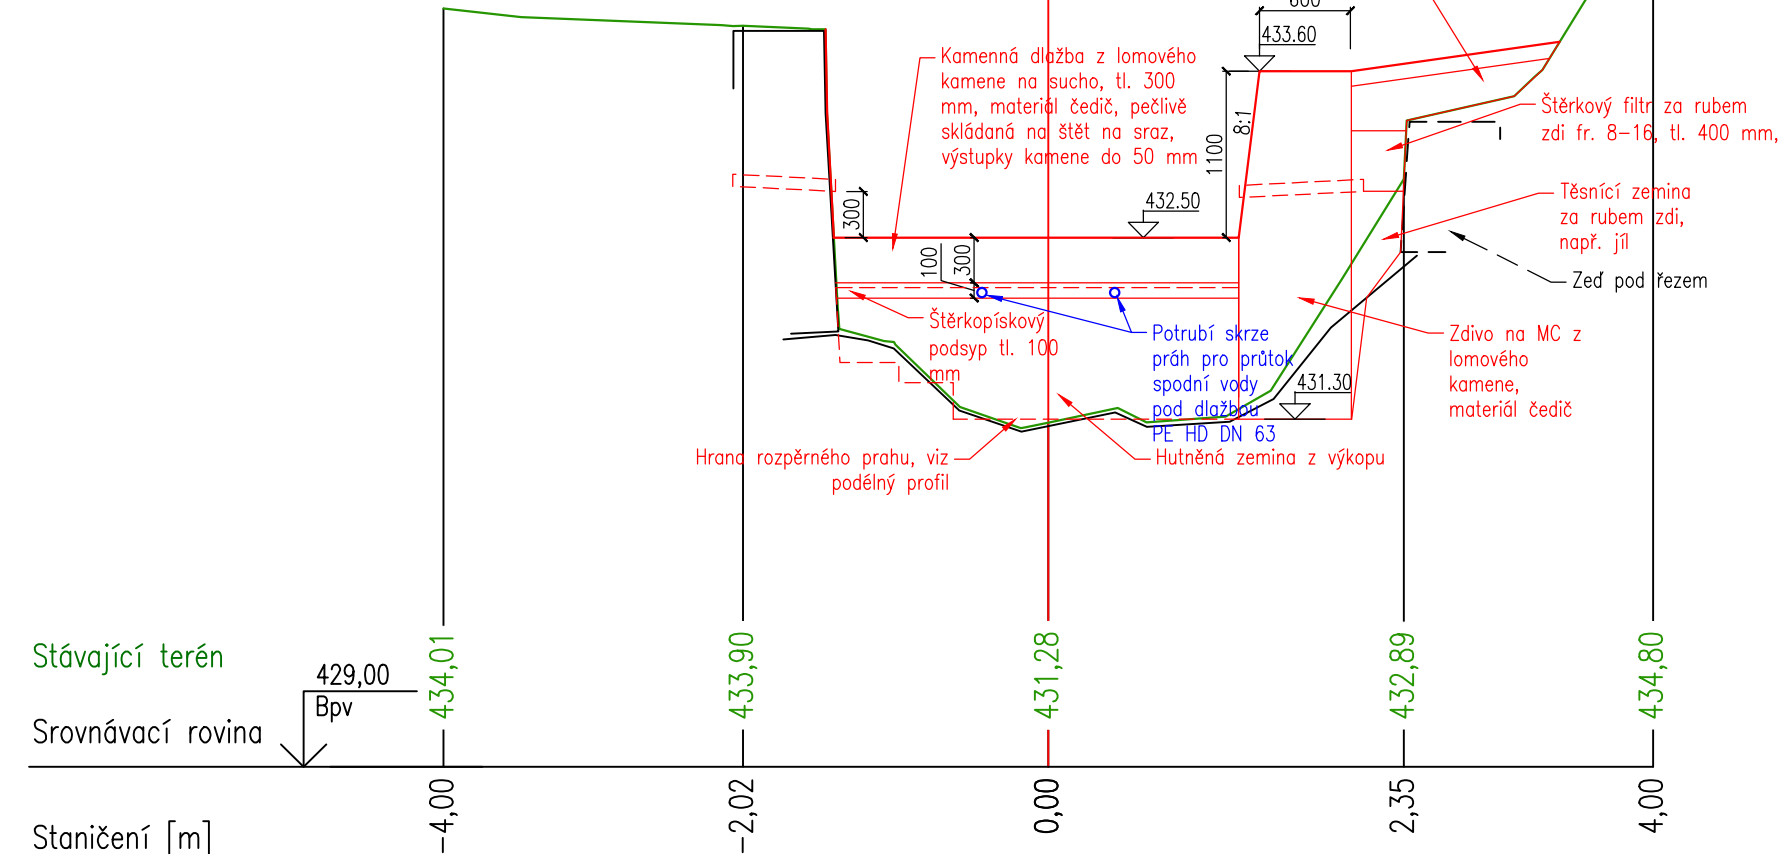



SITUACE M 1:50

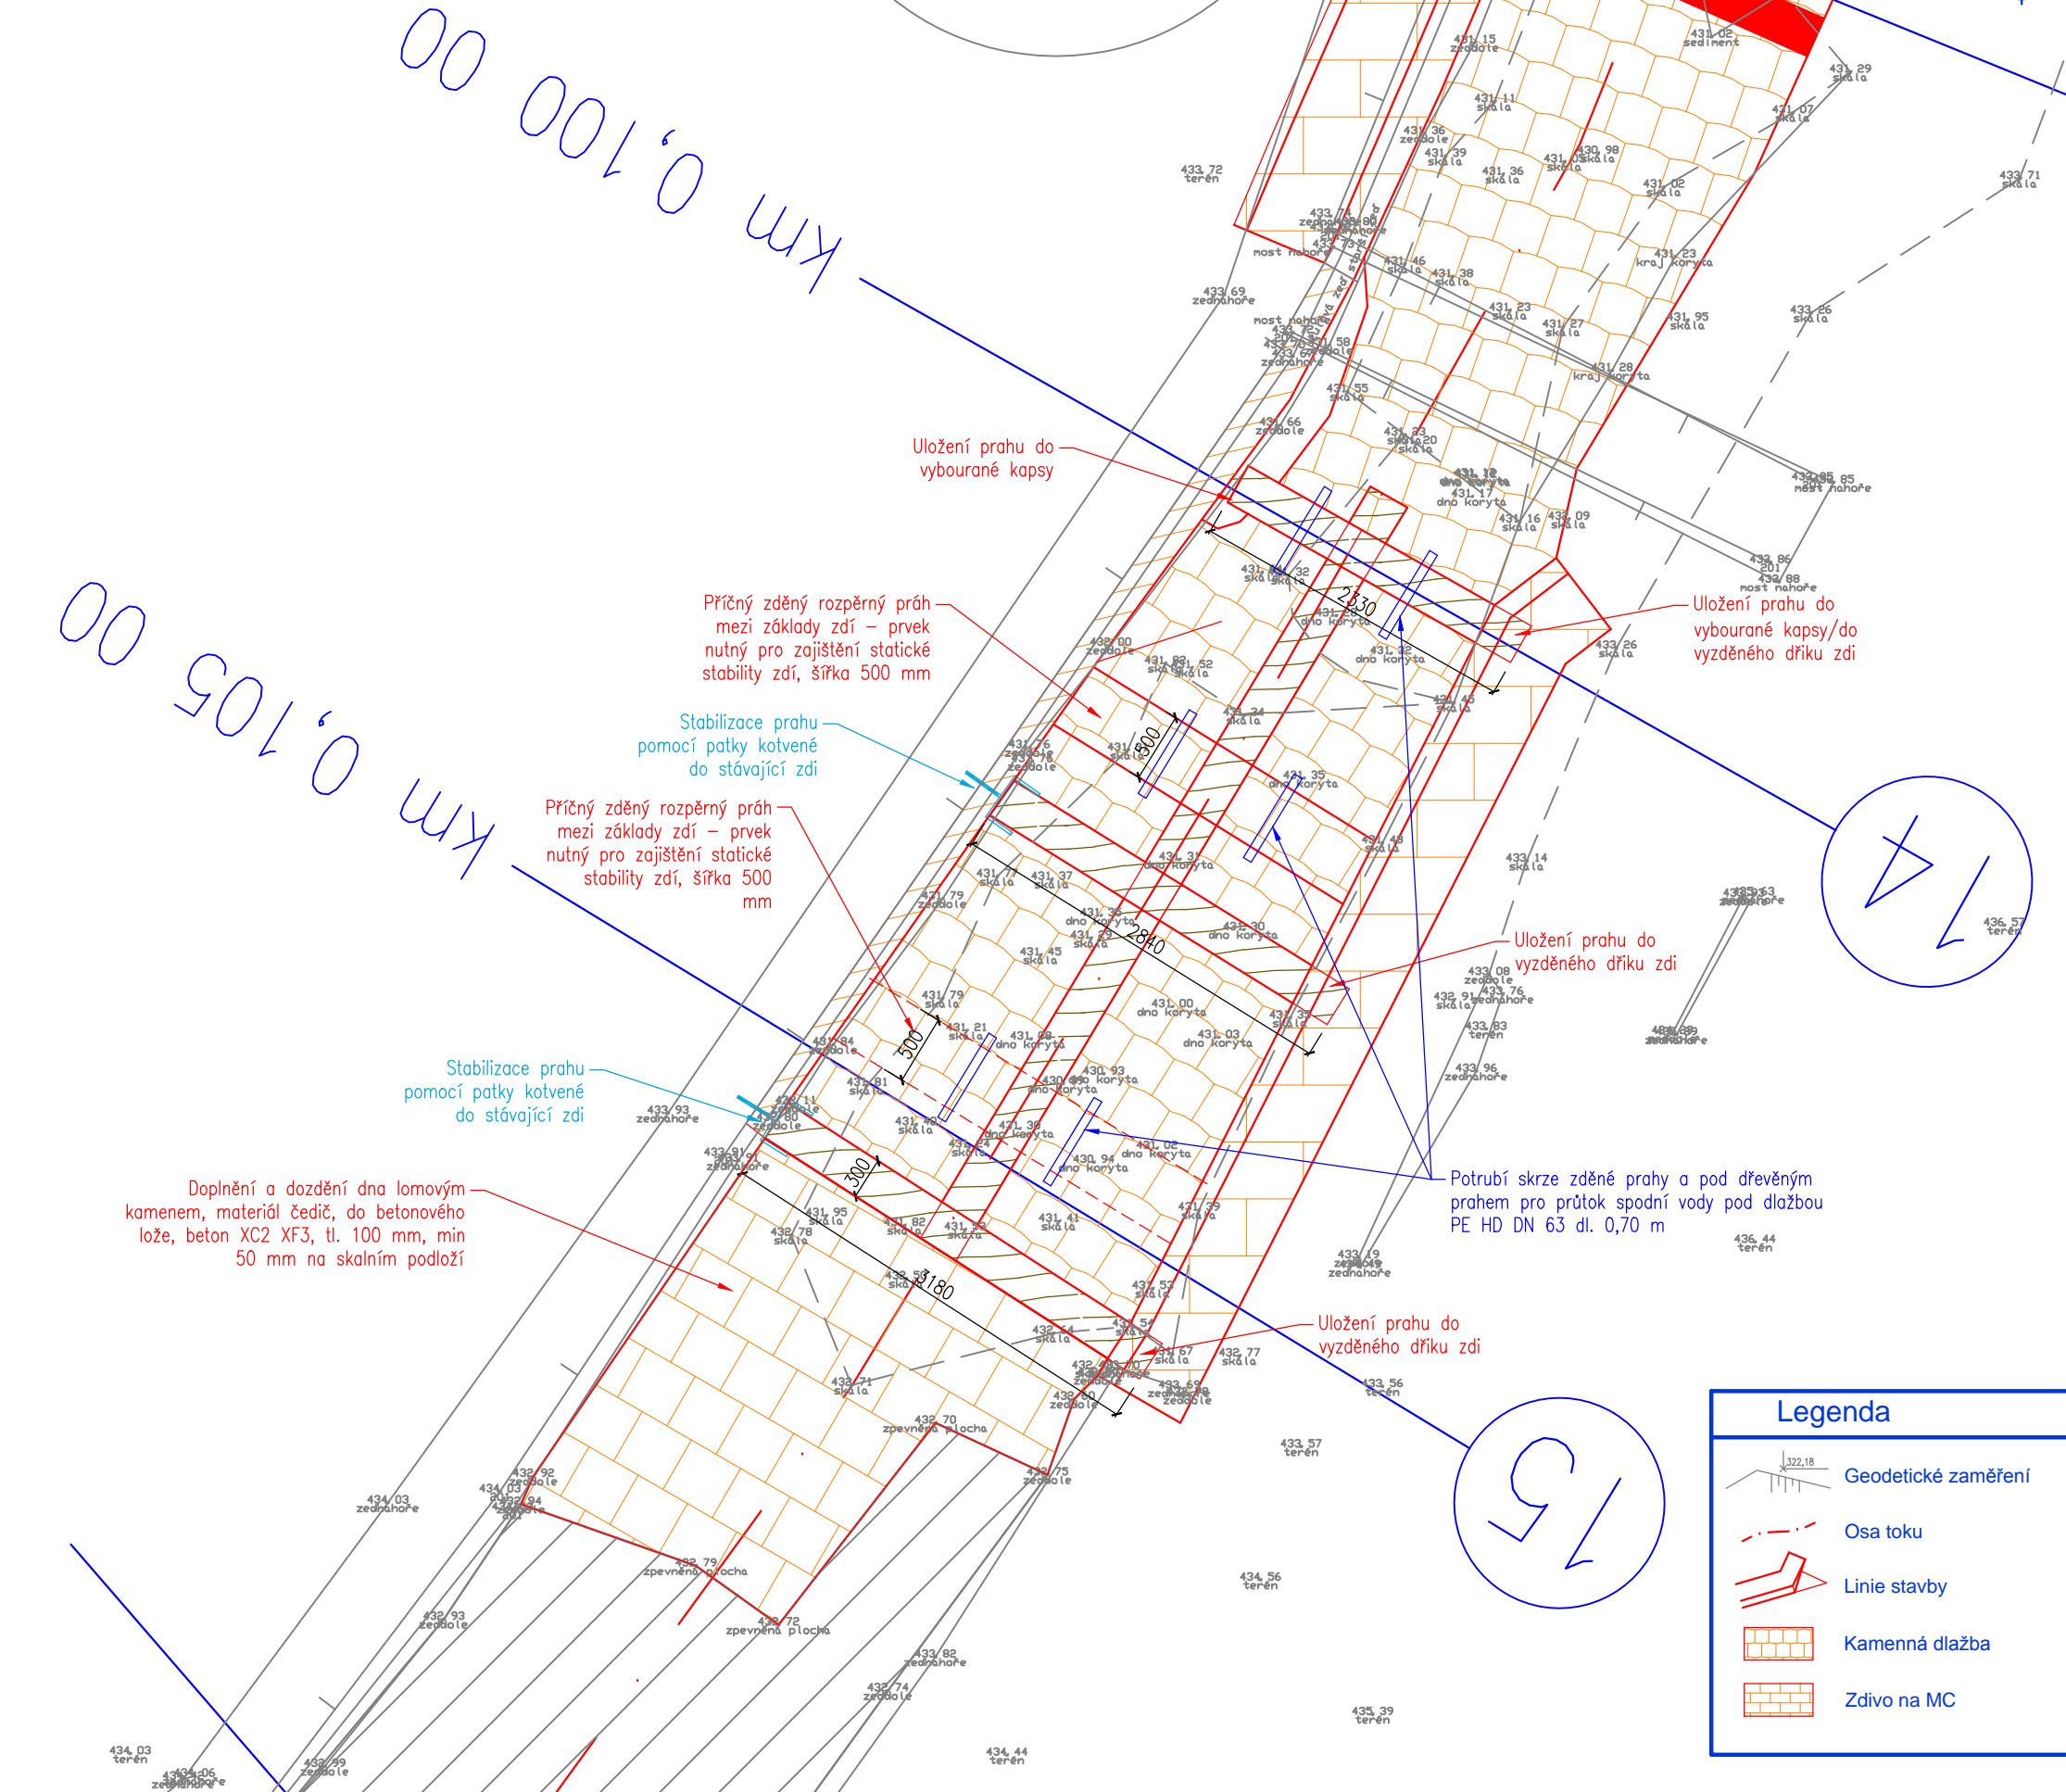

PODÉLNÝ ŘEZ M 1:50

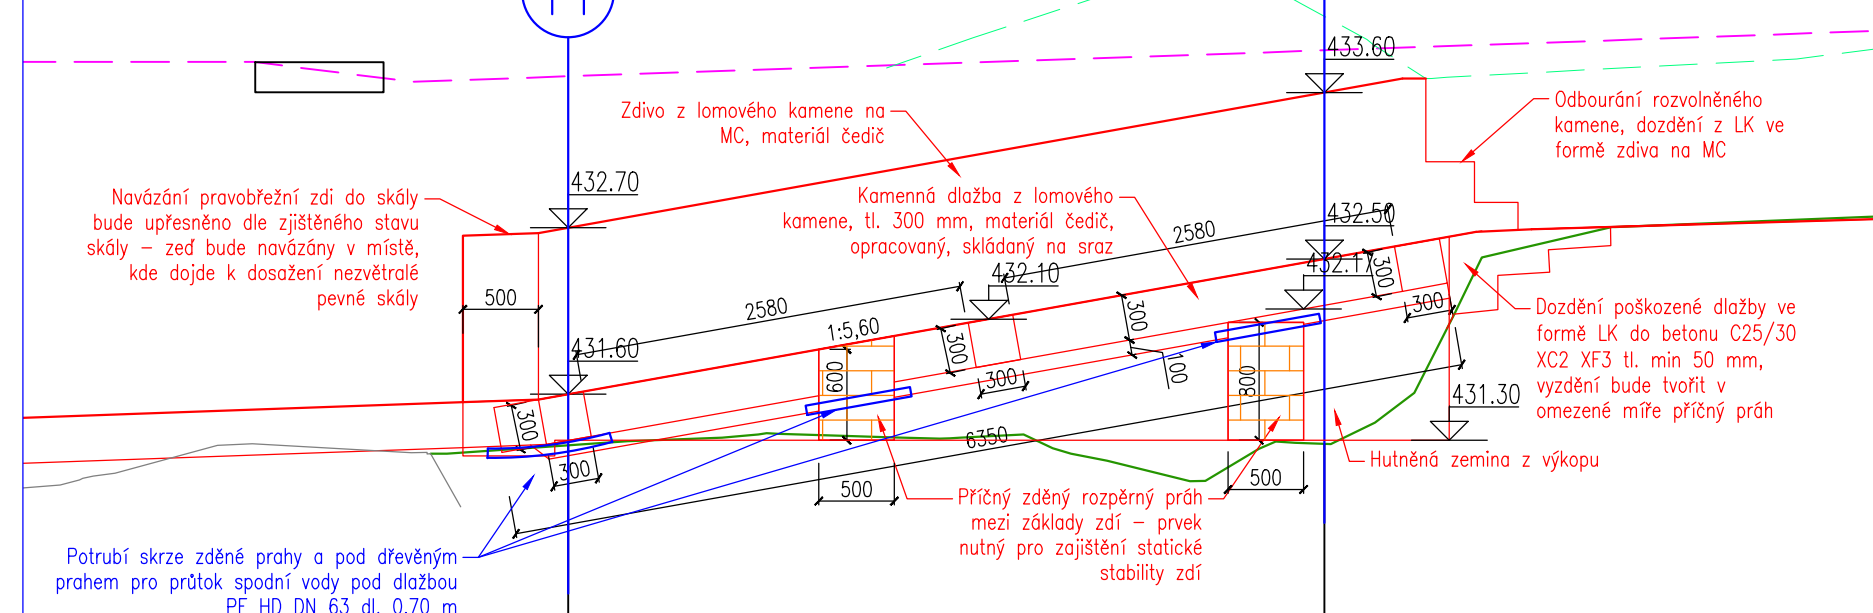

DETAILY M 1:25

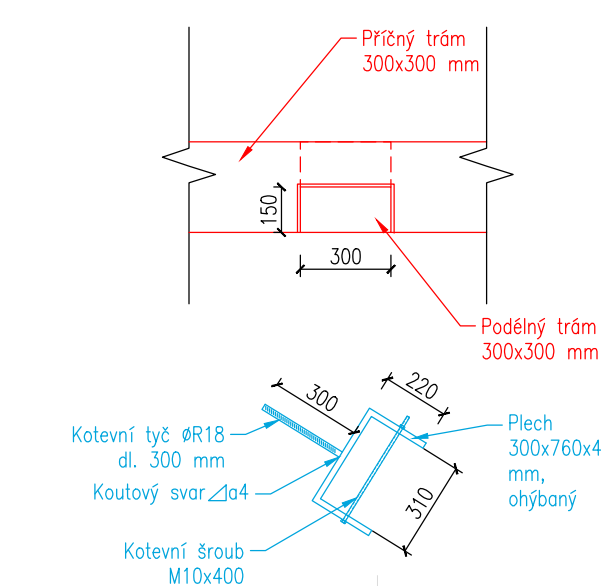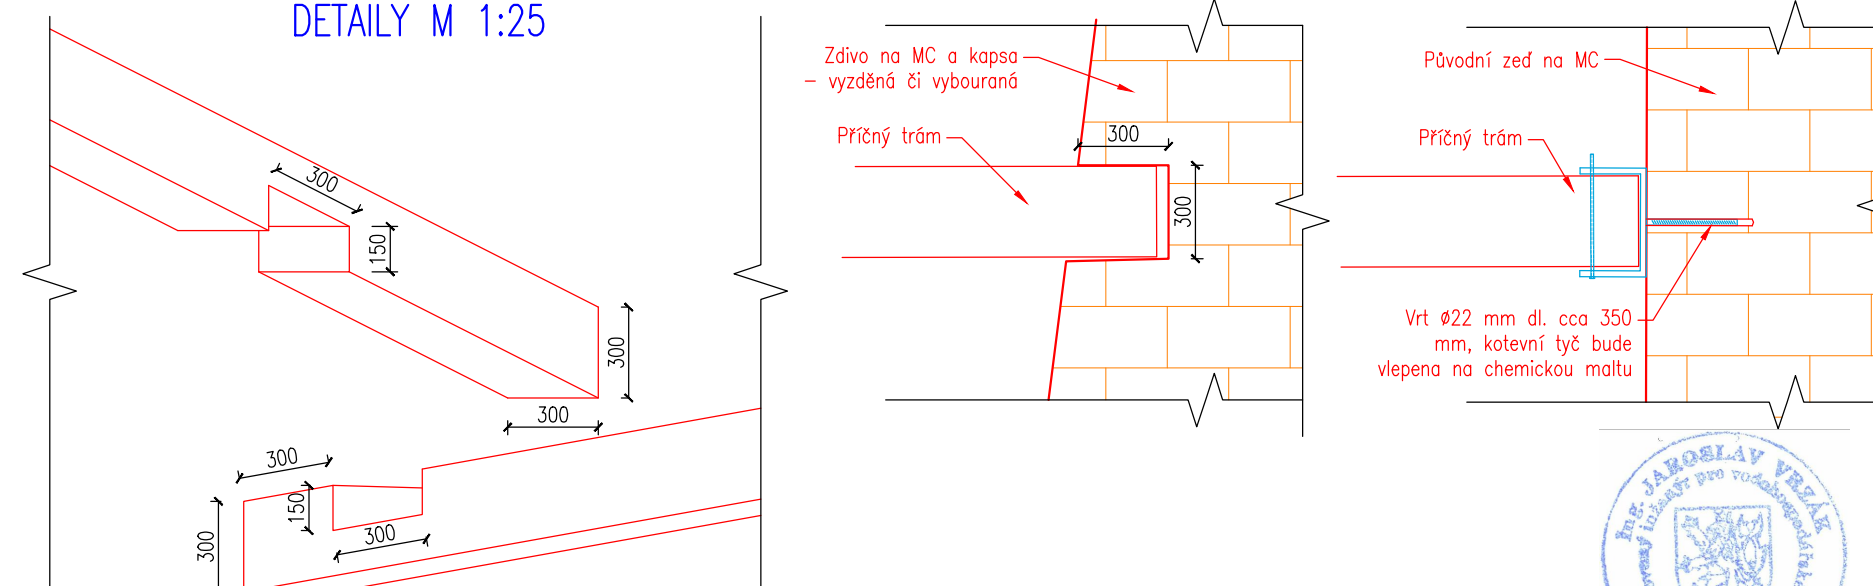

 HG partner s.r.o. Smetanova 250, 250 82 Úvaly www.hgpartner.cz		Telefon: 246 082 015 777 161 198 e-mail: vrzak@hgpartner.cz	Paré č.:
Investor: Povodí Ohře, státní podnik, Bezručova 4219, 430 03 Chomutov		Počet A4:	6
Odpovědný projektant:	Ing. Jaroslav Vrzák	Datum:	04/2018
Vypracoval:	Ing. Oldřich Stiller	Změna:	-
Akce: Kamenickošensovský potok v Kamenickém Šenově - nad železničním viaduktem		Stupeň:	DSJ
		Č. zakázky:	H-17/029
Název části: DOKUMENTACE OBJEKTŮ		Část:	D
Příloha: SKLUZ		Měřítko: 1:25, 1:50	Č. přílohy: D.6

