


1:200

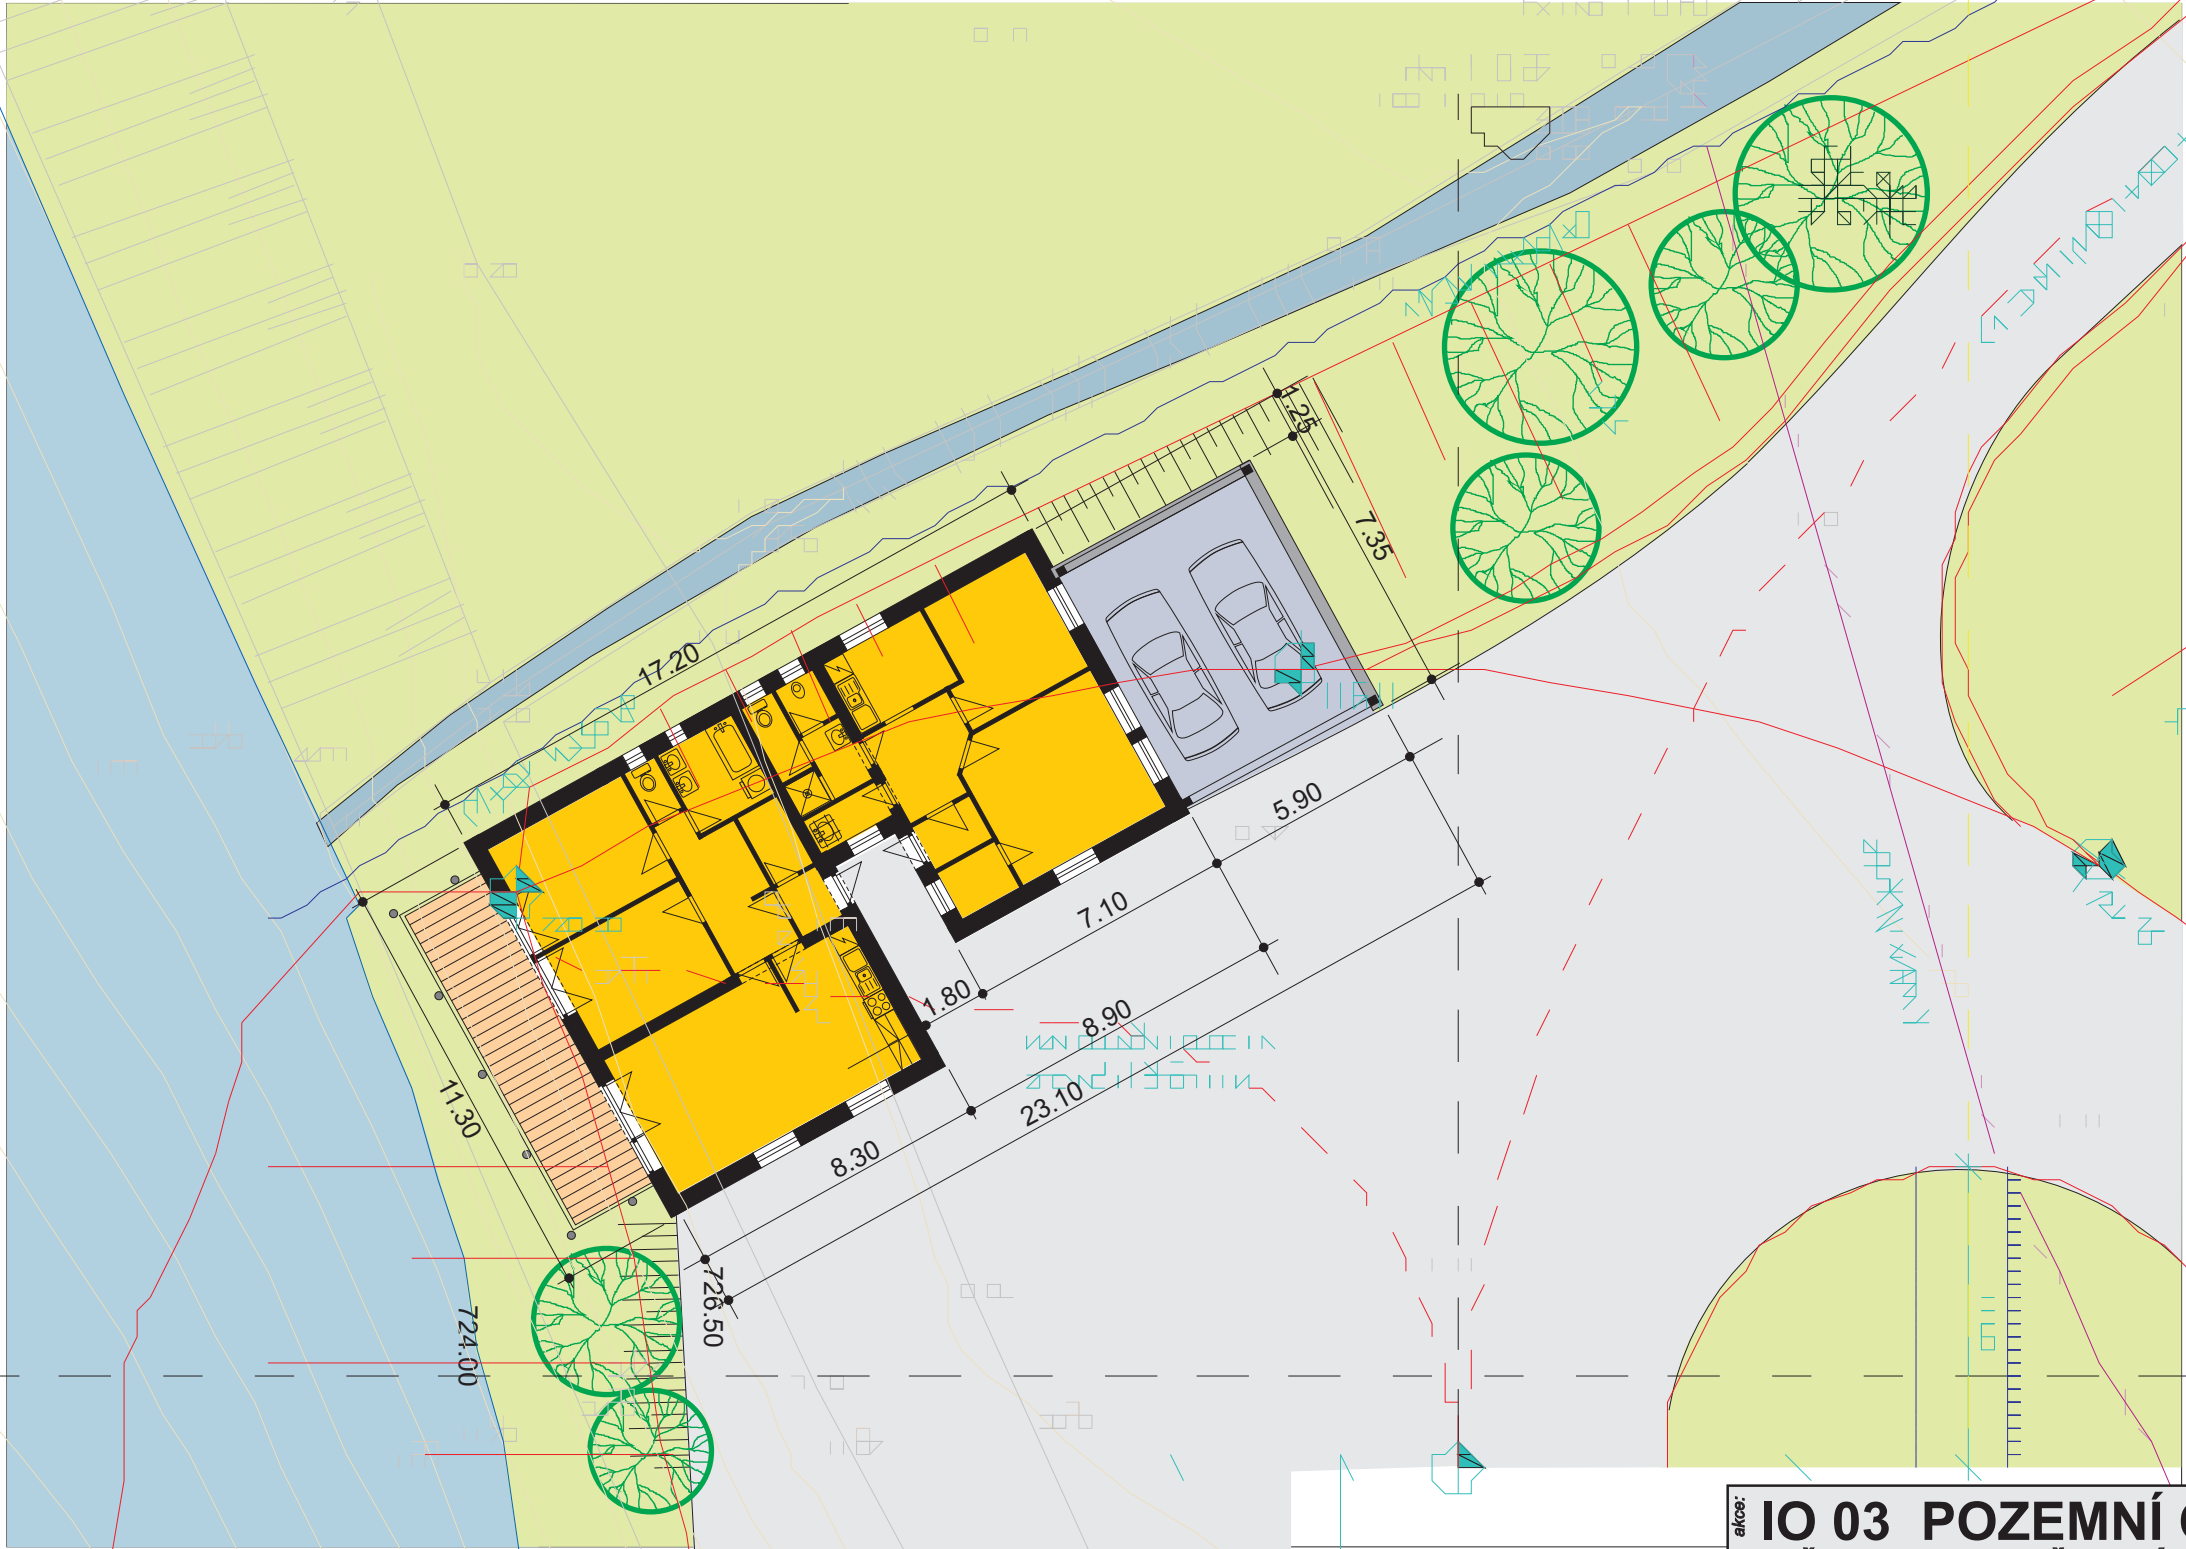

| | | | |
|--|----------------------|----------------------|-------------------------------------|
| akce: IO 03 POZEMNÍ ČÁST PŘÍSTAVU - LIPNO | | | |
| SLUŽEBNA POLICIE ČR S MÍSTNOSTÍ IZS A ZÁZEMÍ SPRÁVY PŘÍSTAVU | | | |
| lokalita: | Lipno | objednatel: | Povodí Vltavy, Holečkova 8, Praha 5 |
| kat. úz. | Lipno | autor: | ing. arch. P. Heteša |
| kraj | Jihočeský | část: | ARCHITEKTONICKO - STAVEBNÍ |
| datum: | září 2016 | SITUACE 1:200 | |
| měřítko: | 1:200 | | |
| stupeň PD: | projekt pro ÚR | | |
| koordinace: | ing. D. Vaclík | topení: | ing. V. Kopecký |
| stavební část: | ing. arch. P. Heteša | voda, kanalizace: | ing. V. Hrubý |
| elektro: | M. Zahradník | plyn: | |
| požární specialista: | ing. V. Šlechta | grafické práce: | ZANA Borek |

HB PENTA

ATELIER PRO PROJEKČNÍ A INŽENÝRSKOU ČINNOST

Senovážné náměstí 1
37001 ČESKÉ BUDĚJOVICE
IČO: 6250 24 17 ČESKO

kopie