

SO 04 - PODROBNÁ SITUACE STAVBY - ZEMNÍK  
M 1:500

Pozn.: Zákres vedení drenážní soustavy je orientační. Stávající rozsah a umístění drenážní soustavy není přesně znám, resp. není znám skutečný rozsah realizace (zákres drenážní soustavy vychází z dobových projektových dokumentací). Dále dle projektových dokumentací se v zájmovém území nachází mělká drenáž o průměru 50 a 56 mm, v hloubce 0,6 m pod terénem.

Legenda

- Katastr nemovitostí
- Manipulační prostor
- Plocha zemníku - 21,2 tis. m<sup>2</sup>
- Hranice zemníku - 765 m
- Vzrostlé stromy
- Rozsah náletové vegetace
- Osa toku Krčelského potoka
- Kopaná sonda - IGP říjen 2014
- Kopaná sonda - IGP říjen 2016
- Vodní hladina při kotě 259,50 m n.m. (Hmax)
- Obnova drenáže - návrh
- Odvodnění pozemků Višňová - Víska, dodatek
- Odvodnění pozemků Višňová - Víska, 1987
- Odvodnění pozemků Višňová - Víska, 1968
- Staveništní přístupová zpevněná komunikace - dočasné zpevnění silničními panely
- Panelová komunikace bez podsypu

Paré č.: 8

Investor: Povodí Labe, státní podnik, Víta Nejedlého 951, 500 03 Hradec Králové

Odpovědný projektant: Ing. Jaroslav Vrzák

Vypracoval: Ing. Miroslav Staněk

Akce: Višňová, Víska, výstavba suché retenční nádrže na Krčelském potoce

Název části: DOKUMENTACE OBJEKTŮ

Příloha: SO 04 - PODROBNÁ SITUACE STAVBY - ZEMNÍK


Měřítka: 1:500

Č. přílohy: D.2.12

[illegible][illegible][illegible]



SO 04 - VZOROVÝ PŘÍČNÝ ŘEZ - ZEMNÍK  
M 1:250

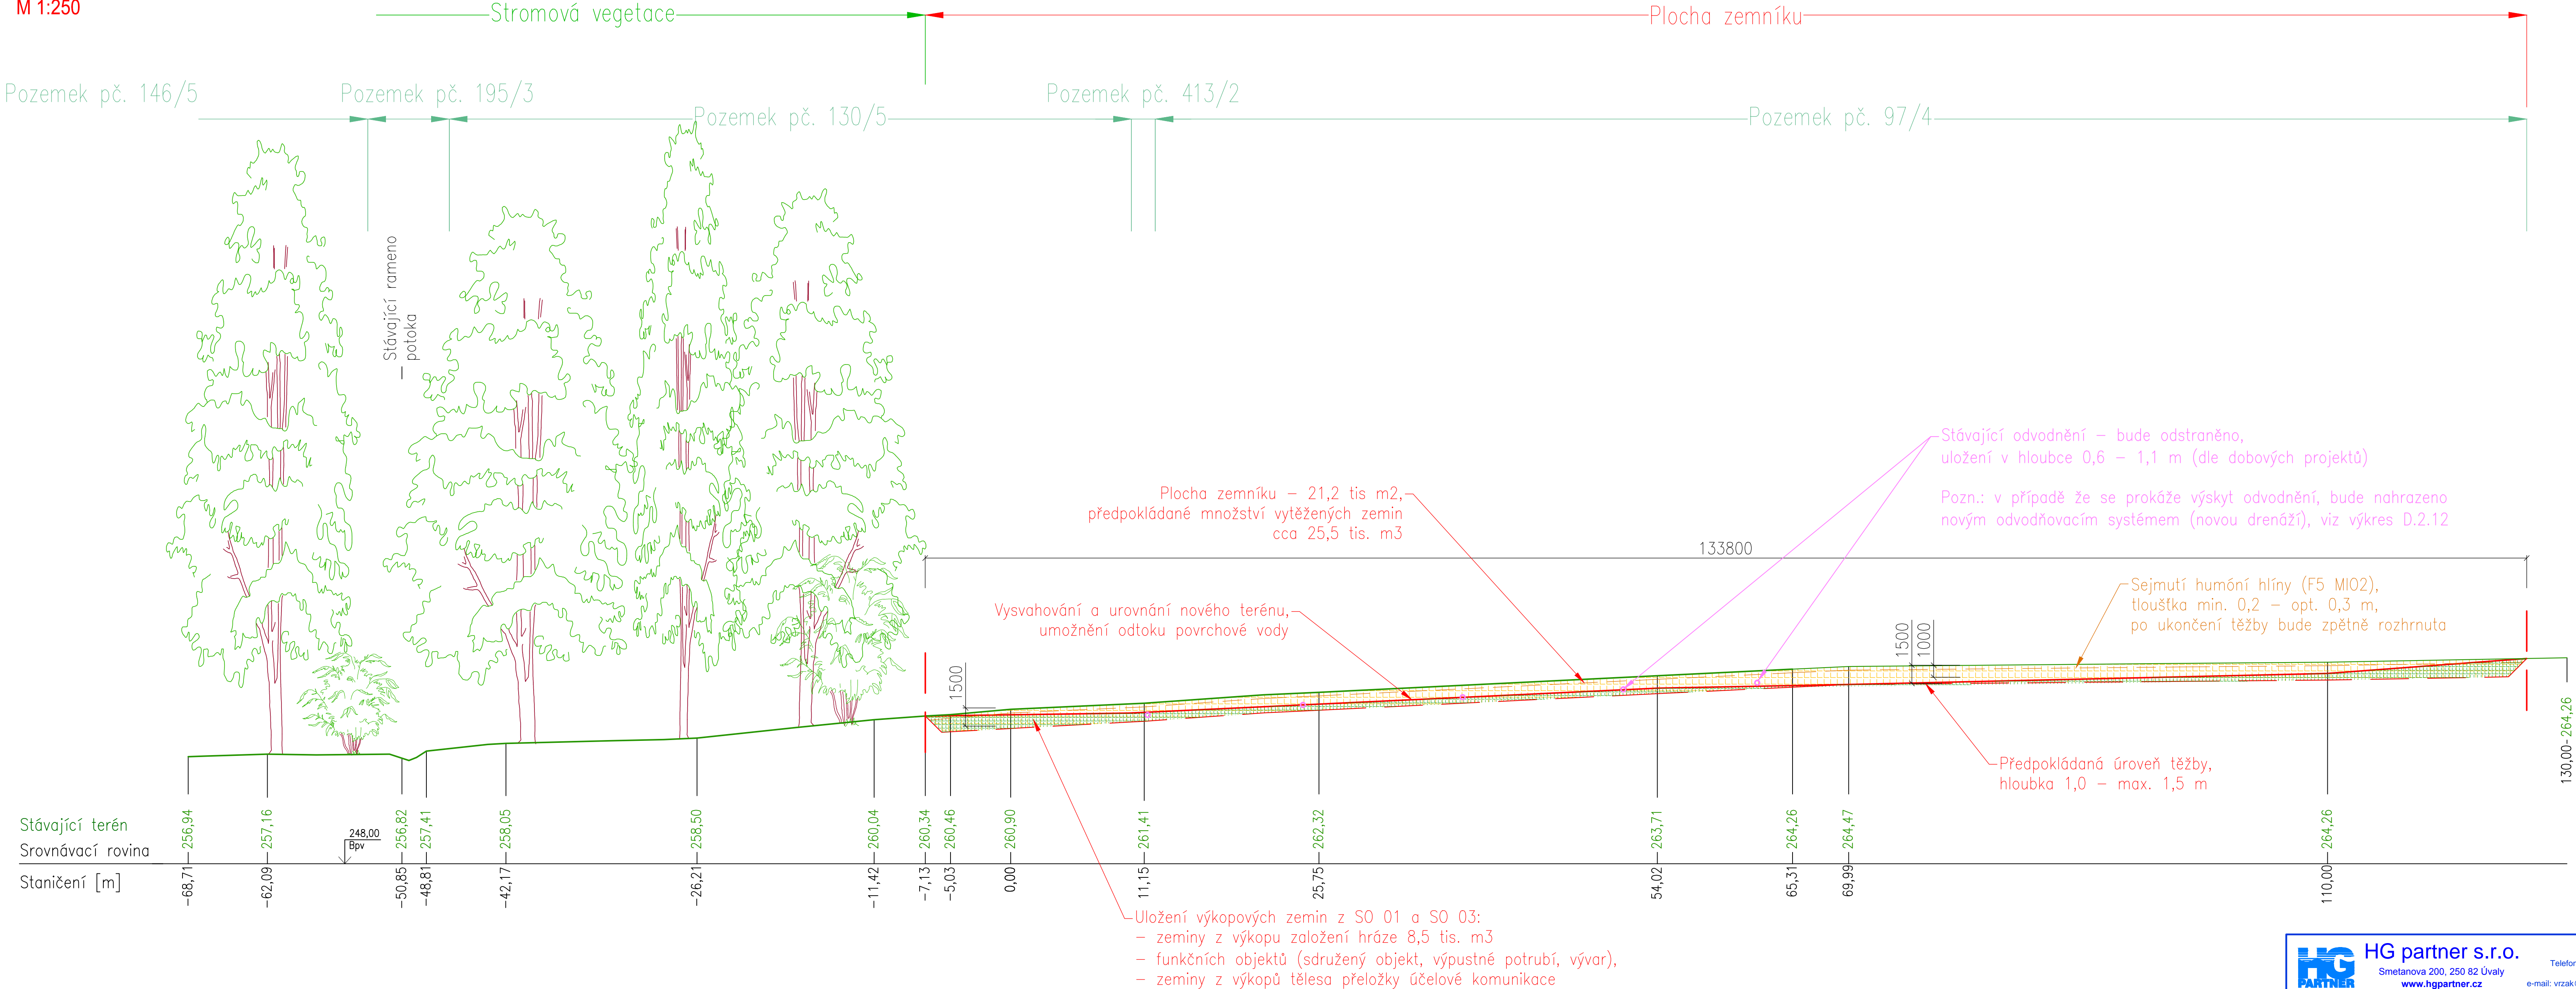

Pozn.:

Násyp a výkopy jsou počítány z příčných řezů hráze.

V rámci výkopů nejsou započítány výkopy z funkčních objektů (výkopy budou provedeny po konsolidaci hráze) a dále nejsou započítány výkopy z přeložky účelové komunikace.

Výkopové zeminy uložené do zemníku budou nasypány a rozprostřeny tak, aby cílový terén zemníku byl vyspádován, bez terénních depresí - povrchové odvodnění plochy zemníku.

<b>HG partner s.r.o.</b> Smetanova 200, 250 82 Úvaly www.hgpartner.cz			Telefon: 246 082 015 777 161 198 e-mail: vrzak@hgpartner.cz		Paré č.:	
Investor: Povodí Labe, státní podnik, Vltava Nejedlého 951, 500 03 Hradec Králové			Počet A4:		4	
Odpovědný projektant: Ing. Jaroslav Vrzák			Datum:		01/2017	
Vypracoval: Ing. Miroslav Staněk			Změna:		-	
Akce: Višňová, Viska, výstavba suché retenční nádrže na Krčelském potoce			Stupeň:		DPS	
Č. zakázky:			H-16/028			
Název části: DOKUMENTACE OBJEKTŮ			Část:		D	
Příloha: SO 04 - VZOROVÝ PŘÍČNÝ ŘEZ - ZEMNÍK			Měřítko: 1:250		Č. přílohy: D.2.13	