



## PODROBNÁ SITUACE STAVBY M 1:500



 <b>HG partner s.r.o.</b> Smetanova 200, 250 82 Úvaly <a href="http://www.hgpartner.cz">www.hgpartner.cz</a>		Telefon: 246 082 015 777 161 198 e-mail: <a href="mailto:vzrak@hgpartner.cz">vzrak@hgpartner.cz</a>	Paré č.:  ×0001
Investor: Povodí Labe, státní podnik, Vлта Nejedleho 951, 500 03 Hradec Králové		Počet A4:	12
Odpovědný projektant:	Ing. Jaroslav Vrzák	Datum:	01/2017
Vypracoval:	Ing. Miroslav Staněk	Změna:	-
Akce:	Višňová, Viska - výstavba suché nádrže na Krčelském potoce	Stupeň:	DPS
		Č. zakázky:	H-16/028
Název části:	DOKUMENTACE OBJEKTŮ	Část:	D
Příloha:	PODROBNÁ SITUACE STAVBY	Měřítko:	Č. přílohy: D.2.1
		1:500	

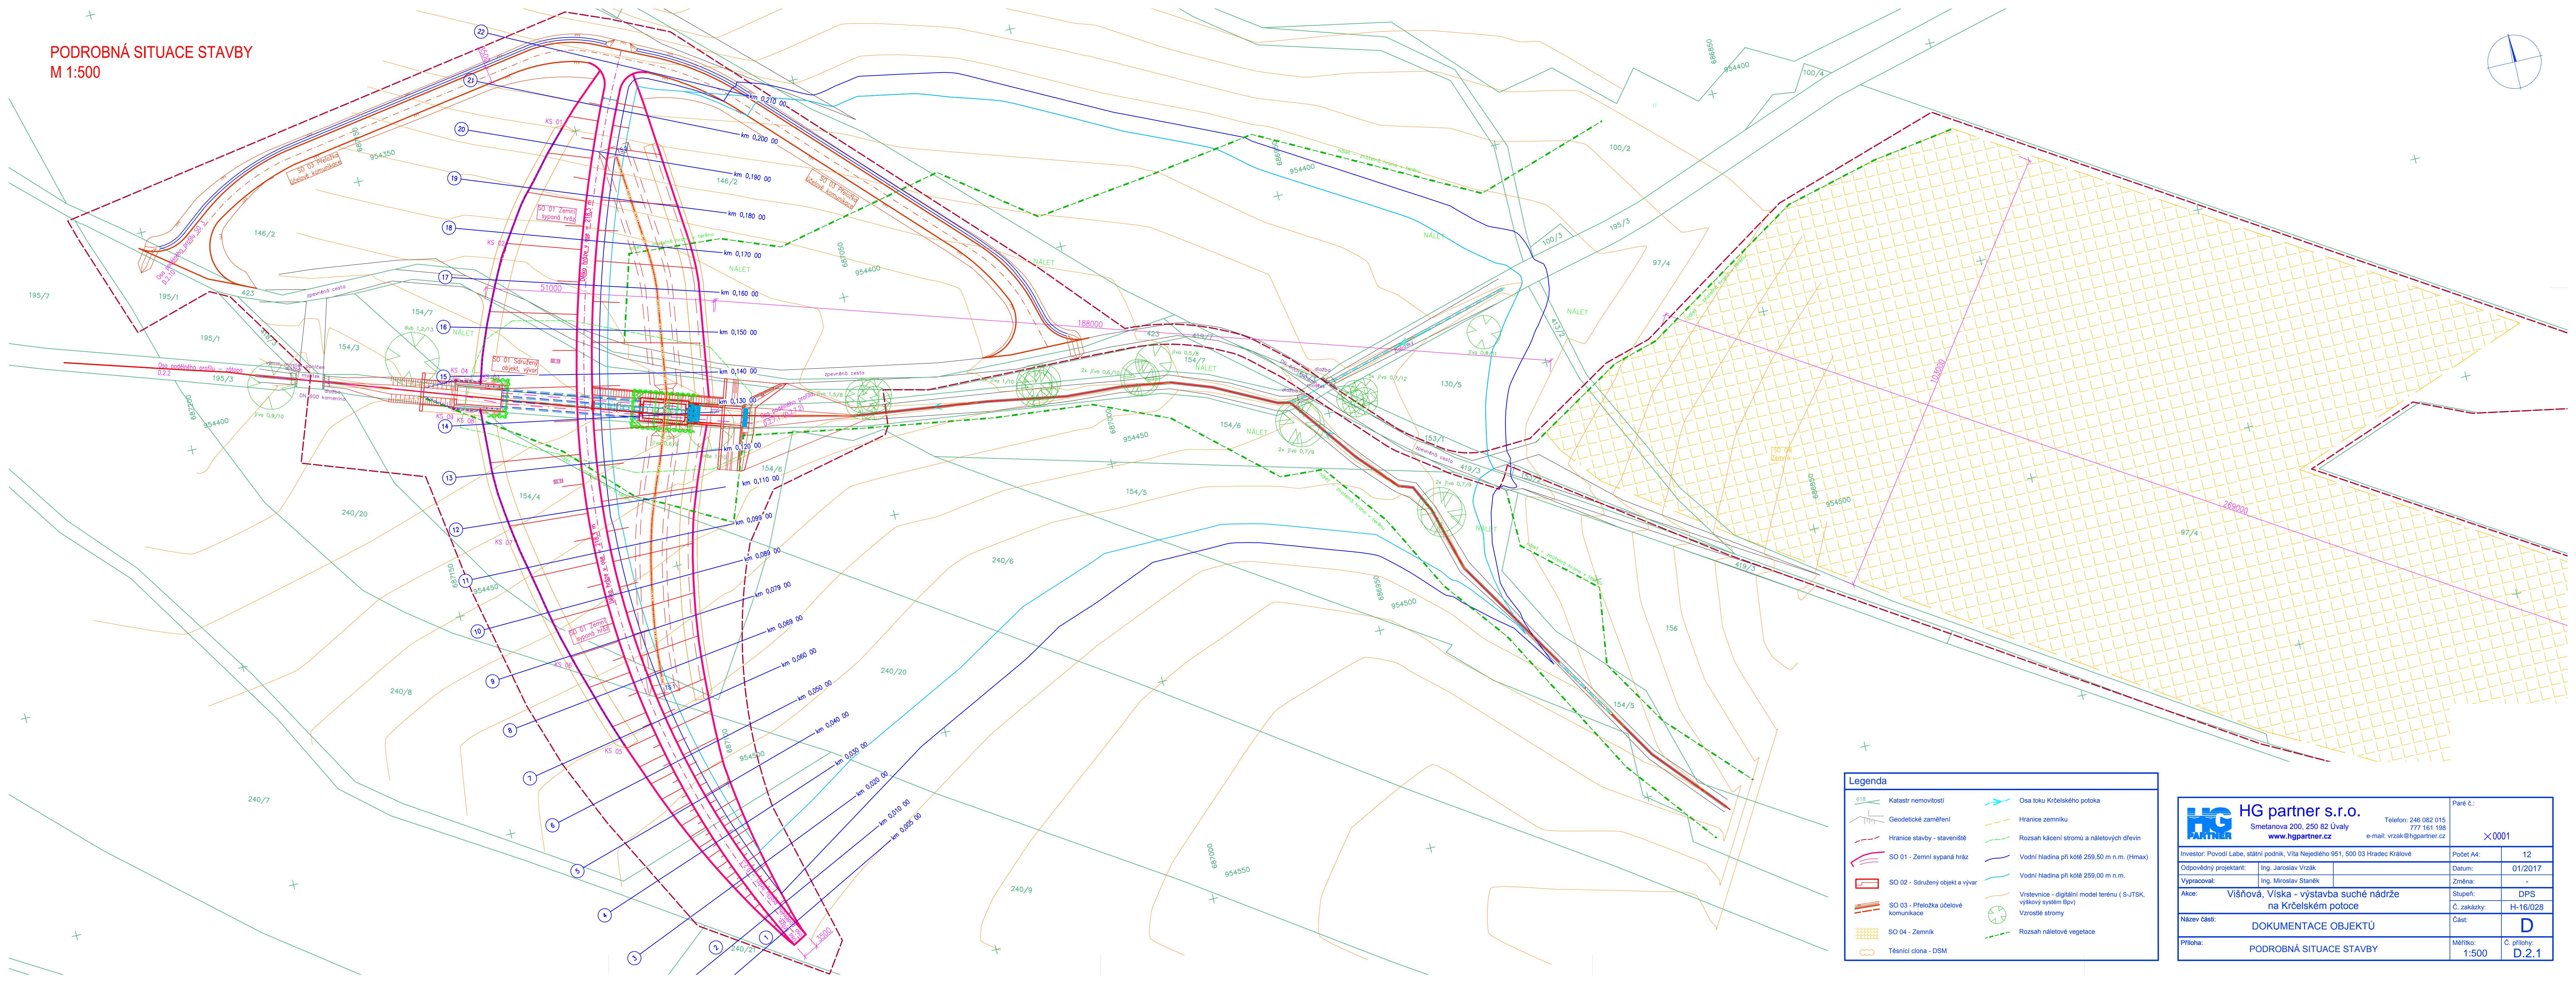

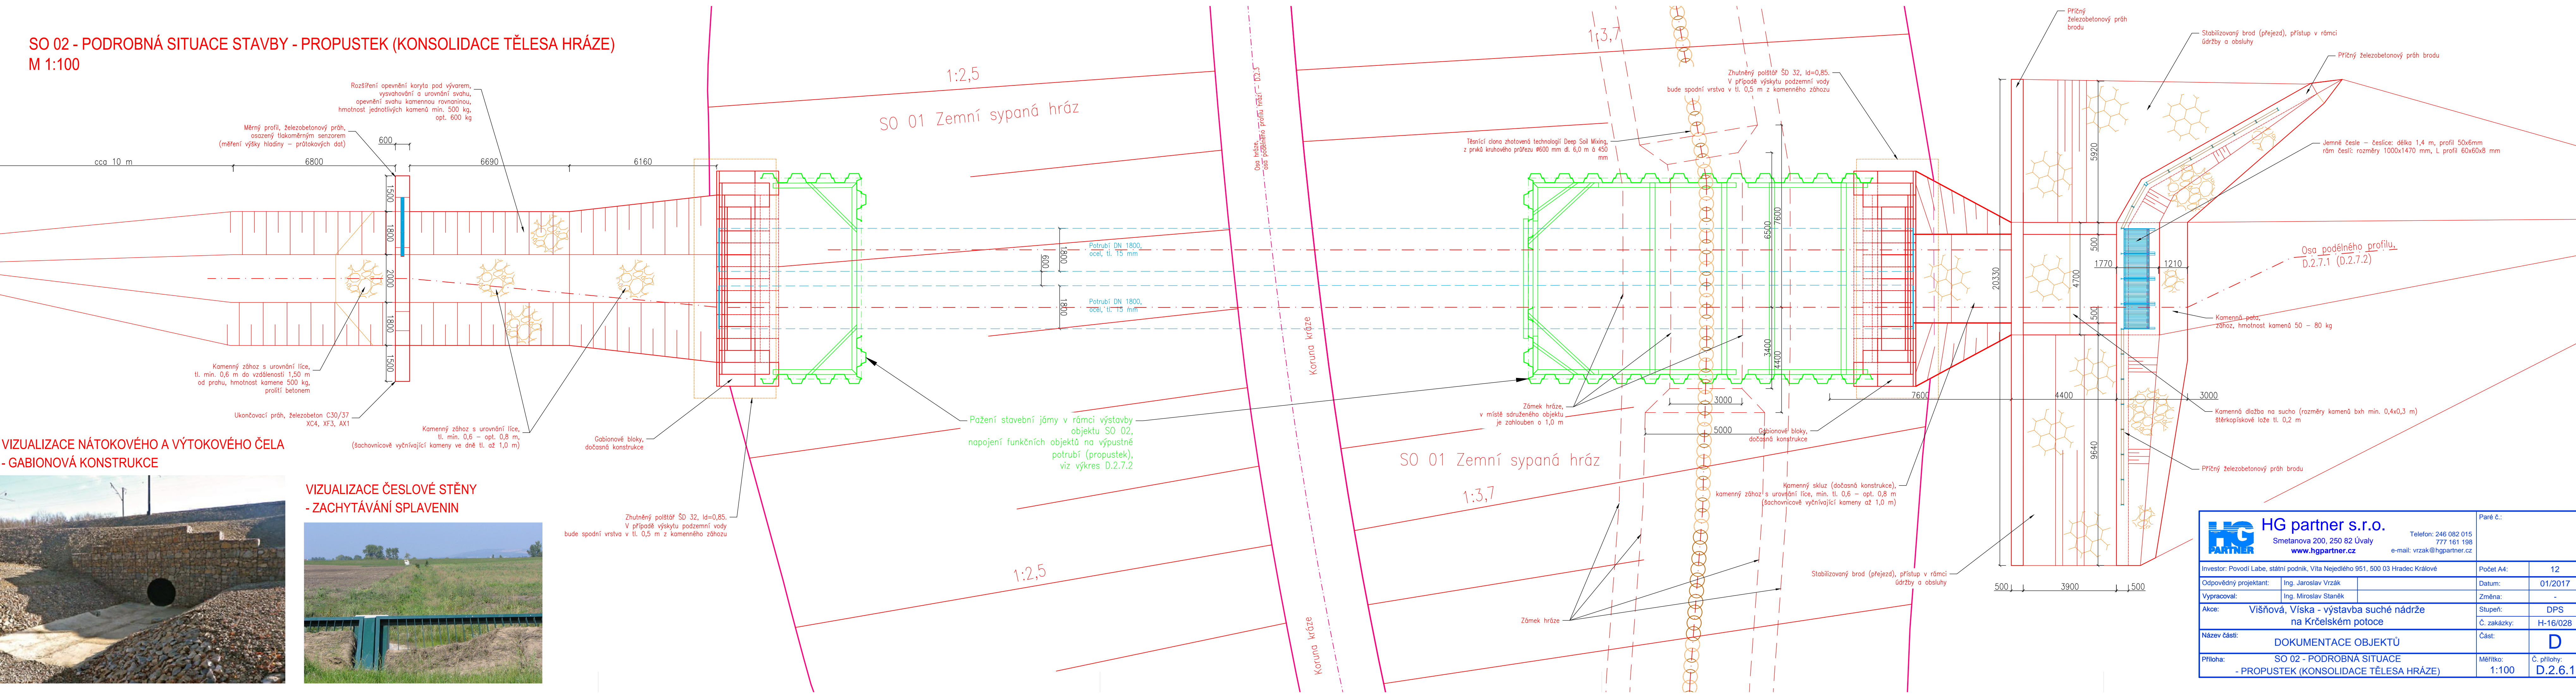

VIZUALIZACE NÁTOKOVÉHO A VÝTOKOVÉHO ČELA  
- GABIONOVÁ KONSTRUKCE




VIZUALIZACE ČESLOVÉ STĚNY  
- ZACHYTÁVÁNÍ SPLAVENIN



<b>HG partner s.r.o.</b> Smetanova 200, 250 82 Úvaly www.hgpartner.cz		Paré č.:	
Investor: Povodí Labe, státní podnik, Víta Nejedlého 951, 500 03 Hradec Králové		Počet A4:	12
Odpovědný projektant: Ing. Jaroslav Vrzák		Datum:	01/2017
Vypracoval: Ing. Miroslav Staněk		Změna:	-
Akce: Višňová, Víška - výstavba suché nádrže na Krčelském potoce		Stupeň:	DPS
Název části: DOKUMENTACE OBJEKTŮ		Č. zakázky:	H-16/028
Příloha: SO 02 - PODROBNÁ SITUACE - PROPUSTEK (KONSOLIDACE TĚLESA HRÁZE)		Část:	D
Měřítko: 1:100		Č. přílohy:	D.2.6.1




SO 02 - PODROBNÁ SITUACE STAVBY - SDRUŽENÝ OBJEKT A VÝVAR (PO KONSOLIDACI HRÁZE)  
M 1:100

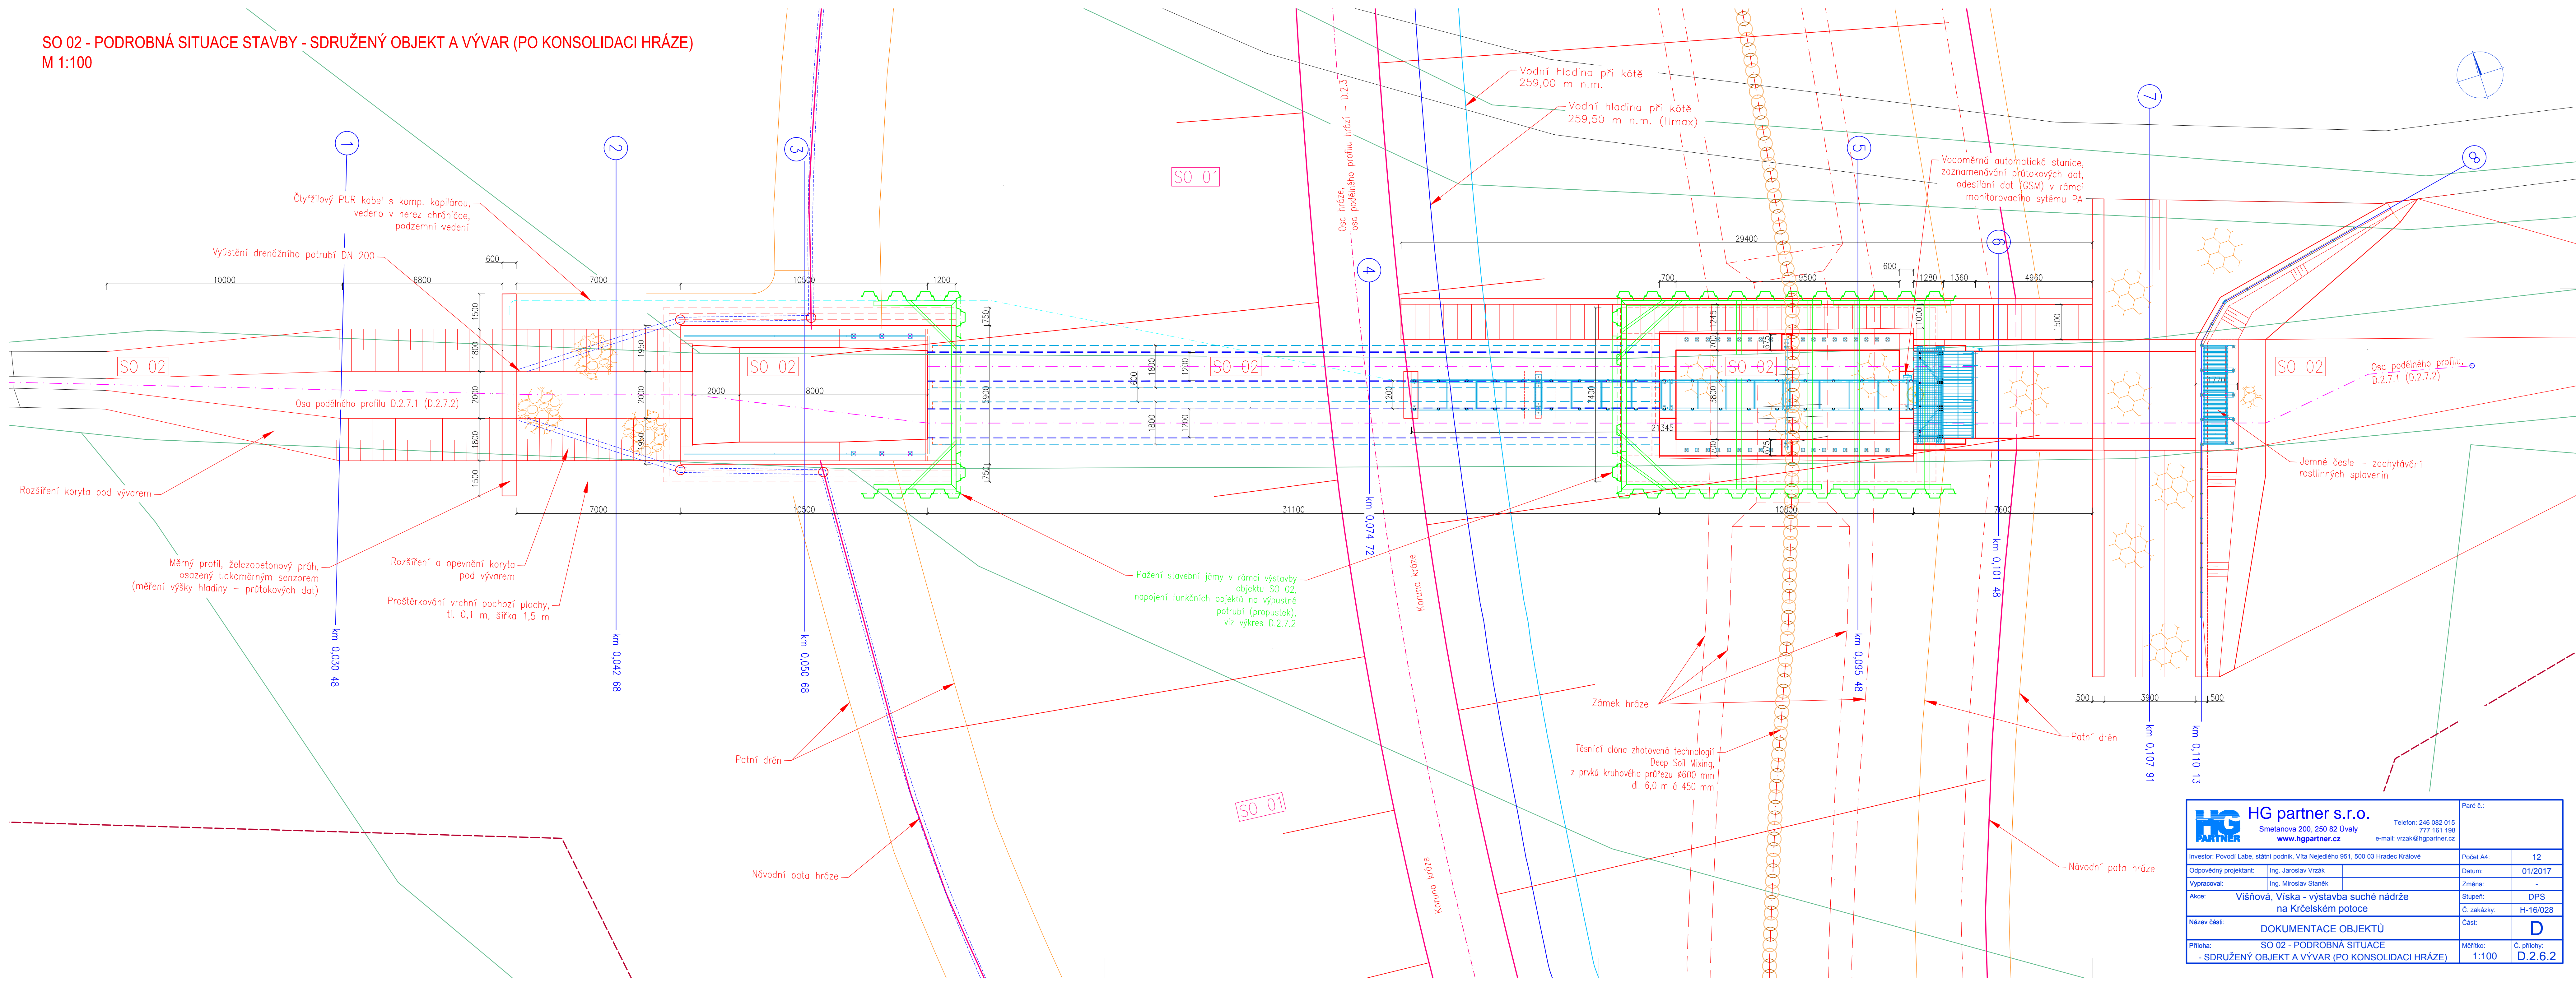

 <b>HG partner s.r.o.</b> Smetanova 200, 250 82 Úvaly <a href="http://www.hgpartner.cz">www.hgpartner.cz</a>		Telefon: 246 082 015 777 161 198 e-mail: <a href="mailto:vzrak@hgpartner.cz">vzrak@hgpartner.cz</a>	Paré č.:
Investor: Povodí Labe, státní podnik, Vltava Nejedleho 951, 500 03 Hradec Králové		Počet A4:	12
Odpovědný projektant:	Ing. Jaroslav Vrzák	Datum:	01/2017
Vypracoval:	Ing. Miroslav Staněk	Změna:	-
Akce:	<b>Višňová, Víska – výstavba suché nádrže na Krčelském potoce</b>	Stupeň:	<b>DPS</b>
		Č. zakázky:	H-16/028
Název části:	<b>DOKUMENTACE OBJEKTŮ</b>	Část:	<b>D</b>
Příloha:	<b>SO 02 - PODROBNÁ SITUACE - SDRUŽENÝ OBJEKT A VÝVÁR (PO KONSOLIDACI HRÁZE)</b>	Měřítko:	Č. přílohy: <b>D.2.6.2</b>
			1:100




SO 02 - PODÉLNÝ PROFIL - PROPUSTEK (KONSOLIDACE TĚLESA HRÁZE)  
M 1:100

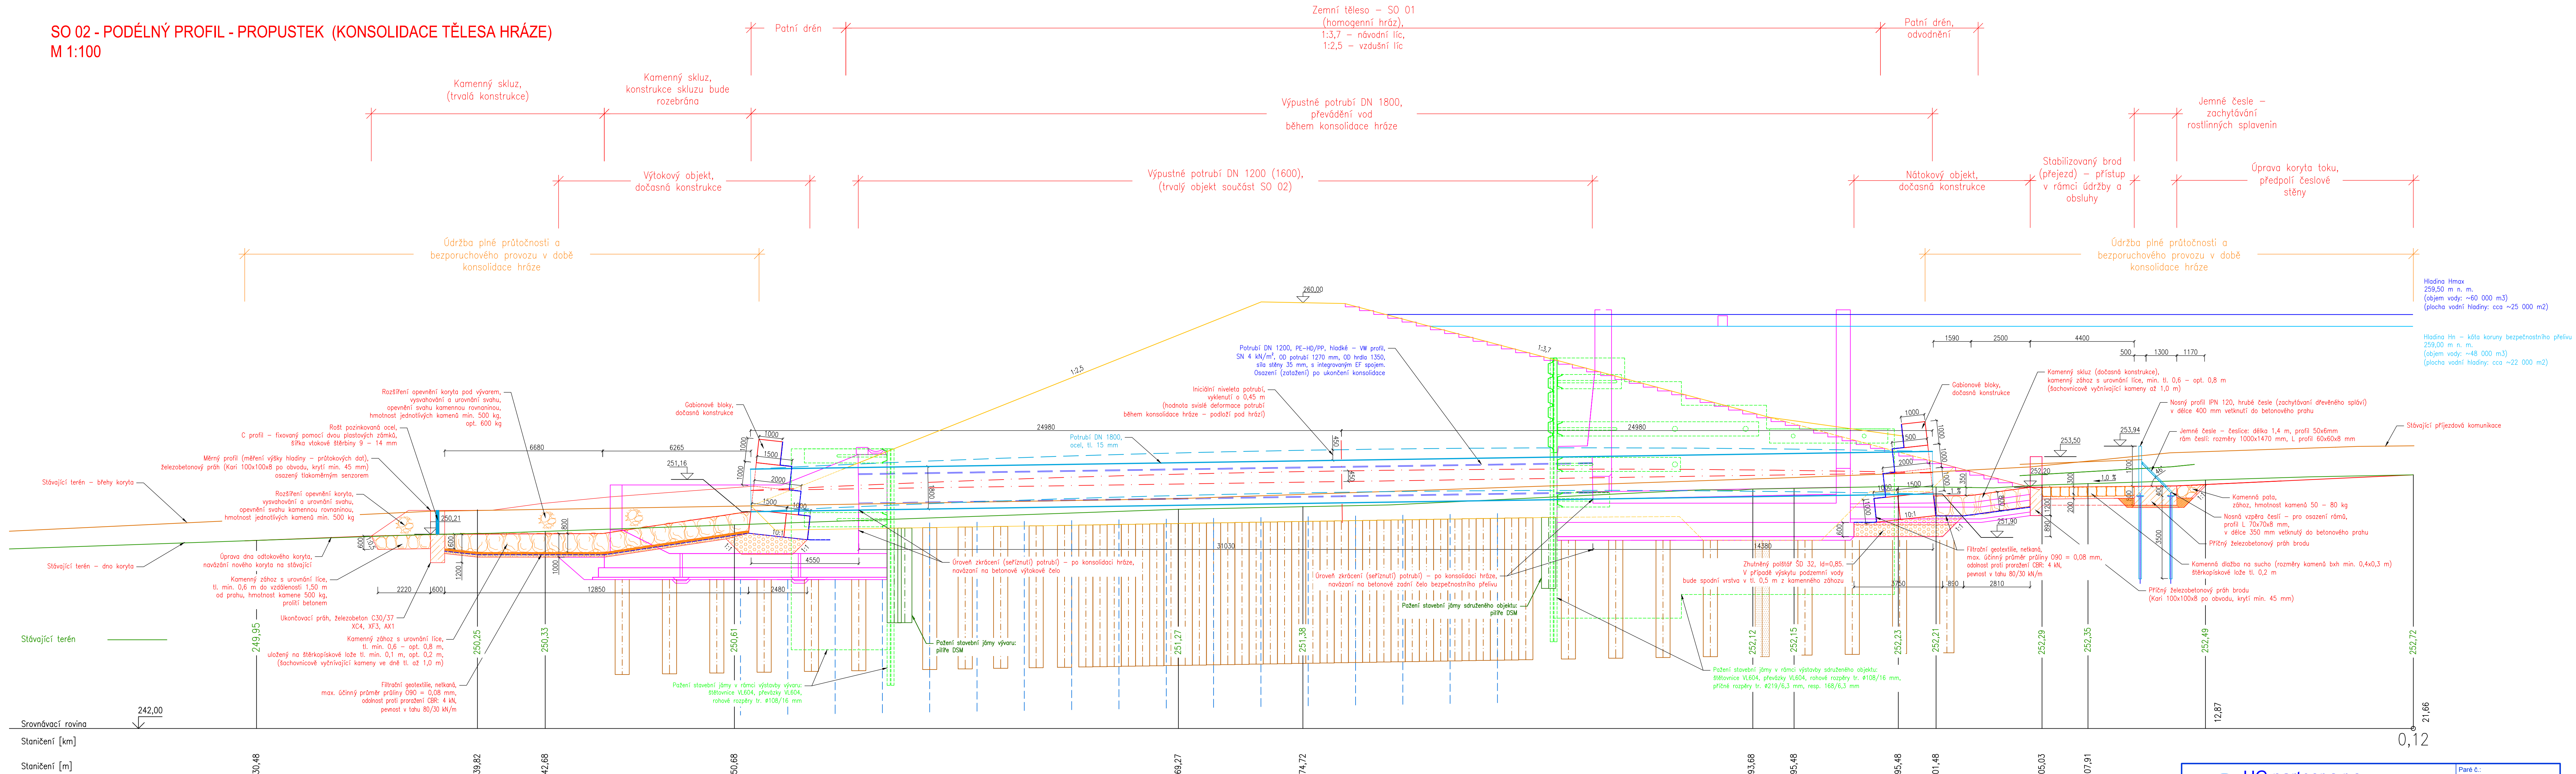

 <b>HG partner s.r.o.</b> Smetanova 200, 250 82 Úvaly <a href="http://www.hgpartner.cz">www.hgpartner.cz</a> Telefon: 246 082 015 777 161 198 e-mail: <a href="mailto:vzrak@hgpartner.cz">vzrak@hgpartner.cz</a>		Paré č.:
Investor: Povodí Labe, státní podnik, Vltava Neještědlo 951, 500 03 Hradec Králové		Počet A4: 14
Odpovědný projektant:	Ing. Jaroslav Vrzák	Datum: 01/2017
Vypracoval:	Ing. Miroslav Staněk	Změna: -
Akce:	Víšiňová, Víska - výstavba suché nádrže na Krčelském potoce	Stupeň: DPS
		C. zakázky: H-16/028
Název části:	DOKUMENTACE OBJEKTŮ	Část: D
Příloha:	SO 02 - PODÉLNÝ PROFIL - PROPUSTEK (KONSOLIDACE TĚLESA HRÁZE)	Měřítko: 1:100
		C. přílohy: D.2.7.1

SO 02 - PODÉLNÝ PROFIL - SDRUŽENÝ OBJEKT A VÝVAR (PO KONSOLIDACI TĚLESA HRÁZE)  
M 1:100

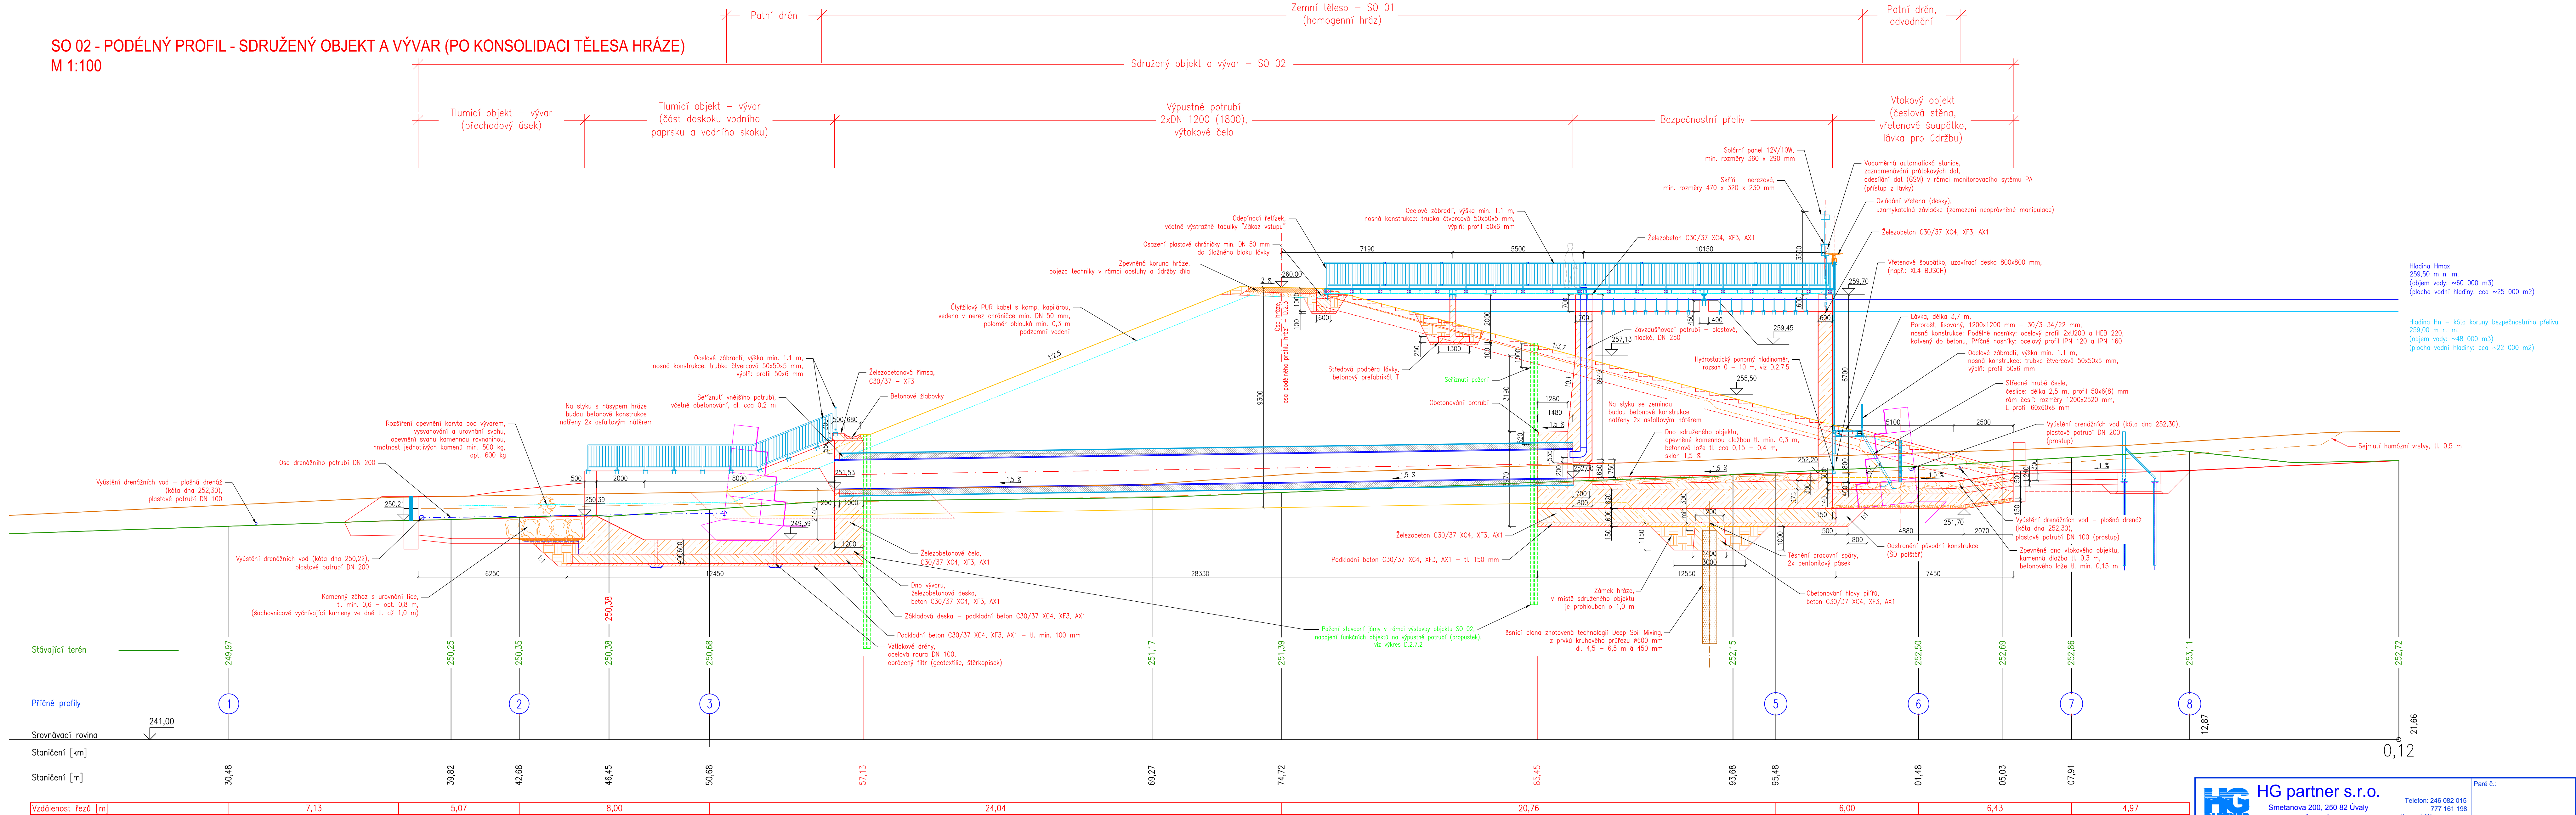

<b>HG partner s.r.o.</b> Smetanova 200, 250 82 Úvaly www.hgpartner.cz		Telefon: 246 082 015 777 161 198 e-mail: vrzak@hgpartner.cz	Paré č.:
Investor: Povodí Labe, státní podnik, Víla Nejedlého 951, 500 03 Hradec Králové	Počet A4:	14	
Odpovědný projektant: Ing. Jaroslav Vrzák	Datum:	01/2017	
Vypracoval: Ing. Miroslav Staněk	Změna:	-	
Akce: Višňová, Víska - výstavba suché nádrže na Krčelském potoce	Stupeň:	DPS	
Název části: DOKUMENTACE OBJEKTŮ	Č. zakázky:	H-16/028	
Příloha: SO 02 - PODÉLNÝ PROFIL - SDRUŽENÝ OBJEKT A VÝVAR (PO KONSOLIDACI TĚLESA HRÁZE)	Č. části:	D	
	Měřítko:	1:100	
	Č. přílohy:	D.2.7.2	



**HG partner s.r.o.**

Smetanova 200, 250 82 Úvaly  
[www.hgpartner.cz](http://www.hgpartner.cz)


Telefon: 246 082 015  
777 161 198  
e-mail: [vrzak@hgpartner.cz](mailto:vrzak@hgpartner.cz)

Paré č.:


Investor: Povodí Labe, státní podnik, Víta Nejedlého 951, 500 03 Hradec Králové			Počet A4:	25
Odpovědný projektant:	Ing. Jaroslav Vrzák		Datum:	01/2017
Vypracoval:	Ing. Miroslav Staněk		Změna:	-
Akce: Višňová, Víska - výstavba suché nádrže na Krčelském potoce			Stupeň:	DPS
			Č. zakázky:	H-16/028
Název části: DOKUMENTACE OBJEKTŮ			Část:	D
Příloha: SO 02 - PŘÍČNÉ ŘEZY - SDRUŽENÝ OBJEKT A VÝVAR			Měřítko: 1:50	Č. přílohy: D.2.8



PR: 1  
km 0,030 48

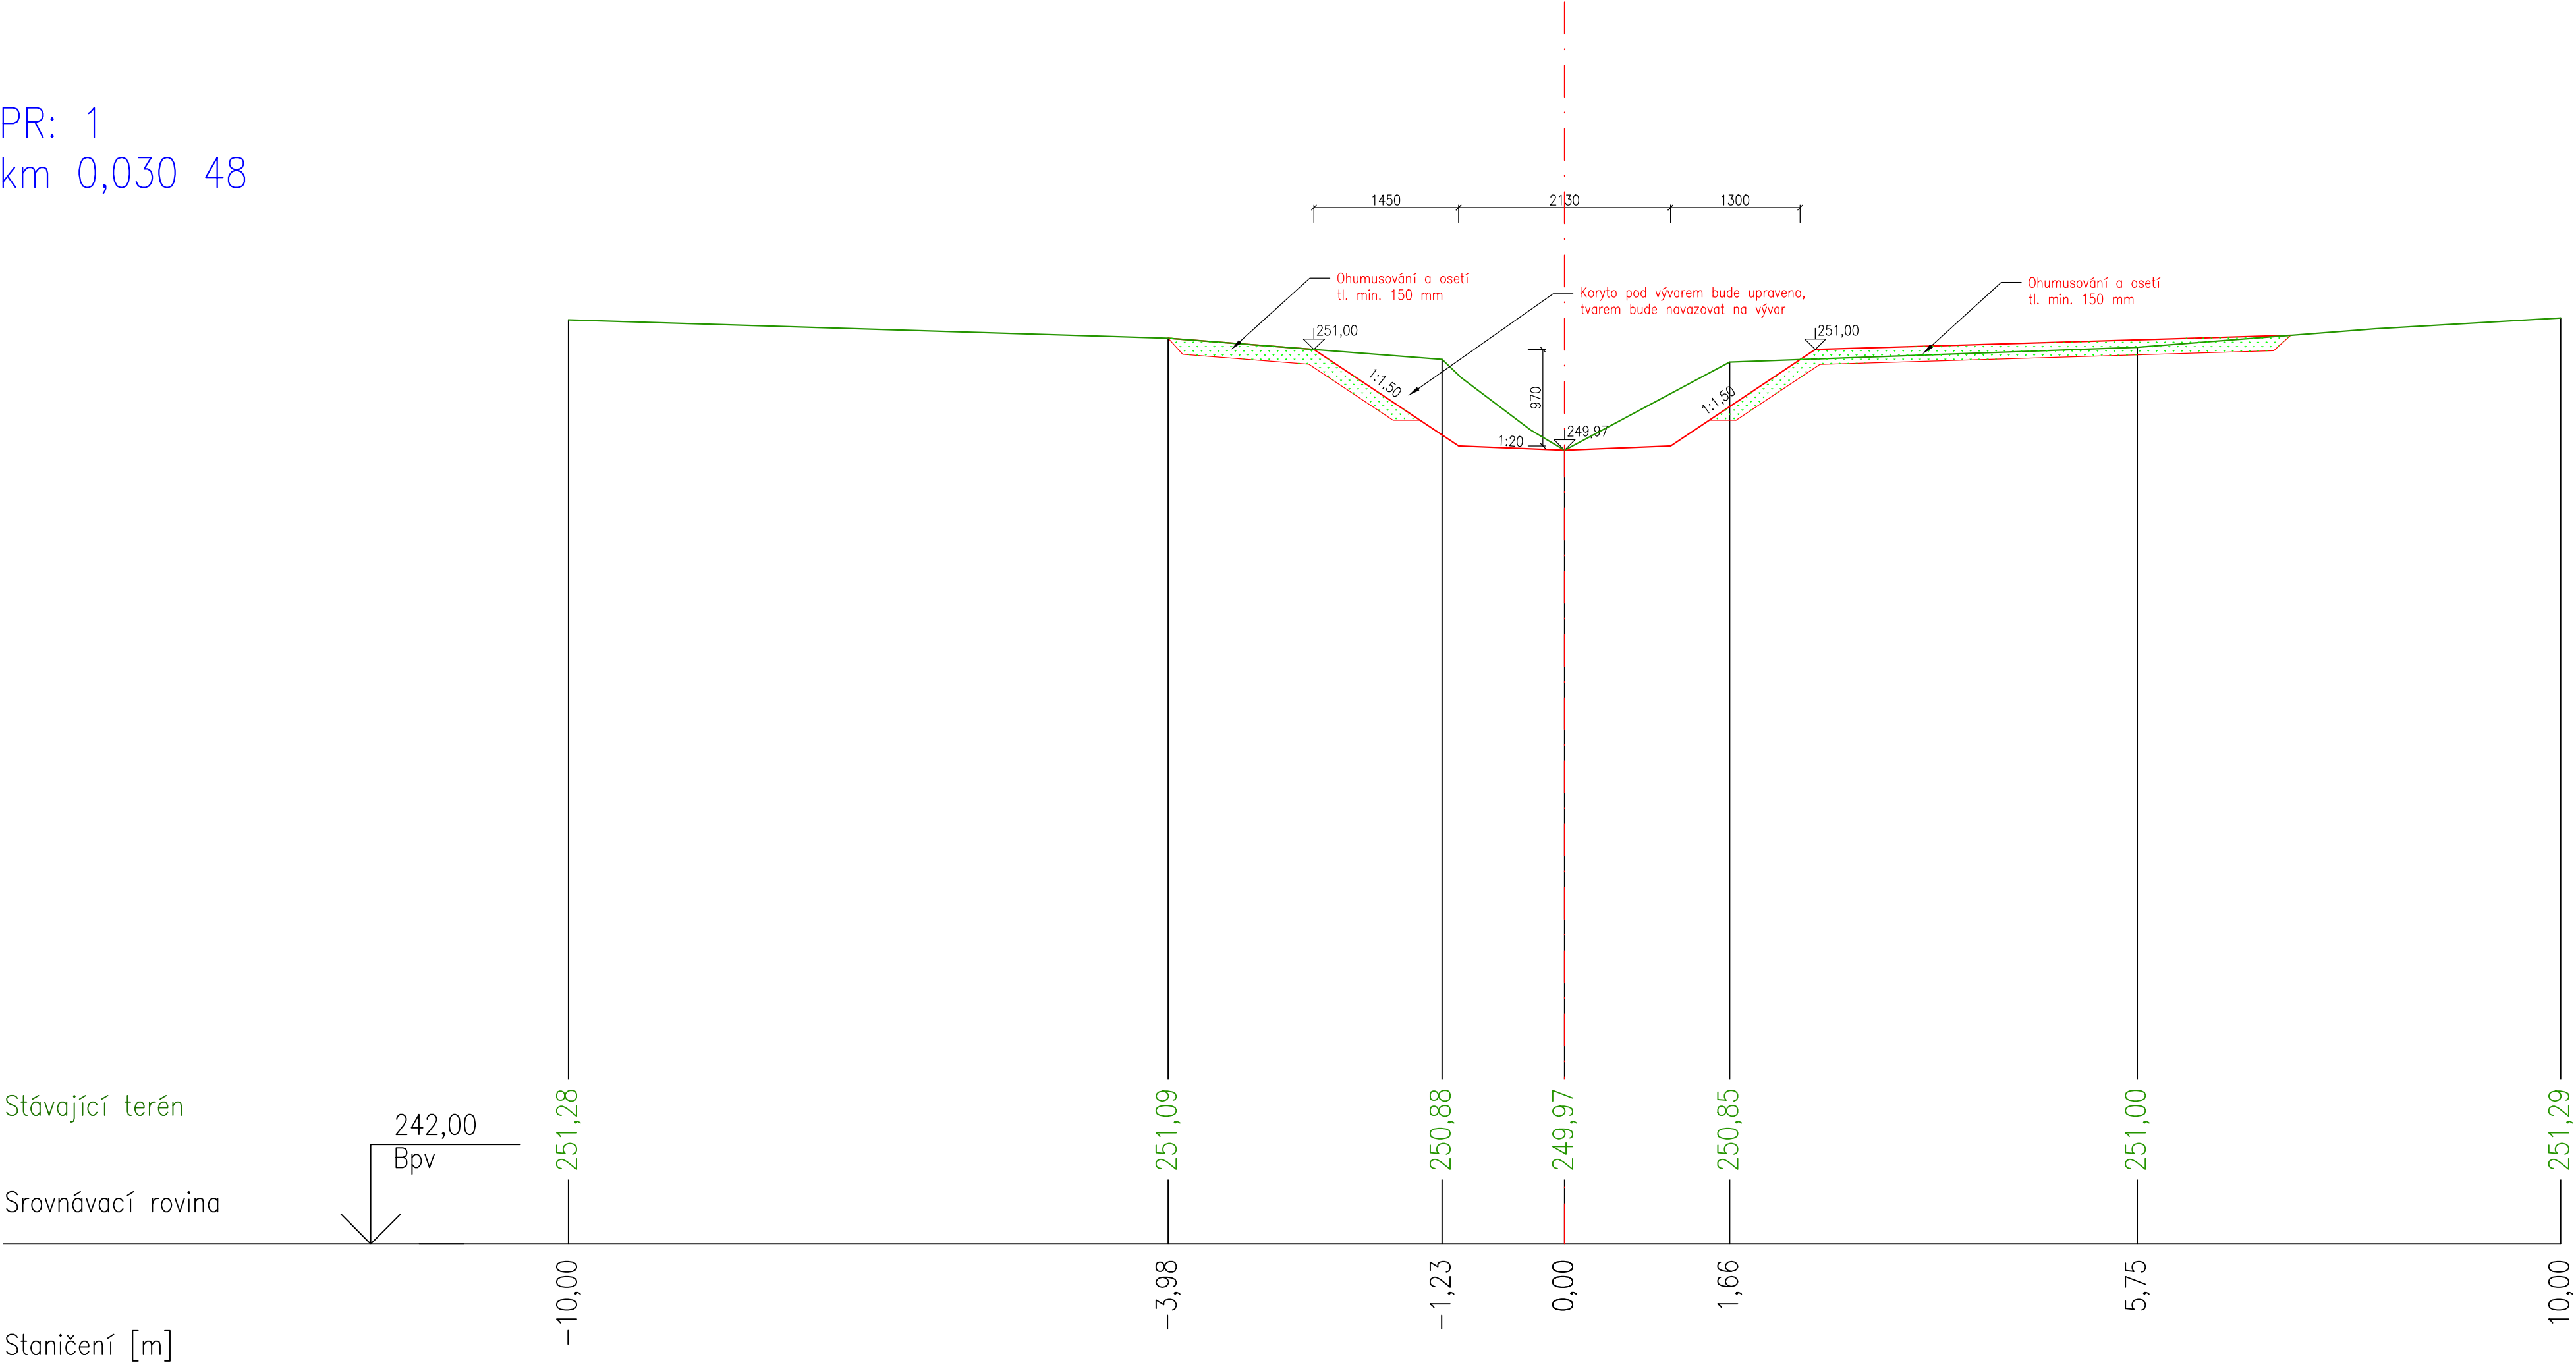


PR: 2  
km 0,042 68

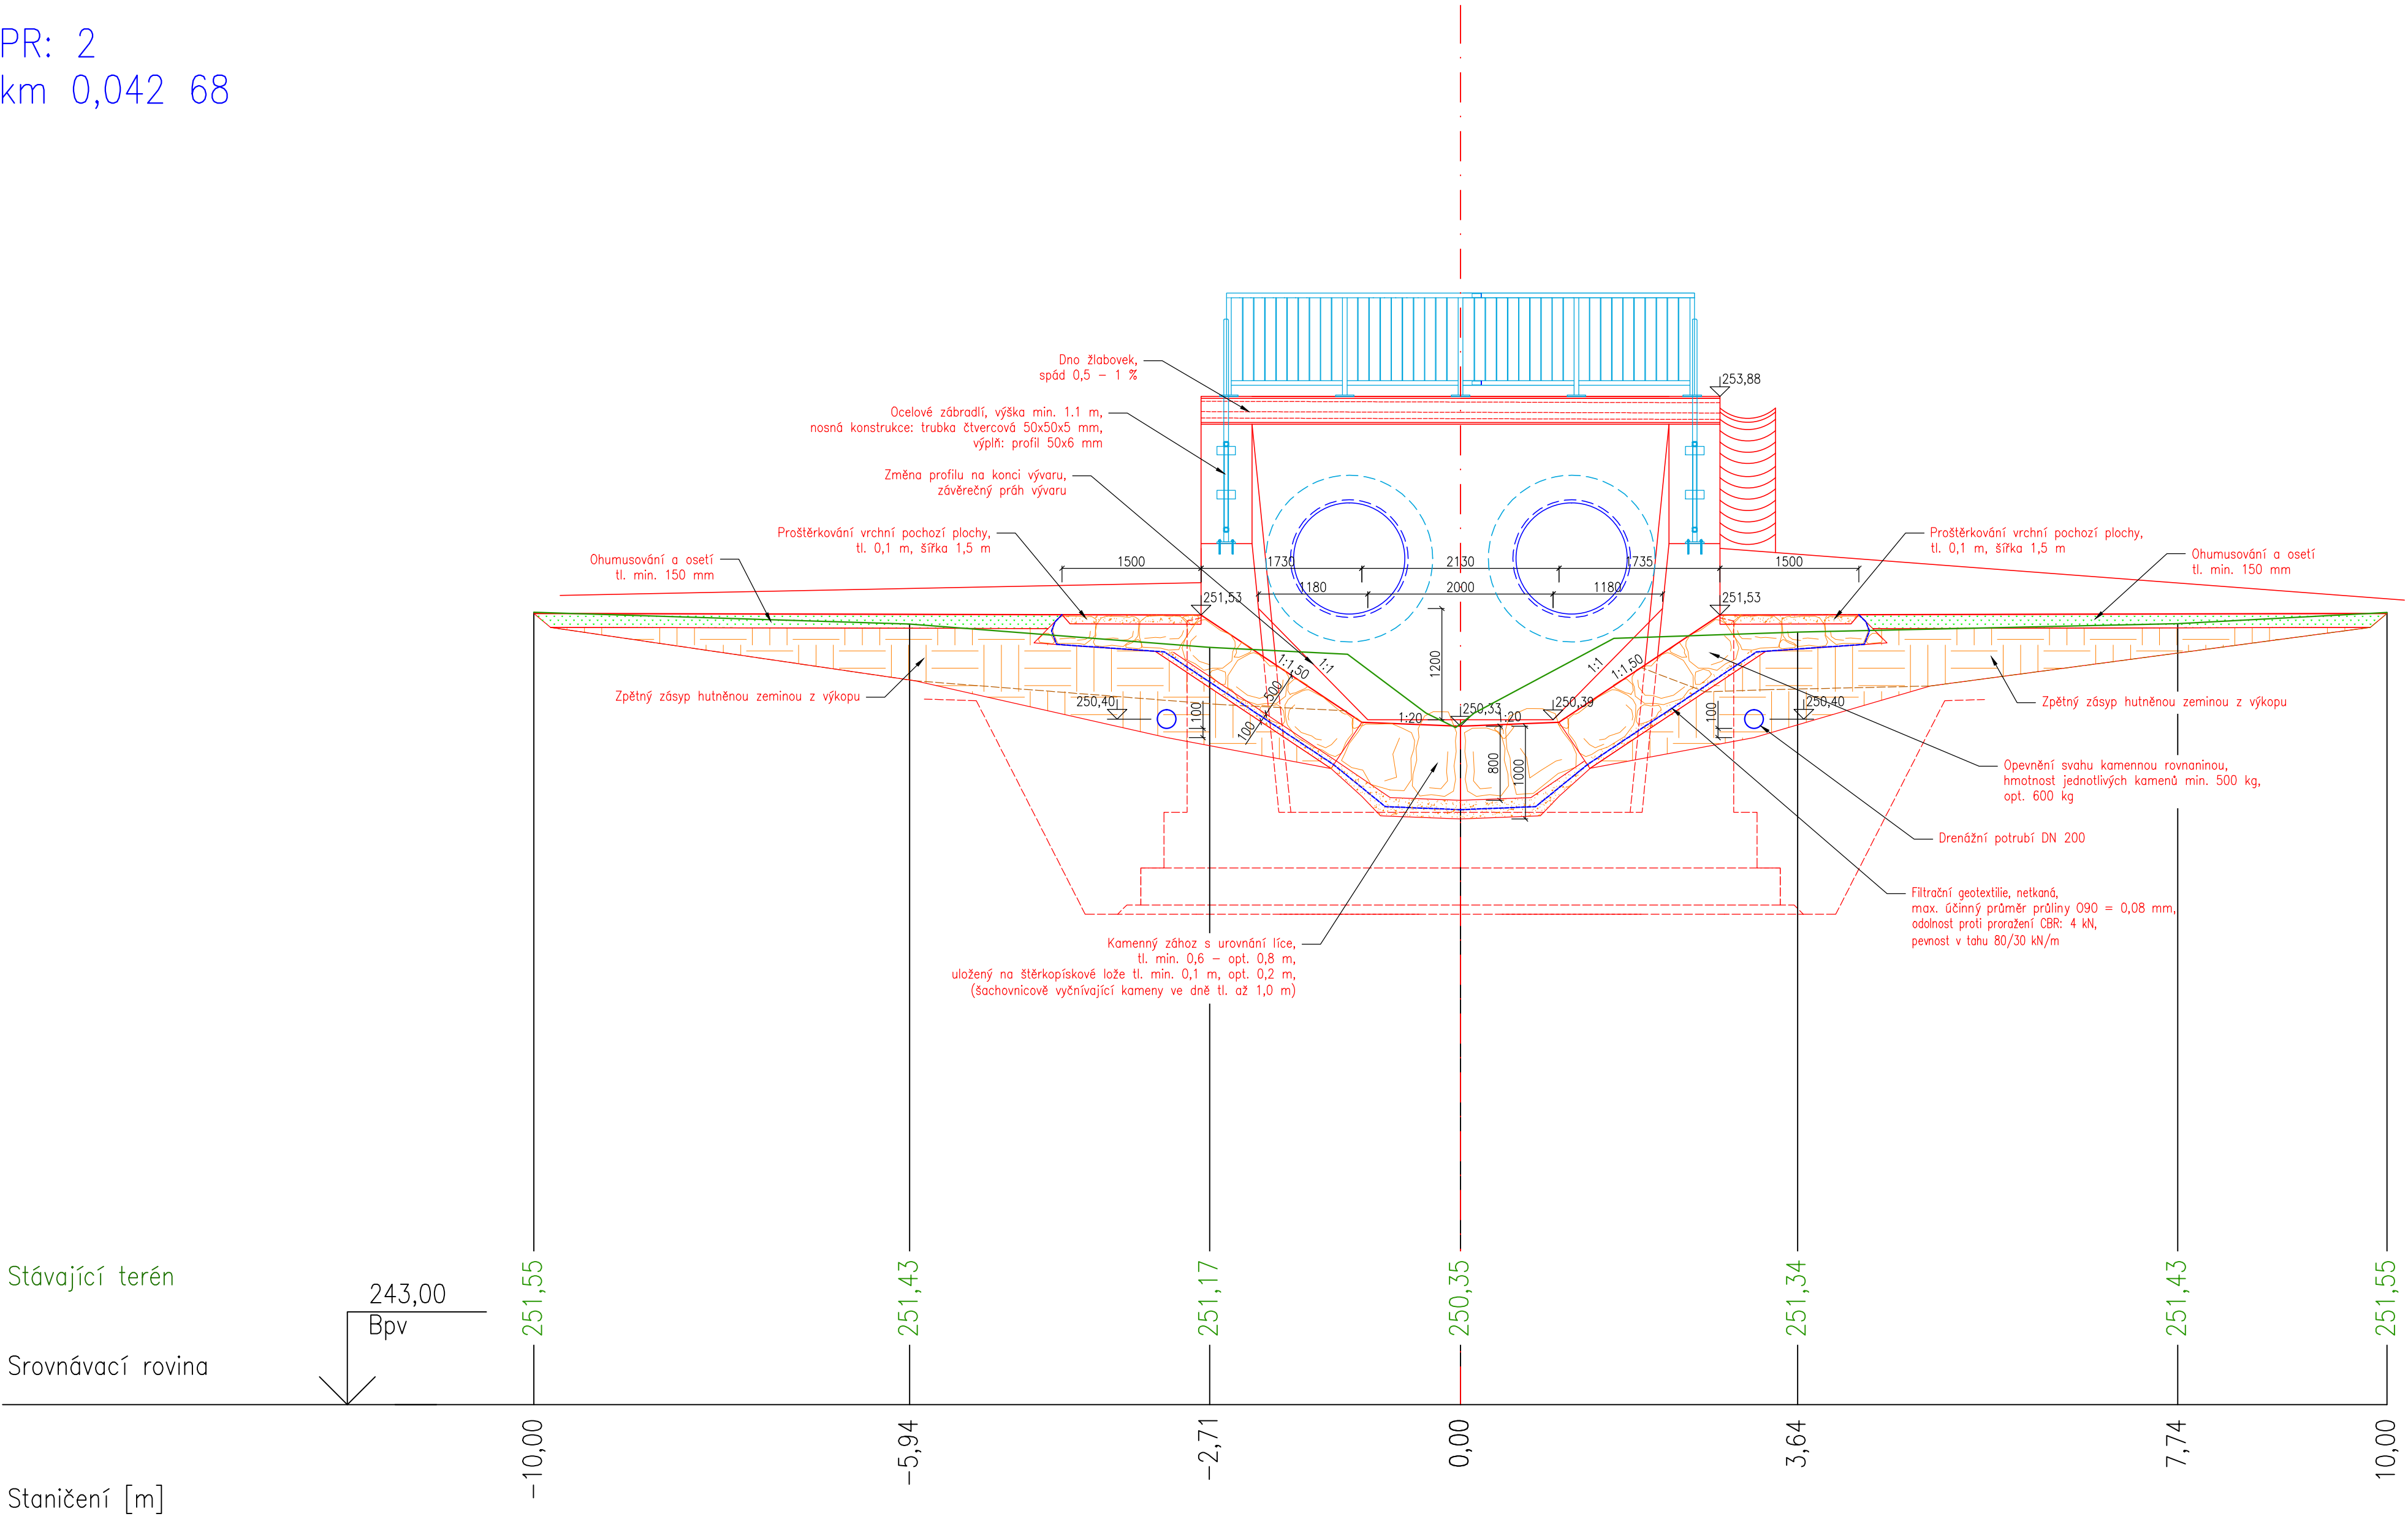




PR: 3  
km 0,050 68

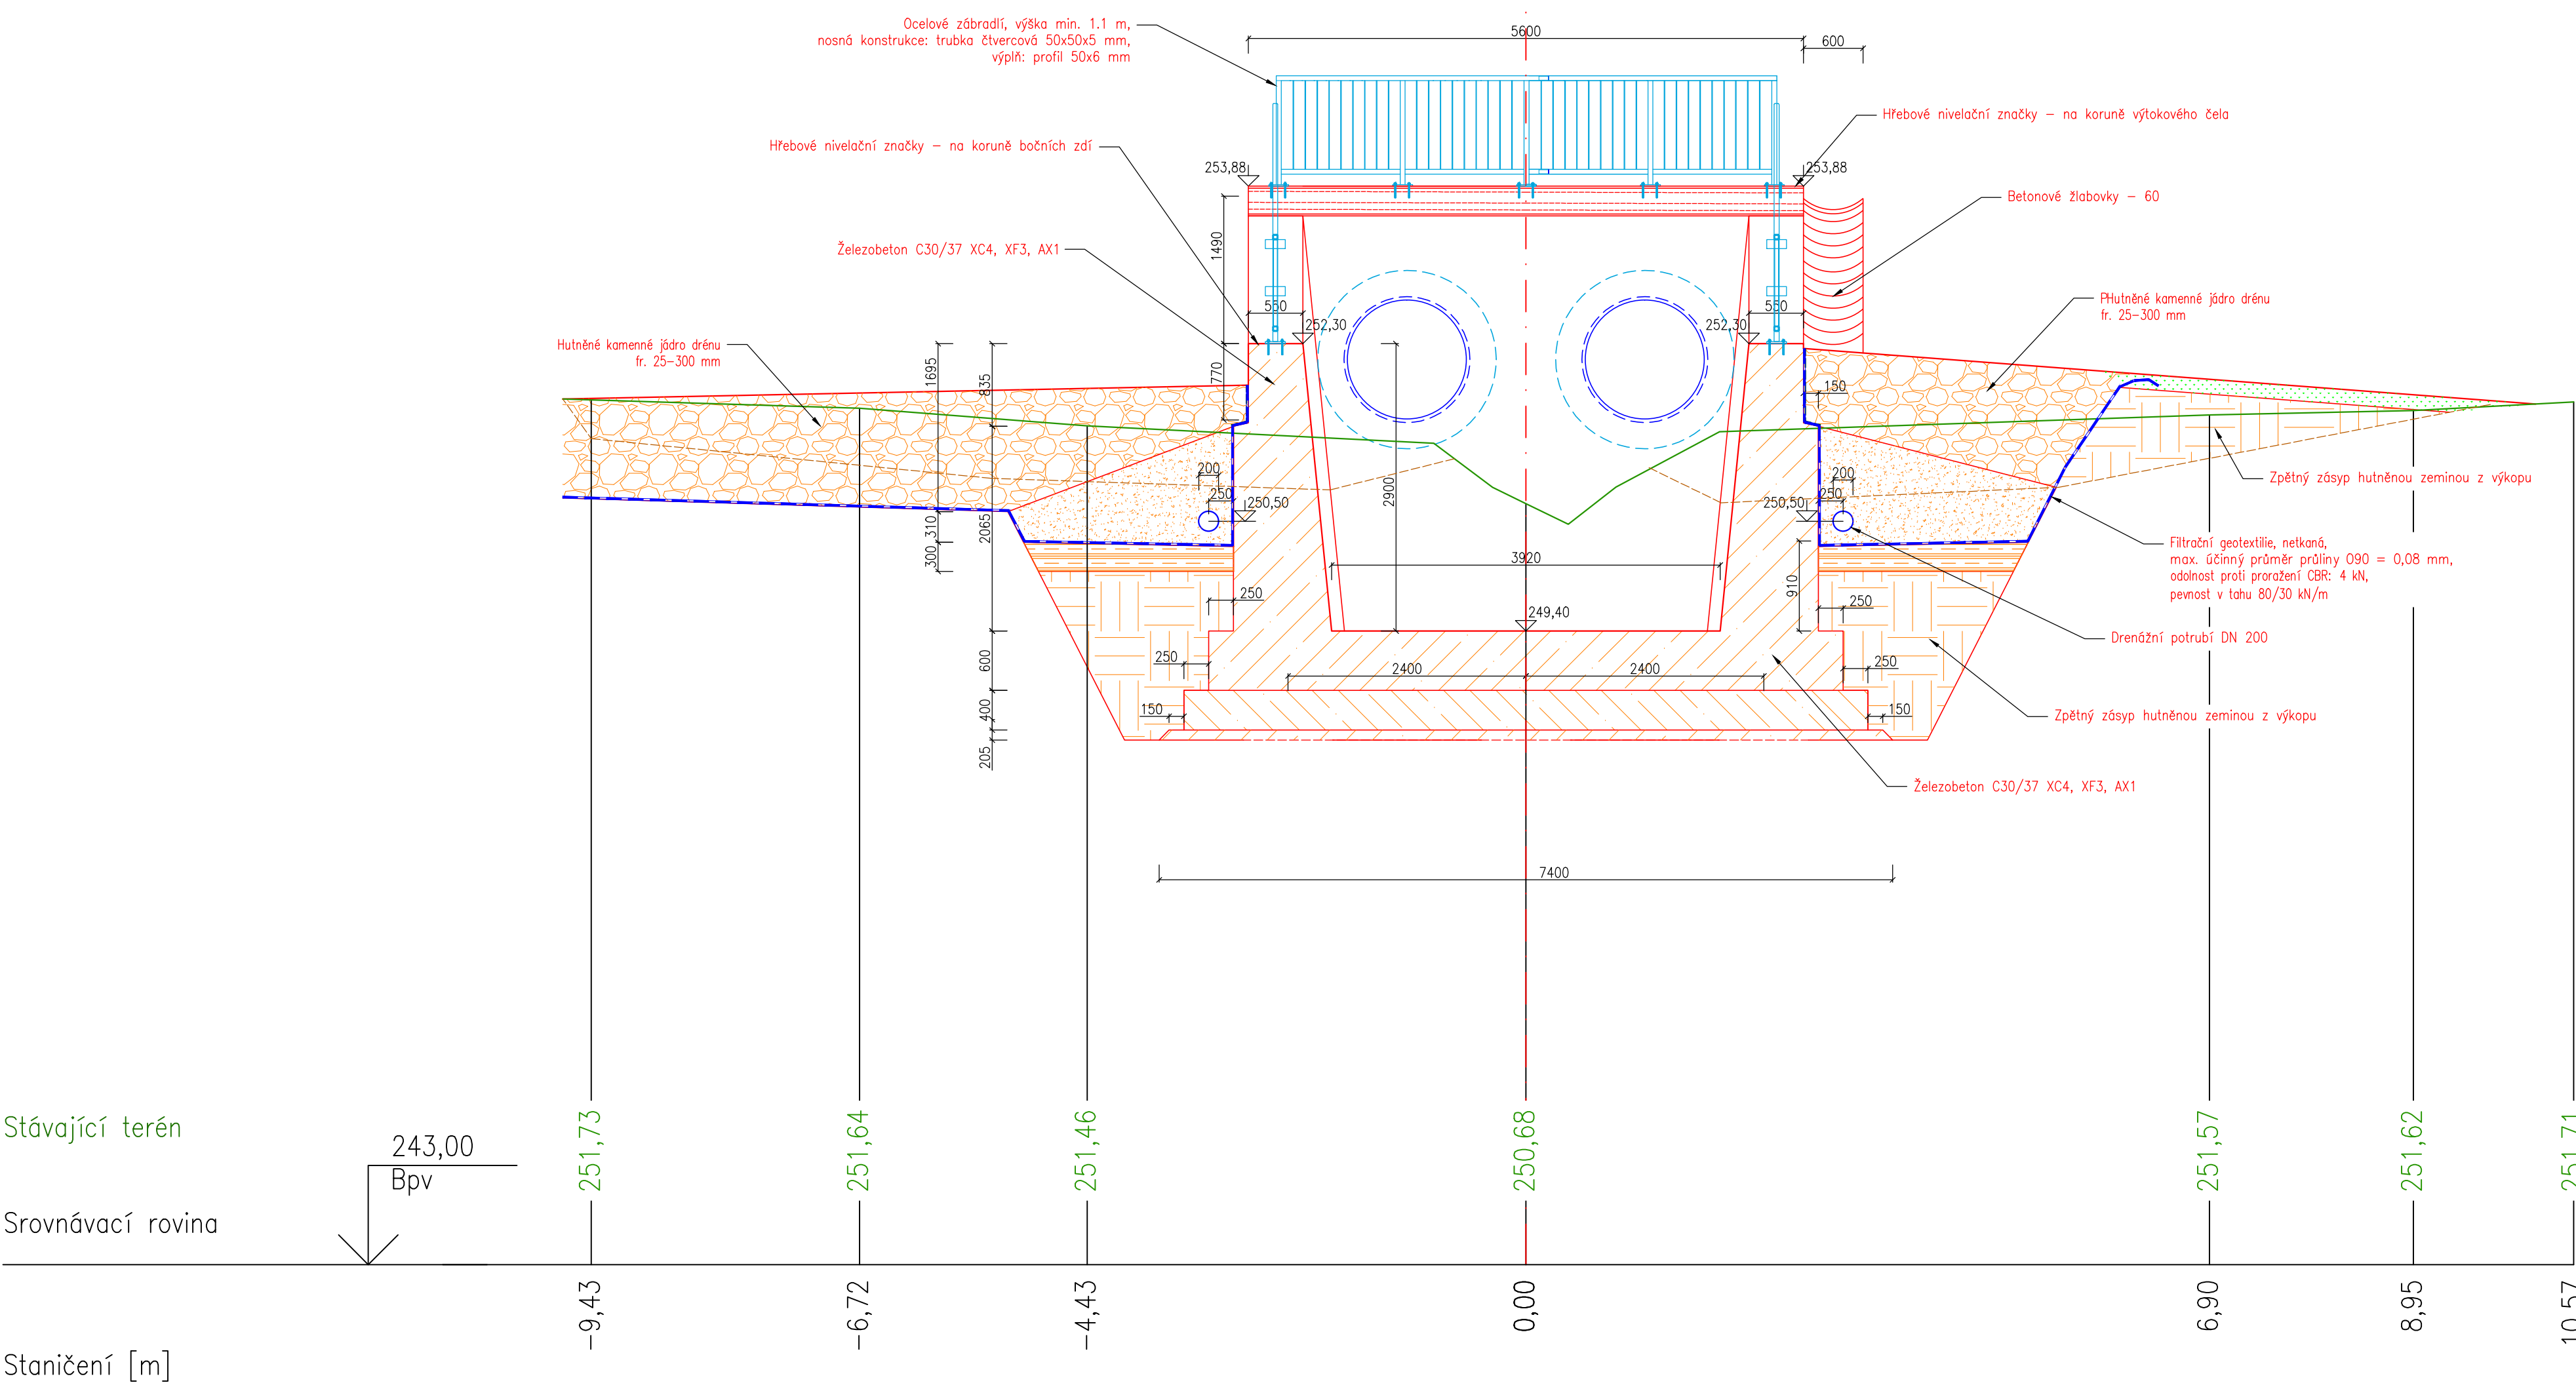

PR: 5  
km 0,095 48

DETAIL SCHODIŠTĚ, VODOČETNÁ LAŤ  
M 1:25

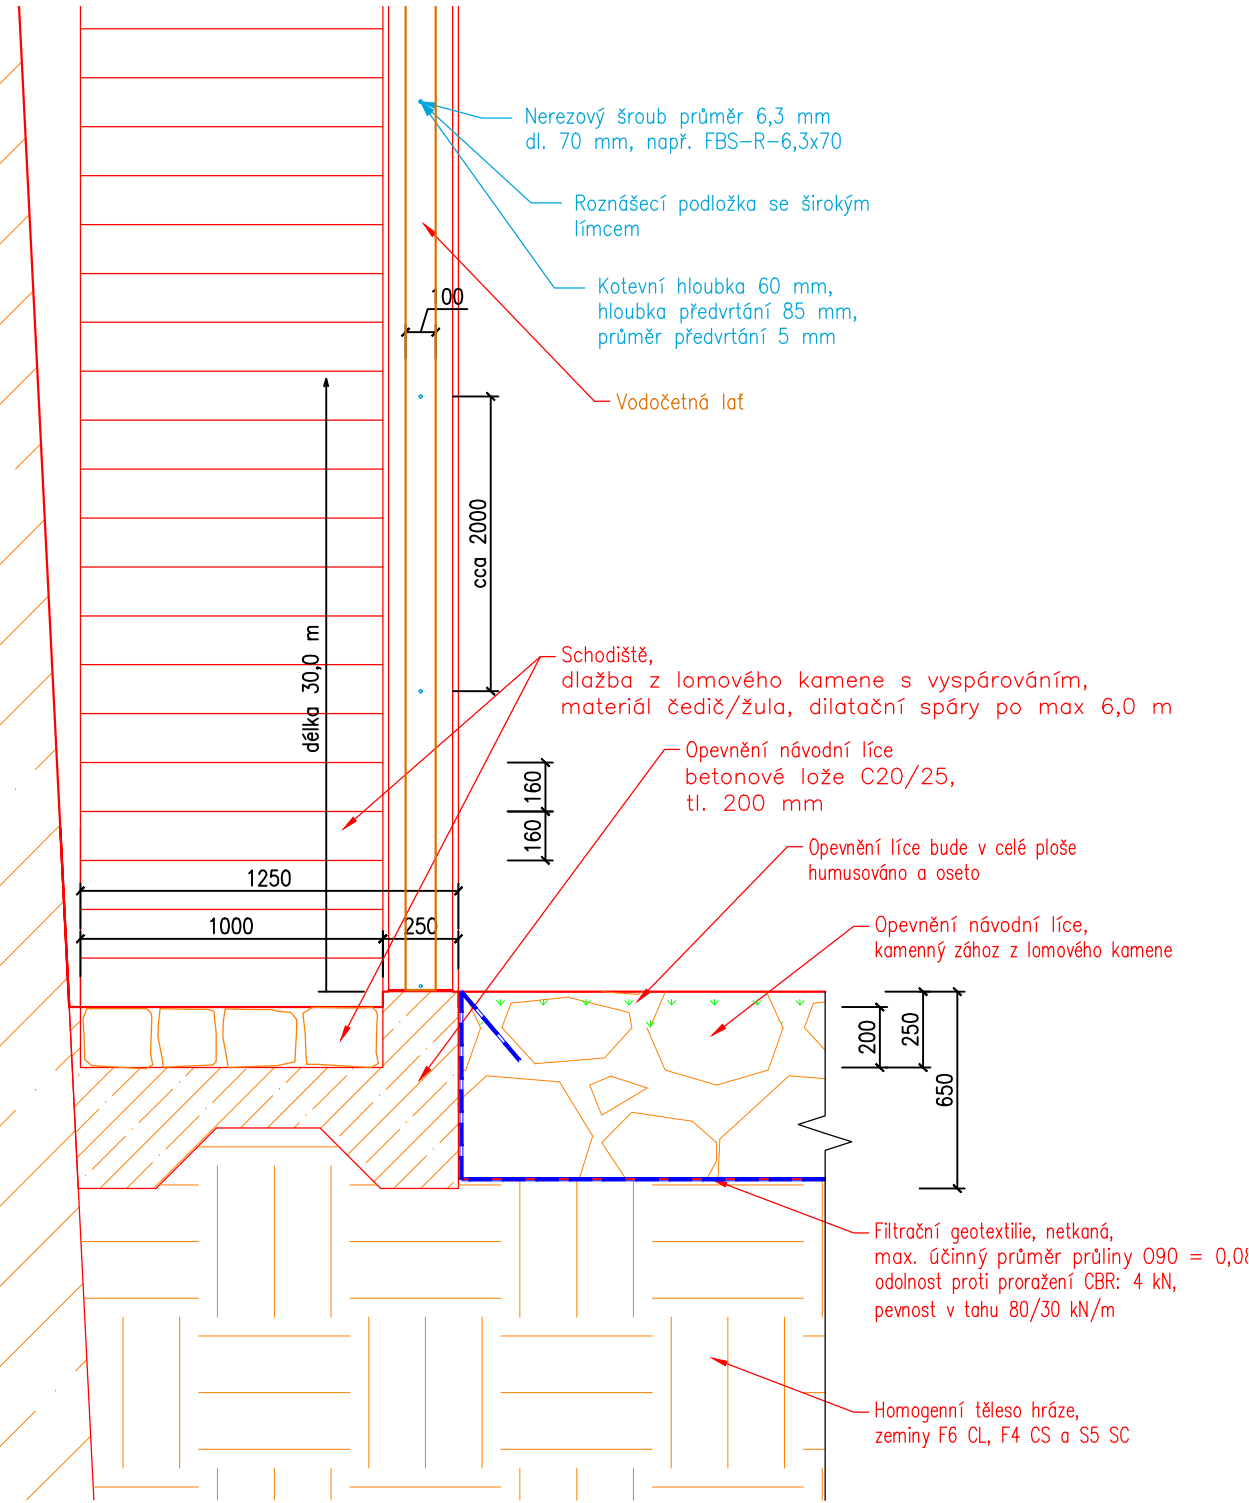

Stávající terén

Srovnávací rovina

Staničení [m]

244,00  
Bpv

-7,60


0,00

1,88

3,41


11,77

12,40

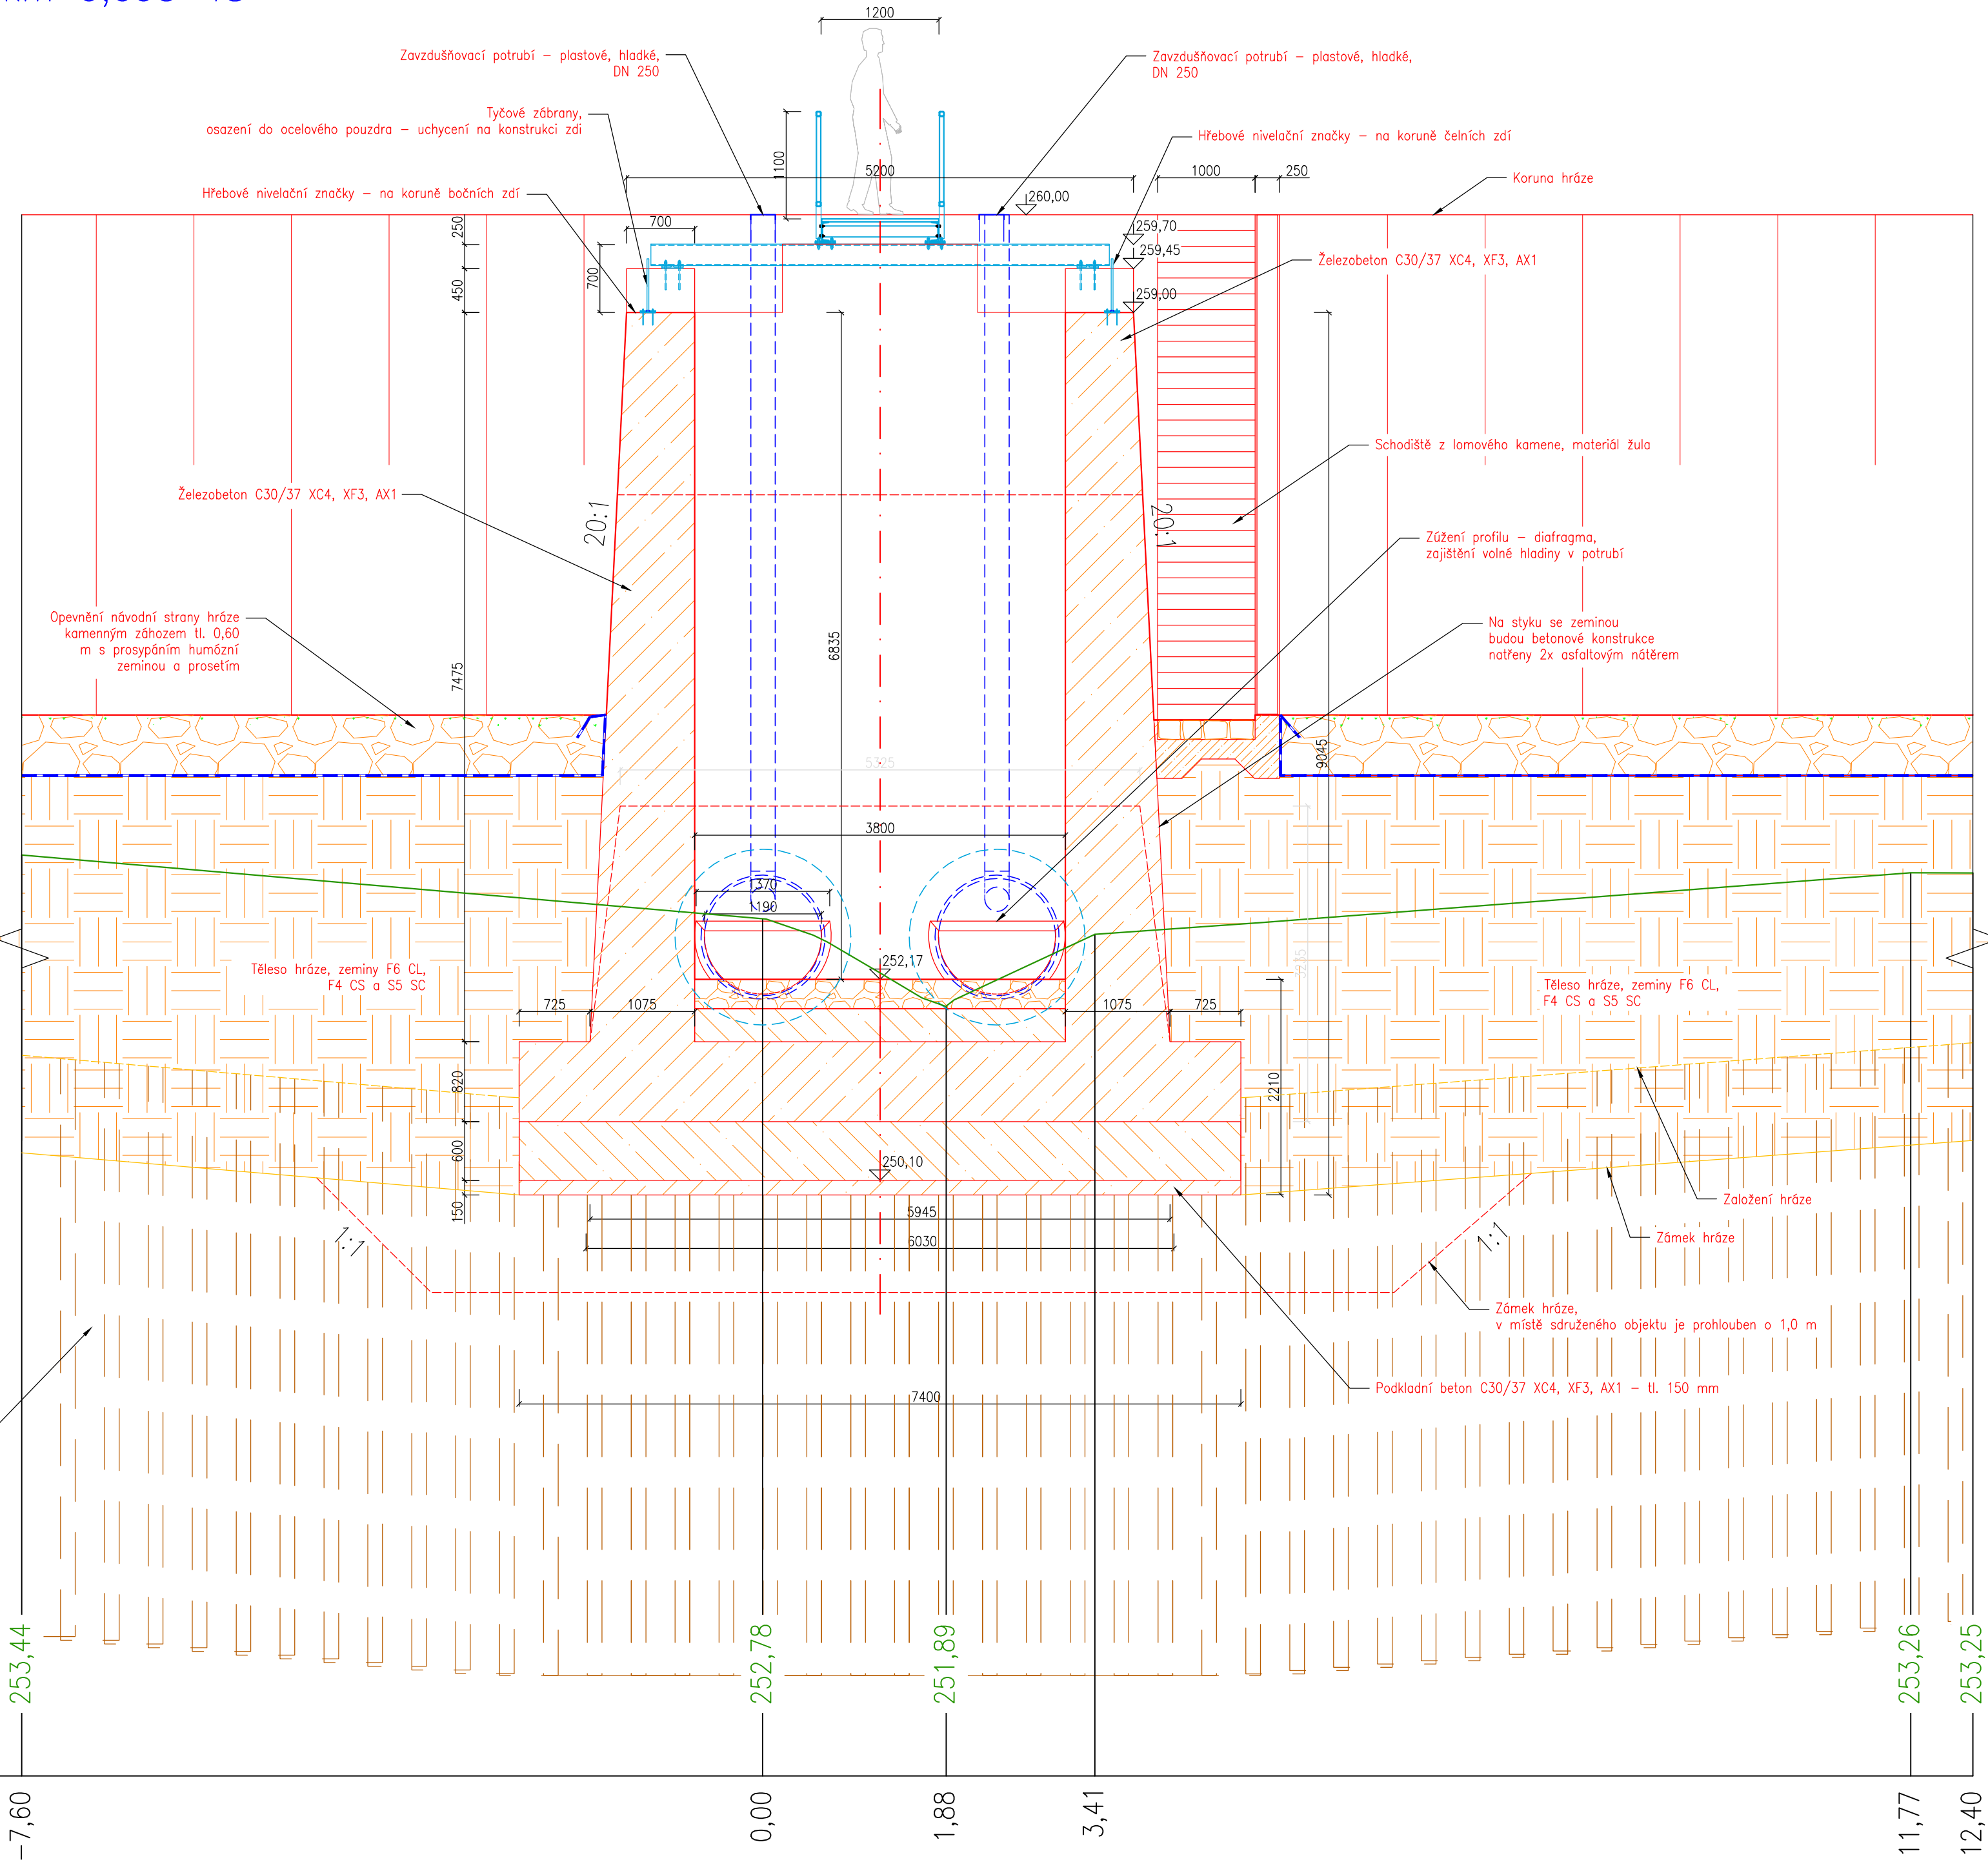




PR: 6  
km 0,101 48

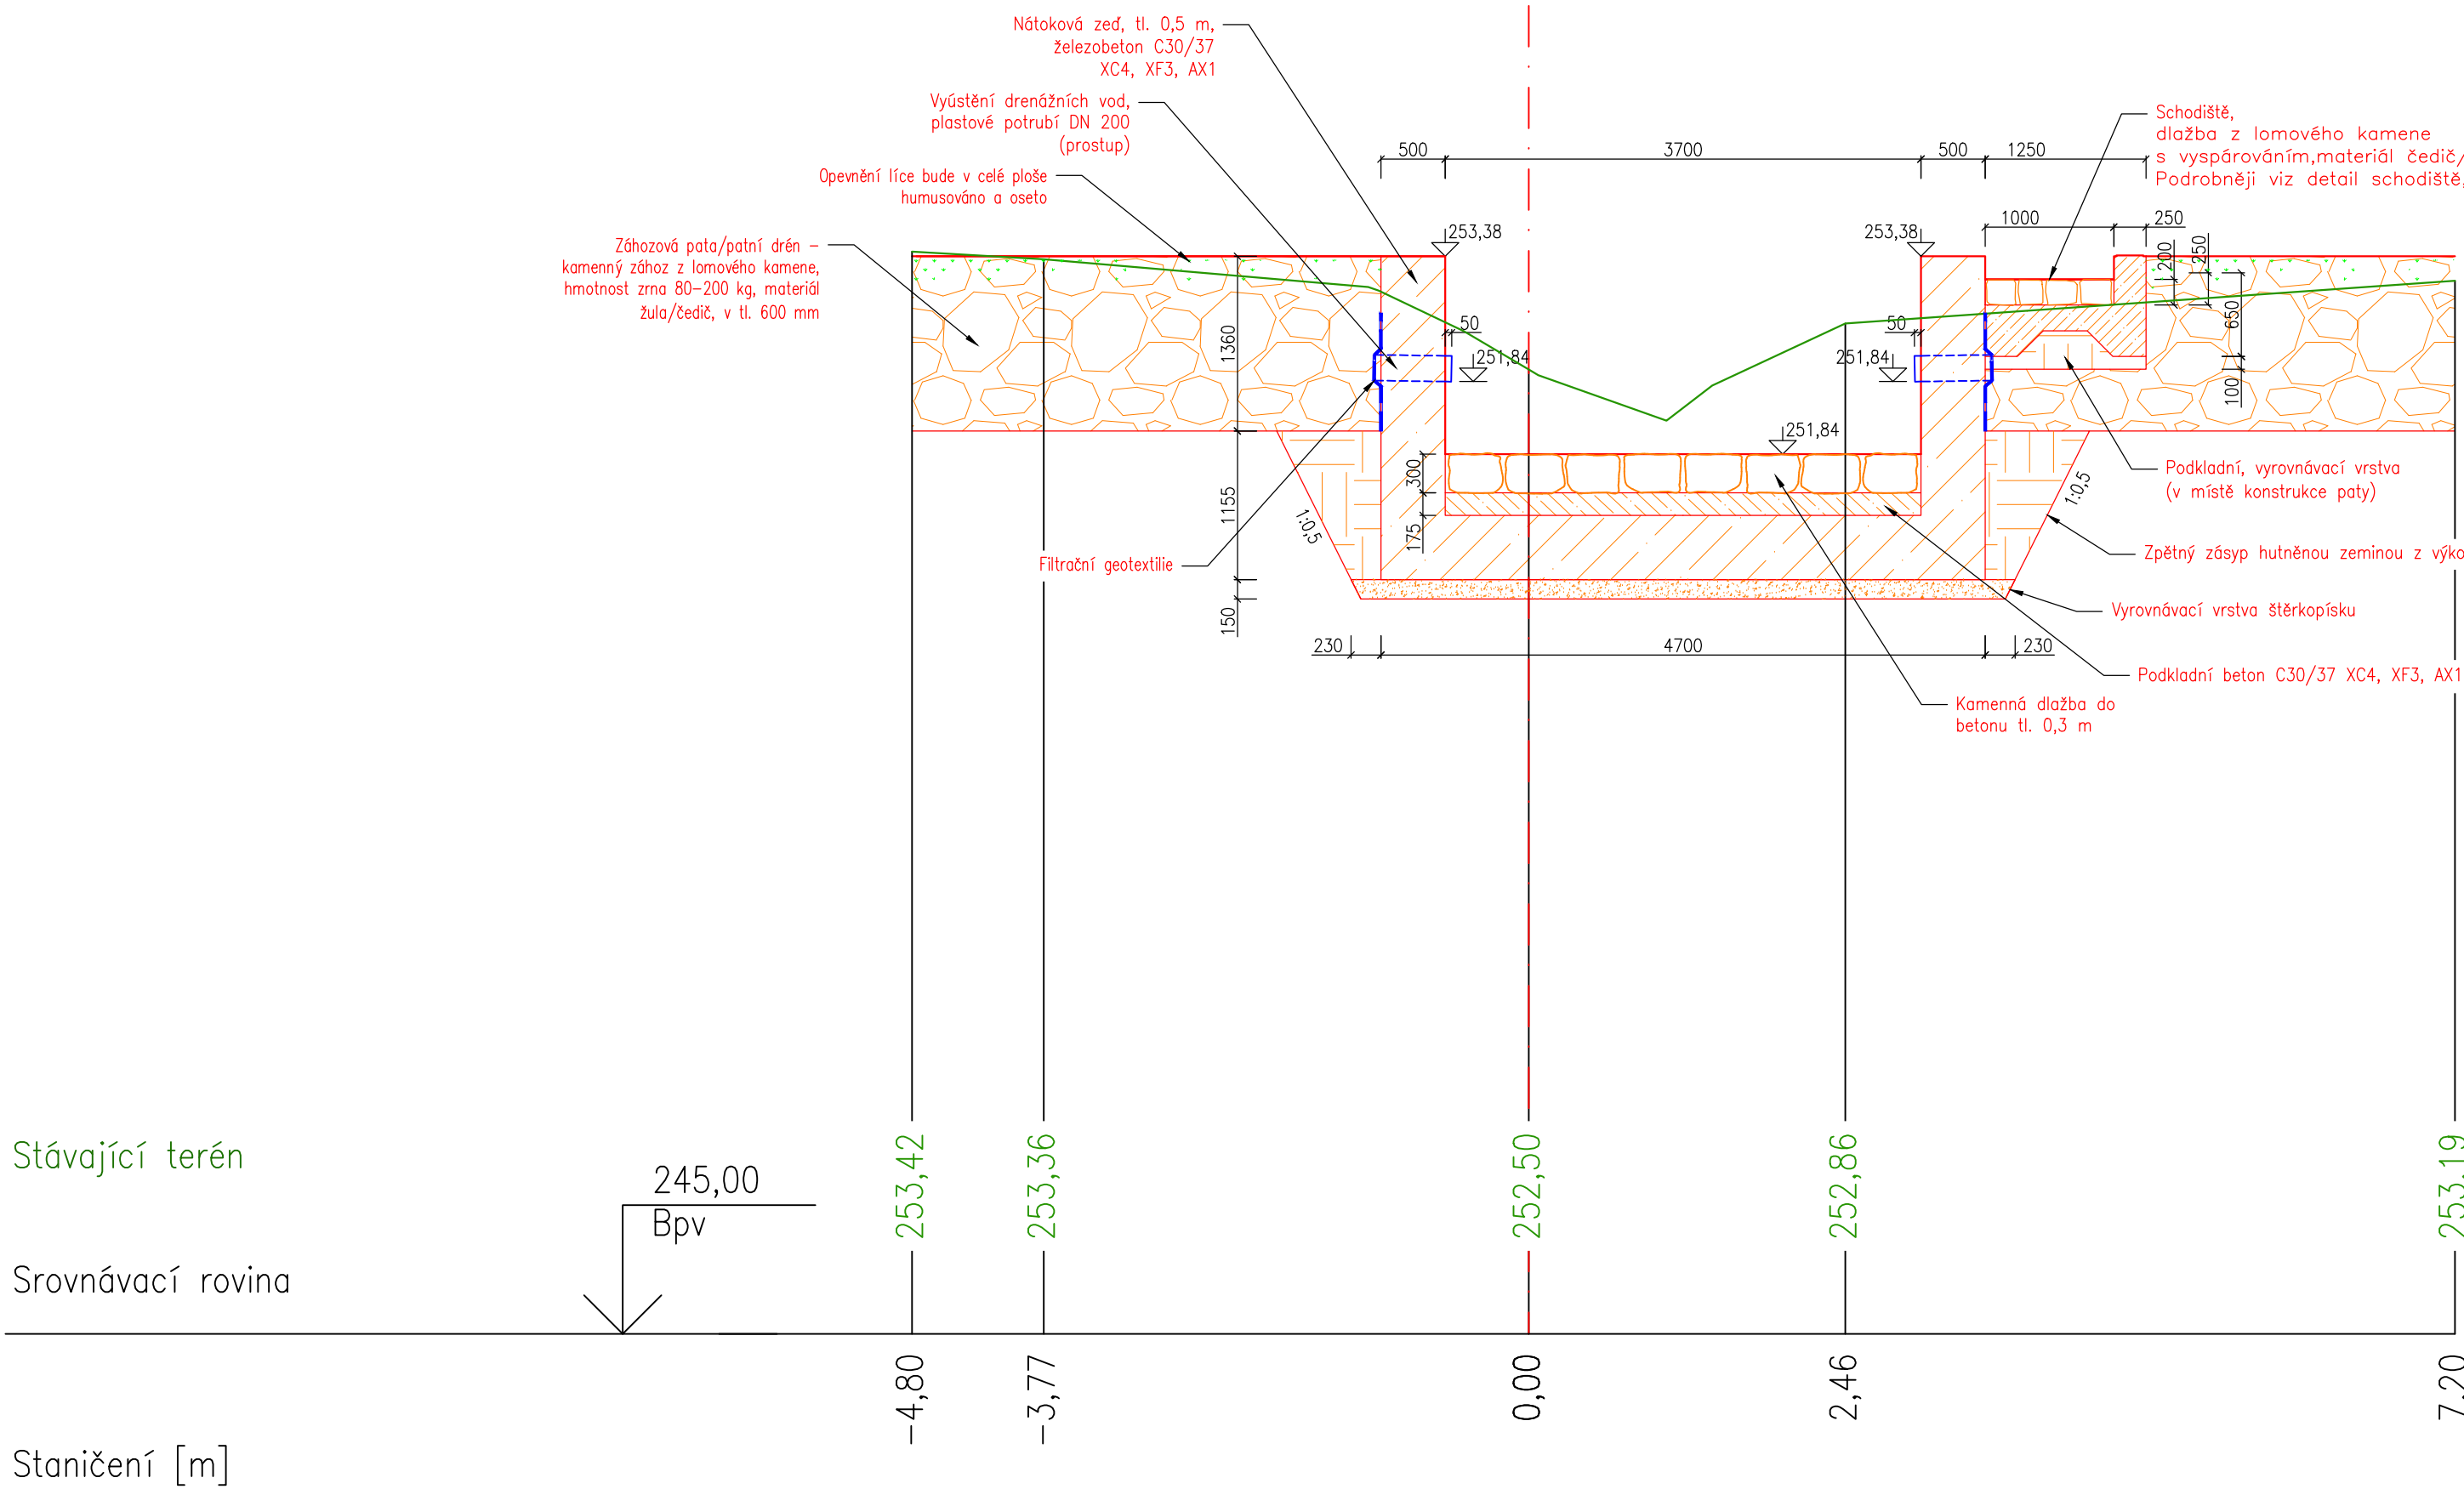

PR: 7  
km 0,107 91

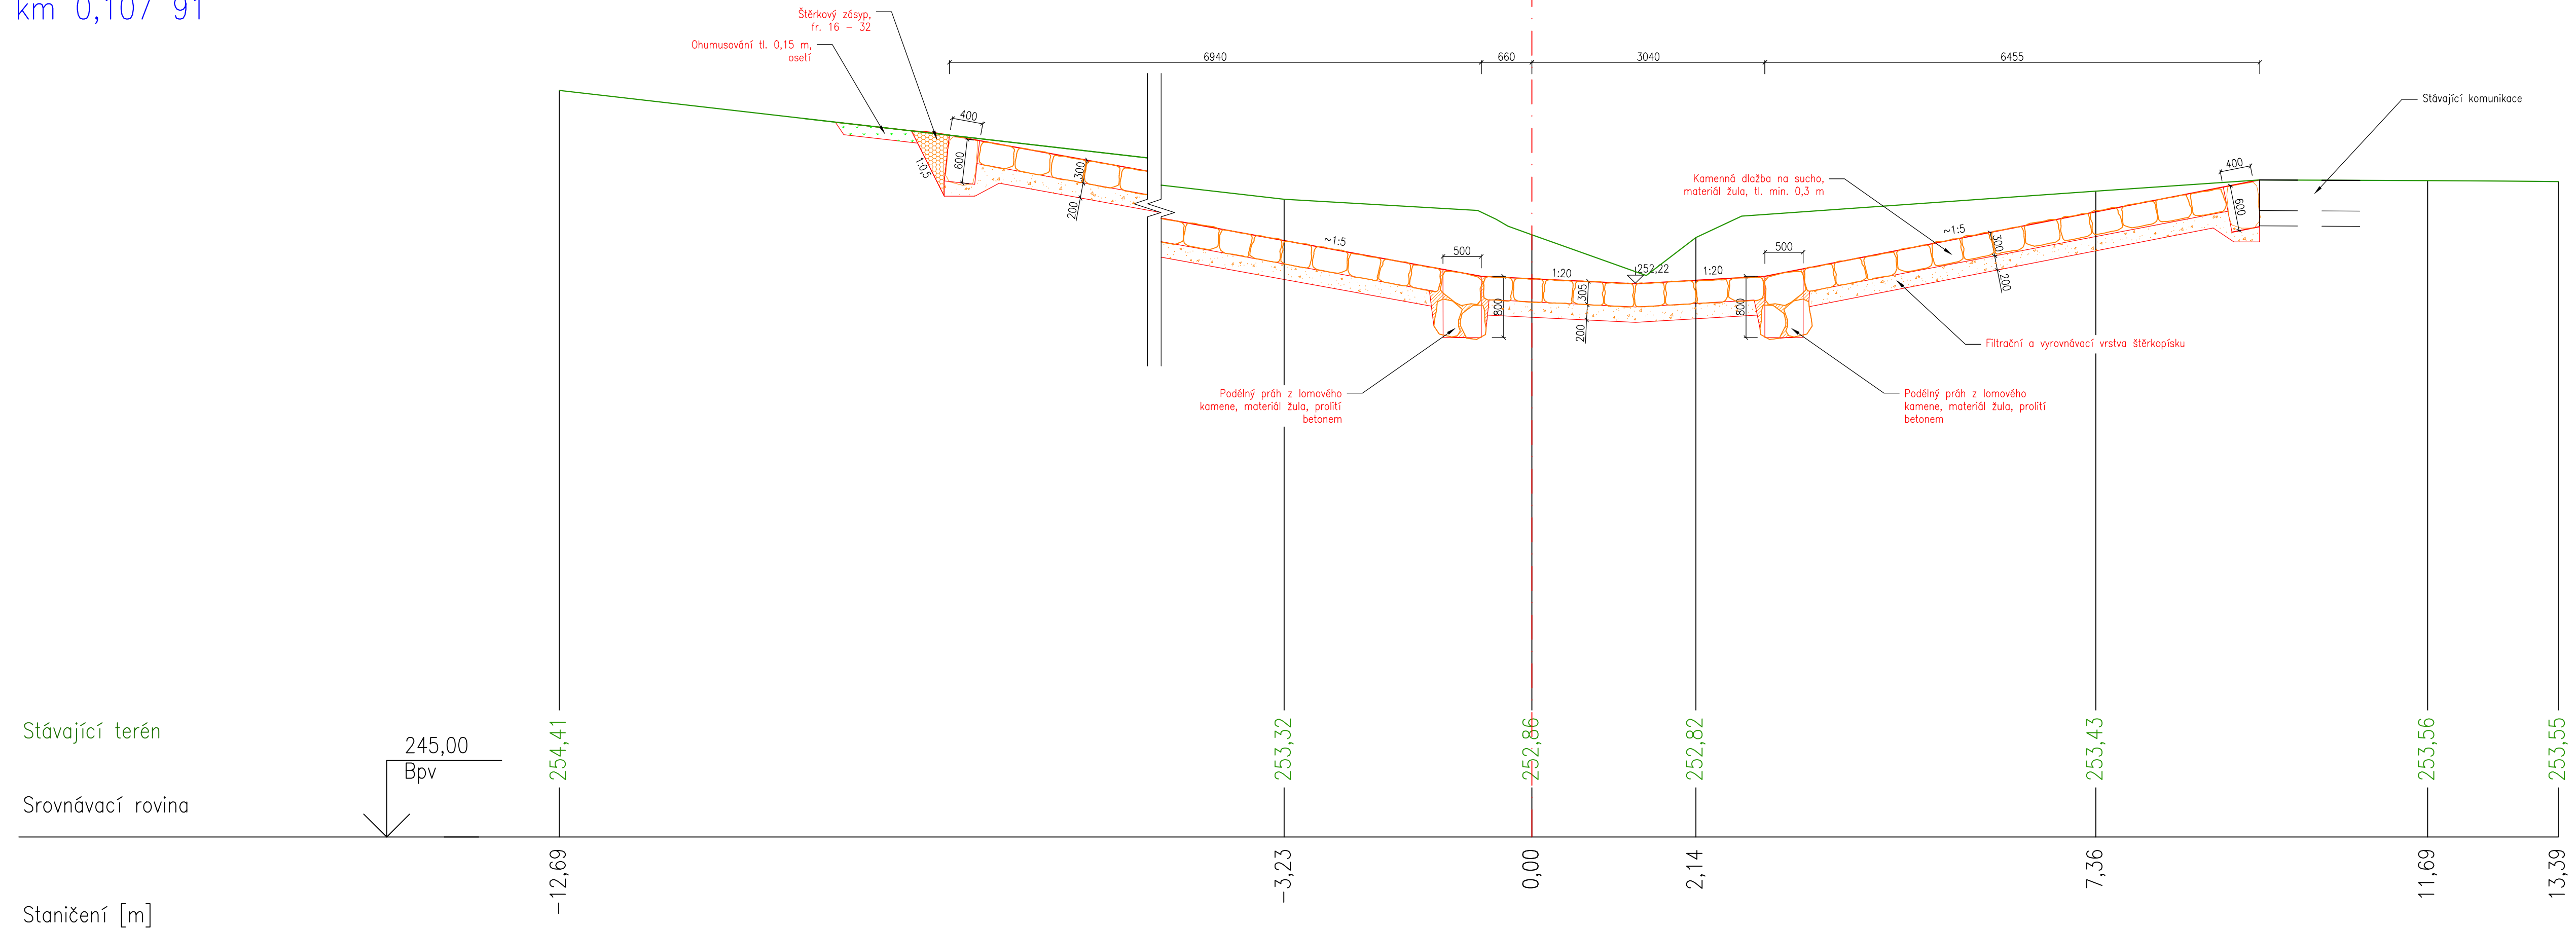



PR: 8

km 0,112 87

