


Elektroinstalace - Půdorys 1NP - světelné obvody

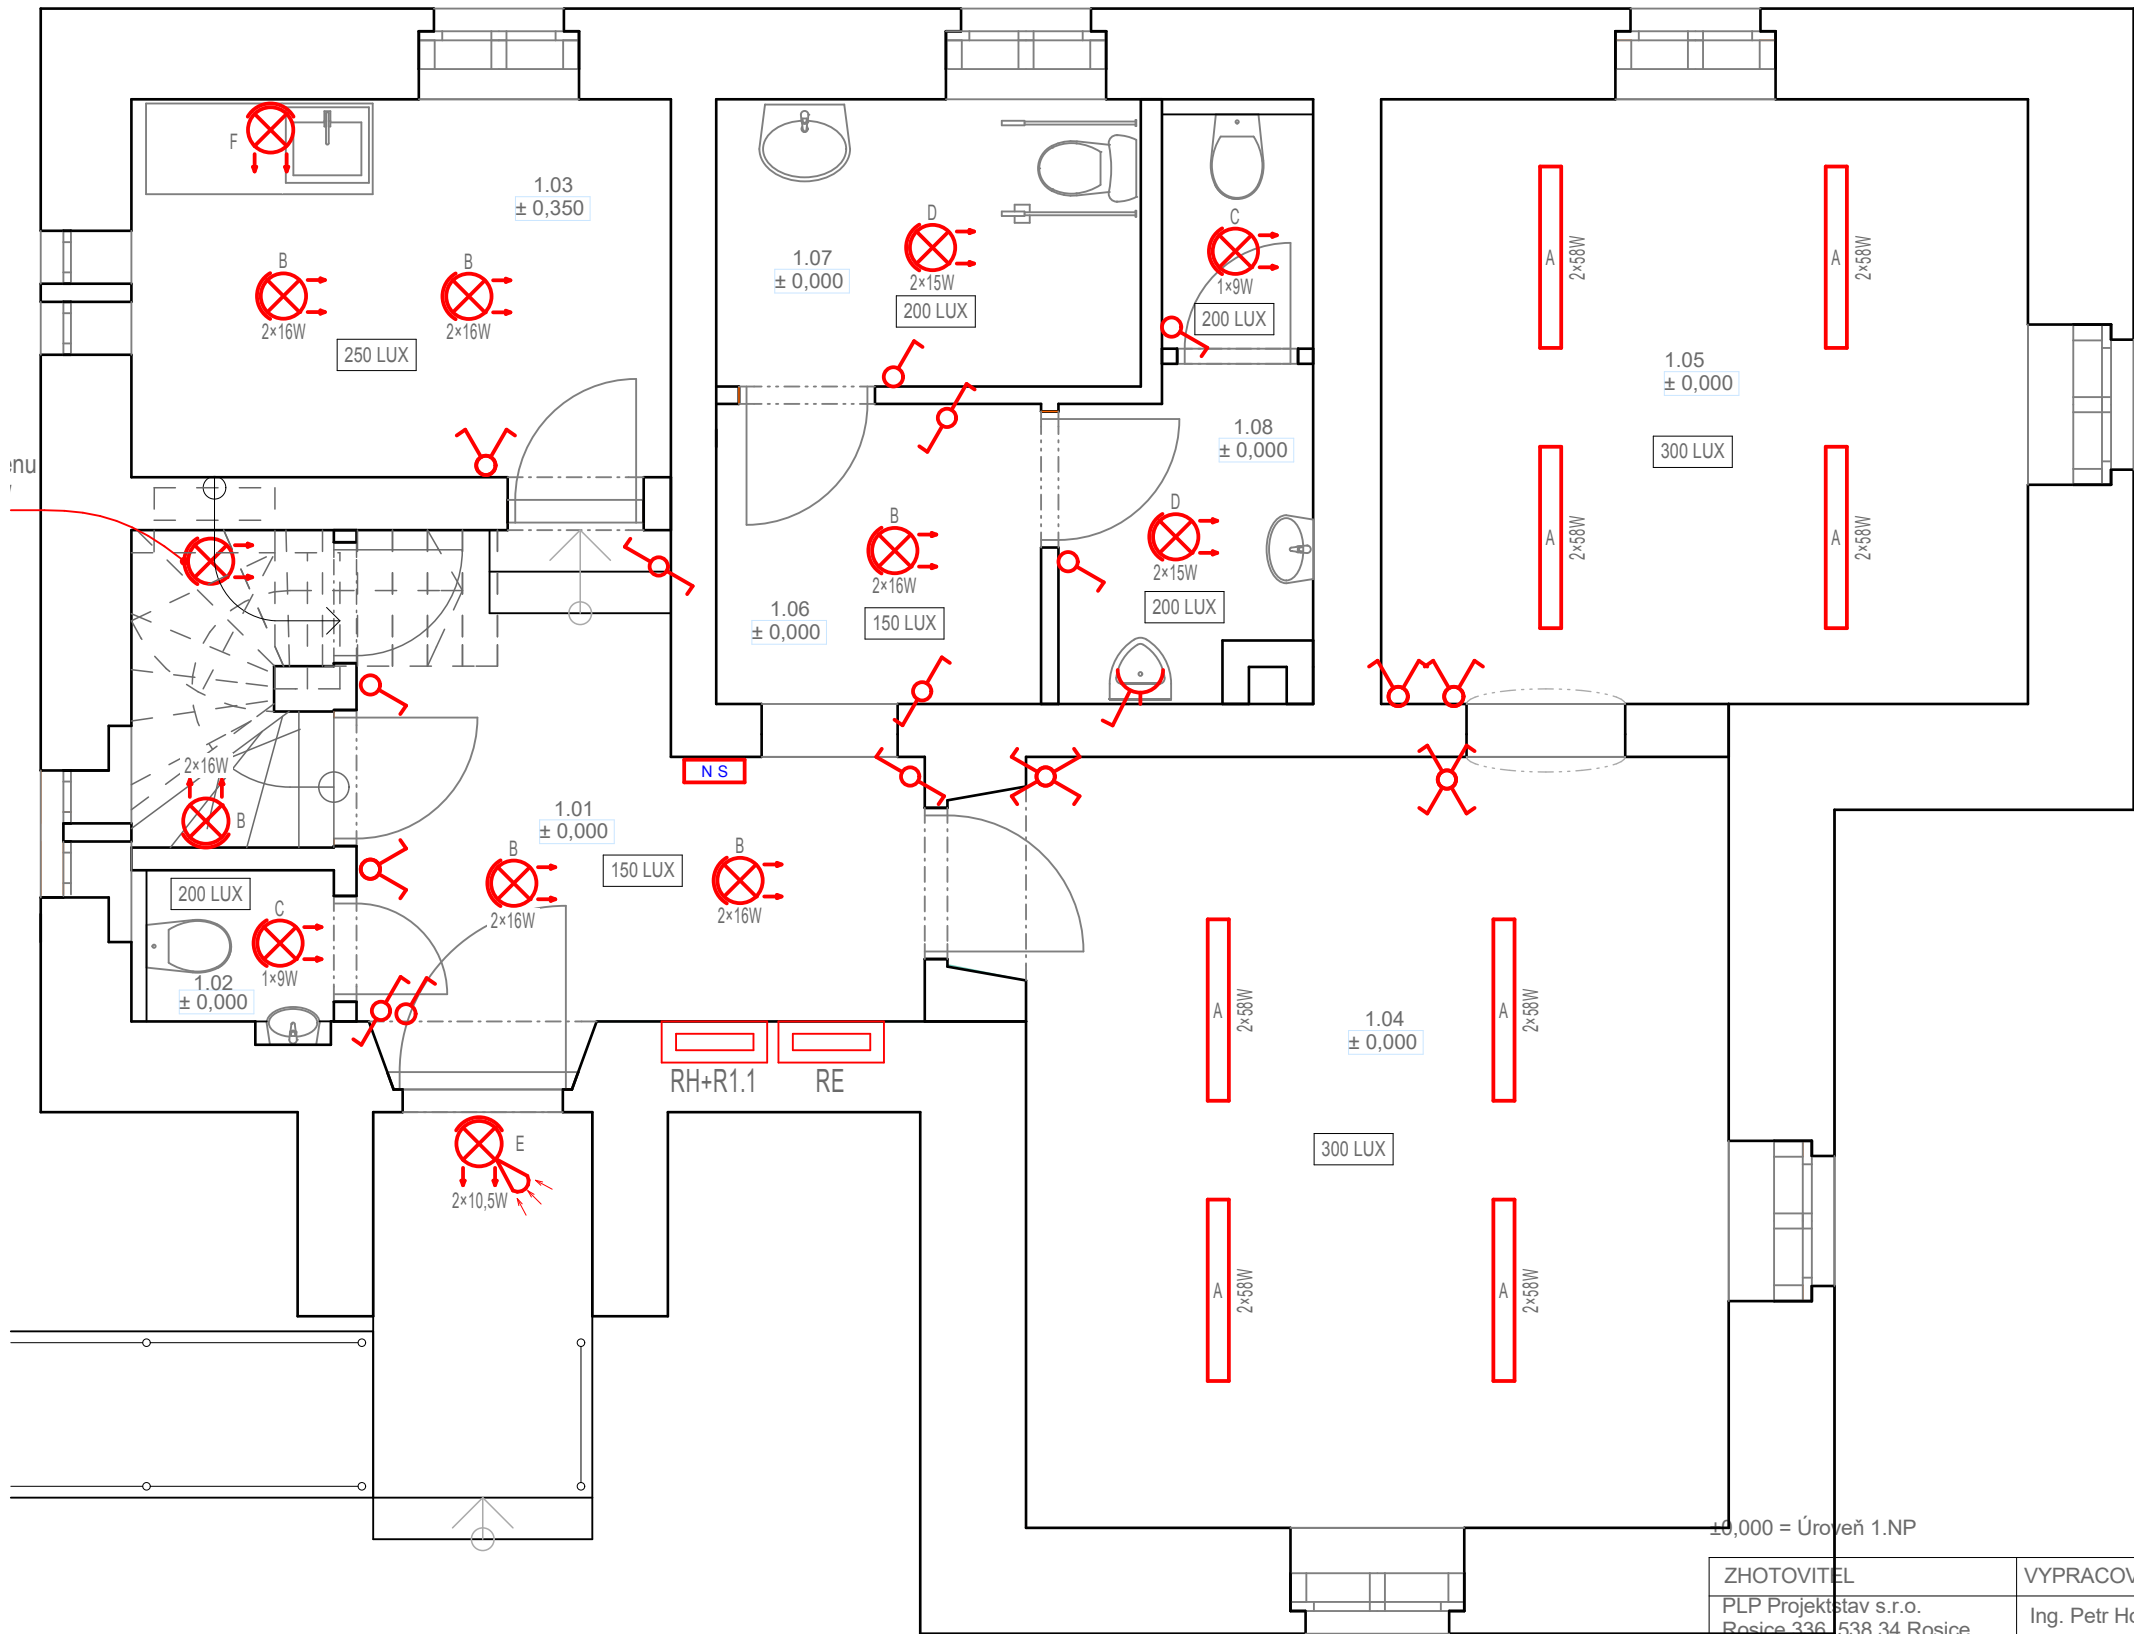

LEGENDA:

- SVÍTIDLO ZAVĚSNÉ ŽÁŘIVKOVÉ, STROPNÍ - typ A
- SVÍTIDLO LEDKOVÉ ZAVĚSNÉ, NÁSTĚNNÉ, STROPNÍ S ČIDLEM - typ E
- SVÍTIDLO LEDKOVÉ ZAVĚSNÉ, NÁSTĚNNÉ, STROPNÍ - typ B, C, D
- ZÁSUVKA 230 V - STANDARD
- DVOJZÁSUVKA 230 V - STANDARD
- ZÁSUVKA 400 V - STANDARD
- VÝVOD PRO SPORÁK
- VÝVOD 230 V (digestoř, rozdělovač, pisoár...)
- SVĚTELNÝ VYPÍNAČ - STANDARD
- SVĚTELNÝ VYPÍNAČ (SCHODIŠŤOVÝ) - STANDARD
- SVĚTELNÝ VYPÍNAČ PŮLENÝ- STANDARD
- SVĚTELNÝ VYPÍNAČ PŮLENÝ(SCHODIŠŤOVÝ) - STANDARD
- STA - SDĚLOVACÍ ZÁSUVKA PRO TV,AUDIO, INTERNET
- TLAČÍTKO DOMOVNÍ ZVONEK (U VCHODOVÝCH DVEŘÍ ZVONKOVÉ TABLO, V MÍSTNOSTI AKUSTICKÉ ZAŘÍZENÍ)
- SVÍTIDLO NOUZOVÉ SMĚROVÉ S PIKTOGRAMEM A VLASTNÍM ZDROJEM 1x3,3W; 3 hod
- ROZVADĚČ BYTOVÝ

POZN.  
VÝŠKA ZÁSUVKOVÝCH VÝVODŮ 0,2m, V KUCHYNI 0,6 A 1,2mEA, VENKOVNÍ ZÁSUVKA 0,6 m,  
VÝŠKA SPÍNAČŮ 1,2m.  
V KOUPELNĚ A VENKOVNÍM PROSTŘEDÍ BUDOU ZÁSUVKY CHRÁNĚNY PROUDOVÝM  
CHRÁNIČEM S VYBAVOVACÍM PROUDEM 30mA A BUDE ZDE PROVEDENA OCHRANA  
MÍSTNÍM POSPOJOVÁNÍM.  
DO ZÁKLADOVÝCH PASŮ BUDE PŘI BETONÁŽI OSAZEN ZEMNÍČÍ PÁSEK FeZn S  
POŠPOJENÍM DO OKVIPOTENCIÁLNÍ SVORKOVNICE POD ROZVADĚČEM.  
MOŽNÉ ÚPRAVY ROZMÍSTĚNÍ UPŘESNIT NA STAVBĚ.  
PŘI MONTÁŽI NUTNO DODRŽET USTANOVENÍ NOREM PRO MONTÁŽ ELEKTRICKÉHO  
ZAŘÍZENÍ NA HOŘLAVÉ HMOTY (STAVEBNÍ MATERIÁL - STUPEŇ HOŘLAVOSTI - C1) !!!



ZHOTOVITEL	VYPRACOVAL	ZODP. PROJEKTANT
PLP Projektstav s.r.o. Rosice 336 538 34 Rosice	Ing. Petr Hoffmann	Ing. Václav Pohorský tel. 776 850 534

INVESTOR Národní hřebčín Kladruby nad Labem, státní příspěvková organizace, č.p. 1, 53314 Kladruby nad Labem

Stavební úpravy č.p. 122 na "Turistické centrum  
hřebčína Slatiňany"

k.ú. Slatiňany [749796], par.č.st. 156, 63

Profese: Silnoproudá elektrotechnika

Elektroinstalace - Půdorys 1NP - světelné obvody

FORMÁT	2xA4
DATUM	11 / 2017
STUPEŇ	DSP, DPS
MĚŘÍTKO 1:50	Č. VÝKRESU D.1.4.4.1