


Tabulka místností				
Číslo	Název	Plocha [m²]	Podlaží	Průřez
0.01	PRÁK	13,38	POLSKÉ LAMOVÉ	PRŮZNĚ BETONOVÉ ŽIVÝ
0.02	SCHODIS	18,89	POLSKÉ LAMOVÉ	MALBA
0.03	UTRAT	13,77	POLSKÉ LAMOVÉ	BEZ GRÁFICKÉ
0.04	KUPEL	1,82	POLSKÉ LAMOVÉ	VARHOVNOVNOVÁ DĚLA S
0.05	VEŠP	4,72	POLSKÉ LAMOVÉ	SK POKALD
0.06	RESTAURACONSKÁ SALA	11,83	POLSKÉ LAMOVÉ	VARHOVNOVNOVÁ DĚLA
0.07	MOKRY PROCES	5,38	POLSKÉ LAMOVÉ	VARHOVNOVNOVÁ DĚLA
0.08	SKLAD	4,88	POLSKÉ LAMOVÉ	VARHOVNOVNOVÁ DĚLA
0.09	CHODBA	46,56	POLSKÉ LAMOVÉ	PRŮZNĚ BETONOVÉ ŽIVÝ
0.10	KUCHYNA	5,81	POLSKÉ LAMOVÉ	MALBA
0.11	KC 1 - KUCHYNA	1,86	POLSKÉ LAMOVÉ	SK POKALD
0.12	KC 2 - KUCHYNA	1,86	POLSKÉ LAMOVÉ	SK POKALD
0.13	KC 3 - KUCHYNA	1,86	POLSKÉ LAMOVÉ	SK POKALD
0.14	KC 4 - KUCHYNA	1,86	POLSKÉ LAMOVÉ	SK POKALD
0.15	KC 5 - KUCHYNA	1,86	POLSKÉ LAMOVÉ	SK POKALD
0.16	KC 6 - KUCHYNA	1,86	POLSKÉ LAMOVÉ	SK POKALD
0.17	KC 7 - KUCHYNA	1,86	POLSKÉ LAMOVÉ	SK POKALD
0.18	KC 8 - KUCHYNA	1,86	POLSKÉ LAMOVÉ	SK POKALD
0.19	KC 9 - KUCHYNA	1,86	POLSKÉ LAMOVÉ	SK POKALD
0.20	KC 10 - KUCHYNA	1,86	POLSKÉ LAMOVÉ	SK POKALD
0.21	KC 11 - KUCHYNA	1,86	POLSKÉ LAMOVÉ	SK POKALD
0.22	KC 12 - KUCHYNA	1,86	POLSKÉ LAMOVÉ	SK POKALD
0.23	KC 13 - KUCHYNA	1,86	POLSKÉ LAMOVÉ	SK POKALD

- STUDENÁ VODA
- TEPLÁ VODA
- POŽÁRNÍ VODOVOD

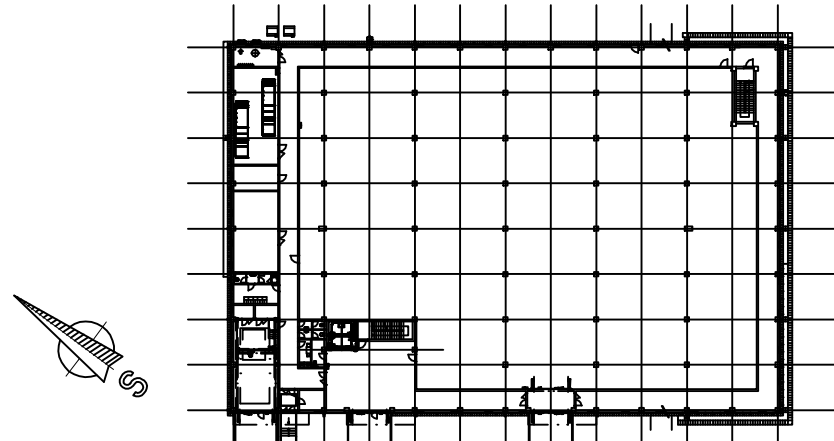

±0,000=270,200 B.p.v.
SOUŘADNICE V SOUŘADNICOVÉM SYSTÉMU S-JTSK A VÝŠKOVÉM SYSTÉMU BALT PO VYROVNÁNÍ.

REVIZE Č.:	OBSAH :	DATUM :

TENTO VÝKRES JE DLE AUTORSKÉHO ZÁKONA MAJETKEM PROJEKTOVÉHO ATELIERU, JEHO KOPÍROVÁNÍ A ROZŠÍŘOVÁNÍ JE MOŽNO POUŽÍTE SE SOUHLASEM AUTORA

MÍSTO STAVBY:	AREÁL NÁRODNÍHO ZEMĚDĚLSKÉHO MUZEA V ČÁSLAVI, JENÍKOVSKÁ 1762, 286 01 ČÁSLAV
OBJEDNATEL:	NÁRODNÍ ZEMĚDĚLSKÉ MUZEUM, S.P.O., KOSTELNÍ 44, 170 00 PRAHA 7
ZÁSTUPCE INVESTORA:	Ing. M.PŮČEK, MBA, Ph.D., GENERÁLNÍ ŘEDITEL A Ing. Z.VÍCH, CSc., PROVOZNĚ-EKONOMICKÝ NÁMĚSTK

PROJEKTANT:



**PROJEKTOVÝ ATELIER
PRO ARCHITEKTURU A POZEMNÍ STAVBY, s.r.o.**
BĚLEHRADSKÁ 199/70, 120 00, PRAHA 2, IČO : 45308616
TEL.: 224 255 555, 222 512 997 WWW.ATELIERTS.CZ EMAIL: ATELIERTS@ATELIERTS.CZ

ODPOV.PROJEKTANT:	ZPRACOVATEL ČÁSTI:	KRESLIL:	KONTROLOVAL:
JIRÍ HOLUB	JIRÍ HOLUB	JIRÍ HOLUB	Ing.arch. T.SANTAVÝ
Č.ZAK.: 912 110 17 00	NÁZEV DÍLA:	Č.PARE:	
DATUM: 11/2017	PROJEKTOVÁ DOKUMENTACE PRO PŘEVODNÍ STAVBY PRO PROVOZNÍ NÍZKONÁKLADOVÝ DEPOZITÁŘ ČÁSLAV	Č.PÁLOHY:	
POČET A4: 12			
NÁZEV DWG:			
MĚŘÍTKO: 1:100	ČÁST:	D1.4.1.1 Zdravotně technické instalace	
STUPEŇ: DPS	NÁZEV PŘÍLOHY:	PŮDORYS 1.NP VODOVOD	
PROFESE: ZTI		V1	