



ROZVOD PLYNU

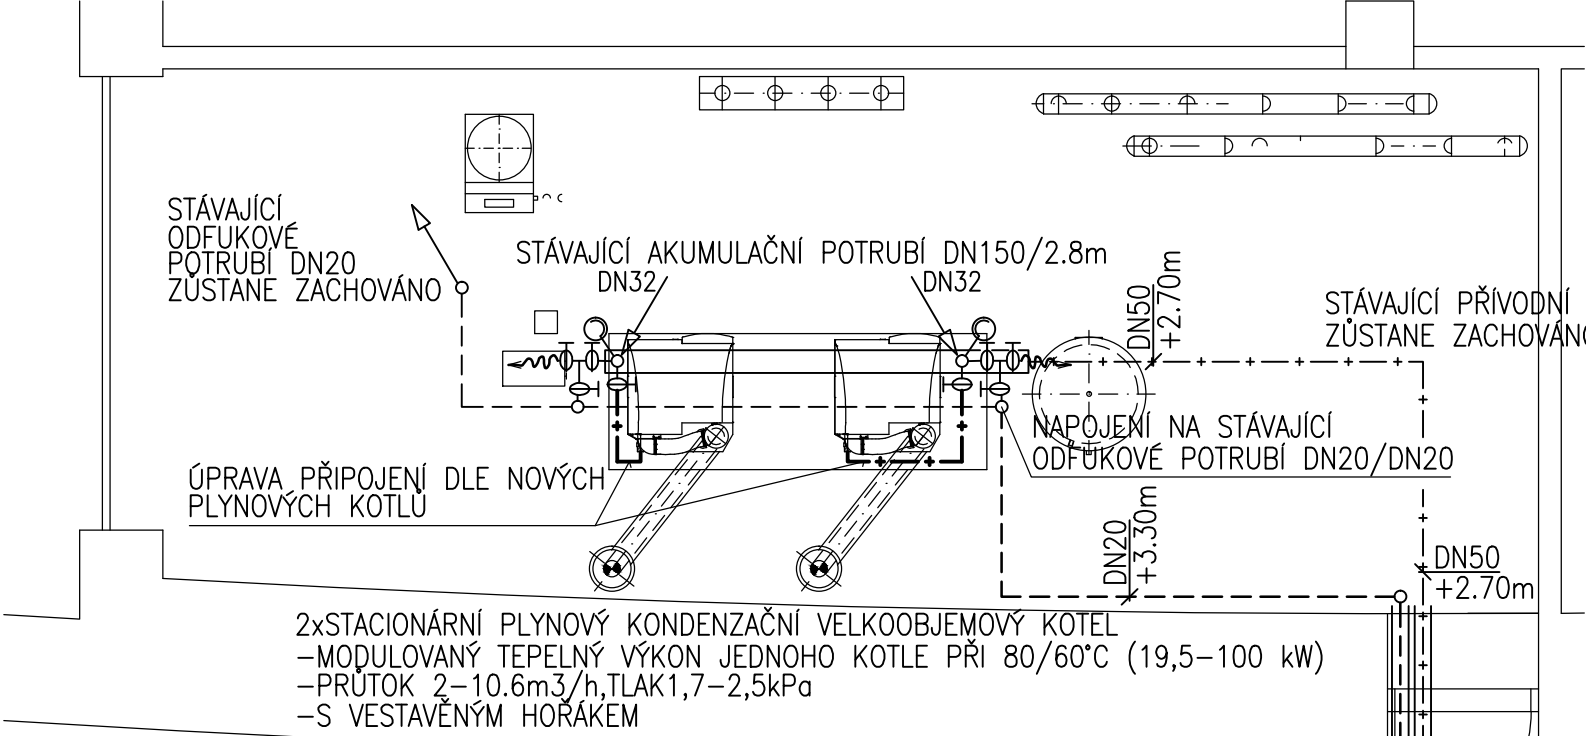

LEGENDA:

- + - STÁVAJÍCÍ ROZVOD PLYNU
  - + - NOVÝ ROZVOD PLYNU-TRUBKY OCELOVÉ Z MATERIÁLU SE ZARUČENOU SVAŘITELNOSTÍ DLE ČSN420142
  - STÁVAJÍCÍ ODVĚTRÁVACÍ PLYNOVÉ POTRUBÍ
  - NOVÉ ODVĚTRÁVACÍ POTRUBÍ
- PLYNOVODNÍ POTRUBÍ PŘI PROSTUPU KONSTRUKCEMI BUDE OPATŘENO CHRÁNIČKOU ARMATURY GIACOMINI
- POZNÁMKA:
- POŽÁRNÍ ÚPRAVY-PŘI PROSTUPU POTRUBÍ DO JINÉHO POŽÁRNÍHO ÚSEKU-SYSTÉMY(INTUMEX, HILTI)
- VÝŠKY U POTRUBÍ UVEDENY ORIENTAČNĚ BUDOU DOPŘESNĚNY PŘI PROVÁDĚNÍ DLE VÝŠEK STÁVAJÍCÍCH ROZVODŮ A KONSTRUKCÍ

SCHÉMA PLYNOVODU:

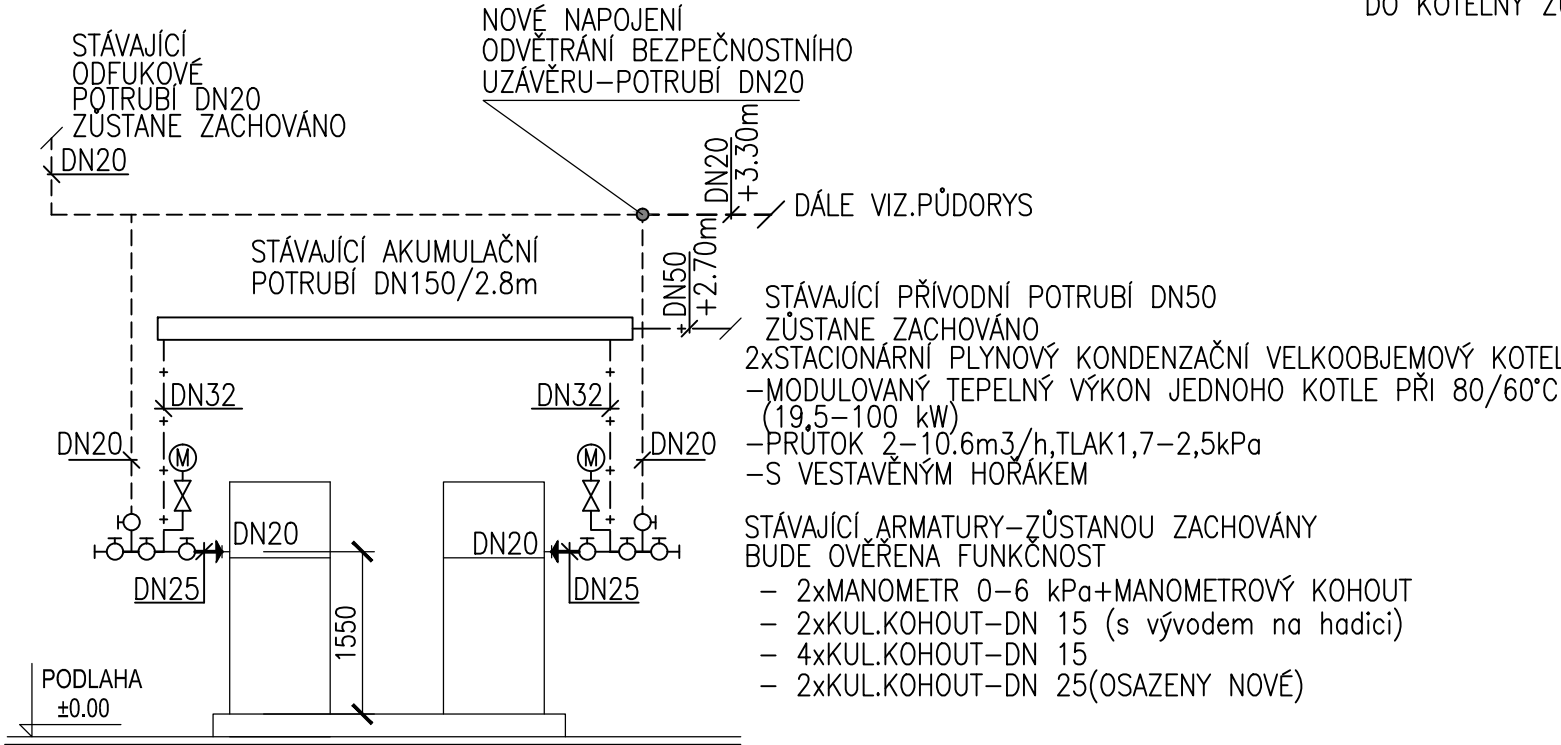

|  |  |           |              |
|--|--|-----------|--------------|
| PROJEKTANT: ING.LADISLAV DRÁBEK, AUTORIZACE Č. 0701050       |  |           |              |
| INVESTOR: POVODÍ MORAVY, s.p., DŘEVAŘSKÁ 932/11, 602 00 BRNO |  |           |              |
| AKCE:  | ADMIN. BUDOVA ZHM - PLYNOVÁ KOTELNA<br>U Dětského domova 263, Olomouc                | DATUM     | 11/2018      |
|  |  | MĚŘÍTKO   | 1:50         |
| OBJEKT:  | VÝMĚNA PLYNOVÝCH KOTLŮ   | STUPEŇ PD | DPS          |
|  |  | VÝKRES Č. | D.1.4.1-2.02 |
| ČÁST:  | D.1.4 - TECHNIKA PROSTŘEDÍ STAVEB<br>D.1.4.1 - ZTI - KANALIZACE,VODOVOD,ROZVOD PLYNU | PARÉ Č.   |              |
| NÁZEV:   | PŮDORYS, SCHÉMA-ROZVOD PLYNU   |           |              |