


Kabelová trasa ke chlorovně
Kabelová trasa v zemi

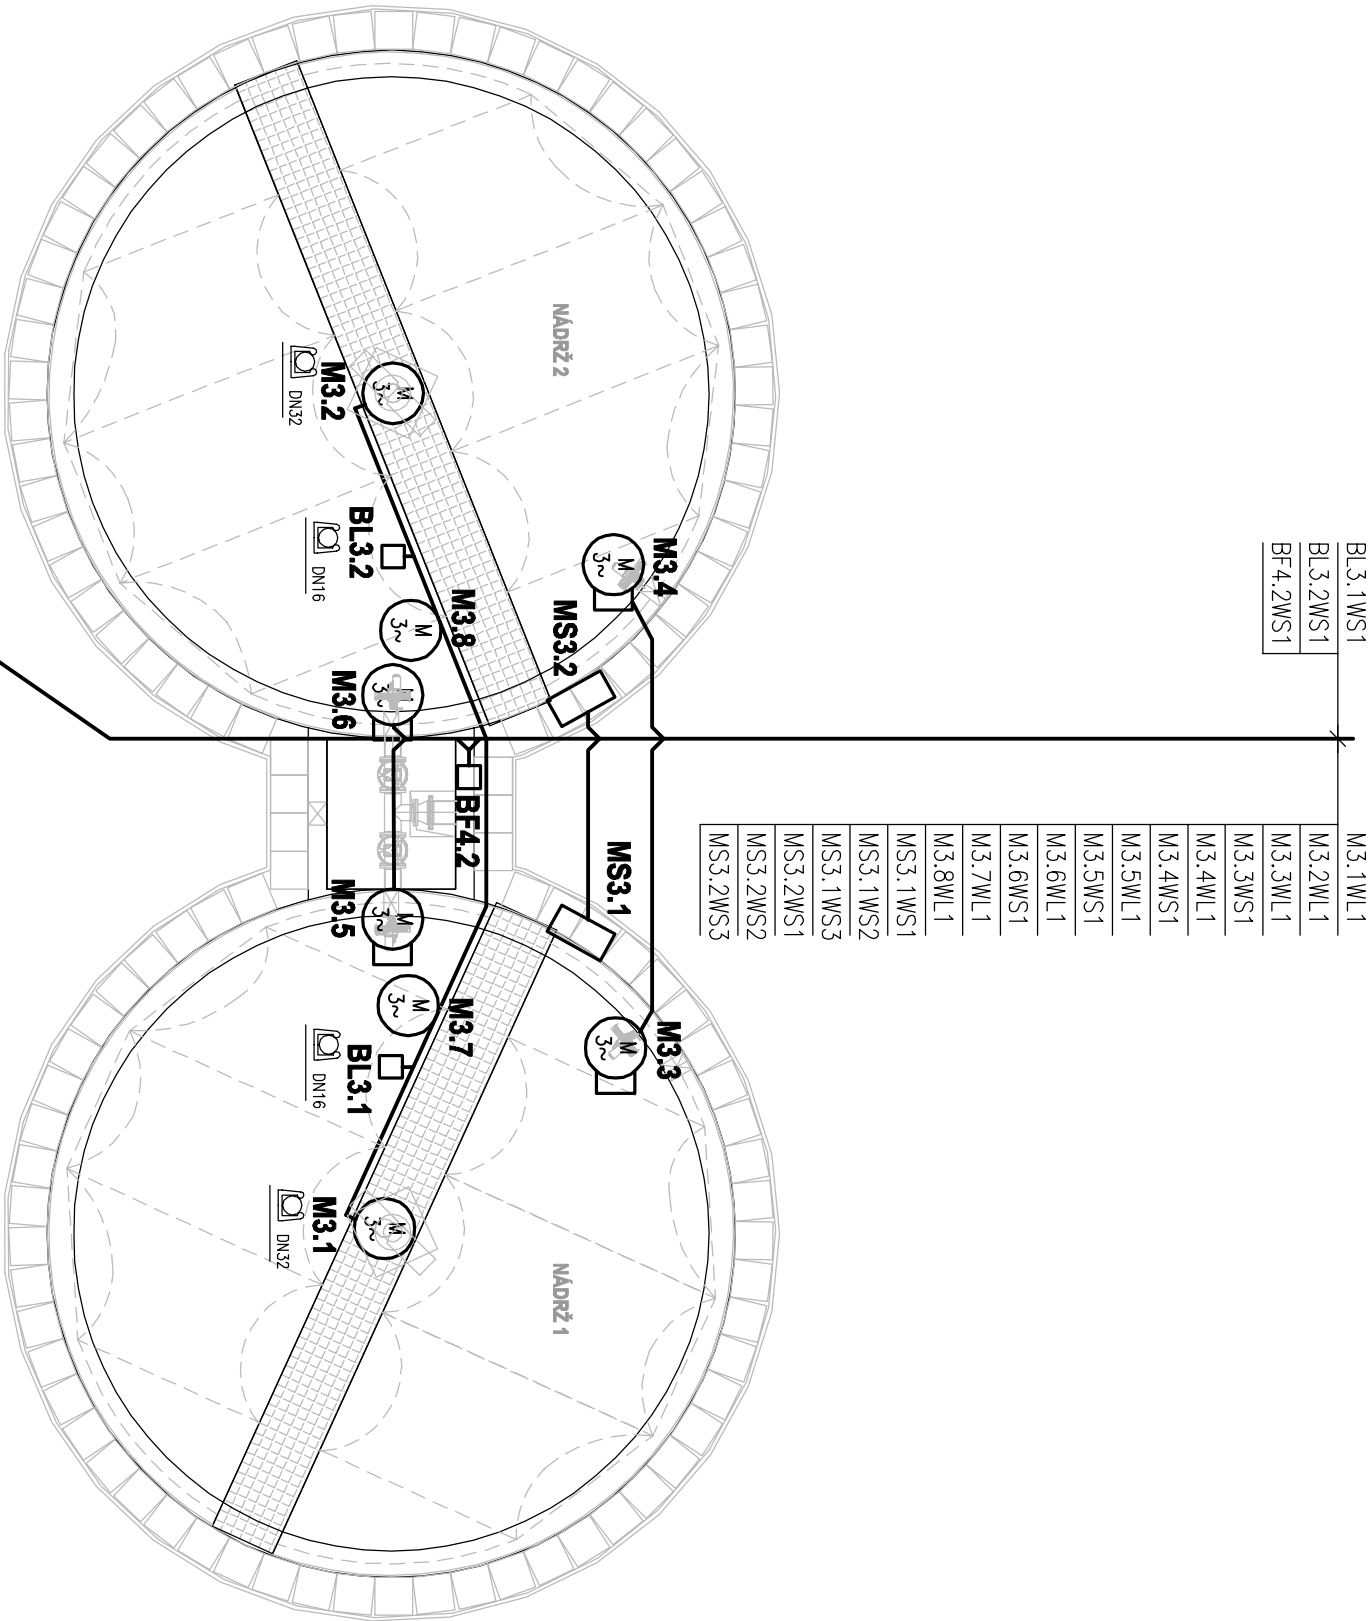

LEGENDA :

- MS** DEBLOKAČNÍ SKŘIŇ
- M** MOTOR ZAŘÍZENÍ
- M** SERVOPOHON UZÁVĚRU
- BL** ULTRAZVUKOVÝ SNÍMAČ HLADINY NA PARSHALLOVĚ ŽLABU
- BF** ULTRAZVUKOVÝ PRŮTOKOMĚR
- NEREZOVÁ TRUBKA UVEDENÉ VELIKOSTI

- FLEXIBILNÍ CHRÁNIČKA V ZEMI UVEDENÉ VELIKOSTI
- KABELOVÁ TRASA
- DOPLNJUCÍ POSPOJOVÁNÍ

POZNÁMKA :
V OBJEKTU BUDE PROVEDENO OCHRANNÉ A DOPLNJUCÍ POSPOJOVÁNÍ

NAPĚŤOVÉ SOUSTAVY : 3 N PE stř. 50Hz 230/400V/TN–C–S
2 = 24V ss PELV

OCHRANA PŘED NEBEZPEČNÝM DOTYKEM NEŽIVÝCH ČÁSTÍ (DLE ČSN 33 2000–4–41):
– AUTOMATICKÝM ODPOJENÍM OD ZDROJE
– MALÝM NAPĚTÍM

AQUATIS a.s. Tel: +420 541 554 111 E-mail: info@aquatis.cz
Botanická 834/56, 602 00 Brno Fax: +420 541 211 205 <http://www.aquatis.cz>

Zodpovědný projektant ING. SOŇA HLAVOŤA	Hlavní inženýr projektu ING. SOŇA HLAVOŤA	Vedoucí střešního ING. MILOŠ CHOBOLA
Vypracoval ING. JIRÍ WEITER	Kontroloval ING. MILOŠ CHOBOLA	Zakázkové číslo 3A1624852.B01

Datum 09/2018	Stupeň dokumentace TDW	Název souboru D_2_1_10_6_Homogenizacni_nadrze.dwg
------------------	---------------------------	--

Akce

**ODKANALIZOVÁNÍ A ČIŠTĚNÍ ODPADNÍCH VOD
AREÁLU VÝZKUMNÉHO ÚSTAVU VĚTERINÁRNÍHO LÉKAŘSTVÍ
V BRNĚ**

ČISTÍRNA ODPADNÍCH VOD - TECHNOLOGICKÁ ELEKTROINSTALACE

Příloha

DISPOZICE HOMOGENIZAČNÍCH NÁDRŽÍ	
Měřítko 1 : 100	Číslo přílohy D.2.1.10.6

Objednatel
VÝZKUMNÝ ÚSTAV VĚTERINÁRNÍHO LÉKAŘSTVÍ, v.v.i.