


# PŘEHLEDNÁ SITUACE

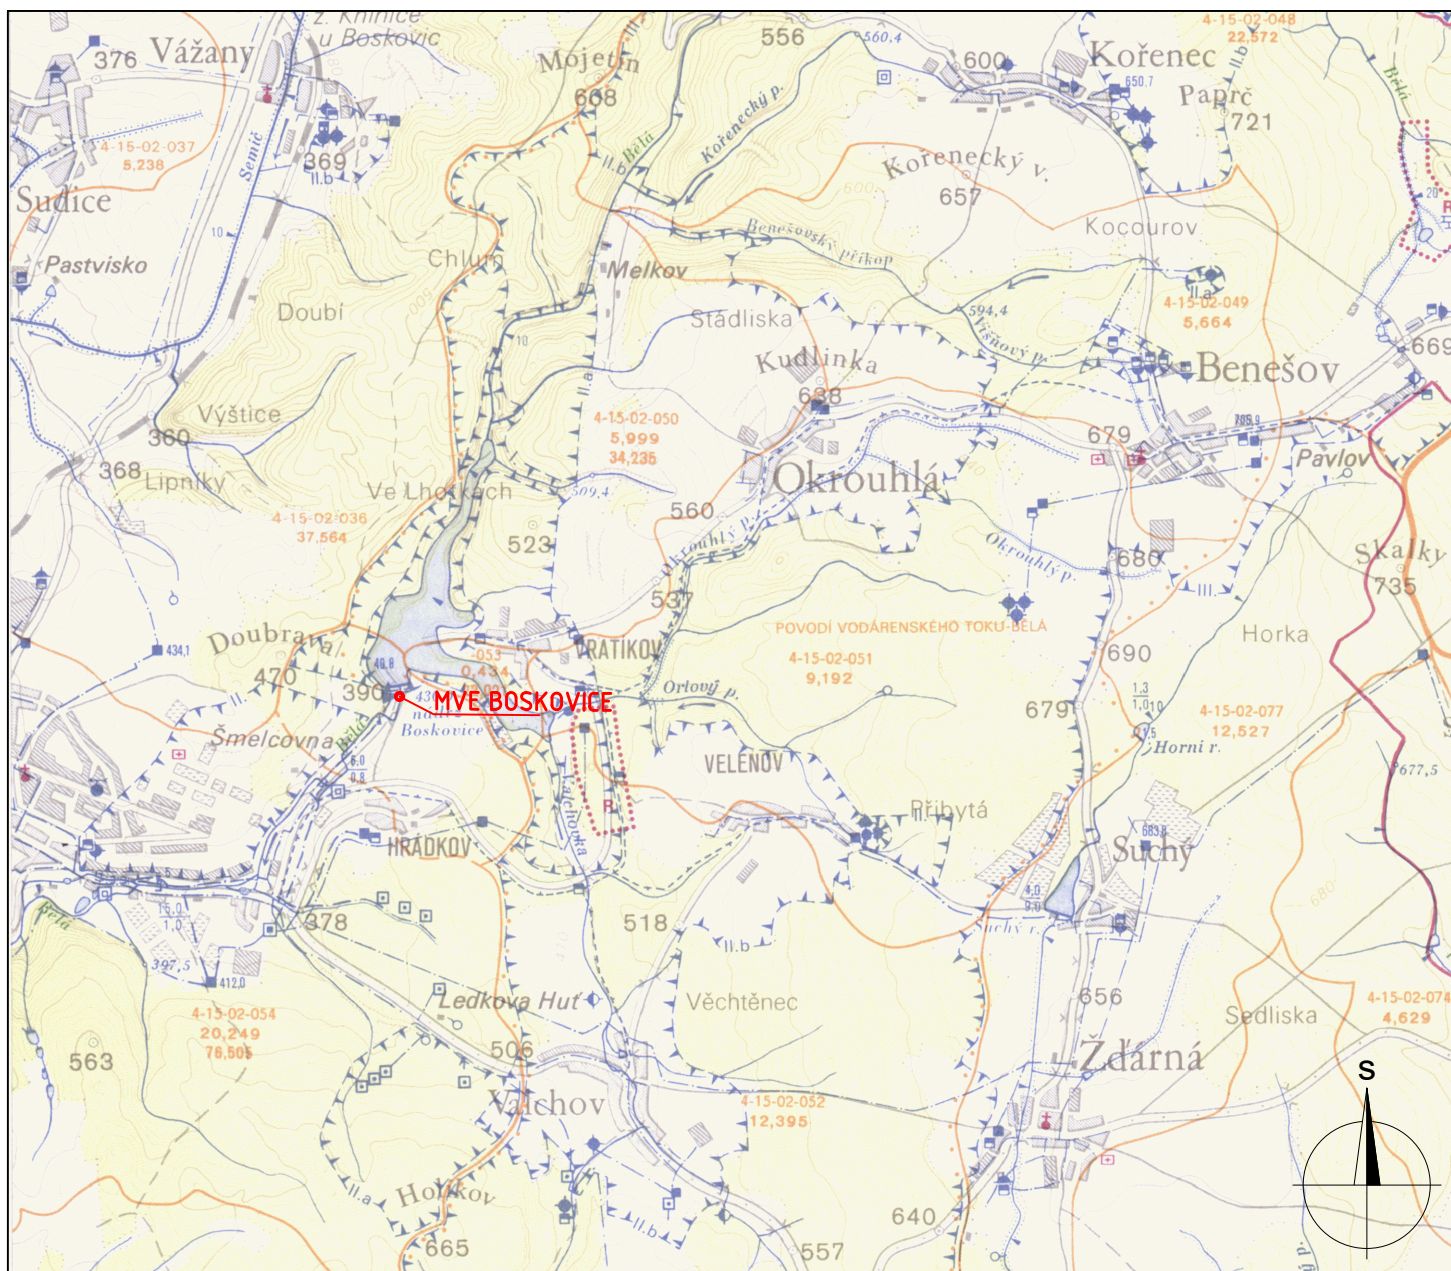

VÝŠKOVÝ SYSTÉM BALT PO VYROVNÁNÍ

ING.JAROMÍR FLORIAN	VYPRACOVAL	PROJEKTANT	DATUM	POČET A4
	ING.FLORIAN	ING.FLORIAN	04/2018	1
ZÁKAZNÍK :POVODÍ MORAVY, s.p. Dřevařská 11, 602 00 BRNO	Florian	STUPEŇ	DUR	
		ČÍSLO ZAK.		
NÁZEV AKCE VD BOSKOVICE–REKONSTRUKCE MVE DOKUMENTACE PRO ÚZEMNÍ ŘÍZENÍ		C.1. PŘEHLEDNÁ SITUACE		
		MĚŘÍTKO 1:50 000		