


SITUACE 1 : 100

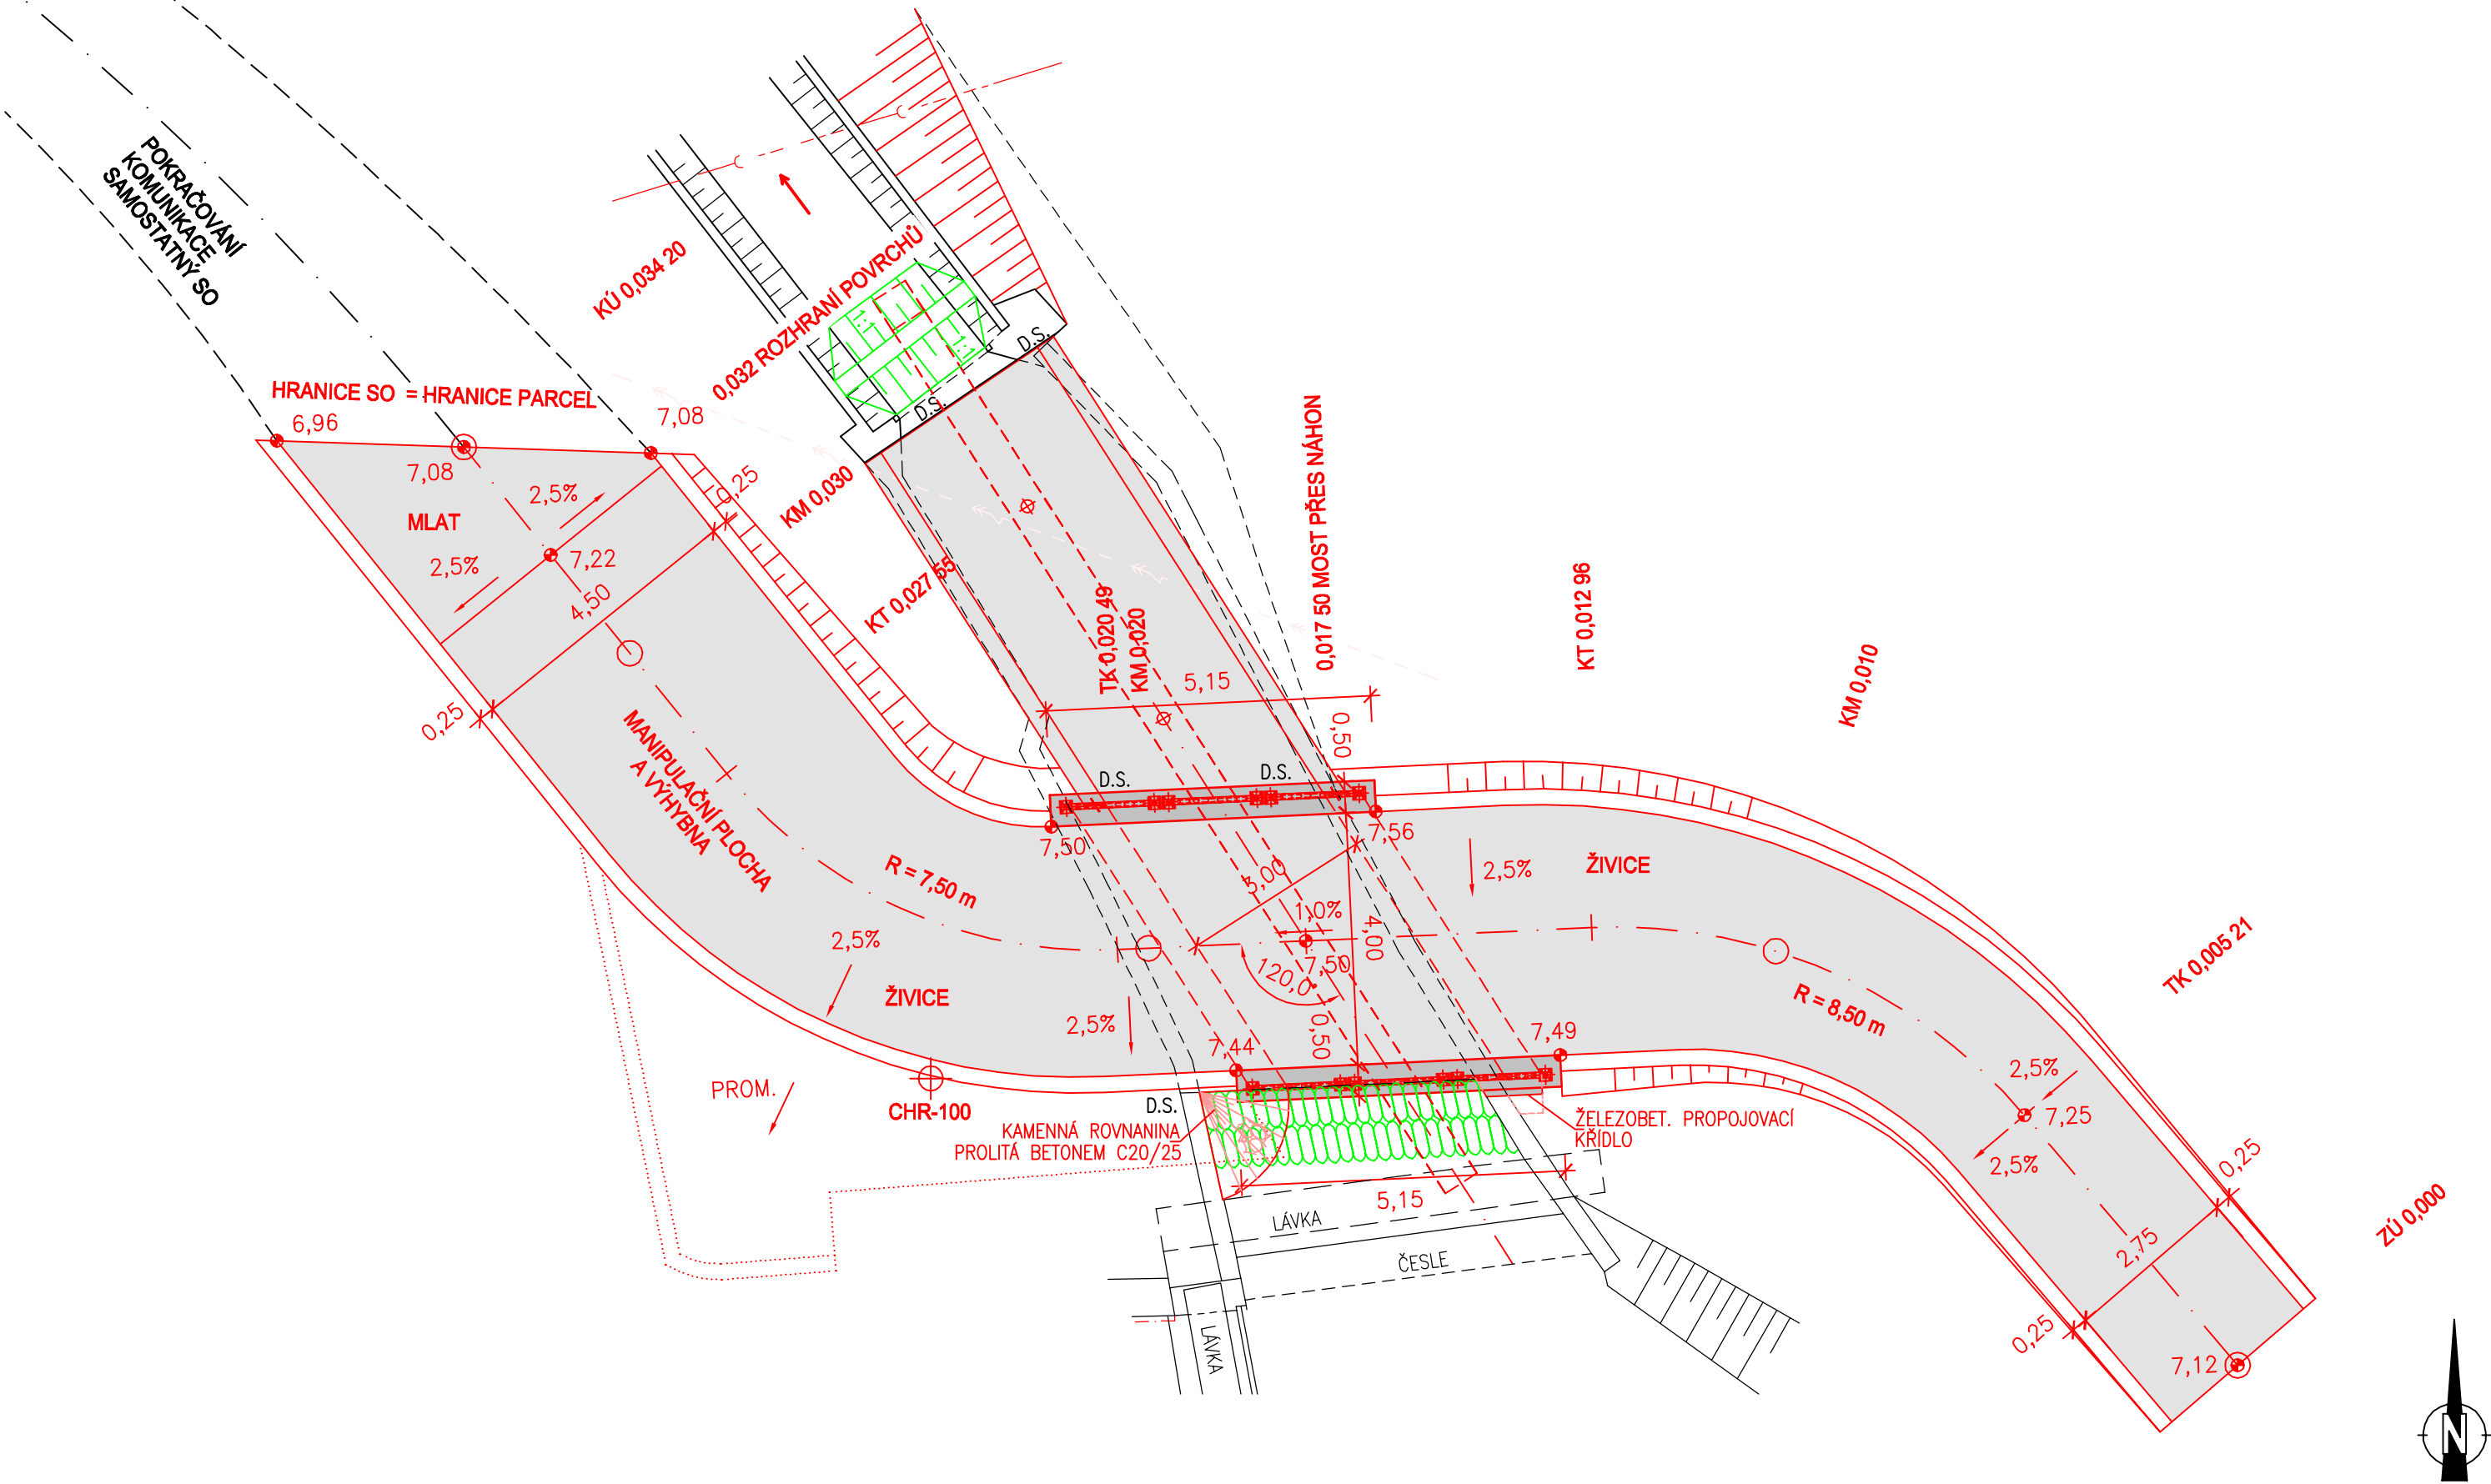

VÝŠKOVÝ SYSTÉM - B. p.v.
SOUŘADNICOVÝ SYSTÉM - JTSK
KÓTOVÁNO V METRECH



| | | |
|---|--|--|
| AQUATIS a.s. Botanická 834/56, 602 00 Brno Tel: +420 541 554 111 Fax: +420 541 211 205 E-mail: info@aquatis.cz http://www.aquatis.cz | | |
| Zodpovědný projektant ING. VIT RYBAK | Hlavní inženýr projektu ING. MICHAL NOVOTNÝ | Vedoucí střediska ING. OLDŘICH NEUMAYER, CSc. |
| Vypracoval ING. JIRÍ BEDNÁŘÍK | Kontroloval ING. OLDŘICH NEUMAYER, CSc. | Zakázkové číslo 171102 |
| Datum LEDEN 2019 | Stupeň dokumentace PRO PROVEDENÍ STAVBY | Název souboru C_3.dwg |
| Akce | | |
| VODNÍ DÍLO CHROUSTOVICE REKONSTRUKCE HRADÍCÍ KONSTRUKCE SO 04 - ZPEVNĚNÉ PLOCHY C. STAVEBNÍ ČÁST | | |
| Příloha | | |
| Měřítko 1 : 100 | Číslo přílohy C.3. | |
| Objednatel POVODÍ LABE, STÁTNÍ PODNIK | | |