


PŮDORYS 1:50

VYTYČENÍ OPĚŘ


BOD	Y [m]	X [m]
1	632709.018	1072140.146
2	632708.441	1072140.119
3	632704.982	1072139.957
4	632704.406	1072139.930
5	632701.542	1072144.401
6	632702.118	1072144.428
7	632705.577	1072144.590
8	632706.154	1072144.617

VYTYČENÍ MIKROPILOT


BOD	Y [m]	X [m]
11	632708.427	1072140.419
12	632707.929	1072141.196
13	632707.431	1072141.974
14	632706.933	1072142.751
15	632706.435	1072143.529
16	632705.937	1072144.306
17	632706.292	1072144.123
18	632706.790	1072143.345
19	632707.288	1072142.568
20	632707.786	1072141.790
21	632708.284	1072141.013
22	632704.622	1072140.240
23	632704.124	1072141.018
24	632703.626	1072141.795
25	632703.128	1072142.573
26	632702.630	1072143.351
27	632702.132	1072144.128
28	632702.275	1072143.534
29	632702.773	1072142.757
30	632703.271	1072141.979
31	632703.769	1072141.201
32	632704.267	1072140.424

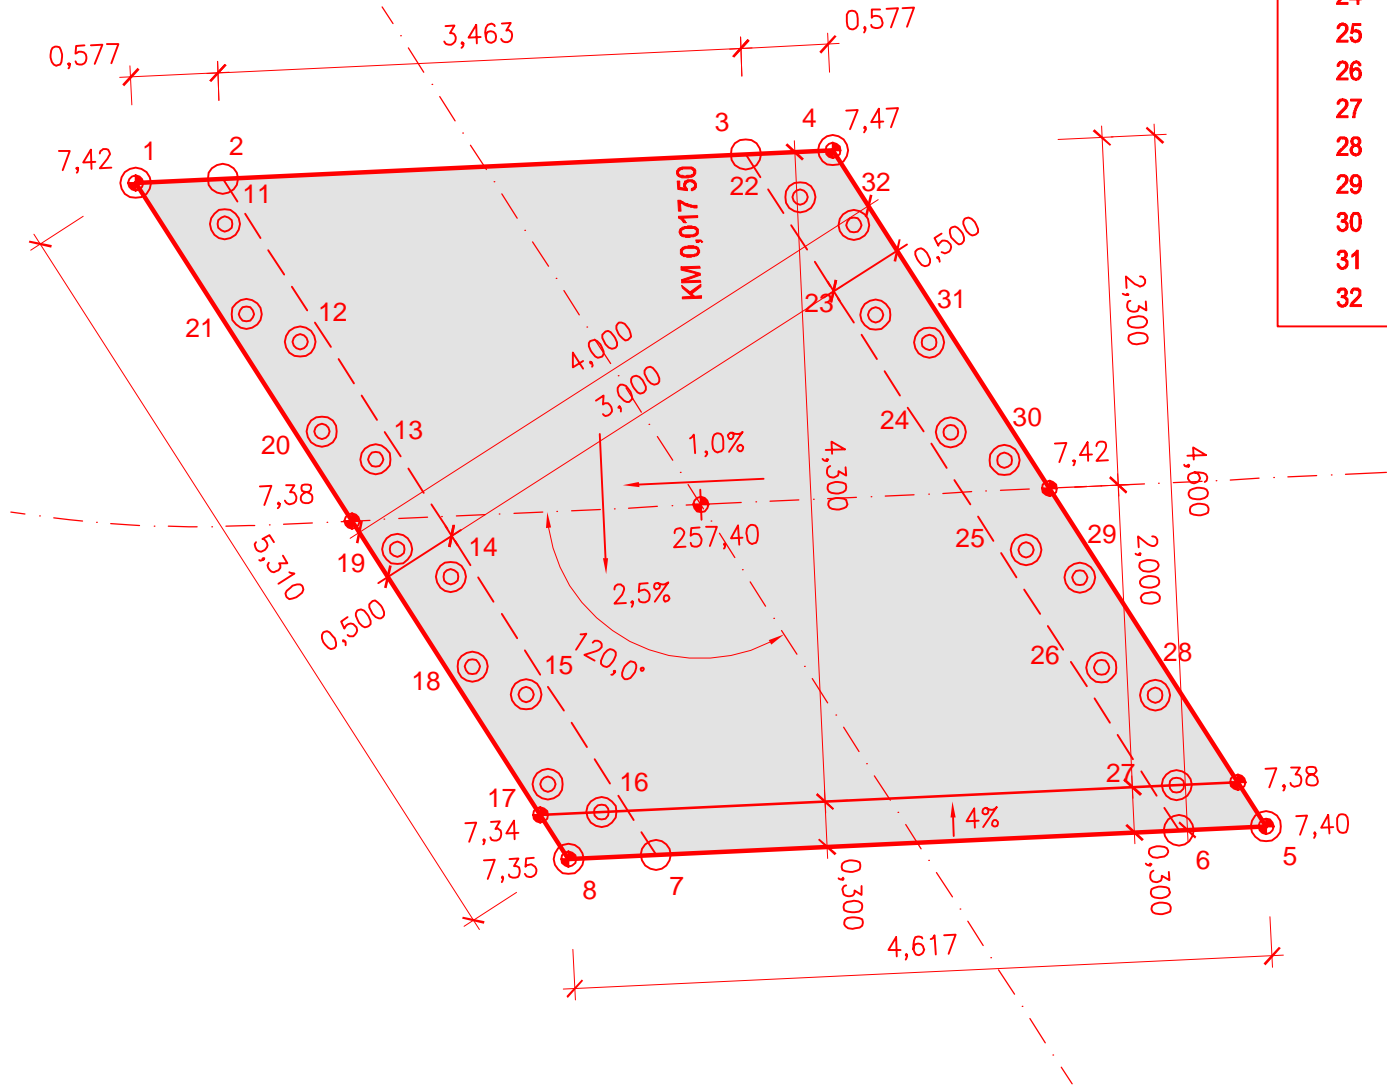

PŘÍČNÝ ŘEZ 1:50

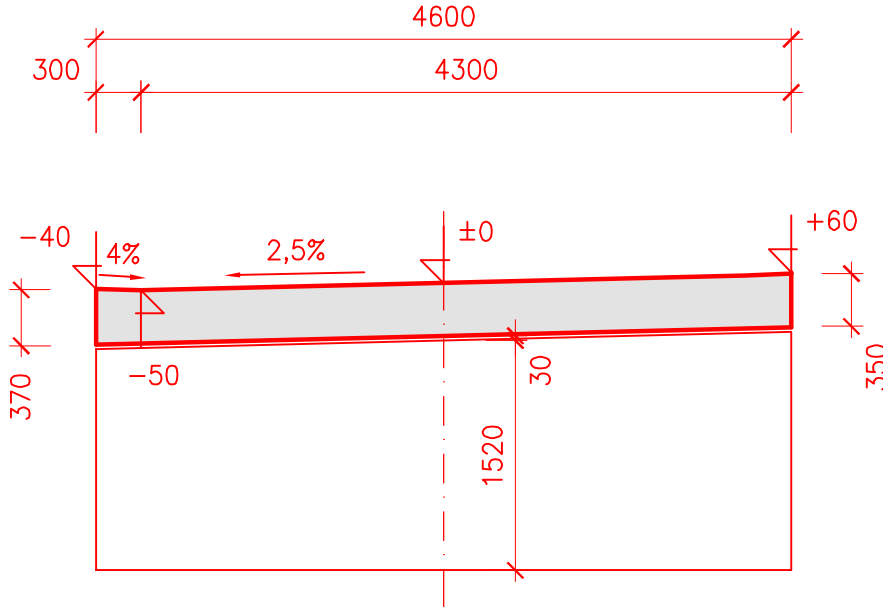

PODÉLNÝ ŘEZ 1:50

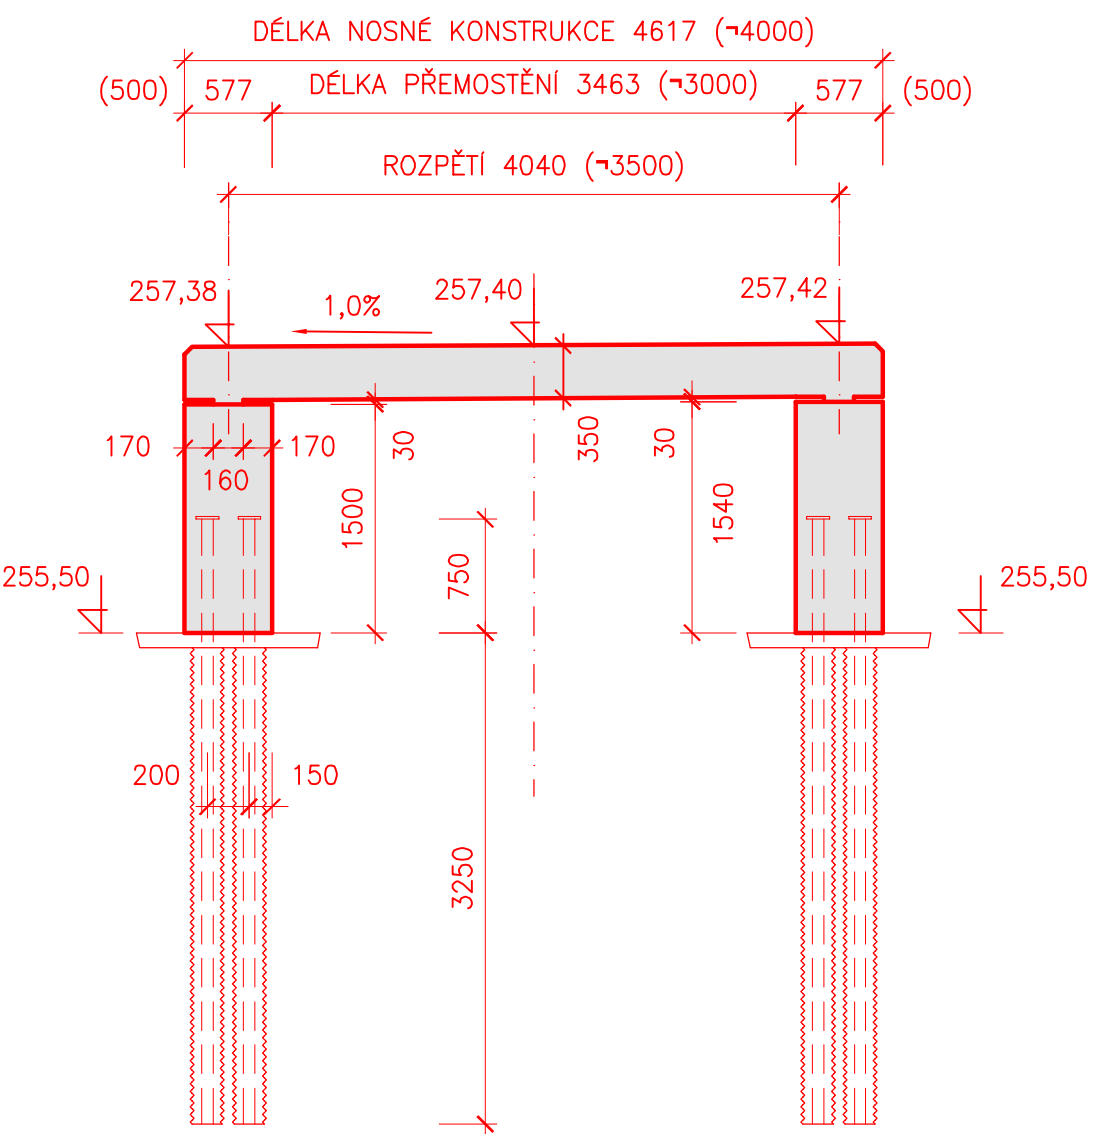

VE SPOLUPRÁCI S :



VÝŠKOVÝ SYSTÉM - B. p.v.
KÓTOVÁNO V METRECH A MILIMETRECH

ZPRACOVÁNO PRO :



AQUATIS a.s. Botanická 834/56, 602 00 Brno		Tel: +420 541 554 111 Fax: +420 541 211 205		E-mail: info@aquatis.cz http://www.aquatis.cz	
Zodpovědný projektant ING. VÍT RYBÁK		Hlavní inženýr projektu ING. MICHAL NOVOTNÝ		Vedoucí střediska ING. OLDŘICH NEUMAYER, CSc.	
Vypracoval ING. JIRÍ BEDNÁŘÍK		Kontroloval ING. OLDŘICH NEUMAYER, CSc.		Zakázkové číslo 171102	
Datum LEDEN 2019		Stupeň dokumentace PRO PROVÁDĚNÍ STAVBY		Název souboru C_7.dwg	
Akce					
VODNÍ DÍLO CHROUSTOVICE REKONSTRUKCE HRADÍČÍ KONSTRUKCE SO 04 - ZPEVNĚNÉ PLOCHY C. STAVEBNÍ ČÁST					
Příloha					
TVAR MOSTNÍ KONSTRUKCE					
Měřítko 1 : 50		Číslo přílohy C.7.			
Objednatel POVODÍ LABE, STÁTNÍ PODNIK					