



PŮDORYS

M 1:25

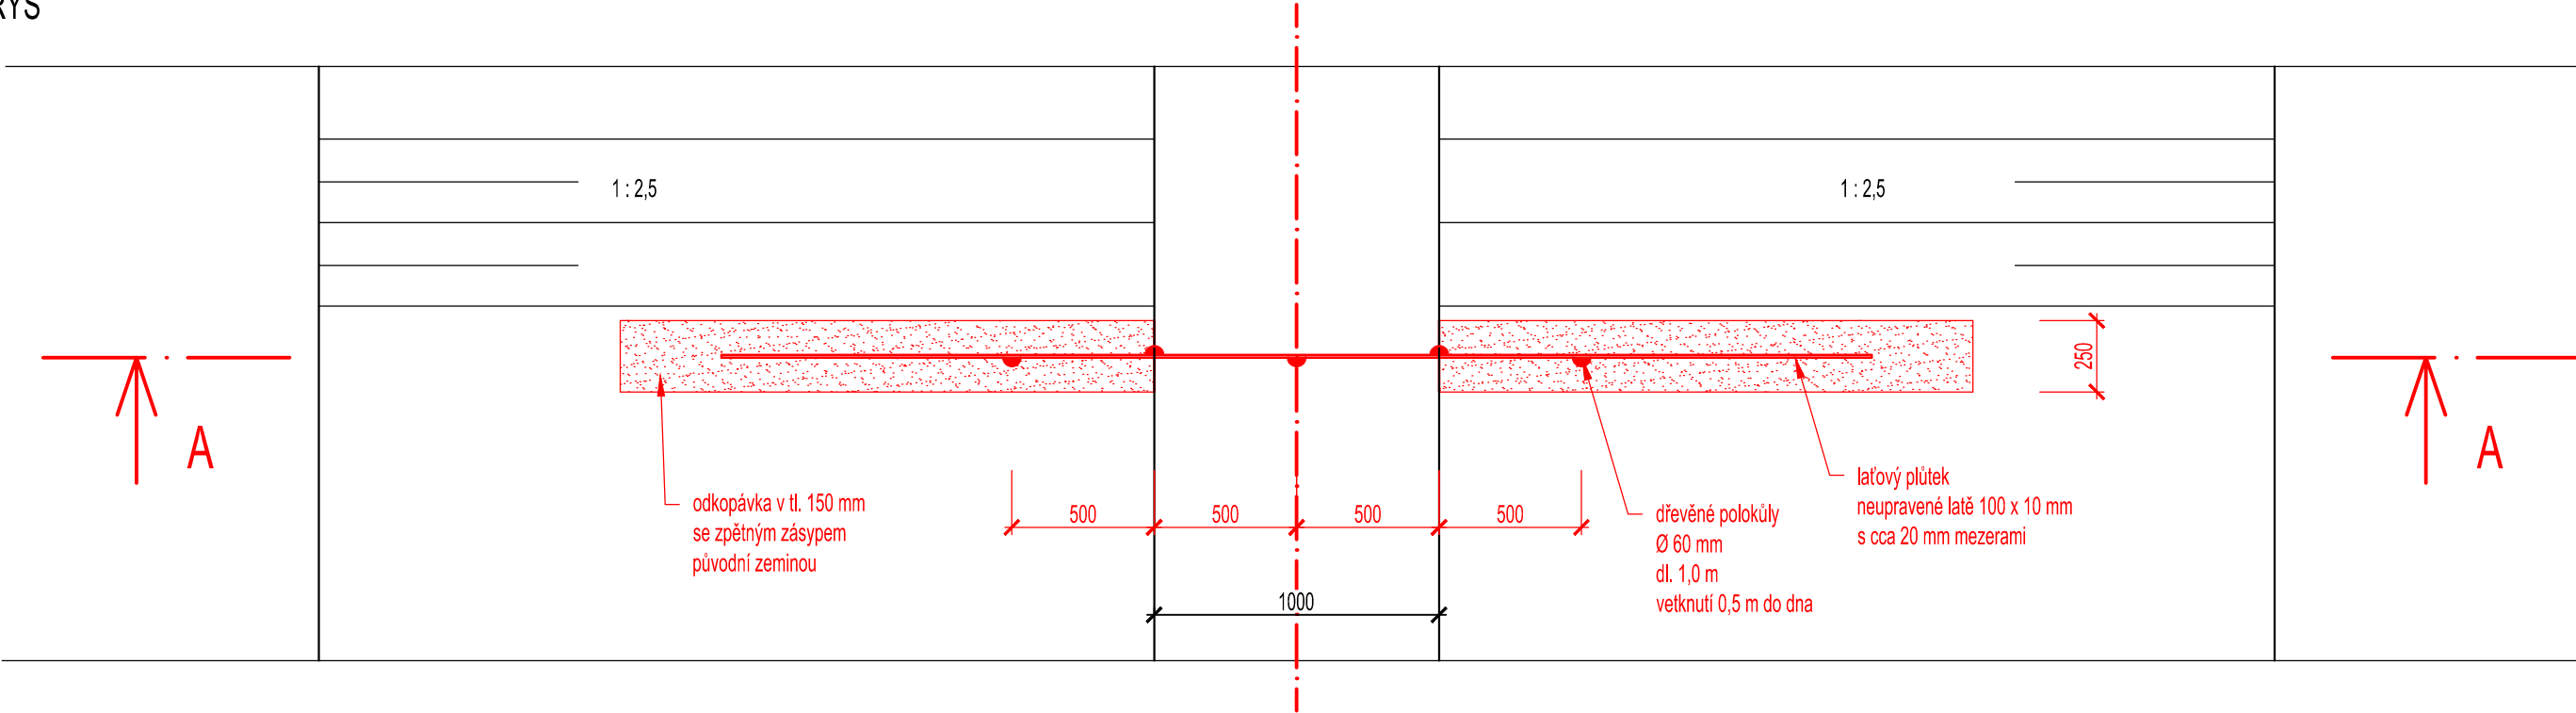


ŘEZ A-A

M 1:25

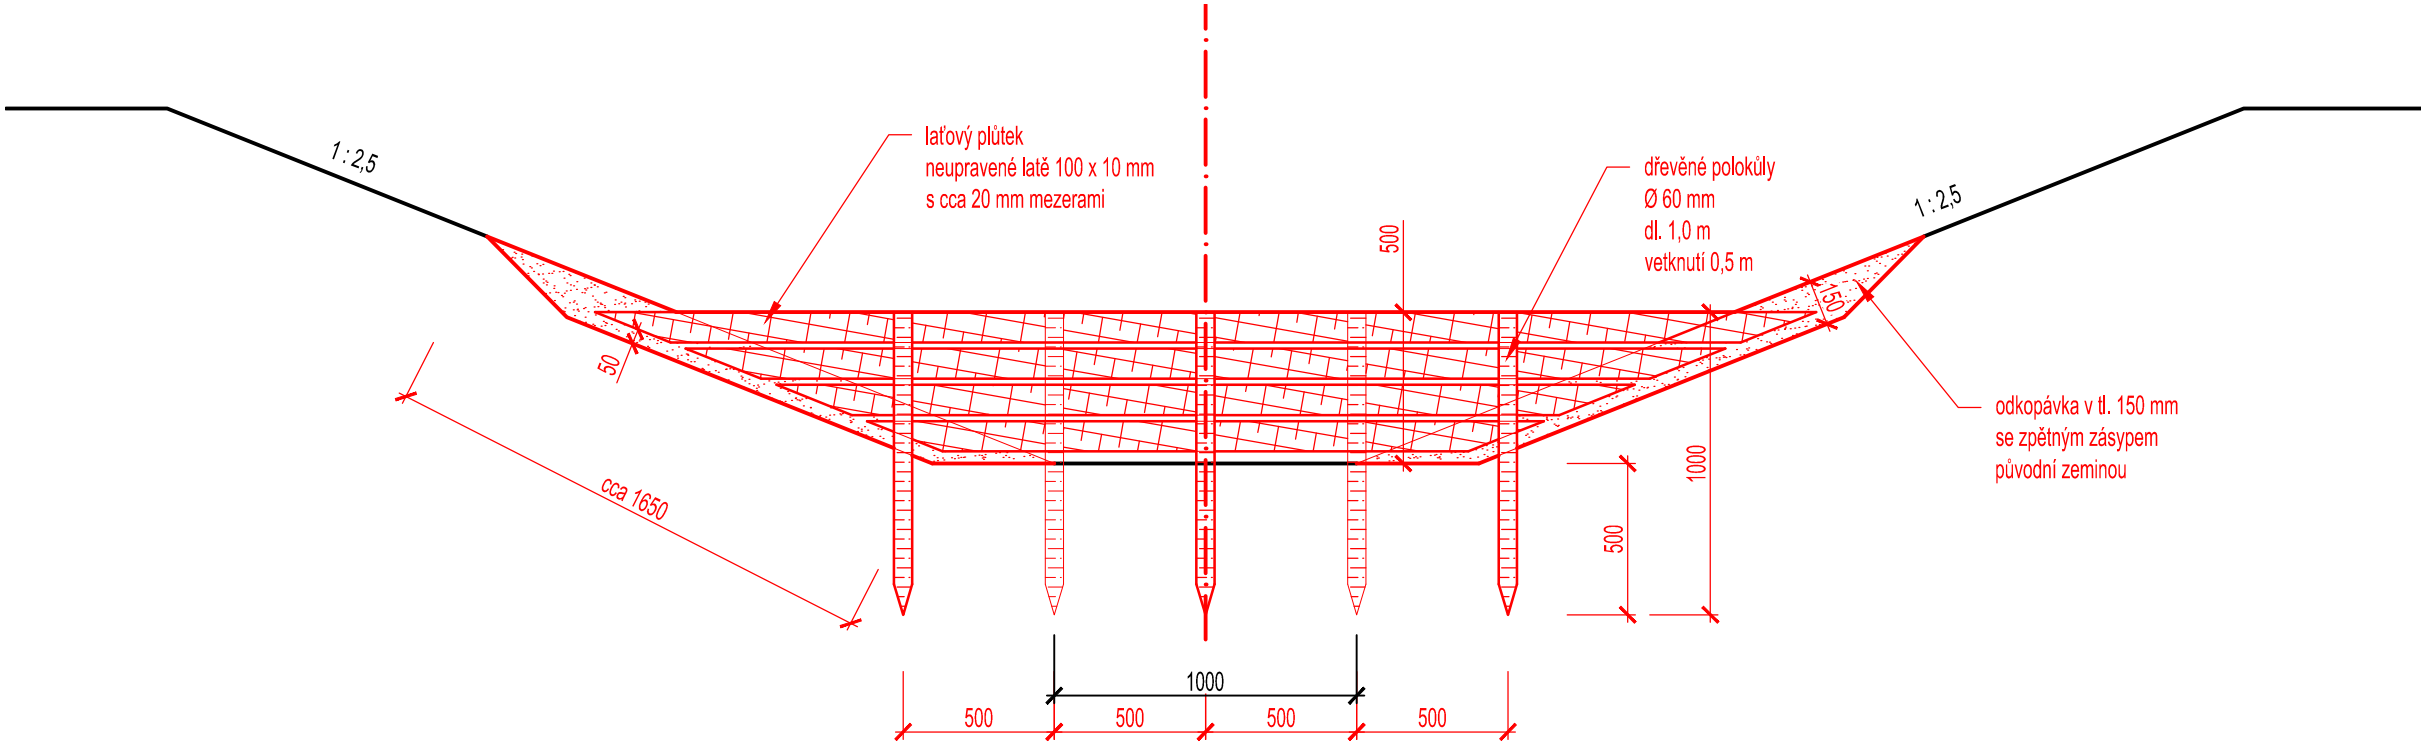

ZAVEDENÉ STANIČENÍ: RELATIVNÍ MÍSTNÍ
VÝŠKOVÝ SYSTÉM: BALT p.v.
SOUŘADNICOVÝ SYSTÉM: S - JTSK
KÓTOVÁNO V [mm]

VYPRACOVAL Ing. Karel Adam	VEDOUČÍ ÚKOLU Ing. Jiří Petr	ZODP. PROJEKTANT Ing. Jiří Petr	VEDOUČÍ ÚTVARU Ing. Jiří Hodák, PhD.	 VODNÍ DÍLA - TBD Pracoviště Brno : Studená 2, 638 00 Brno Tel.: +420 721 222 313 Fax: +420 224 212 803 www.vdtbd.cz	
INVESTOR Povodí Moravy, s.p., Dřevařská 11, Brno					
MÍSTO STAVBY VD Nové Mlýny					
VDNM, retenční nádrže OČS - odtěžení nánosů - projektová dokumentace				PROJEKT Č. P 2725/18	ARCHIVNÍ Č. 2824/ 403
				DATUM 12 / 2018	STUPEŇ DOS, DPS
				FORMÁT 2*A4	
PŘÍLOHA LAŤOVÉ PLŮTKY - ŘEZ KORYTEM KANÁLU				MĚŘÍTKO 1 : 25	ČÍSLO PŘÍLOHY D.2.14