


Půdorys 1.np

akce : VD Březová - domek hrázného, p.č.523, k.ú. Březová (663697)

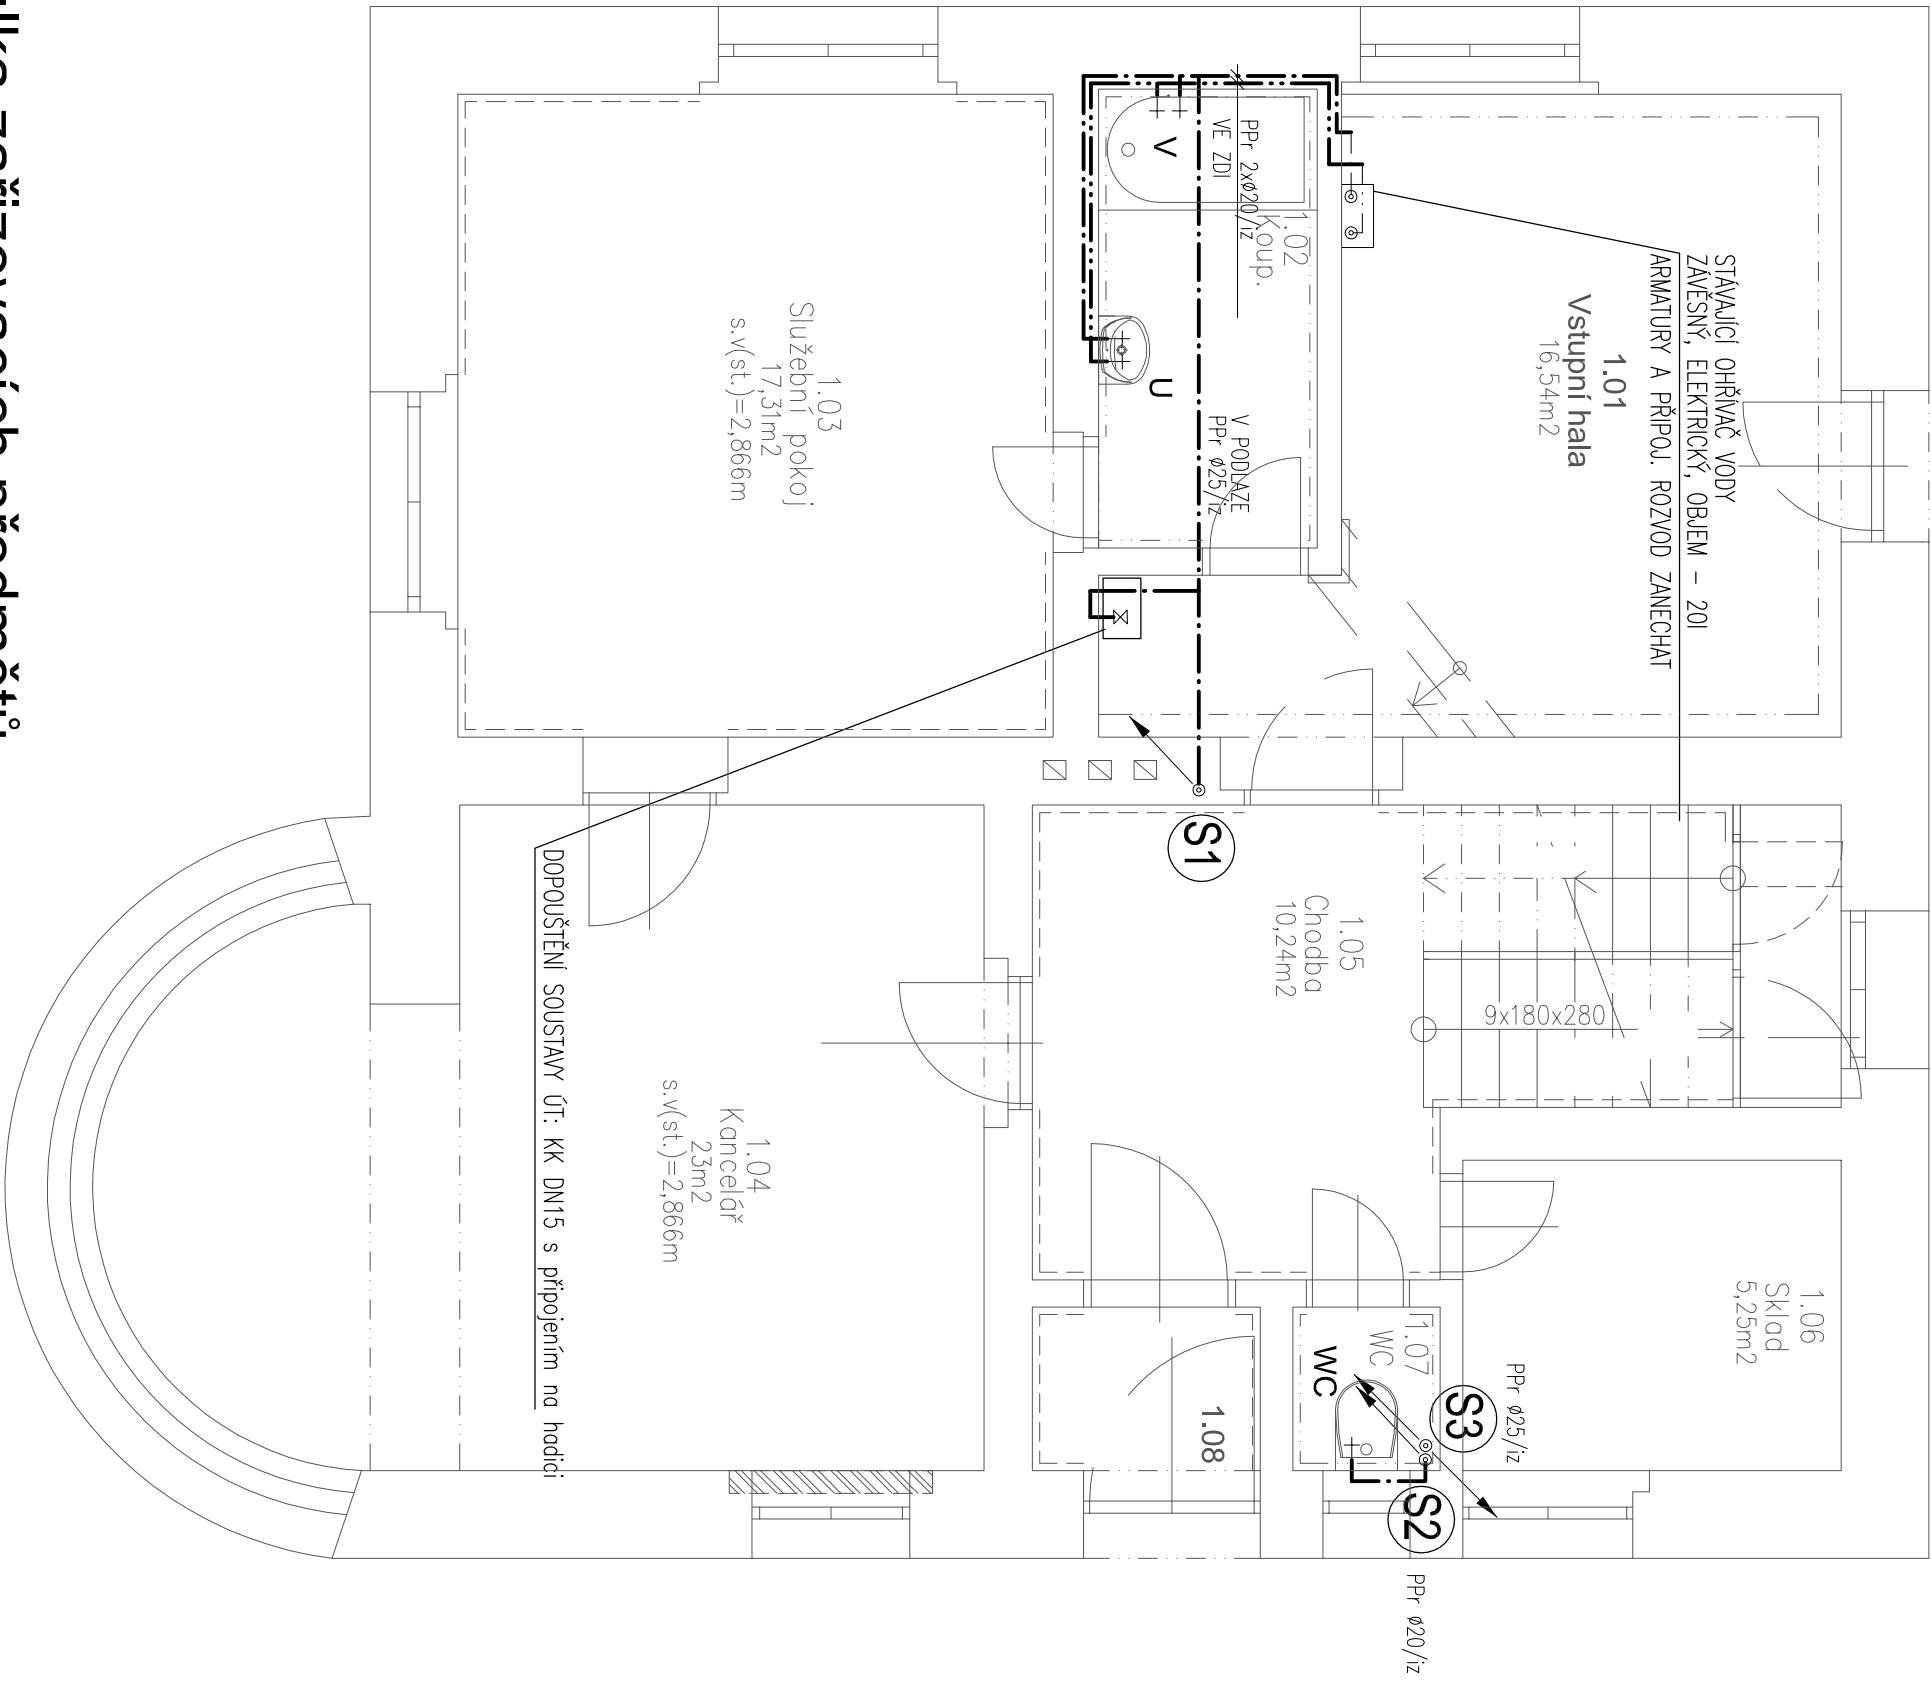

OZN.	POPIS	KS
1NP		
WC	Závěsný klozet se zabudovaným splachovacím GEBERIT DUOFIX s nádržkou, sedátkem a veřejné napojení na SV – DN15	1
U	Umývadlo dle provedení interiéru (samostatné, vestavné)s jednopákovou směšovací baterií včetně sifonu bez výpusti s odtokovou trubicou DN40,	1
V	Vana akrylátová o rozměru 1400x800 mm, včetně nástěnné vanové jednopákové baterie včetně vanového sifonu s odtokovou trubicou DN50	1
	Včetně stavitelných nohou a přetokové armatury se zátkou a ovládním	

Tabulka zařizovacích předmětů

označení	účel místnosti	plocha (m2)
1.01	Vstupní hala	16,54m2
1.02	Koupelna	4,52m2
1.03	Služební pokoj	17,31m2
1.04	Kancelář	23m2
1.05	Chodba	10,24m2
1.06	Skład	5,25m2
1.07	WC	1,2m2
1.08	Vstupní hala	2,1m2

TABULKA MÍSTNOSTÍ - NOVÝ STAV

LEGENDA POTRUBÍ

- Hlavní přívod studené vody – bez zásahu
- Rozvody studené vody
- Rozvody TV
- Stoupací potrubí vnitřního vodovodu

Atelier : Ostrov, Staré nám. 53

AIP : Ing. Pavel Borák

Ved. proj. : Mstislav Jir

Investor : Povýří Oně, s.p.

Alce : VD Březová - domek hrázného na p.č. 523, k.ú Březová (663697)

Charakter stavby : Slavební opravy objektu

Objekt : ZDRAVOTNÉ TECHNICKÉ INSTALACE

Výkres : PŮDORYS 1.NP - VODOVOD

Projektant : Ing. T. Faerec

Kreslil : Ing. T. Faerec

Kontroloval : Ing. Anton Jurka

Místo stavby : Březová

Datum : III. 2019

Zakázka č. : 46/18

Formát : 4x A4

Měřítko : 1:50

Číslo paré :

362 02 Boží Dar 176 , IČ 283 84 795

Atelier Ostrov : Staré náměstí 53 , 363 01 Ostrov

Atelier Sokolov : Křížová 121 , 356 01 Sokolov

tel. 353 844 402, 353 616 070, fax. 353 633 280

tel. 352 624 093, 352 603 455, fax. 352 624 093

ARCHITEKTURA • PROJEKTY • STAVBY

JURICA a.s.

46/18 - D.1.4.2-5