


Půdorys 1.pp


akce : VD Březová - domek hrázného, p.č.523, k.ú. Březová (663697)

TABULKA MÍSTNOSTÍ - NOVÝ STAV

označení	účel místnosti	plocha (m2)
0.01	Chodba	10,4m2
0.02	Sklep	10,1m2
0.03	Sklep	20,5m2

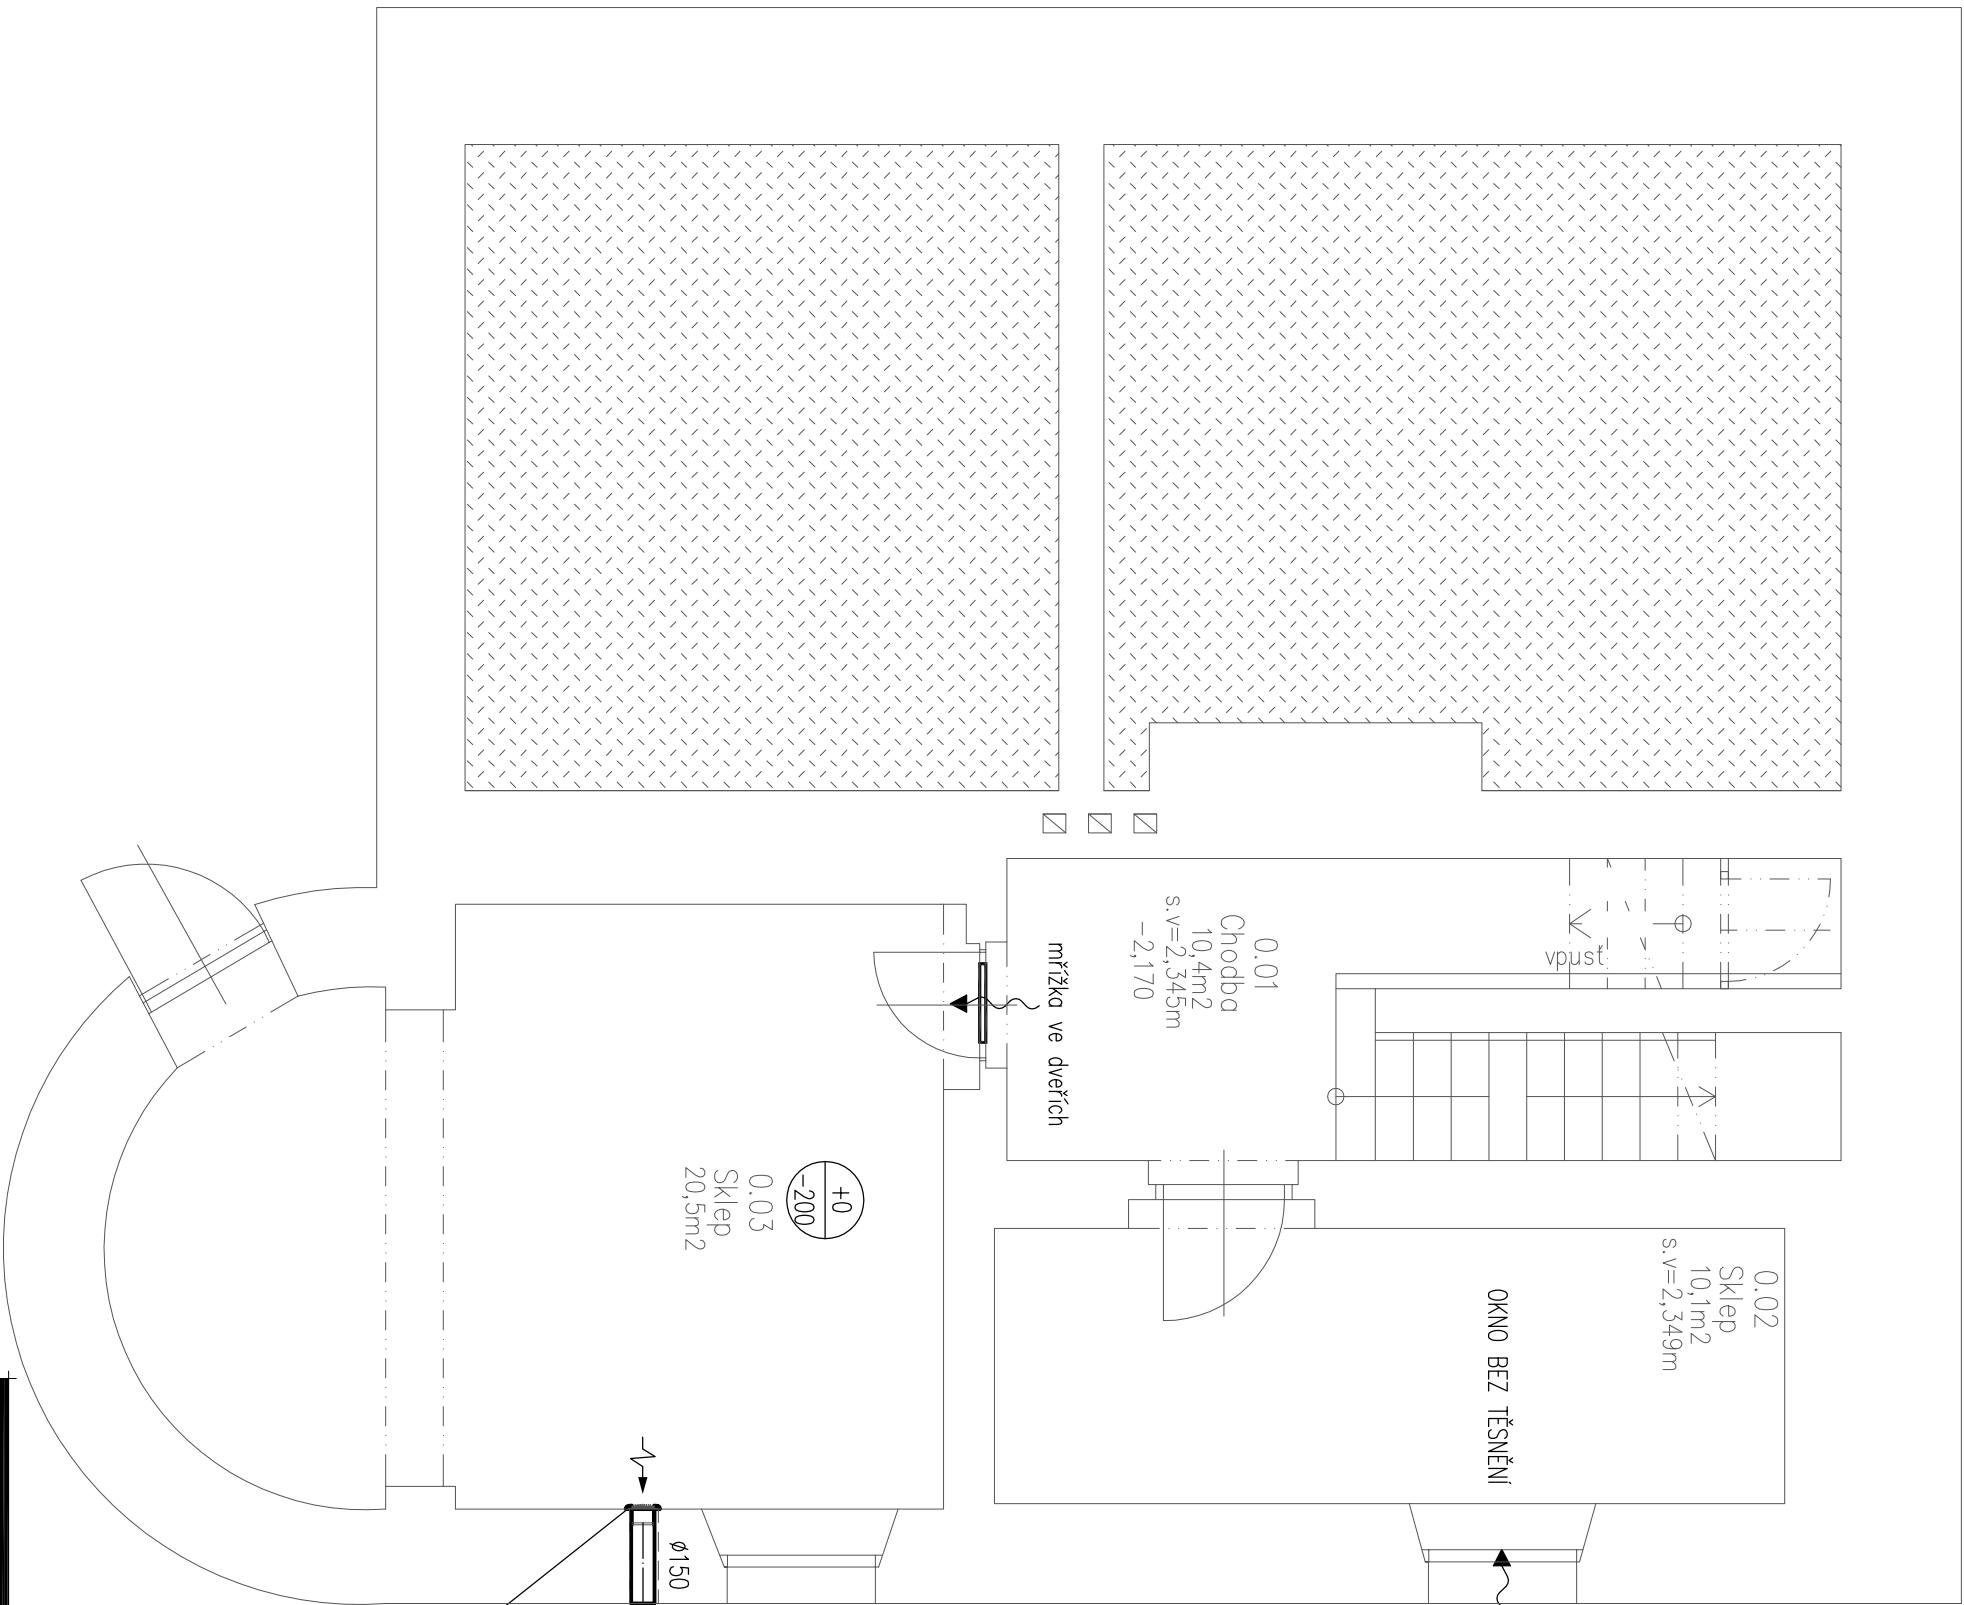

LEGENDA :

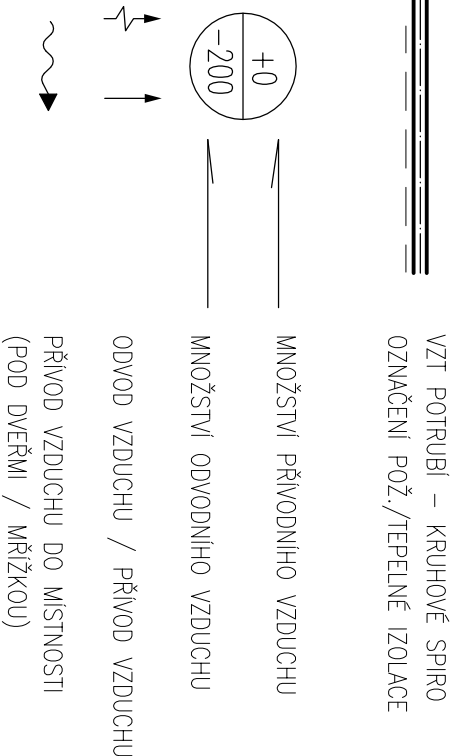

ZAŘÍZENÍ č. 1
AXIÁLNÍ STĚNOVÝ VENTILÁTOR
Výkon: 200 m3/hod, příkon: max. 50W/230V
Ovládání: ČASOVÝ SPÍNAČ

POZNÁMKA :

VZDUCHOTECHNICKÉ POTRUBÍ JE NAVRŽENO JAKO NEHOŘLAVÉ (TR. REAKCE NA OHĚŇ A1)
V MÍSTĚ PROSTUPU POŽ. DĚLIČI STĚNOU NESMÍ BÝT NA POTRUBÍ DO VZDALENOSTI MIN. 500mm
OD LICE STĚNY VÝUSTKA NEBO VENTILÁTOR. POTRUBÍ V TOMTO MÍSTĚ MUSÍ BÝT CELOSTIVÉ A Z NEHOŘLAVÝCH HMOT
PROSTUP BUDE VZDUCHOTEČNĚ ZEDNICKÝ ZAČISTĚN HMOTOU ALESPON VE STĚNĚM STUPNÍ HOŘLAVOSTI
JAKO JE POŽ. DĚLIČI KONSTRUKCE. MATERIÁL UCPÁVKY MUSÍ MÍT SHODNOU POŽÁRNÍ ODOLNOST JAKO KONSTRUKCE,
KTEROU POTRUBÍ PROSTUPUJE.

JURICA a.s.
ARCHITEKTURA • PROJEKTY • STAVBY

Ateliér : Ostrov, Staré nám. 53	Projektant : Ing. T. Faereac	362 62 Boží Dar 176, IČ 263 64 796
AIP : Ing. Pavel Borák	Kreslil : Ing. T. Faereac	Ateliér Ostrov : Staré náměstí 53, 363 01 Ostrov tel. 353 944 402, 353 616 070, fax. 353 633 280
Ved. proj. : Mstýný Jiří	Kontroloval : Ing. Anton Jurka	Křížová 121, 356 01 Sokolov tel. 352 624 093, 352 603 455, fax. 352 624 093
Investor : Povýří Ohře, s.p.	Místo stavby : Březová	

Akce : VD Březová - domek hrázného na p.č. 523, k.ú Březová (663697)

Charakter stavby : Sasební opravy objektu	Datum : III. 2019	Číslo paré :
Stupeň PD : PD k provedení stavby	Zakázka č. : 46/18	
Objekt : VZDUCHOTECHNIKA	Formát : 4x A4	
Výkres : PŮDORYS 1.PP	Měřítko : 1:50	
	Číslo výkresu :	

46/18 - D.1.4.4 -2