


# Púdorys 2.np

akce : VD Březová - domek hrázného, p.č.523, k.ú. Březová (663697)

TABULKA MÍSTNOSTÍ - NOVÝ STAV


označení	účel místnosti	plocha (m2)
2.01	Chodba/Kuchyně	13,8m2
2.02	Koupelna	6,9m2
2.03	Pokoј	22,9m2
2.04	Pokoј	17,3m2
2.05	Pokoј	13,8m2
2.06	Terasa	9,6m2

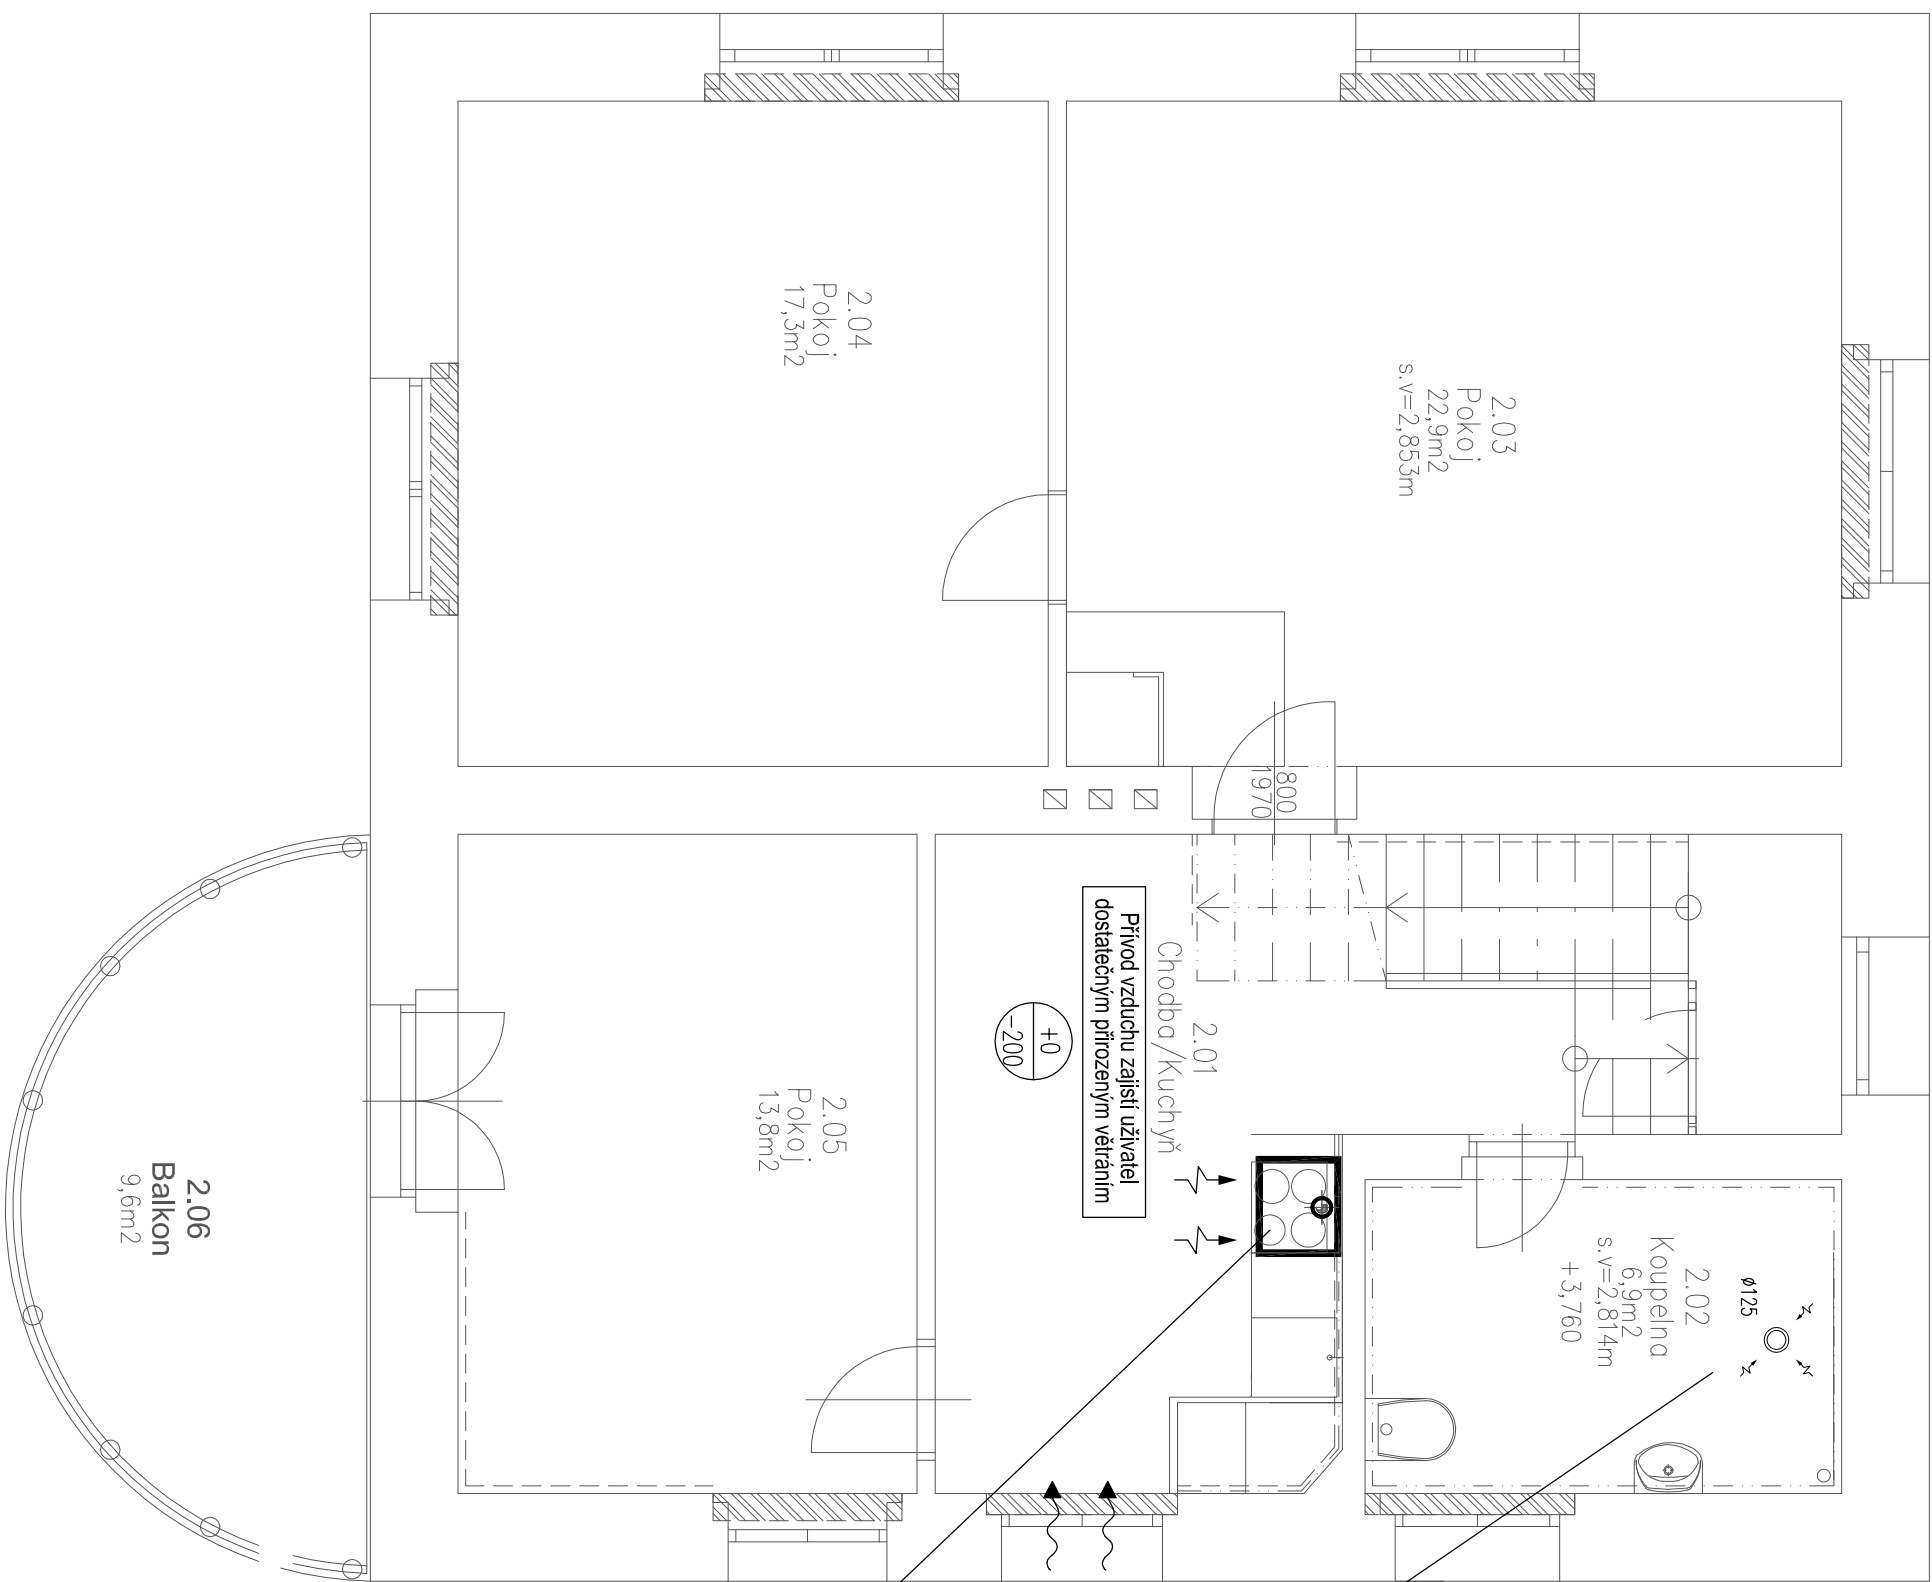

Stávající ventilátor pro koupelnu - bez zásahu

ZARÍZENÍ č. 2  
ODSAVAČ S ODTAHEM (dle provedení linky)  
Výkon: min. 200 mňhod (100Pa), příkon: max. 200W/230V  
Ovládání: vypínač součástí zařízení

## LEGENDA :

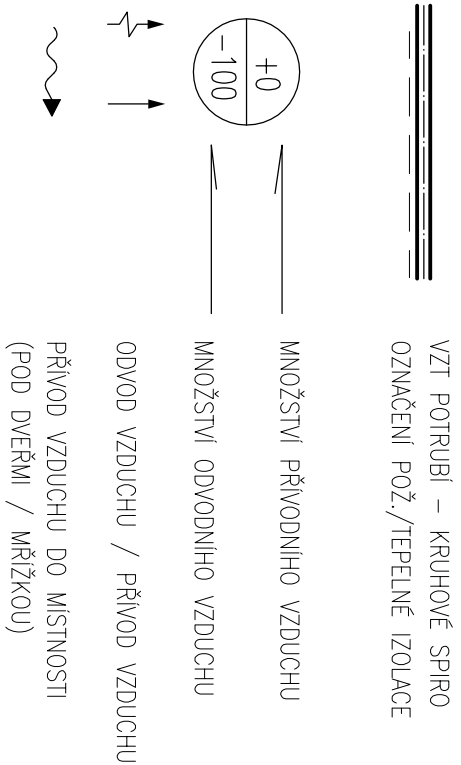

Ateliér : Ostrov, Staré nám. 53	Projektant : Ing. T. Faerec	362 62 Boží Dar 176, IČ 263 64 796	<b>JURICA a.s.</b> ARCHITEKTURA • PROJEKTY • STAVBY
AIP : Ing. Pavel Borák	Kreslil : Ing. T. Faerec	Ateliér Ostrov : Staré náměstí 53, 363 01 Ostrov tel. 353 944 402, 353 616 070, fax. 353 633 280	
Ved. proj. : Měšný Jiří	Kontroloval : Ing. Anton Jurka	Ateliér Sokolov : Křížová 121, 356 01 Sokolov tel. 352 624 093, 352 603 455, fax. 352 624 093	
Investor : Povoří Ohře, s.p.	Místo stavby : Březová		
Akce : VD Březová - domek hrázného na p.č. 523, k.ú Březová (663697)			
Charakter stavby : Stavební opravy objektu			
Stupeň PD : PD k provedení stavby			
Objekt : VZDUCHOTECHNIKA			
Výkres : PÚDORYS 2.NP			
Datum : III. 2019			
Číslo paré :			
Zakázka č. : 46/18			
Formát : 4x A4			
Měřítko : 1:50			
Číslo výkresu : 46/18 - D.1.4.4 -4			