

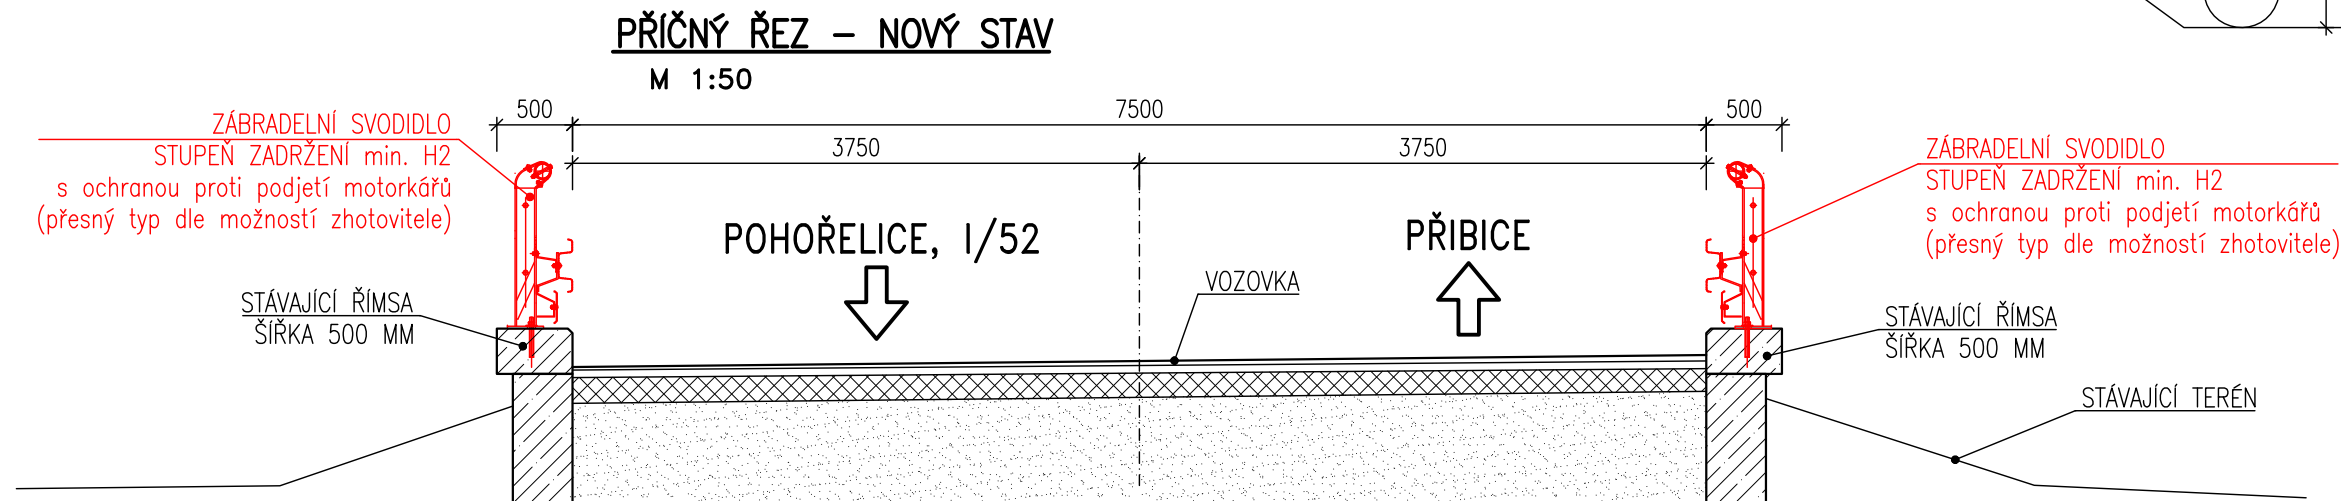


PŘEHLEDNÝ VÝKRES – NOVÝ STAV

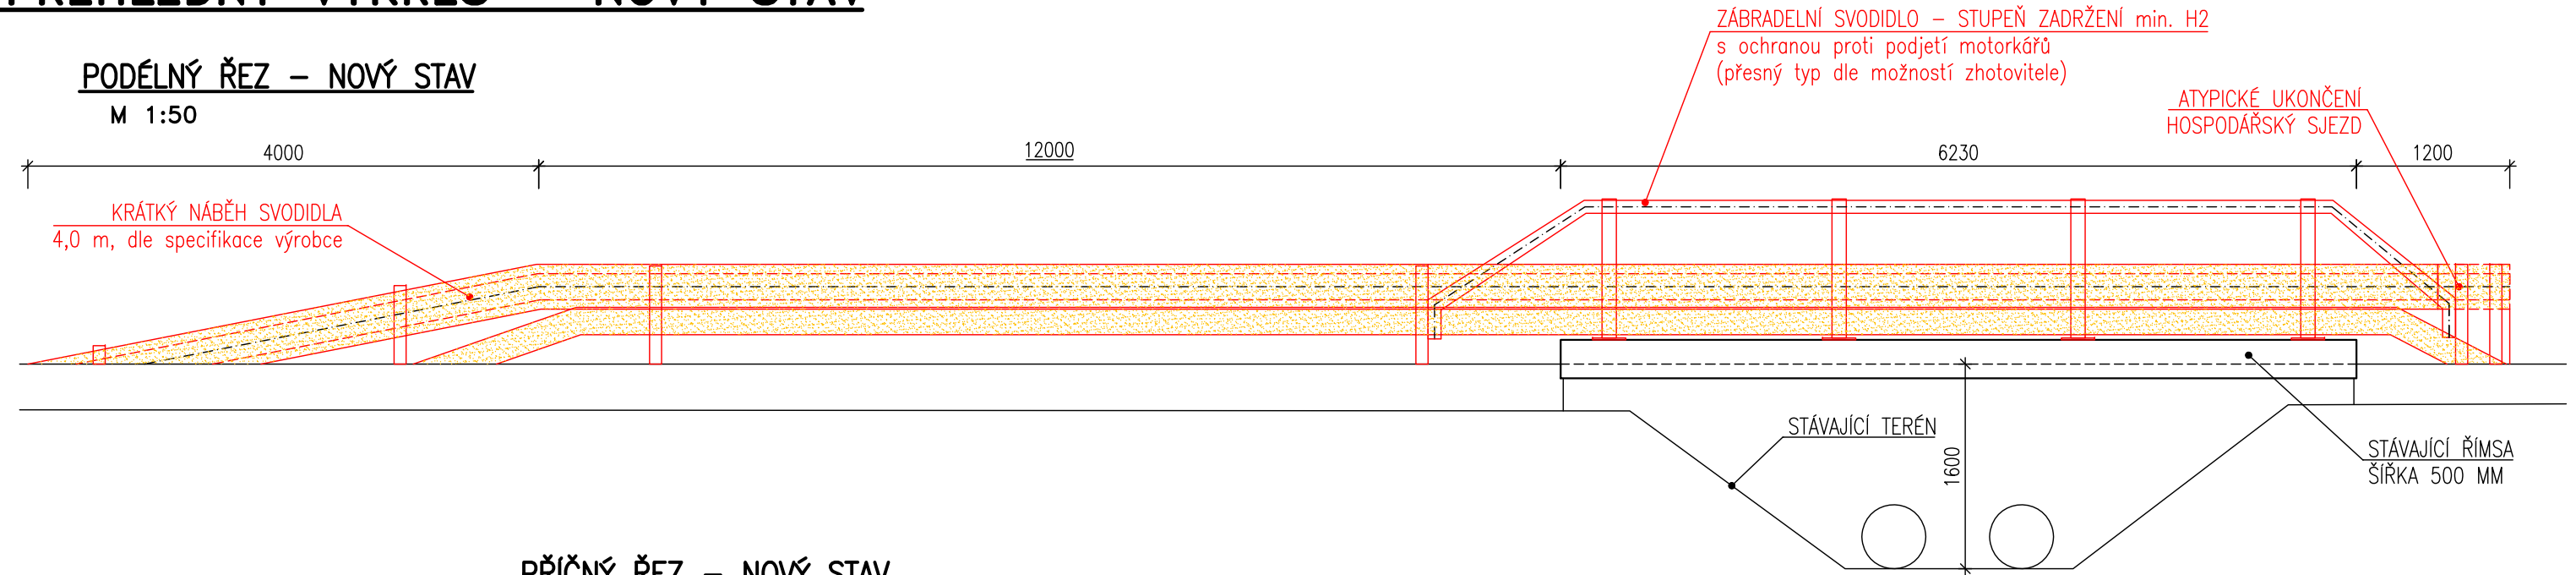

PŮDORYS – NOVÝ STAV  
M 1:200

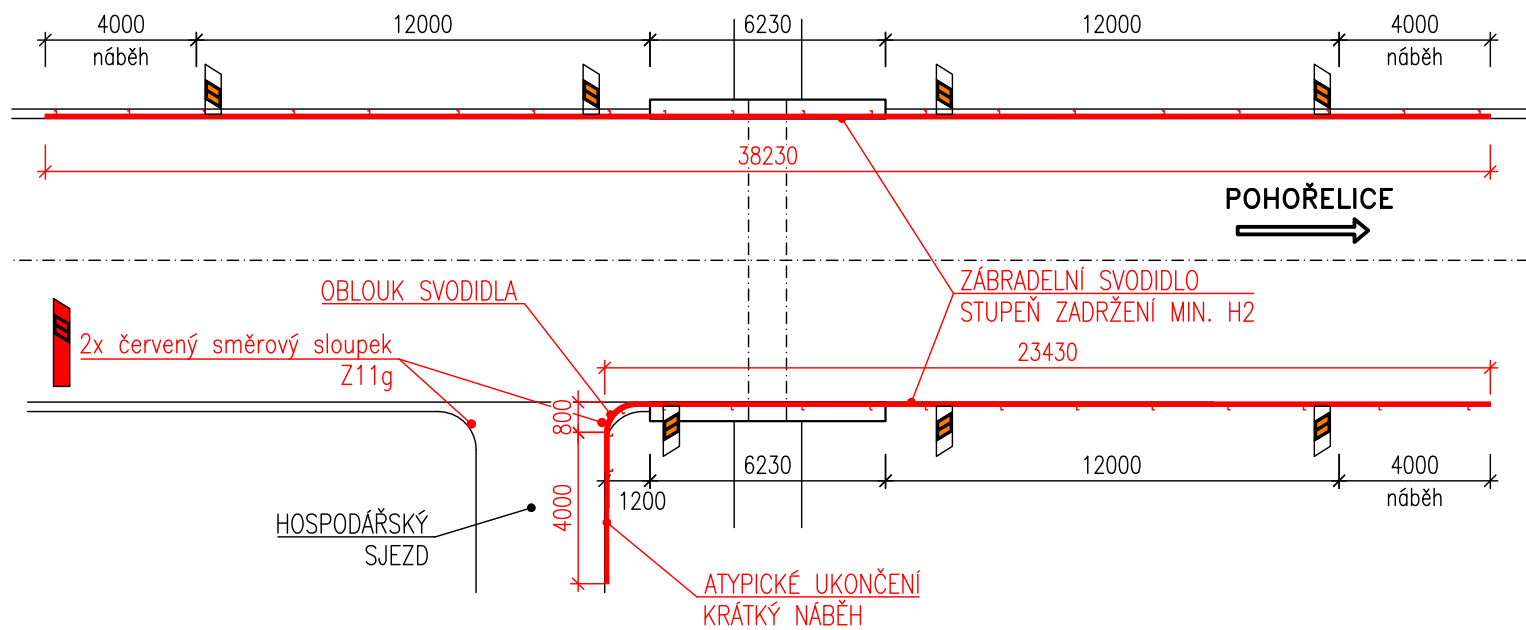

**POZOR - ŠÍŘKA ŘÍMSY POUZE 500 mm !!!**  
**NUTNOST POUŽITÍ SVODIDLA UMOŽŇUJÍCÍ MONTÁŽ NA TUTO ŘÍMSU**

ZMĚNA	DATUM	PROVEDL	PODPIS
ZOD. PROJEKTANT	VYPRACOVAL	ING. ALEŠ KOZELKA Projektové a inženýrské služby Okrouhlá 426/17, 625 00 Brno-Bohunice IČ: 04826485, tel.: +420 739 509 824	
ING. ALEŠ KOZELKA	ING. ALEŠ KOZELKA		
OBJEDNATEL	Povodí Moravy, s.p., Dřevařská 932/11, Brno		DATUM SRPEN 2019
STAVBA	SVODIDLA NA PROPUSTKU P43		STUPEŇ DSP/PDPS
OBJEKT	PROPUSTEK P43		ČÍS.ZAK. 2019/05
PŘÍLOHA	NOVÝ STAV		ČÍS.PŘÍLOHY
		MĚŘÍTKO 1:50	FORMÁT A3
		C.03	ČÍS.PARÉ