


PODROBNÁ SITUACE STAVBY
M 1:200

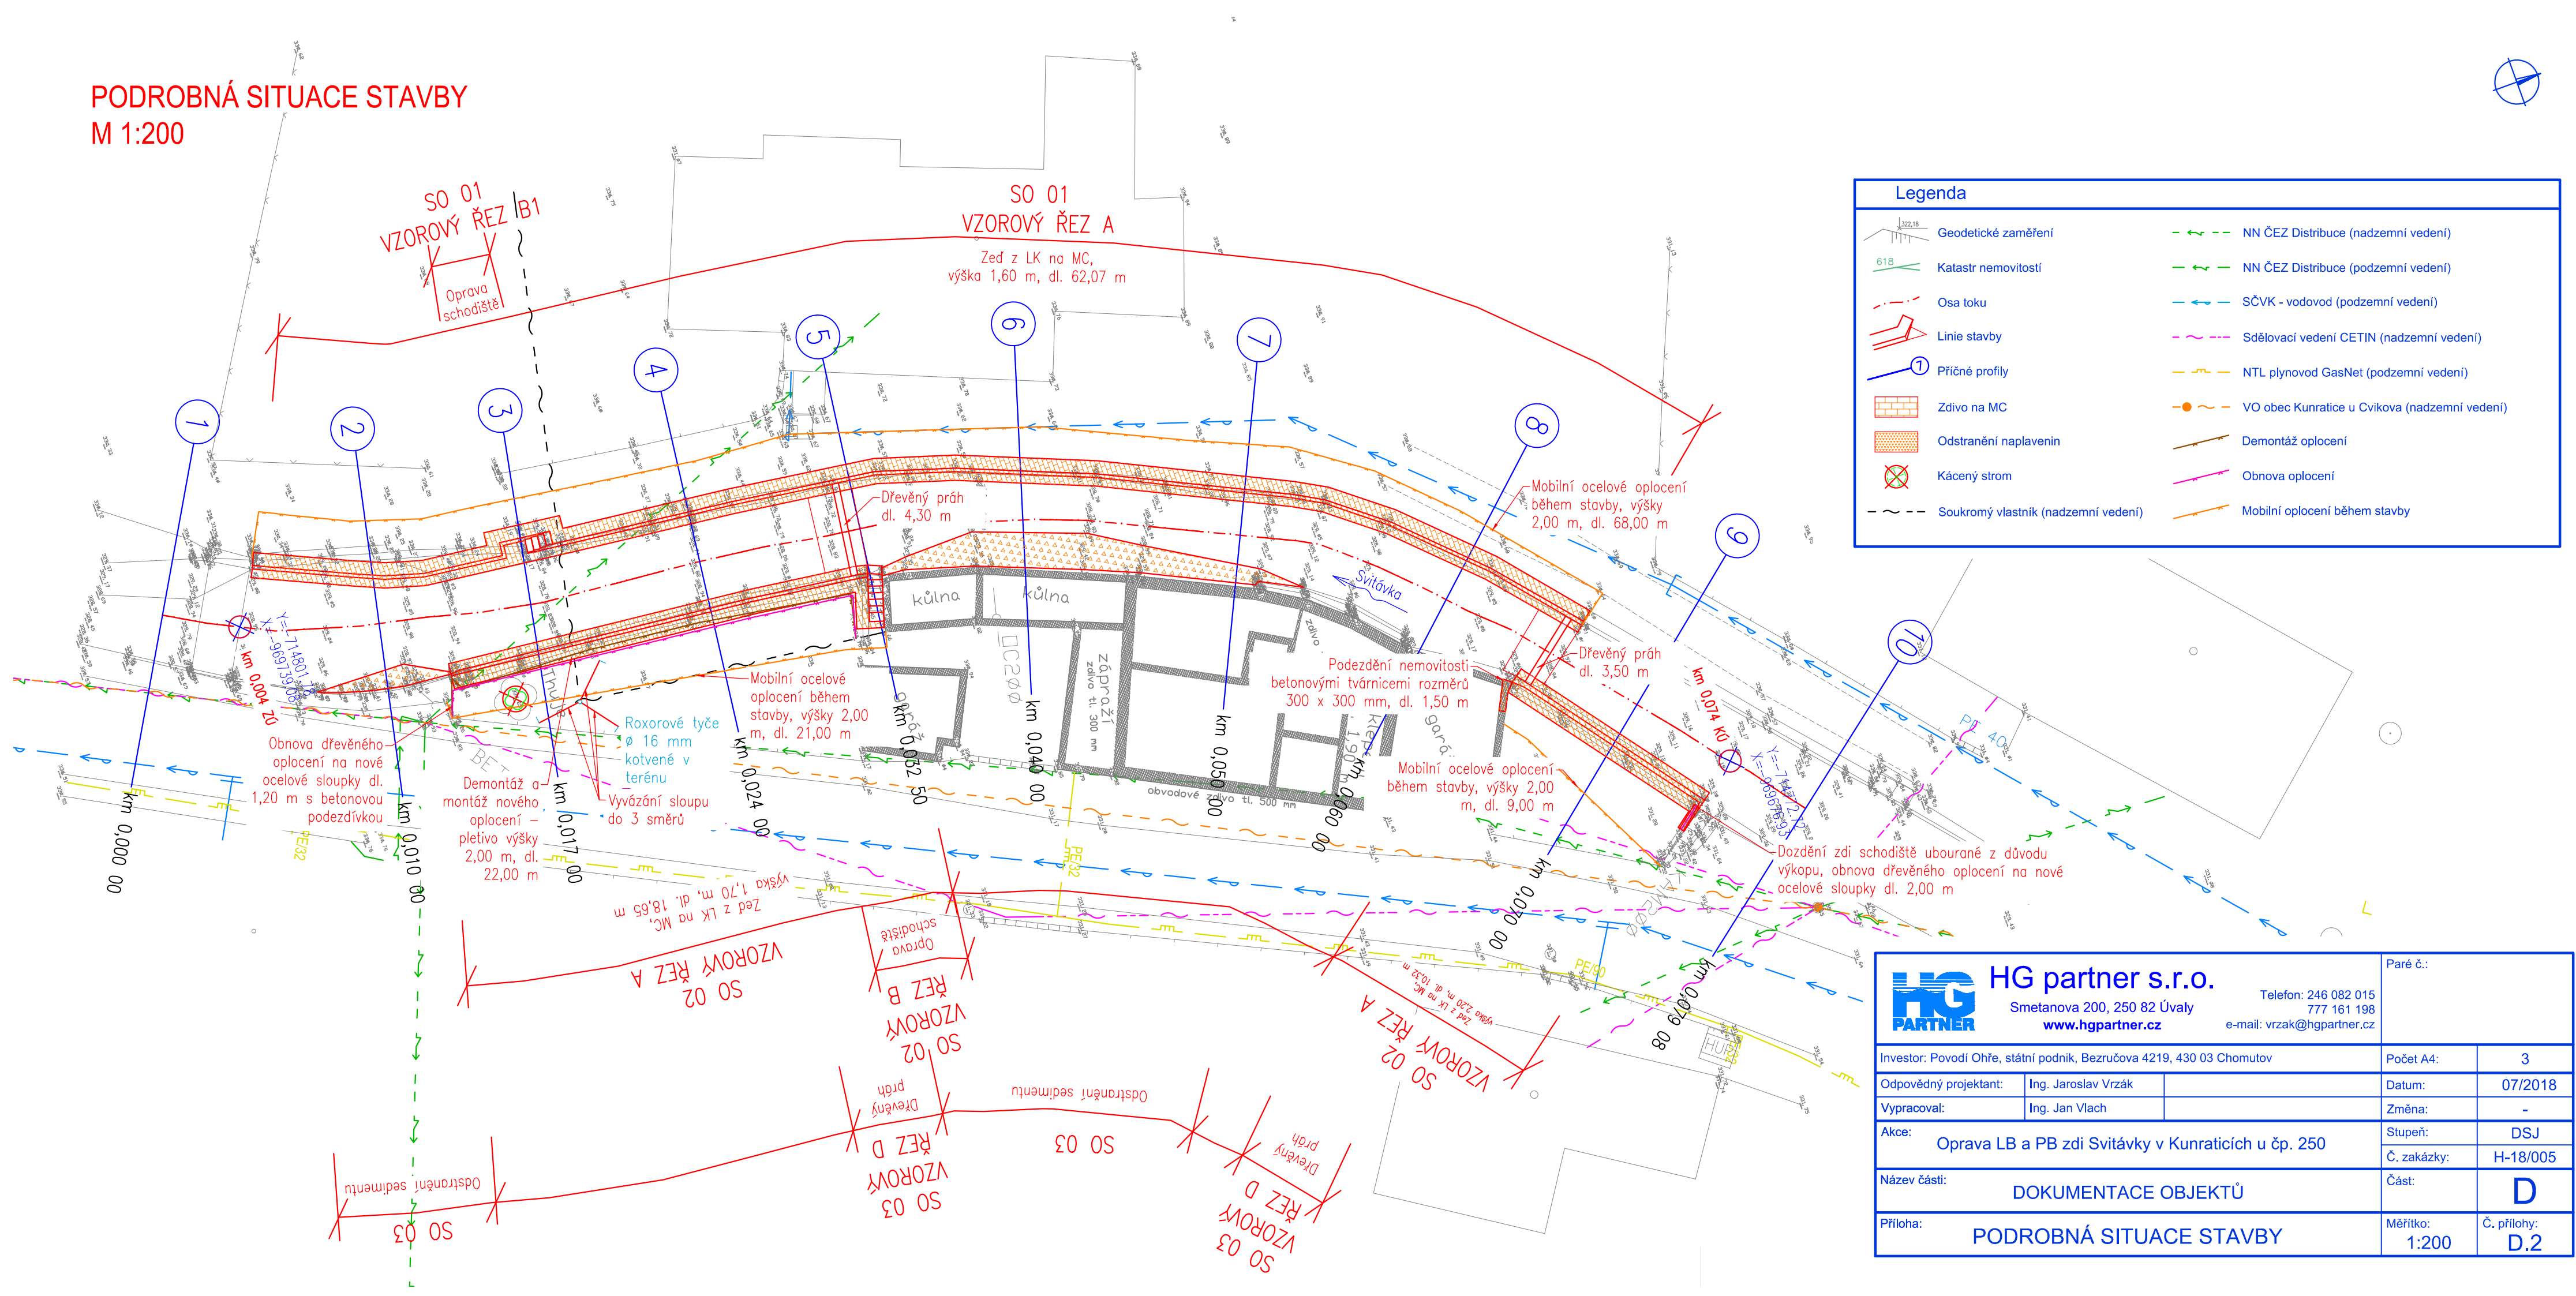

| Legenda | | | |
|---------|-------------------------------------|--|---|
| | Geodetické zaměření | | NN ČEZ Distribuce (nadzemní vedení) |
| | Katastr nemovitostí | | NN ČEZ Distribuce (podzemní vedení) |
| | Osa toku | | SČVK - vodovod (podzemní vedení) |
| | Linie stavby | | Sdělovací vedení CETIN (nadzemní vedení) |
| | Příčné profily | | NTL plynovod GasNet (podzemní vedení) |
| | Zdivo na MC | | VO obec Kunratice u Cvikova (nadzemní vedení) |
| | Odstranění naplavenin | | Demontáž oplocení |
| | Kácený strom | | Obnova oplocení |
| | Soukromý vlastník (nadzemní vedení) | | Mobilní oplocení během stavby |

| | | | | | |
|---|--|---|--|----------------------------|--|
| | | HG partner s.r.o. | | Paré č.: | |
| Investor: Povodí Ohře, státní podnik, Bezručova 4219, 430 03 Chomutov | | Smetanova 200, 250 82 Úvaly | | Telefon: 246 082 015 | |
| Odpovědný projektant: Ing. Jaroslav Vrzák | | www.hgpartner.cz | | 777 161 198 | |
| Výpracoval: Ing. Jan Vlach | | Akce: Oprava LB a PB zdi Svitávky v Kunraticích u čp. 250 | | e-mail: vrzak@hgpartner.cz | |
| Název části: DOKUMENTACE OBJEKTŮ | | Počet A4: 3 | | Datum: 07/2018 | |
| Příloha: PODROBNÁ SITUACE STAVBY | | Měřítko: 1:200 | | Č. přílohy: D.2 | |