

22

23

24


⏚	DOPLŇKOVÉ UZEMĚNÍ VODIVÝCH ČÁSTÍ
—	KABEL CYA 16
---	KABEL CYA 6

L

K

J

I

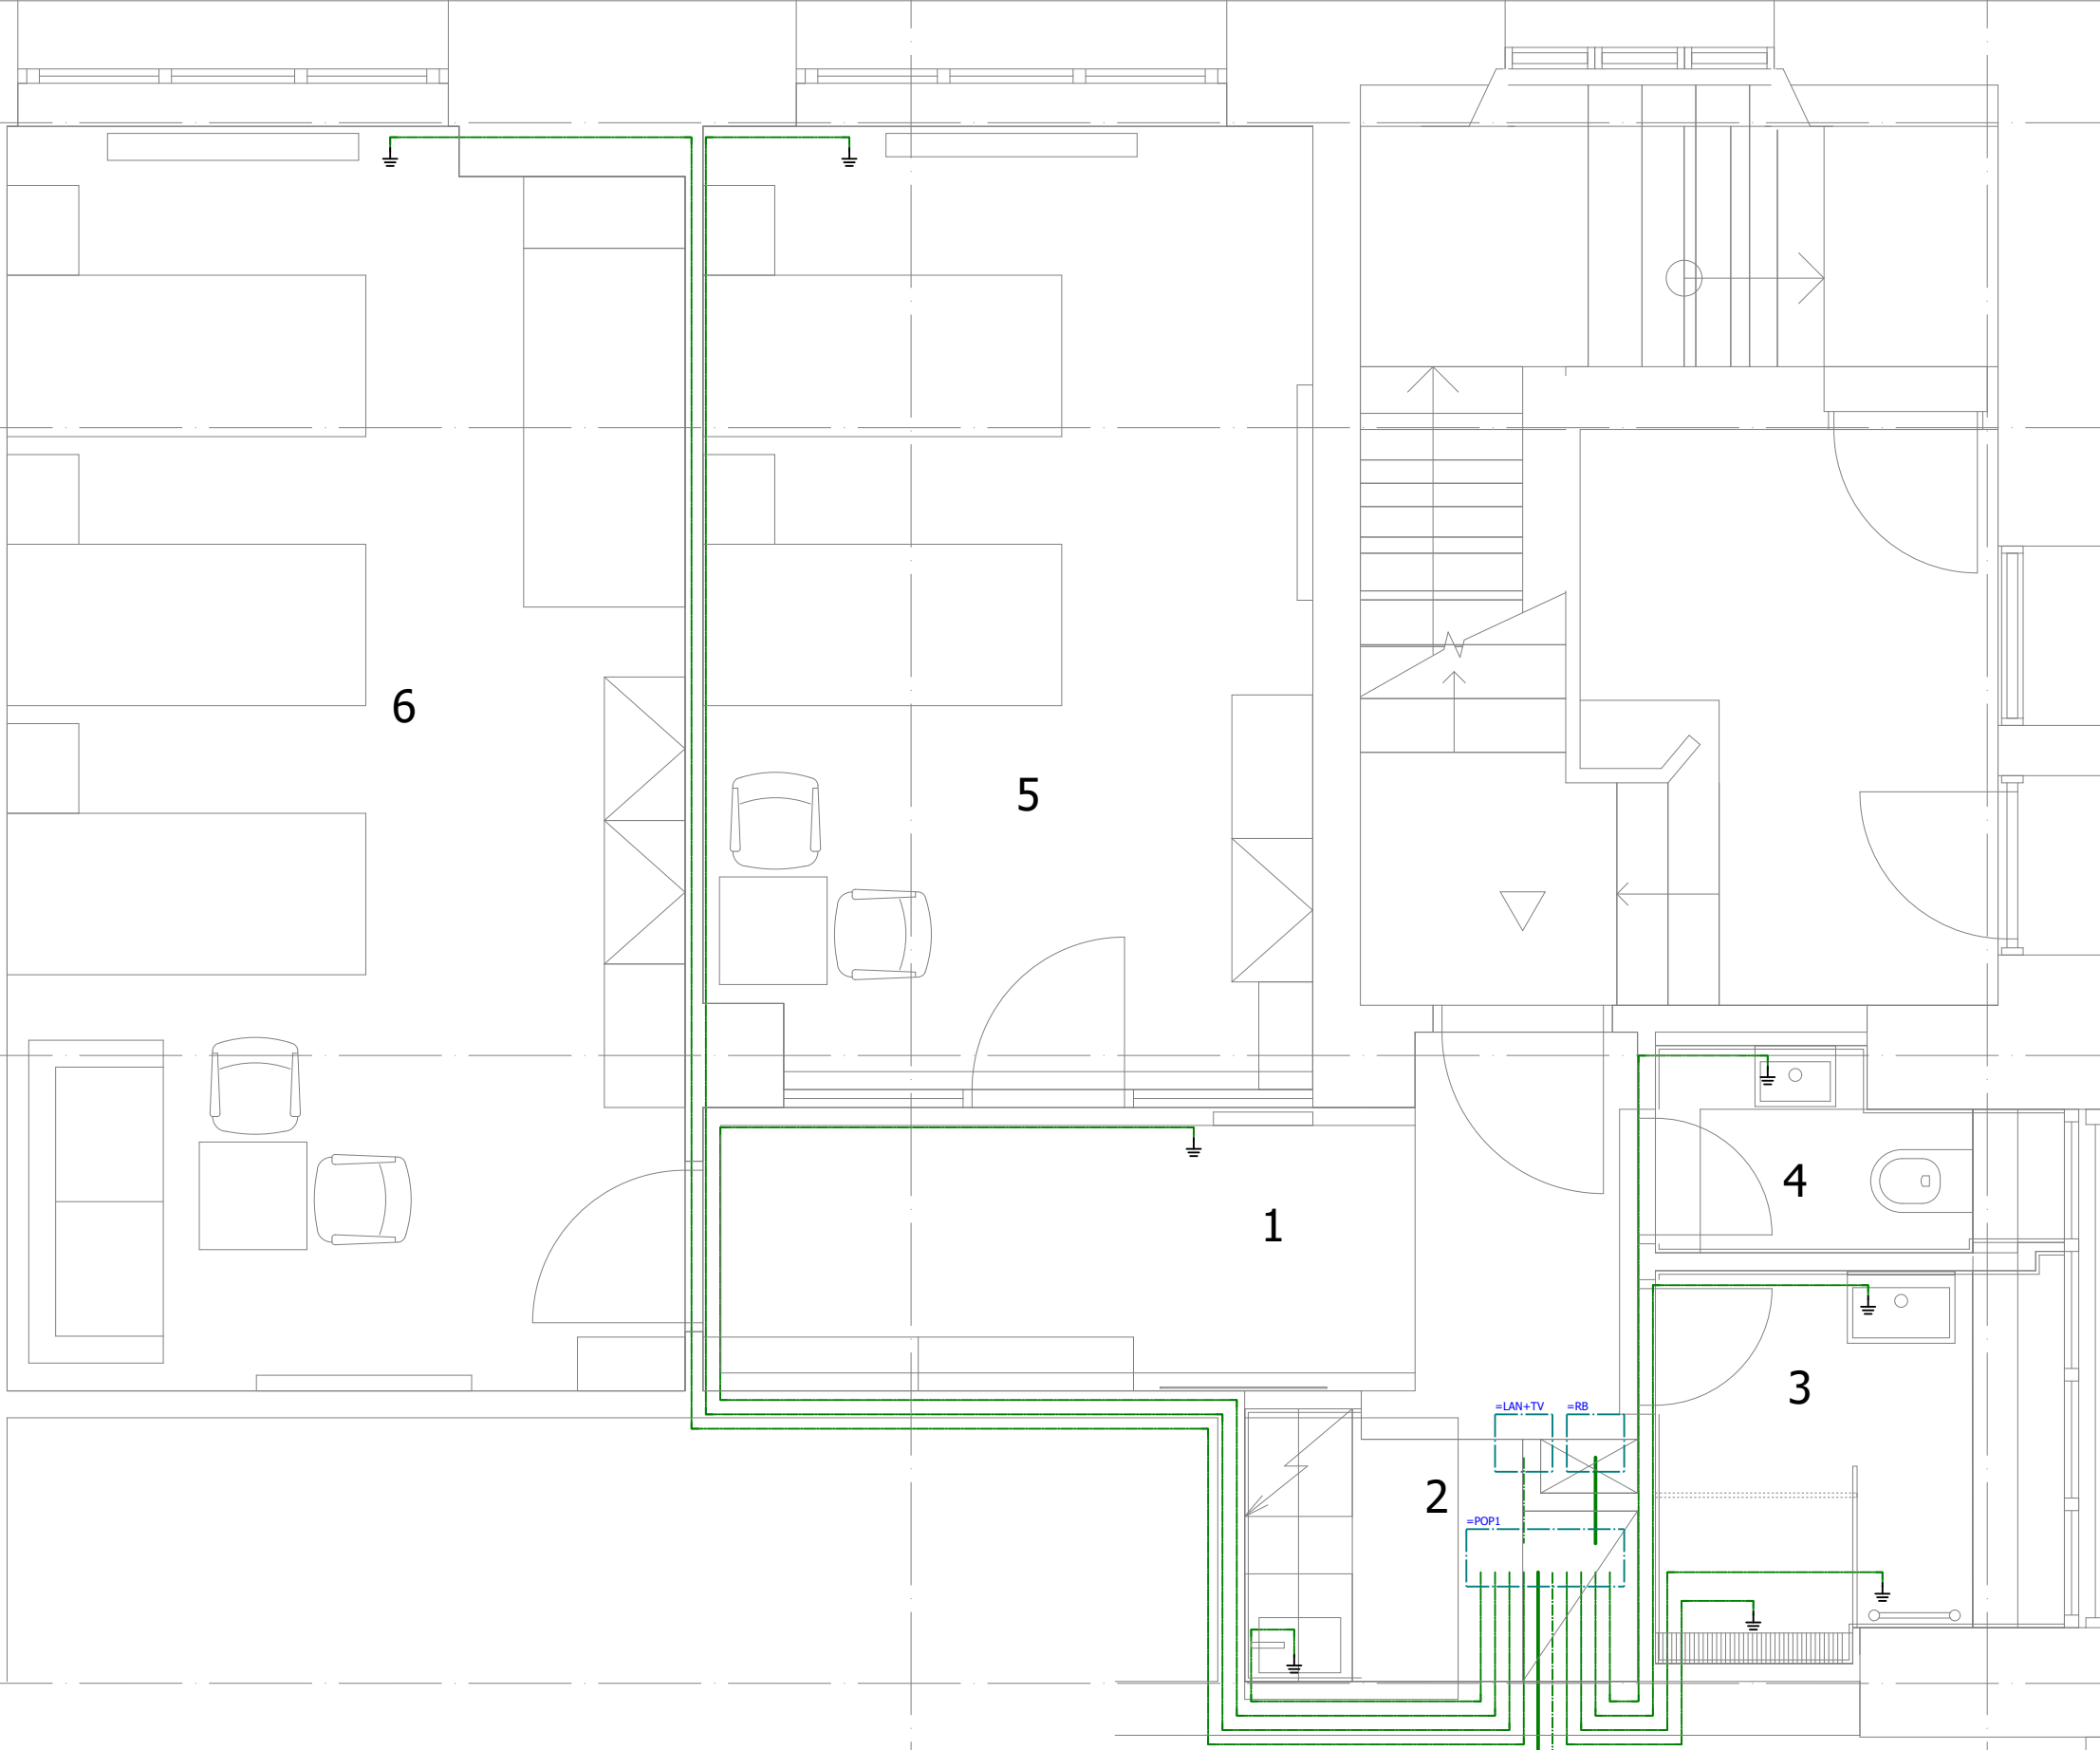

LEGENDA MÍSTNOSTÍ

OZN.	NÁZEV MÍSTNOSTI	PLOCHA [m²]	PODLAHA
1	CHODBA	9,35	VINYL
2	KUCH. KOUT	2,80	VINYL
3	KOUPELNA	3,70	KERAM.DL.
4	WC	1,85	KERAM.DL.
5	POKOJ I	18,05	VINYL
6	POKOJ II	26,30	PARKETY

ÚPRAVY BYTU 1+1 / 1.PP

Národní zemědělské muzeum, s.p.o.
parc.č. 2120/1 k.ú. Holešovice

MÍSTO STAVBY	parc.č. 2120/1 k.ú. Holešovice		
STAVEBNÍK	Národní zemědělské muzeum, s.p.o. K Kostelní 44, 170 00 Praha 7		
PROFESE	D.1.4. TECHNIKA PROSTŘEDÍ D.1.4.d ELEKTROINSTALACE		
VYPRACOVAL	Ing. Jaroslav Januš Křížatky 33, 267 01 Králův Dvůr	STUPEŇ	DVZ
ZODP. PROJEKTANT	ing. arch. Miloš Vajtr, V Brůdce 77, Praha 5	DATUM	09/2019
PŘÍLOHA	SILNOPROUD UZEMĚNÍ 1.PP		MĚŘÍTKO 1:40
			ČÍSLO PŘÍLOHY 1.4.d - 3