



PŮDORYS NA KÓTĚ 207.60
M 1:200

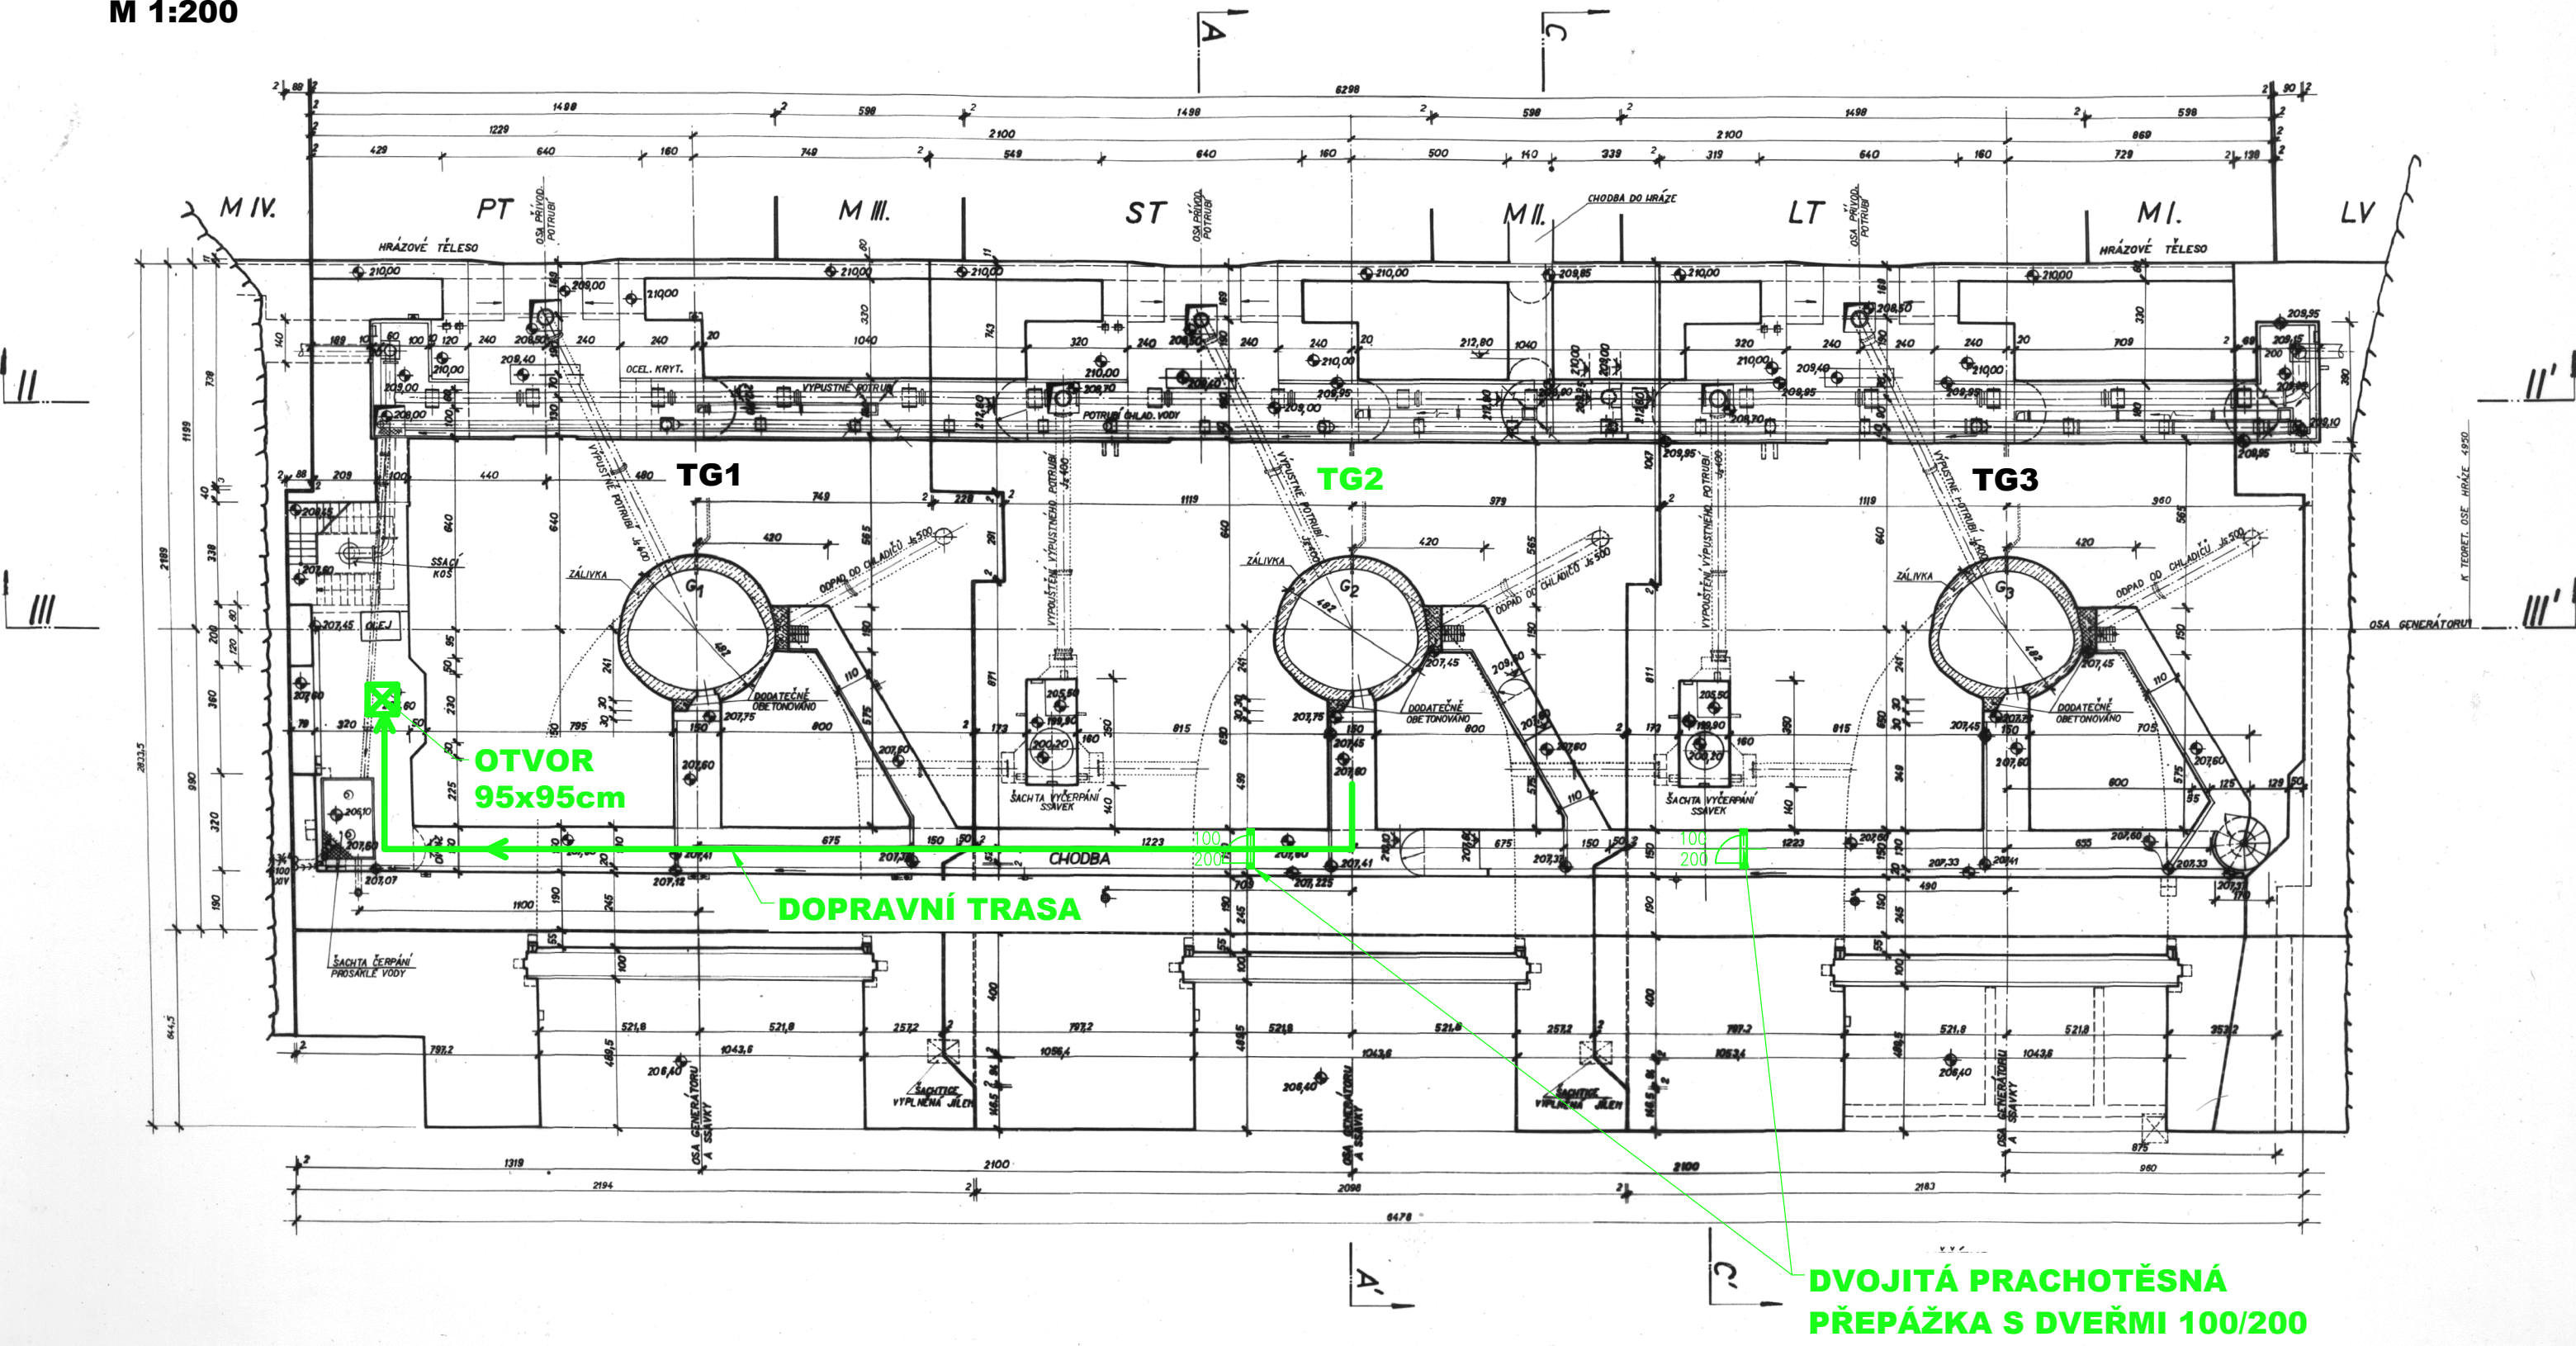

KÓTOVÁNO V M
VÝŠKOVÝ SYSTÉM: B.p.v.



AQUATIS a.s.
Botanická 834/56, 602 00 Brno
Tel: +420 541 554 111
Fax: +420 541 211 205
E-mail: info@aquatis.cz
http://www.aquatis.cz

Zodpovědný projektant ING. OLDŘICH NEUMAYER, CSc.	Hlavní inženýr projektu ING. OLDŘICH NEUMAYER, CSc.	Vedoucí střediska ING. OLDŘICH NEUMAYER, CSc.
Vypracoval RENATA NĚMEČKOVÁ	Kontroloval ING. TOMÁŠ ROTH	Zakázkové číslo 0191155A
Datum ŘÍJEN, 2019	Stupeň dokumentace DZVZ	Název souboru C1_TG2_Přípravné_prace.dwg

Akce

**VE SLAPY - REKONSTRUKCE SAVKY TG2
C. CELKOVÉ VÝKRESY
C.1. PŘÍPRAVNÉ PRÁCE**

Příloha

PŮDORYS NA KÓTĚ 207.60

Měřítko 1 : 200	Číslo přílohy C.1.1.
---------------------------	--------------------------------

Objednatel
Povodí Vltavy, státní podnik