
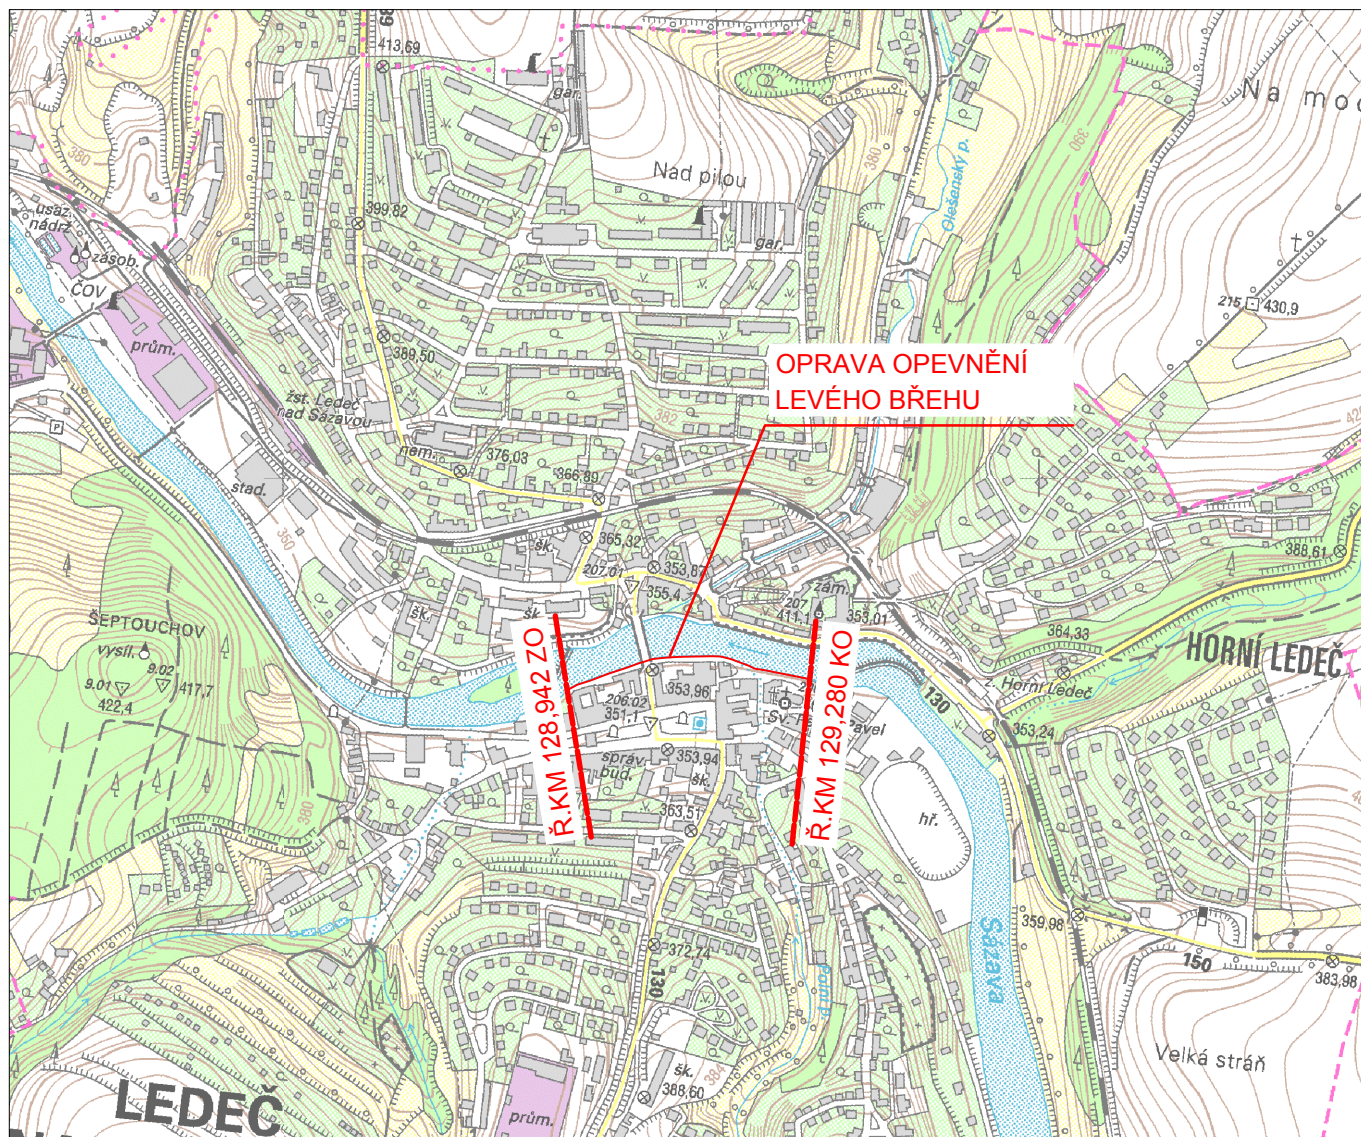


PŘEHLEDNÁ SITUACE 1 : 10 000

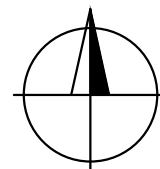

Povodí Vltavy, státní podnik

HOLEČKOVA 8, 150 24 PRAHA 5

PRACOVISTĚ:

oddělení projektových činností
Boženy Němcové 10
370 01 České Budějovice
tel. 386 354 923, 386 355 507

VEDOUCÍ PRACOVISTĚ:

Ing. Pavel Filip

KRESI II ·

Ing. J. ČASTORALOVÁ

VYPRACOVAI ·

Ing. J. ČASTORALOVÁ

HLAVNÍ INŽENÝR PROJEKTU:

Ing. Pavel FILIP

AKCE:

Sázava, Ledeč nad Sázavou, ř.km 128,942 - 129,280 - oprava opevnění levého břehu

PŘÍLOHA:

PŘEHLEDNÁ SITUACE

STUPEN:

DSP

OBJEDNATEL:

Povodí Vltavy s.p. - závod Dolní Vltava

KRAJ:

U:
Vysočina

DATUM:

červen 2019

ČÍSLO ZAKÁZKY:

720/2468/18

MĚŘÍTKO:

1 : 10 000

FORMÁT:

1 x A4

ČÍSLO PŘÍLOHY:

C.1.