



REVIZNI SACHTA
RŠ 19, 20

ŘEZ A - A

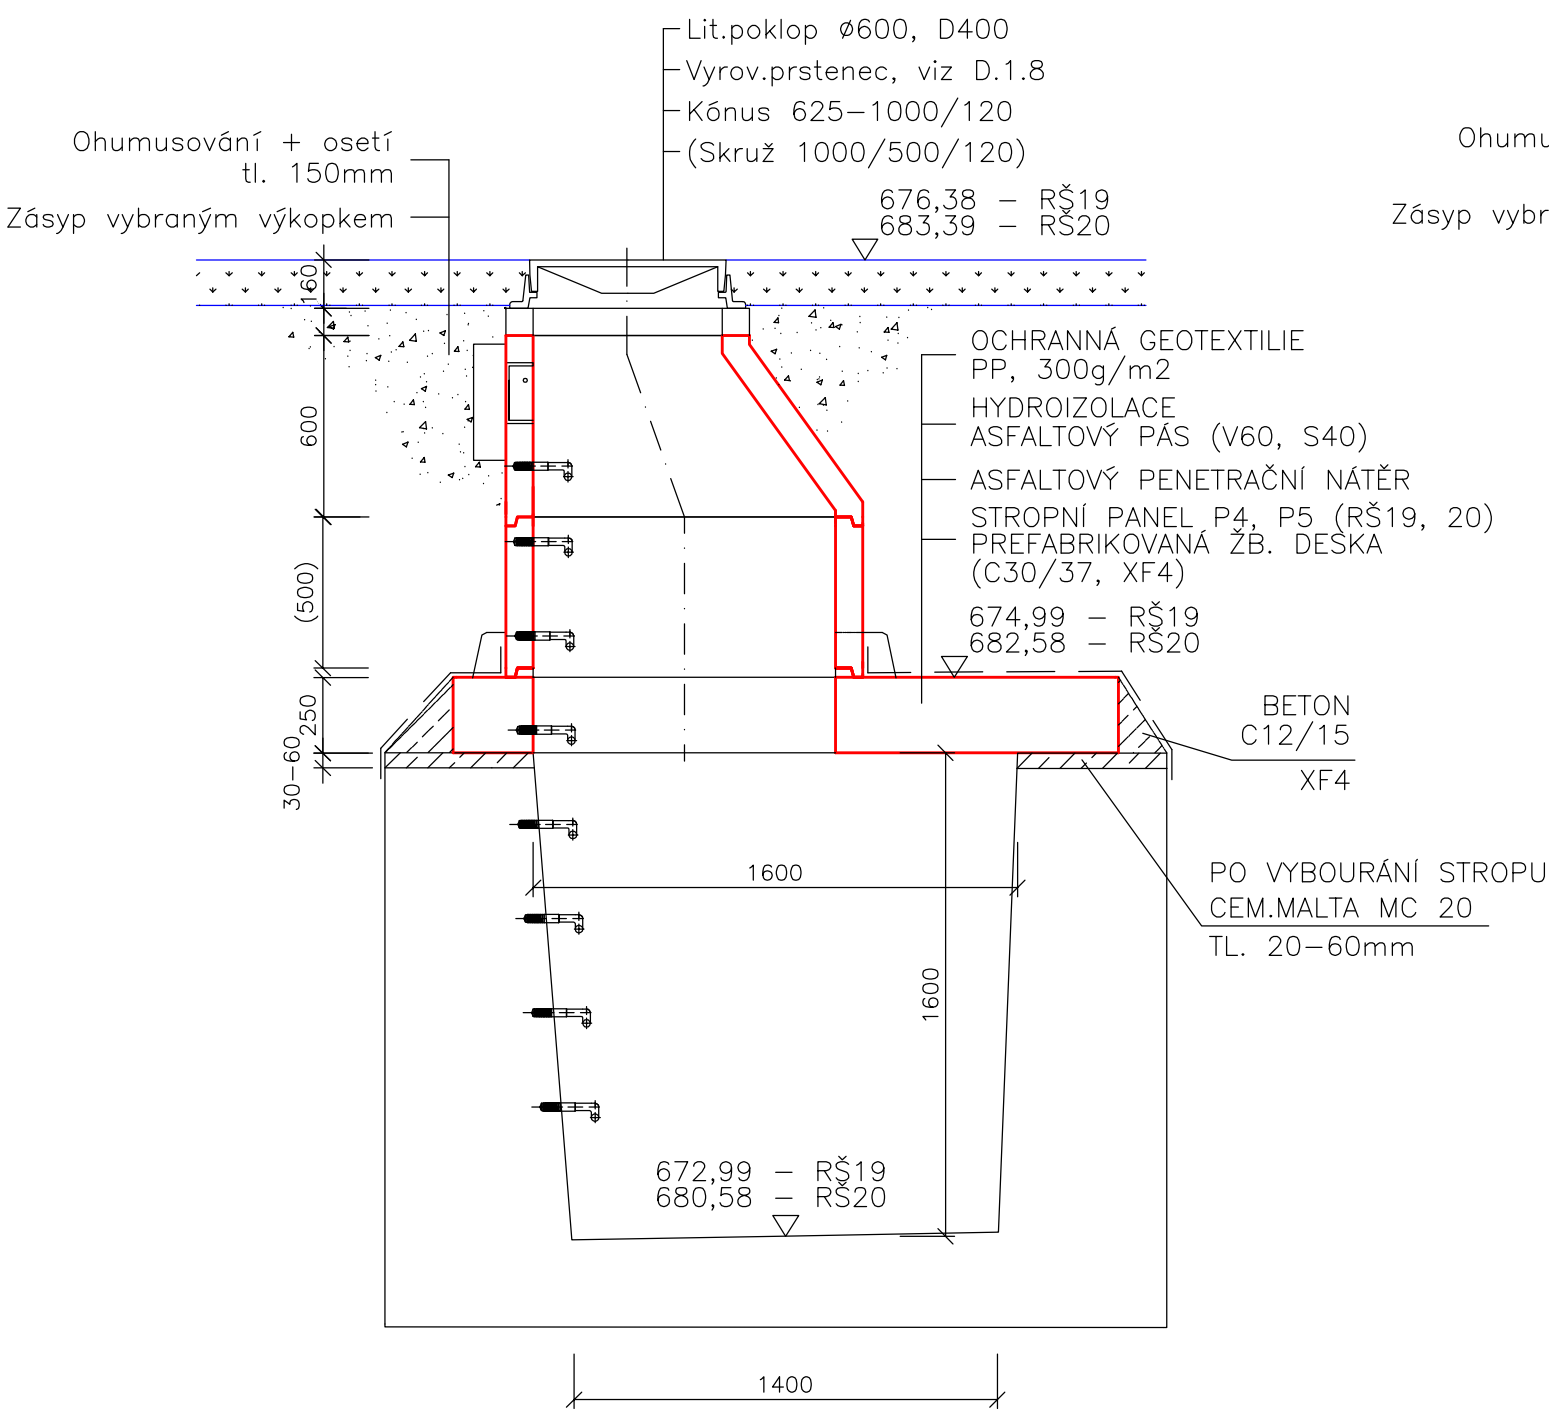


REVIZNI SACHTA
RŠ 21, 25

ŘEZ A - A

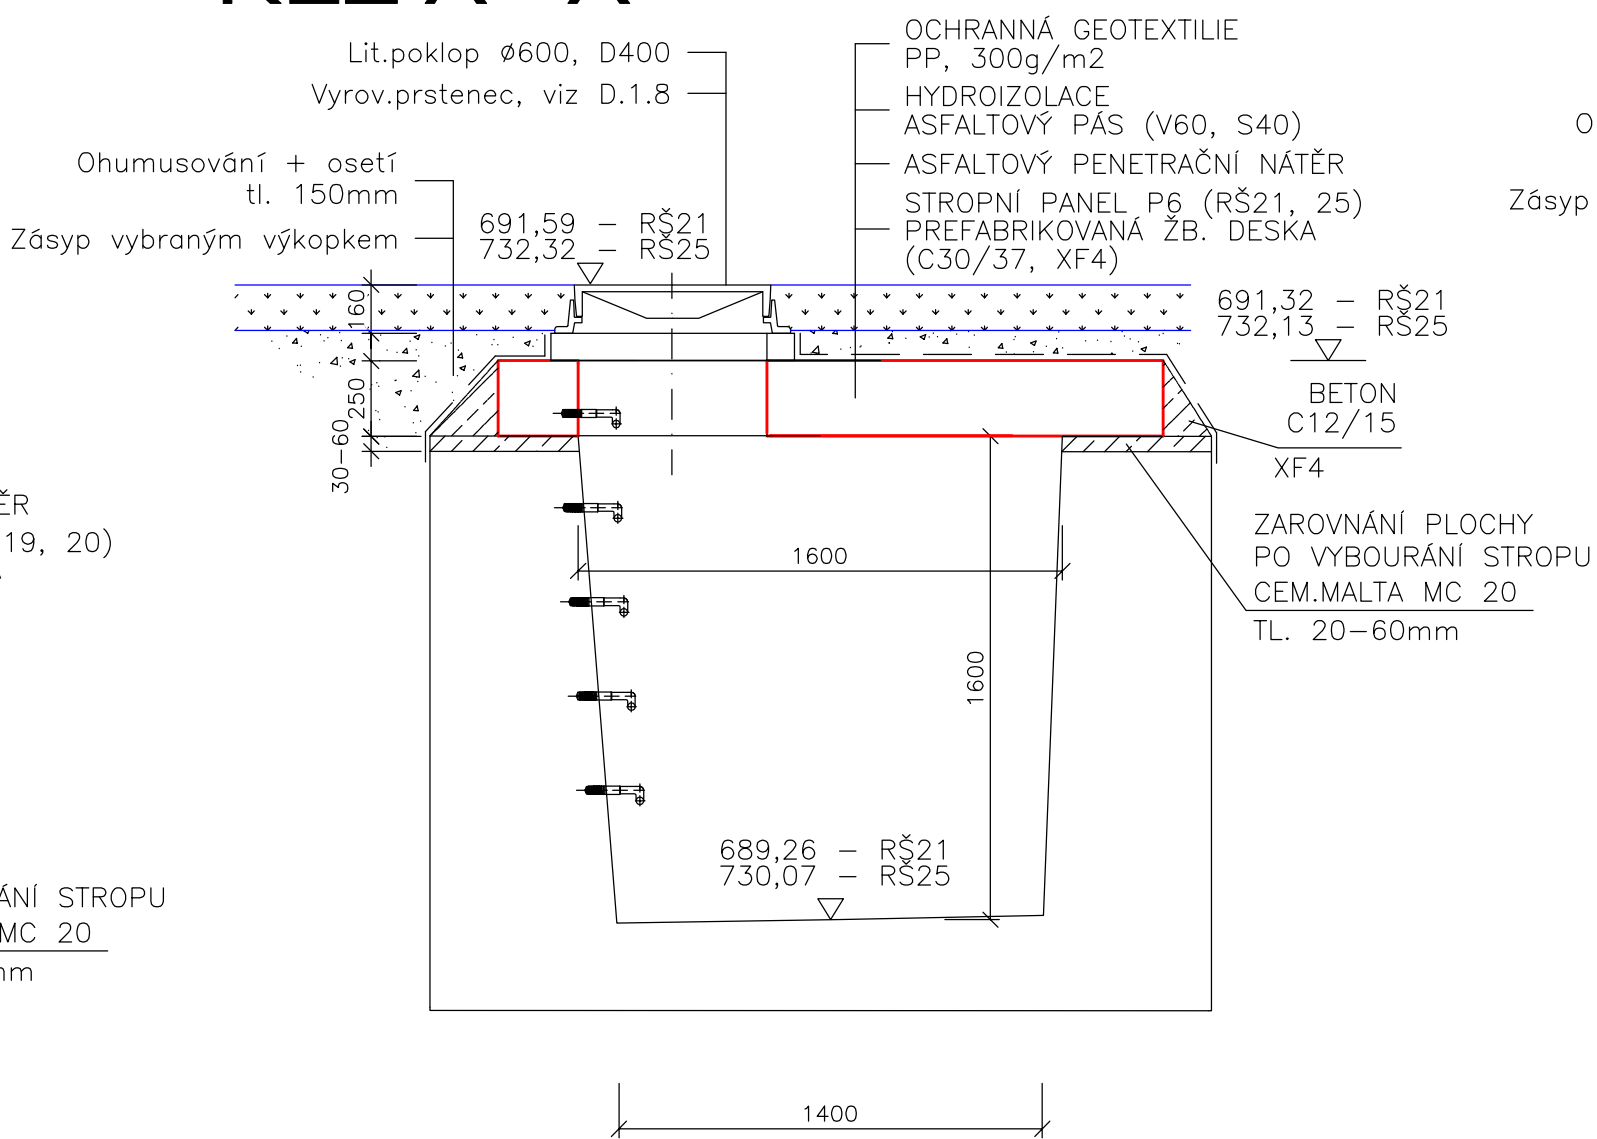


REVIZNI SACHTA
RŠ 18


ŘEZ A - A

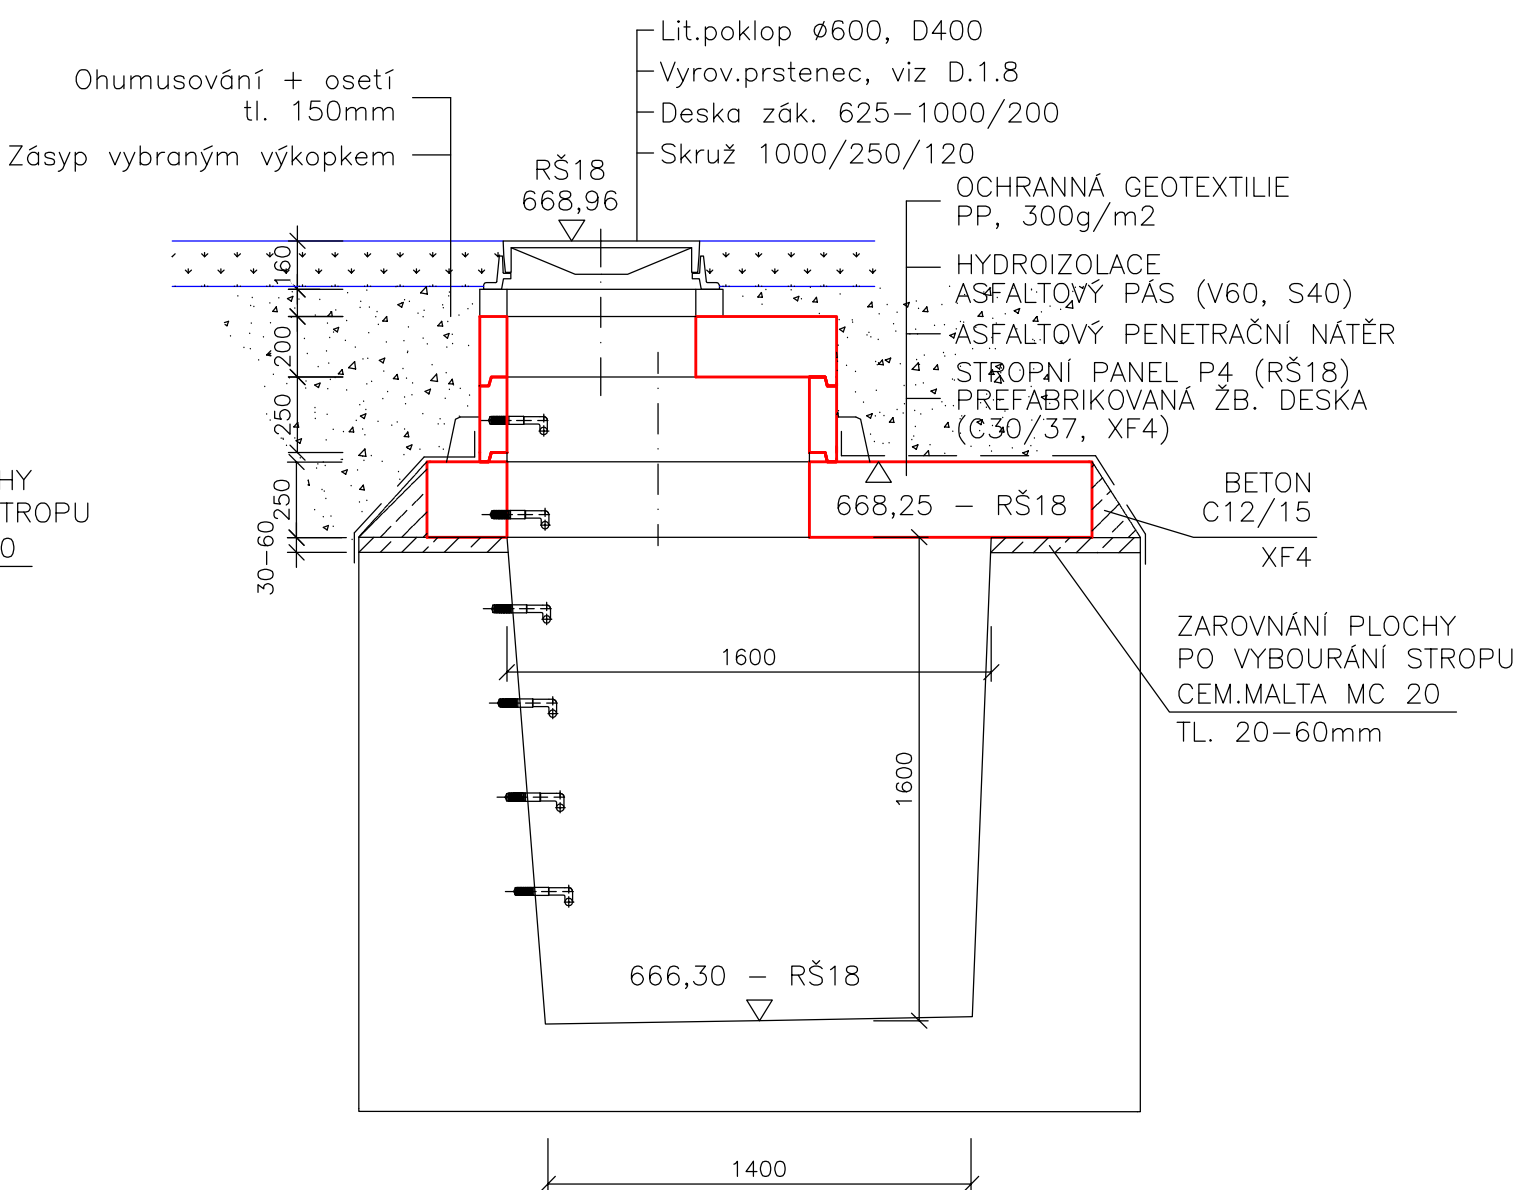

PŮDORYS

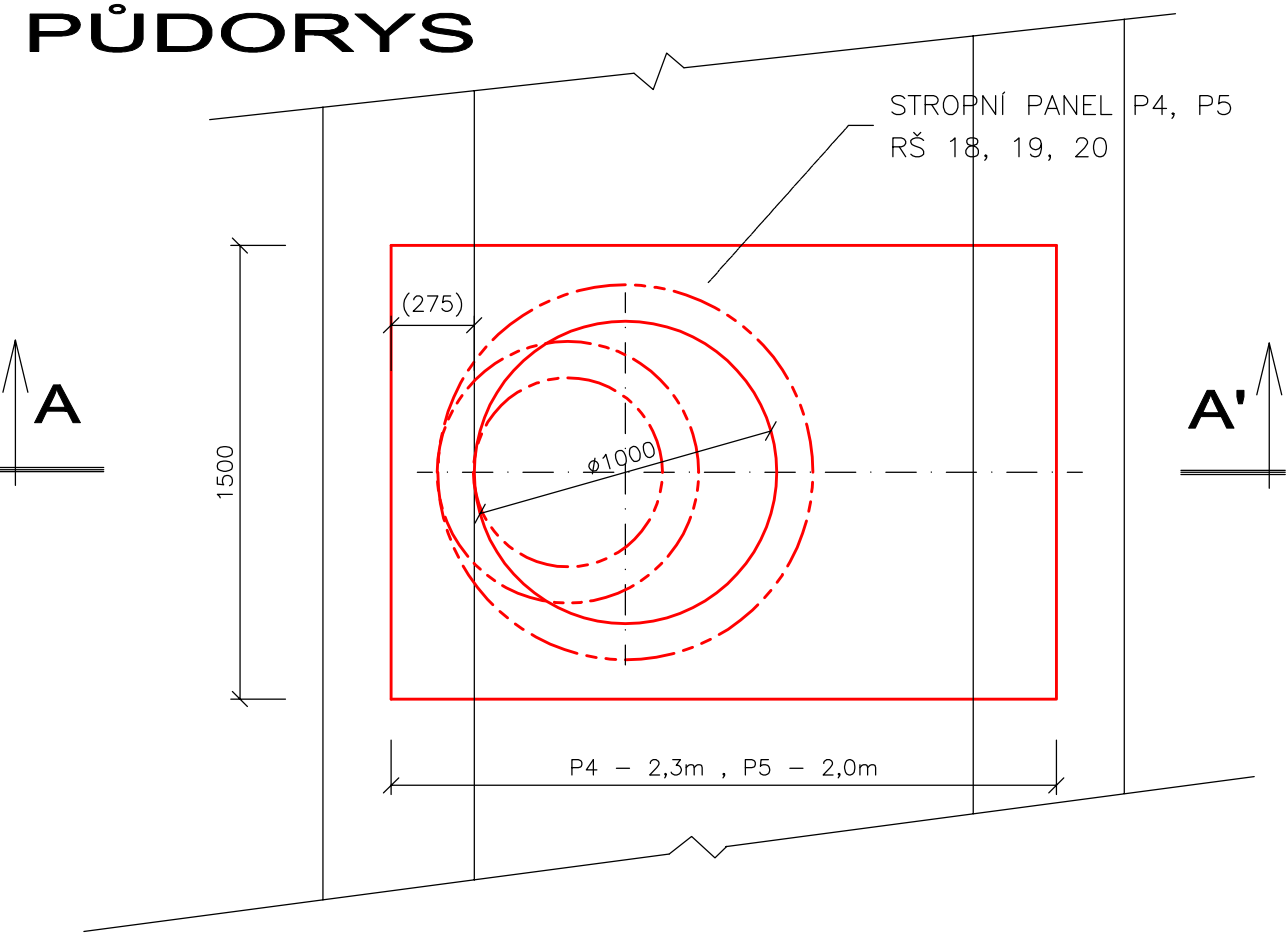

PŮDORYS

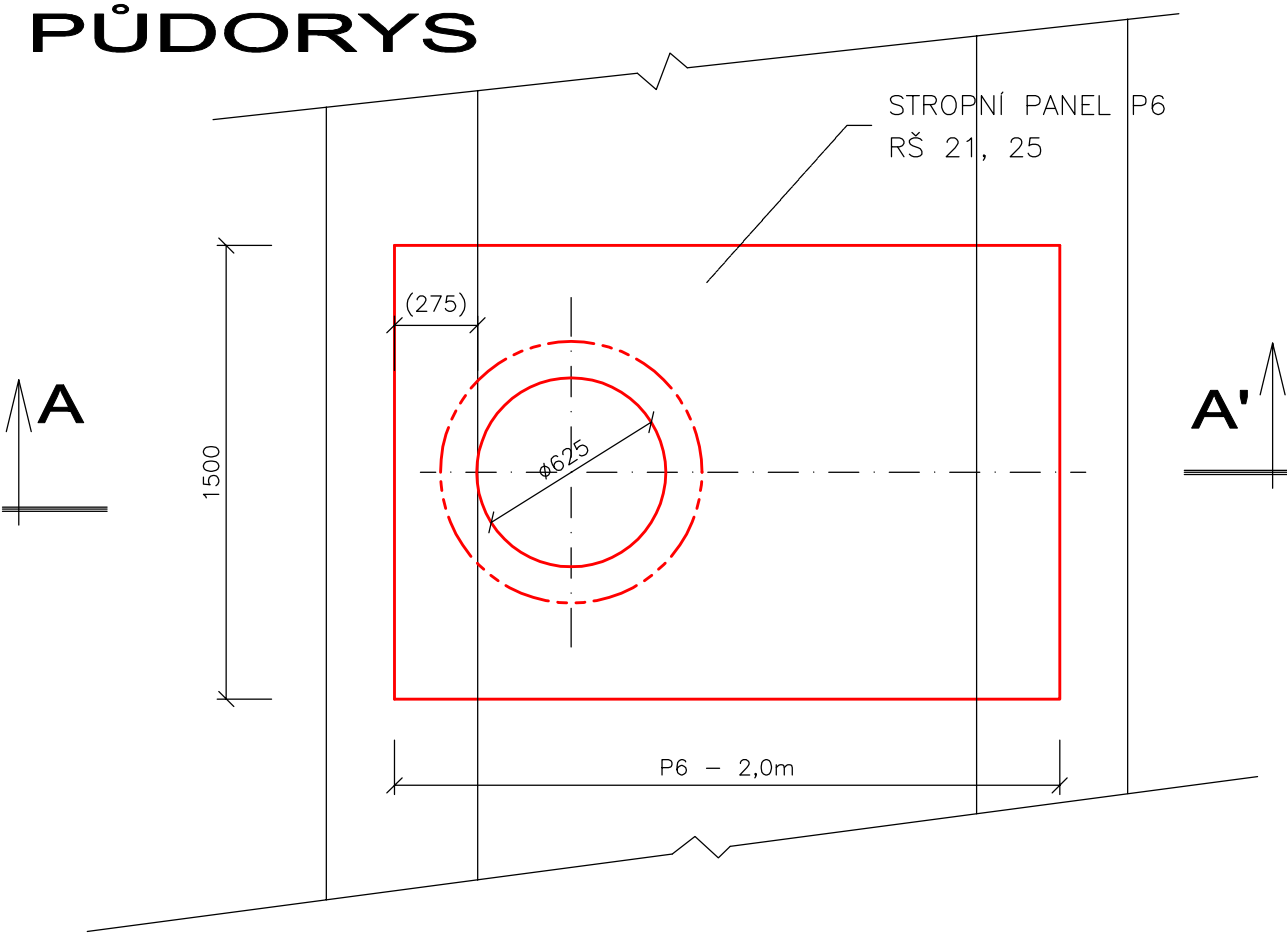

VÝPIS VŠECH PANELŮ

OZNAČENÍ	ROZMĚR	OTVOR	POČET
P1	Panel 2,3x1,2	—	117
P2	Panel 2,0x1,2	—	386
P3	Panel 2,2x2,2	1,2x1,2	2
P4	Panel 2,3x1,5	Ø 1,0	2
P5	Panel 2,0x1,5	Ø 1,0	1
P6	Panel 2,0x1,5	Ø 0,6	3

POZN.: Detailní popis panelů viz D.2 – Konstrukční část.
Panely jsou atypické prefabrikované žb. desky.

navrhl:	ING. MARTIN ONDŘÁČEK	odp.proj.:	FRANTIŠEK PRSKAVEC	 ENGINEERING s.r.o. ZÁVODU MÍRU 584/7, KARLOVY VARY PŠČ 360 17, www.kveng.cz, info@kveng.cz Tel.: 353447911 Fax: 353447929
kraj:	KARLOVARSKÝ	stavební úřad:	OSTROV	
obec:	JÁCHYMOV	stupeň:	DSP	
datum:	03.2019	zakázka číslo:	180509	
investor:	POVODÍ OHŘE s.p., BEZRUCHOVA 4219, CHOMUTOV 430 03			
místo stavby:	K. ú. JÁCHYMOV			
Název projektu:				
VT JÁCHYMOVSKÝ POTOK OPRAVA ZAKRYTÉHO PROFILU				
so(PS):	SO 05, SO 08			
profese:	VODOHOSPODÁŘSKÁ			
příloha:	REVIZNÍ ŠACHTY			číslo přílohy: D.1.7
Výkres je duševním majetkem firmy KV engineering spol. s r.o., nesmí být použit a kopírován třetí osobou, jím předán či jinak s ním nakládáno bez písemného souhlasu firmy KV engineering spol. s r.o.				formát: 6 A4 měřítko: 1:25