



SITUACE ŠIRŠÍCH VZTAHŮ M1:10 000

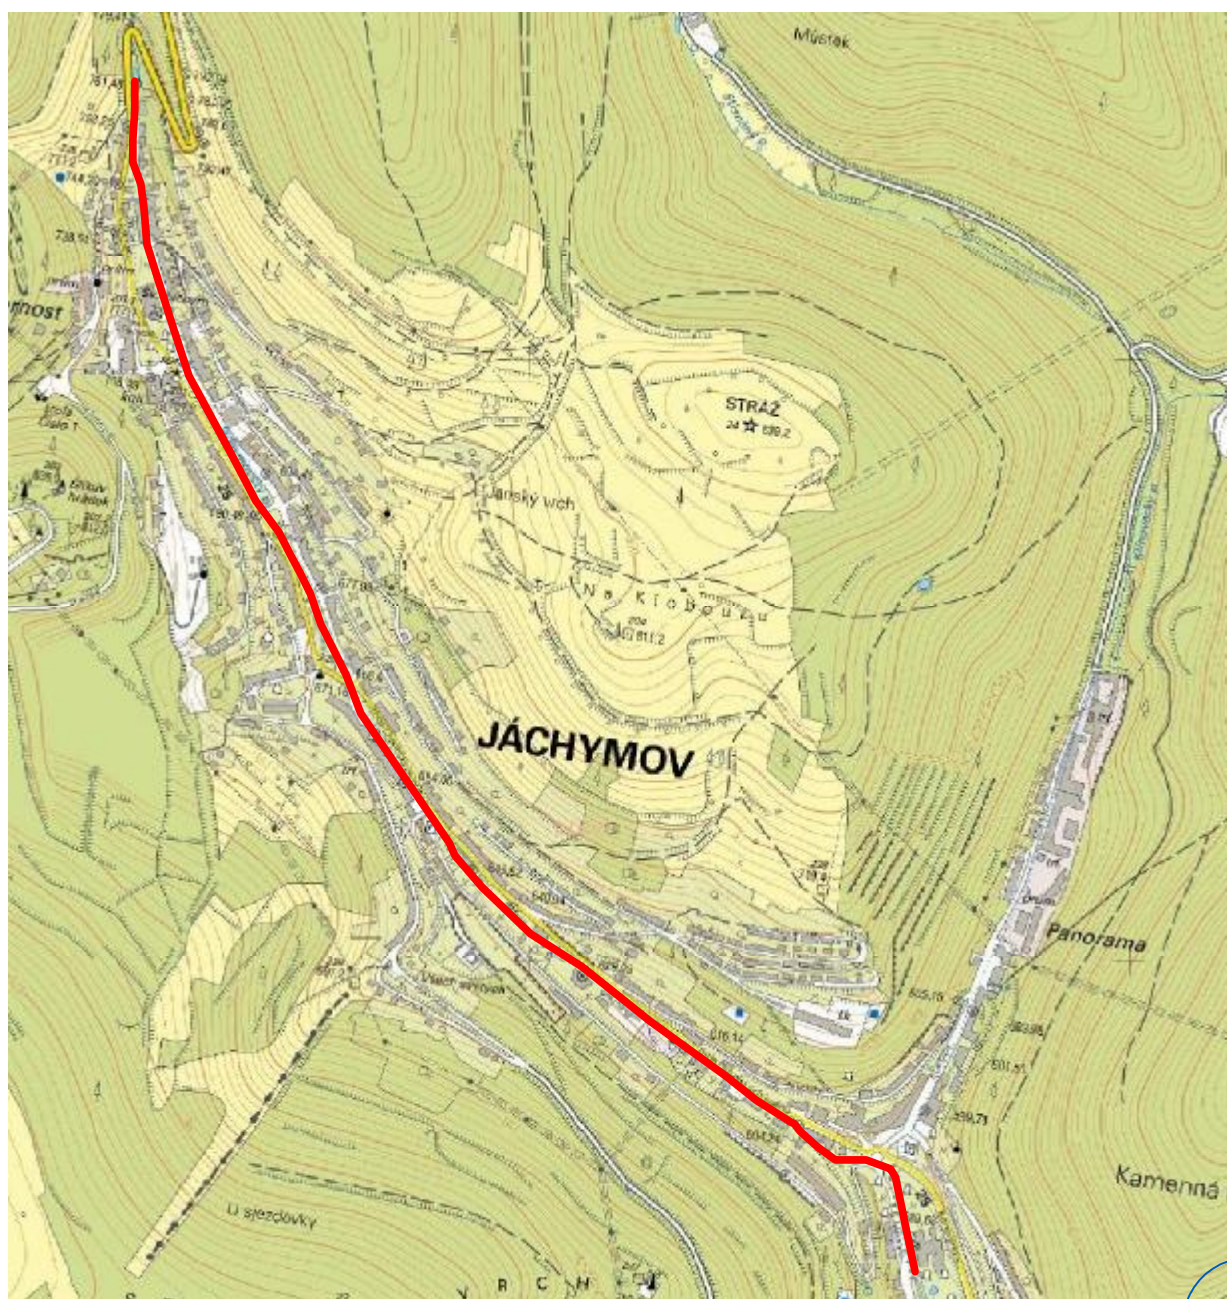

JÁCHYMOVSKÝ POTOK

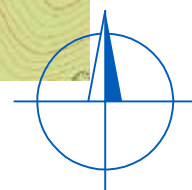

| | | | | |
|---|---|----------------|--------------------|---|
| navrhl: | FRANTIŠEK PRSKAVEC | odp.proj.: | FRANTIŠEK PRSKAVEC |  KV ENGINEERING s.r.o. ZÁVODU MÍRU 584/7, KARLOVY VARY PSČ 360 17, www.kveng.cz , info@kveng.cz Tel.: 353447911 Fax: 353447929 |
| kraj: | KARLOVARSKÝ | stavební úřad: | OSTROV | |
| obec: | JÁCHYMOV | stupeň: | DSJ | |
| datum: | 03.2019 | zakázka číslo: | 180509 | |
| investor: | POVODÍ OHŘE s.p., BEZRUČOVA 4219, CHOMUTOV 430 03 | | | |
| místo stavby: | K. ú. JÁCHYMOV | | | |
| Název projektu: VT JÁCHYMOVSKÝ POTOK OPRAVA ZAKRYTÉHO PROFILU | | | | |
| SO(PS): | | | | |
| profese: | | | | |
| příloha: SITUACE ŠIRŠÍCH VZTAHŮ | | | | číslo přílohy: C.1 |
| Výkres je duševním majetkem firmy KV engineering spol. s r.o., nesmí být použit a kopírován třetí osobou, jí předán či jinak s ním nakládáno bez písemného souhlasu firmy KV engineering spol. s r.o. | | | | formát: 1 A4 měřítko: 1:10 000 |