

LEGENDA

STÁVAJÍCÍ SÍTĚ

- VEDENÍ VN-NADZEMNÍ
- VEDENÍ NN-NADZEMNÍ
- KABELOVÉ VEDENÍ VN-PODZEMNÍ
- KABELOVÉ VEDENÍ NN-PODZEMNÍ
- VEŘEJNÉ OSVĚTLENÍ
- OPTICKÝ KABEL-HDPE
- SDĚLOVACÍ KABEL-CETIN
- SDĚLOVACÍ VEDENÍ, NADZEMNÍ-CETIN
- STL PLYNOVOD
- KANALIZACE DEŠŤOVÁ
- KANALIZACE JEDNOTNÁ


- OCHRANNÉ PÁSMO - PLYN
- OCHRANNÉ PÁSMO - VN
- VODOVOD

NÁVRH

- JÁCHYMOVSKÝ POTOK - STROP
- JÁCHYMOVSKÝ POTOK - DNO
- VNĚJŠÍ HRANA - PŘEDPOKLAD
- OSA POTOKA
- REVIZNÍ / MONTÁŽNÍ ŠACHTA

- SO 01 - TRÁMOVÝ STROP
- SO 02 - BENEŠOVY RÁMY
- SO 03 - KLENBOVÝ STROP
- SO 04 - ŽELEZOBETONOVÝ STROP (OPRAVA - POD NÁMĚSTÍM)
- SO 05 - ŽELEZOBETONOVÝ STROP (VÝMĚNA - JIŽNÍ ČÁST NÁMĚSTÍ)
- SO 06 - ŽELEZOBETONOVÝ STROP (OPRAVA - SEVERNÍ ČÁST NÁMĚSTÍ)
- SO 07 - ŽELEZOBETONOVÝ STROP (OPRAVA - U KOSTELA)
- SO 08 - ŽELEZOBETONOVÝ STROP (VÝMĚNA / OPRAVA - NAD KOSTELEM)

KLAD LISTŮ

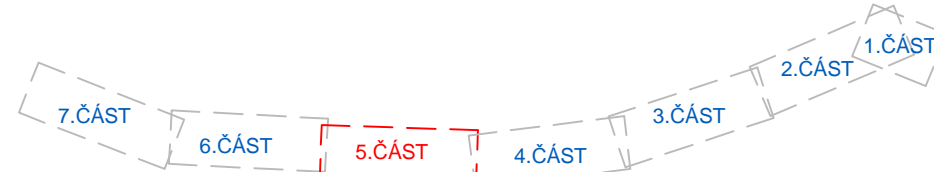

navrh:	ING. MARTIN ONDŘÁČEK	odp.proj.:	FRANTIŠEK PRSKAVEC
kraj:	KARLOVARSKÝ	stavební úřad:	OSTROV
obec:	JÁCHYMOV	stupoň:	DSJ
datum:	03.2019	zakázka číslo:	180509
investor:	POVODÍ OHŘE s.p., BEZRUČOVA 4219, CHOMUTOV 430 03		
místo stavby:	K. ú. JÁCHYMOV		
Název projektu:			
VT JÁCHYMOVSKÝ POTOK OPRAVA ZAKRYTÉHO PROFILU			
so(PS):	SO 04, SO 05		
profese:	VODOHOSPODÁŘSKÁ		
příloha:	SITUACE - 5.ČÁST		
Výkres je duševním majetkem firmy KV engineering spol. s r.o., nesmí být použit a kopírován třetí osobou, Již předán či jinak s ním nakládáno bez písemného souhlasu firmy KV engineering spol. s r.o.			
číslo přílohy:		D.1.2.5	
formát:		4 A4	měřítko: 1:500