


LEGENDA

STÁVAJÍCÍ SÍŤ

	VEDENÍ VN-NADZEMNÍ
	VEDENÍ NN-NADZEMNÍ
	KABELOVÉ VEDENÍ VN-PODZEMNÍ
	KABELOVÉ VEDENÍ NN-PODZEMNÍ
	VEŘEJNÉ OSVĚTLENÍ
	OPTICKÝ KABEL-HDPE
	SDĚLOVACÍ KABEL-CETIN
	SDĚLOVACÍ VEDENÍ, NADZEMNÍ-CETIN
	STL PLYNOVOD
	KANALIZACE DEŠŤOVÁ
	KANALIZACE JEDNOTNÁ
	OCHRANNÉ PÁSMO - PLYN
	OCHRANNÉ PÁSMO - VN
	VODOVOD


NÁVRH

 	JÁCHYMOVSKÝ POTOK - STROP
	JÁCHYMOVSKÝ POTOK - DNO
	VNĚJŠÍ HRANA - PŘEDPOKLAD
	OSA POTOKA



REVIZNÍ / MONTÁŽNÍ
ŠACHTA

KLAD LISTŮ:

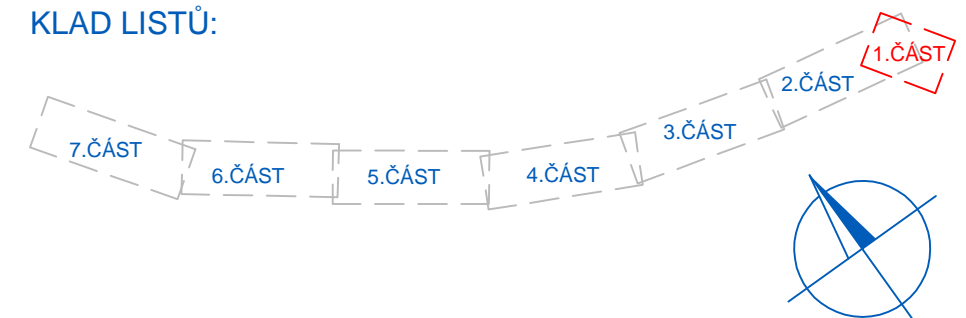

	SO 01 - TRÁMOVÝ STROP
	SO 02 - BENEŠOVY RÁMY
	SO 03 - KLENBOVÝ STROP
	SO 04 - ŽELEZOBETONOVÝ STROP (OPRAVA - POD NÁMĚSTÍM)
	SO 05 - ŽELEZOBETONOVÝ STROP (VÝMĚNA - JIŽNÍ ČÁST NÁMĚSTÍ)
	SO 06 - ŽELEZOBETONOVÝ STROP (OPRAVA - SEVERNÍ ČÁST NÁMĚSTÍ)
	SO 07 - ŽELEZOBETONOVÝ STROP (OPRAVA - U KOSTELA)
	SO 08 - ŽELEZOBETONOVÝ STROP (VÝMĚNA / OPRAVA - NAD KOSTELEM)

navrh:	ING. MARTIN ONDRÁČEK	odp.proj.:	FRANTIŠEK PRSKAVEC	 ENGINEERING s.r.o. ZÁVODU MÍRU 584/7, KARLOVY VARY PSČ 360 17, www.kveng.cz, info@kveng.cz Tel.: 353447911 Fax: 353447929	
kraj:	KARLOVARSKÝ	stavební úřad:	OSTROV		
obec:	JÁCHYMOV	stupeň:	DSJ		
datum:	03.2019	zakázka číslo:	180509		
investor:	POVODÍ OHŘE s.p., BEZRUCHOVA 4219, CHOMUTOV 430 03				
místo stavby:	K. ú. JÁCHYMOV				
Název projektu:					
VT JÁCHYMOVSKÝ POTOK OPRAVA ZAKRYTÉHO PROFILU					
SO(PS): SO 01					
profese: VODOHOSPODÁŘSKÁ					
příloha: SITUACE - 1.ČÁST					
Výkres je duševním majetkem firmy KV engineering spol. s r.o., nesmí být použit a kopírován třetí osobou, jí předán či jinak s ním nakládáno bez písemného souhlasu firmy KV engineering spol. s r.o.				číslo přílohy: D.1.2.1	
				formát: 2 A4	měřítko: 1:500