


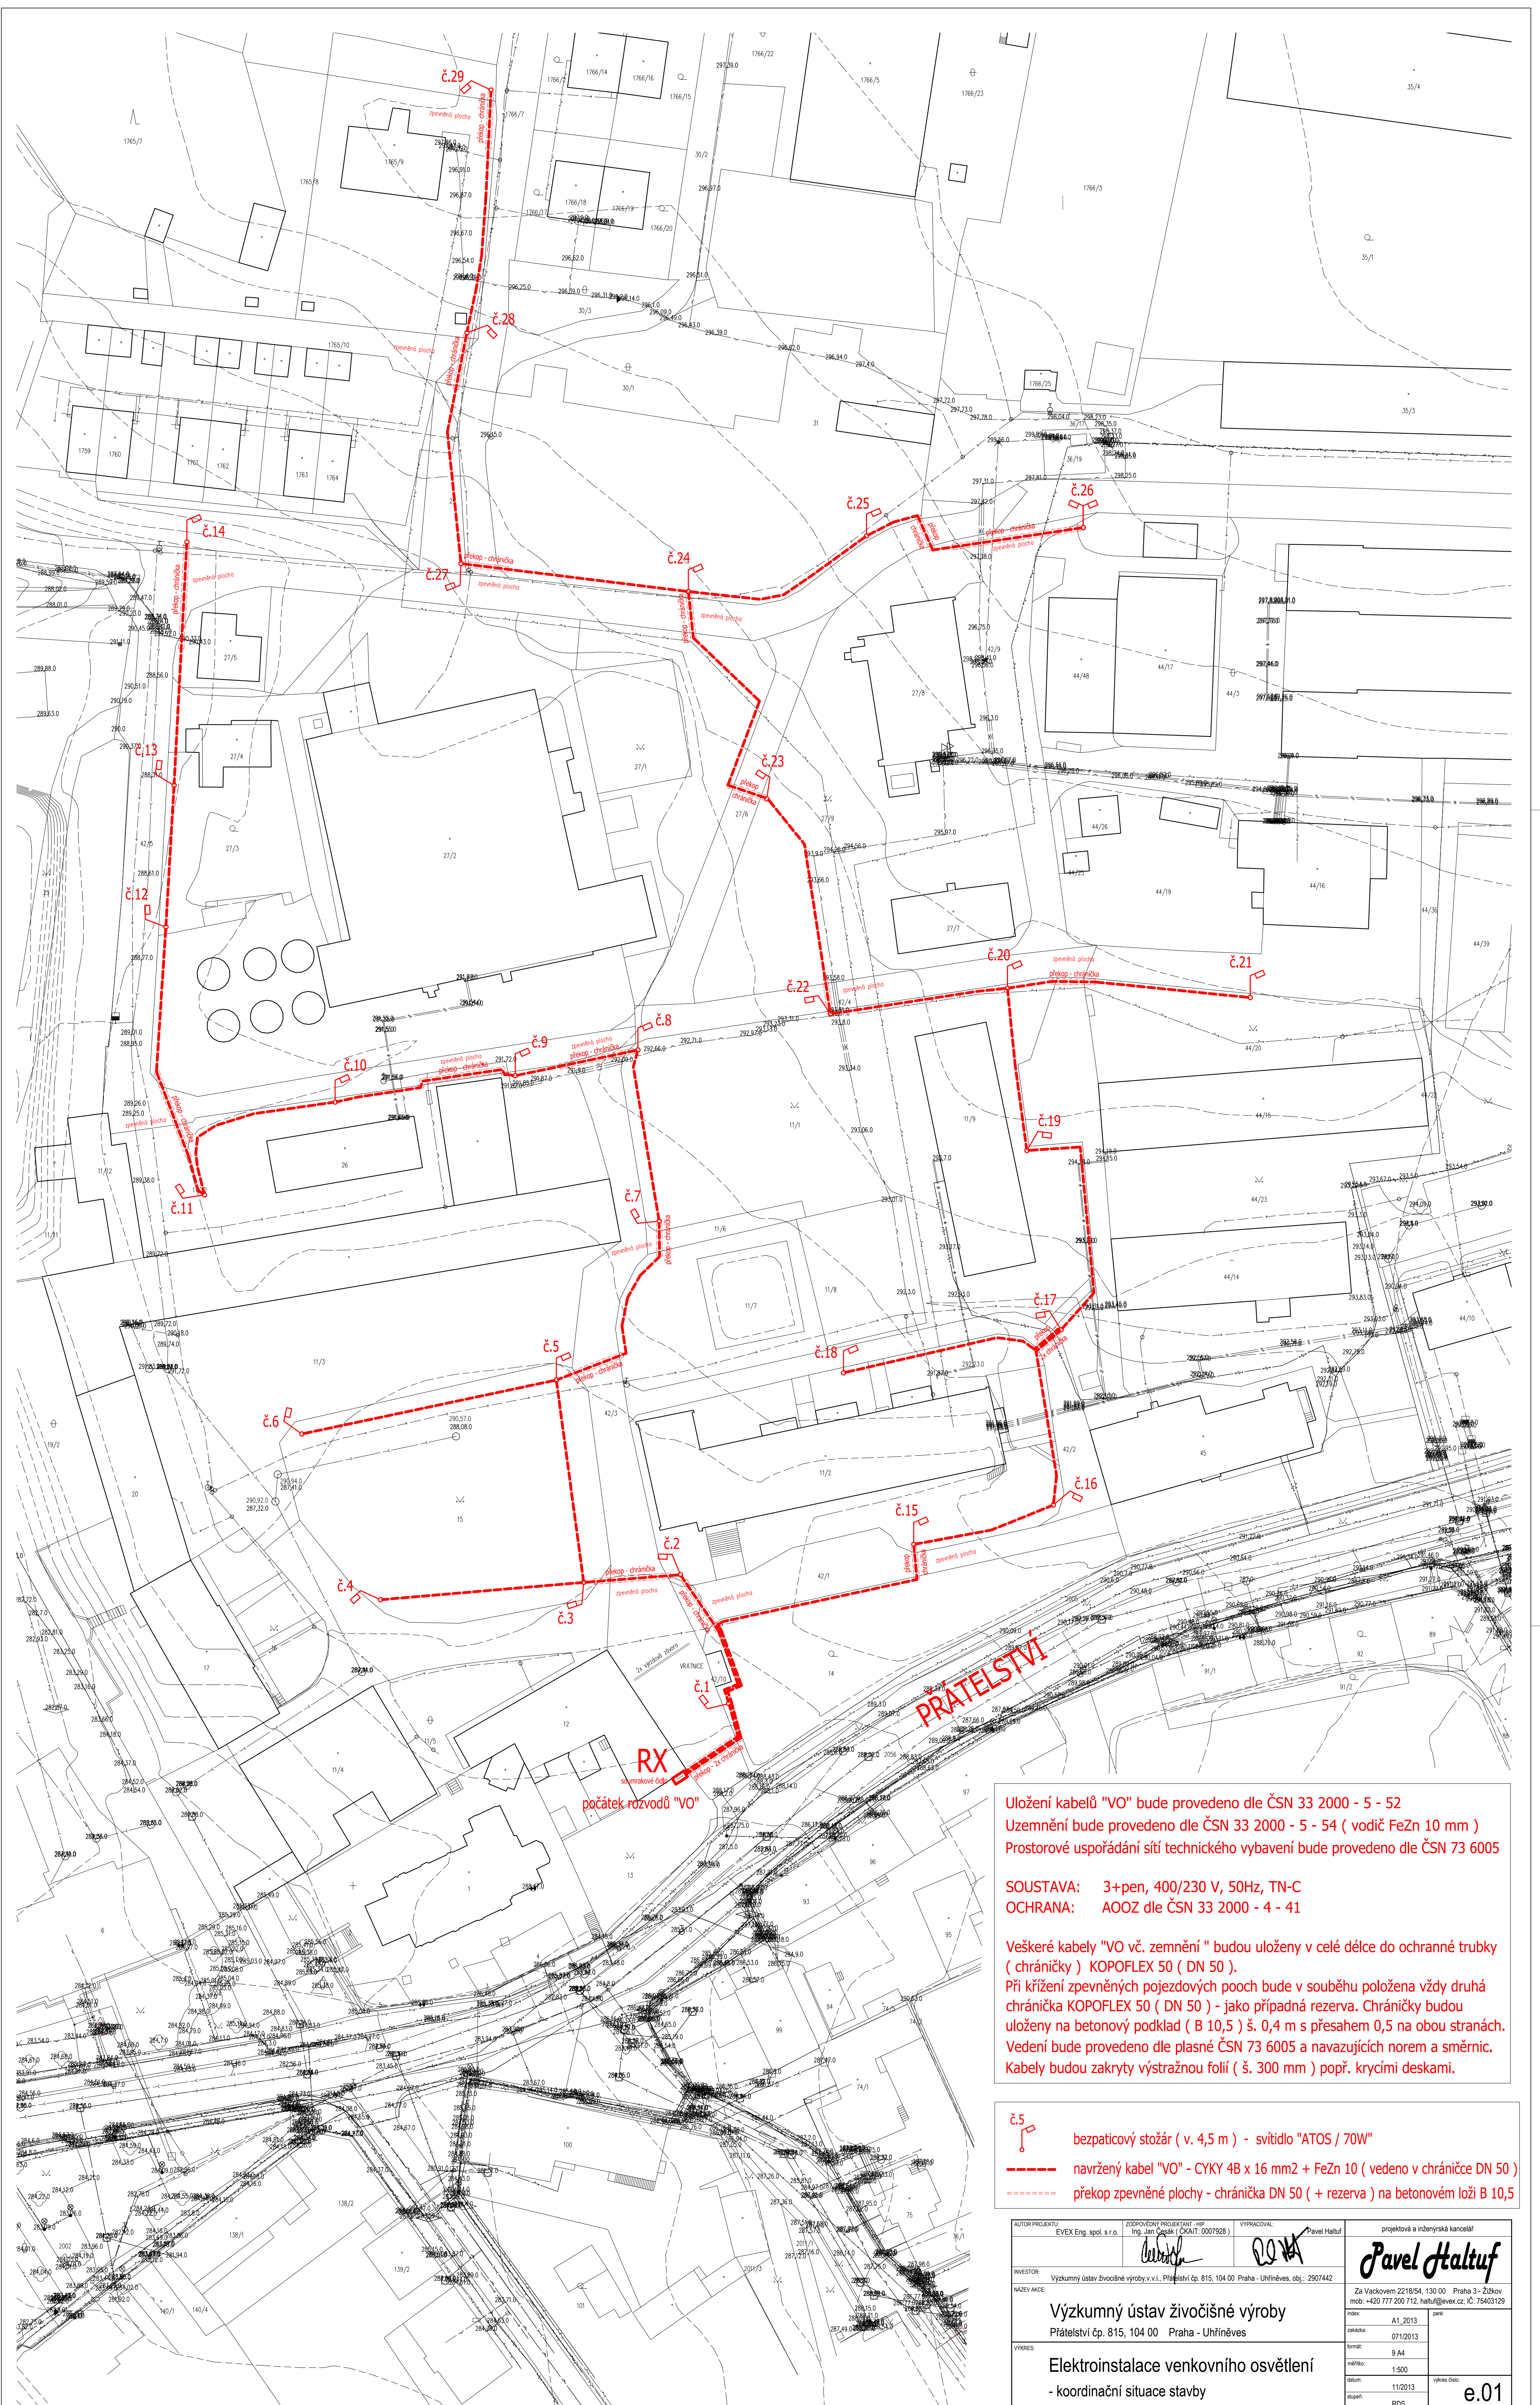


Uložení kabelů "VO" bude provedeno dle ČSN 33 2000 - 5 - 52
Uzemnění bude provedeno dle ČSN 33 2000 - 5 - 54 (vodič FeZn 10 mm)
Prostorové uspořádání sítě technického vybavení bude provedeno dle ČSN 73 6005

SOUSTAVA: 3+pen, 400/230 V, 50Hz, TN-C
OCHRANA: AOOZ dle ČSN 33 2000 - 4 - 41

Veškeré kabely "VO vč. zemnění " budou uloženy v celé délce do ochranné trubky (chráničky) KOPOFLEX 50 (DN 50).
Při křížení zpevněných pojezdových ploch bude v souběhu položena vždy druhá chránička KOPOFLEX 50 (DN 50) - jako případná rezerva. Chráničky budou uloženy na betonový podklad (B 10,5) š. 0,4 m s přesahem 0,5 na obou stranách.
Vedení bude provedeno dle platné ČSN 73 6005 a navazujících norem a směrnic.
Kabely budou zakryty výstražnou folií (š. 300 mm) popř. krycími deskami.

- č.5  bezpaticový stožár (v. 4,5 m) - svítidlo "ATOS / 70W"
- navrhovaný kabel "VO" - CYKY 4B x 16 mm² + FeZn 10 (vedeno v chráničce DN 50)
- - - - - překop zpevněné plochy - chránička DN 50 (+ rezerva) na betonovém loži B 10,5

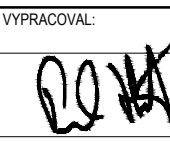AUTOR PROJEKTU: EVEX Eng. spol. s r.o.	ZODPOVĚDNÝ PROJEKTANT - HIP Ing. Jan Čepák IČKAÚT.0007928	VYPRACOVAL:  Pavel Haltuf	projektová a inženýrská kancelář 
INVESTOR: Výzkumný ústav živočišné výroby, v.v.i., Prátelství čp. 815, 104 00 Praha - Uhřetíněves	Za Vackovem 2218/54, 130 00 Praha 3 - Žižkov mob: +420 777 200 712, haltuf@evex.cz, IČ: 75403129		
NAZEV AKCE:	Výzkumný ústav živočišné výroby Prátelství čp. 815, 104 00 Praha - Uhřetíněves		
VÝKRES:	Elektroinstalace venkovního osvětlení - koordinační situace stavby		
index: A1_2013 zadávací: 07/12013 formát: 9 A4 měřítko: 1:500 datum: 11/2013 displej: RDS	par. př. výkres číslo: e.01		