


PROSTORY NECHRÁNĚNÉ PŘED ATM. VLIVY - AB 8


ULOŽENÍ KABELŮ

CHRÁNIČKY POD KOMUNIKACÍ

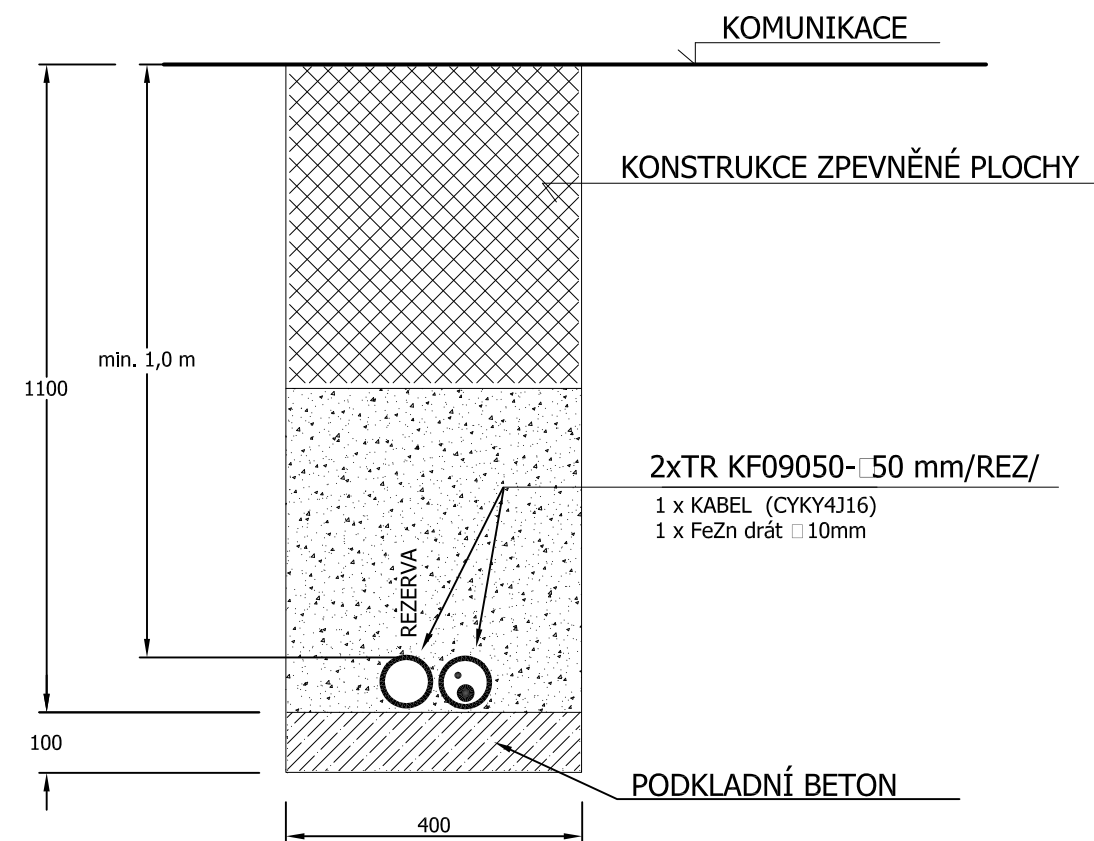


KŘÍŽENÍ S INŽENÝRSKÝMI SÍTĚMI

(VODOVOD A KANALIZACE)

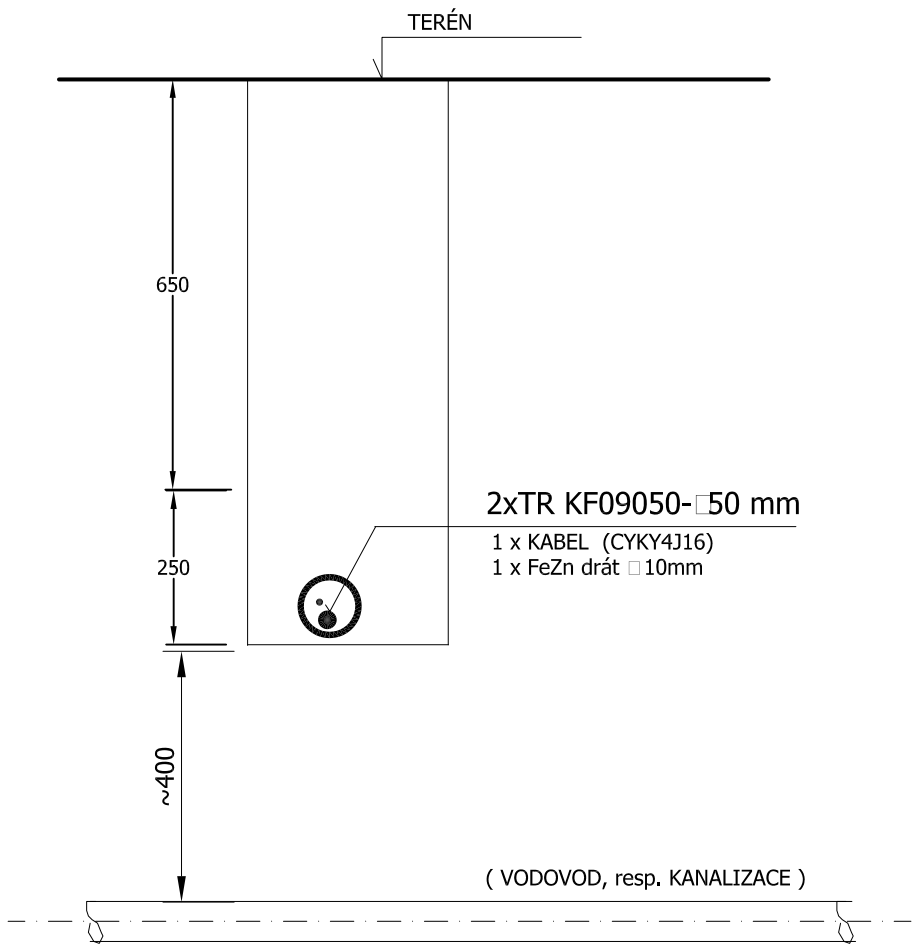

Kabely 1kV výkop v terénu

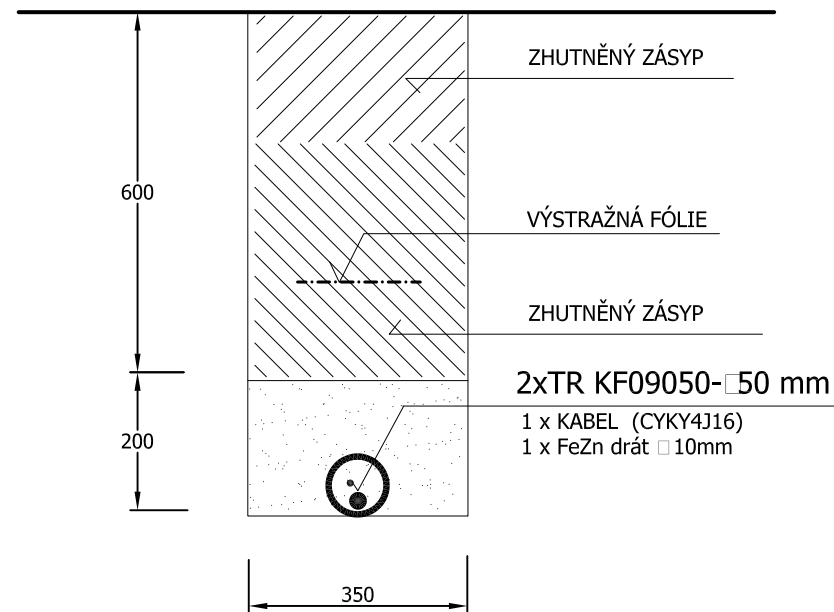

Při styku s podzemními a nadzemními zařízeními
dodržet zejména ČSN 33 3301, ČSN 73 6005,
ČSN EN 12 007-1 až 4 a ČSN 33 2000-5-52 !!!

AUTOR PROJEKTU: EVEX Eng. spol. s r.o.	ZODPOVĚDNÝ PROJEKTANT - HIP Ing. Jan Česák (ČKAIT: 0007928)	VYPRACOVAL: Pavel Haltuf	projektová a inženýrská kancelář	
INVESTOR: Výzkumný ústav živočišné výroby, v.v.i., Přátelství čp. 815, 104 00 Praha - Uhřetěves, obj.: 2907442			Pavel Haltuf	
NÁZEV AKCE: Výzkumný ústav živočišné výroby Přátelství čp. 815, 104 00 Praha - Uhřetěves			Za Vackovem 2218/54, 130 00 Praha 3 - Žižkov mob: +420 777 200 712, haltuf@evex.cz; IČ: 75403129	
VÝKRES: Elektroinstalace venkovního osvětlení - detail uložení kabelových rozvodů			index: A1_2013	paré: e.02
			zakázka: 071/2013	
			formát: 2 A4	
			měřítko: 1:25	
			datum: 11/2013	výkres číslo: e.02
			stupeň: RDS	