


SITUACE ŠIRŠÍCH VZTAHŮ

M 1 : 20 000

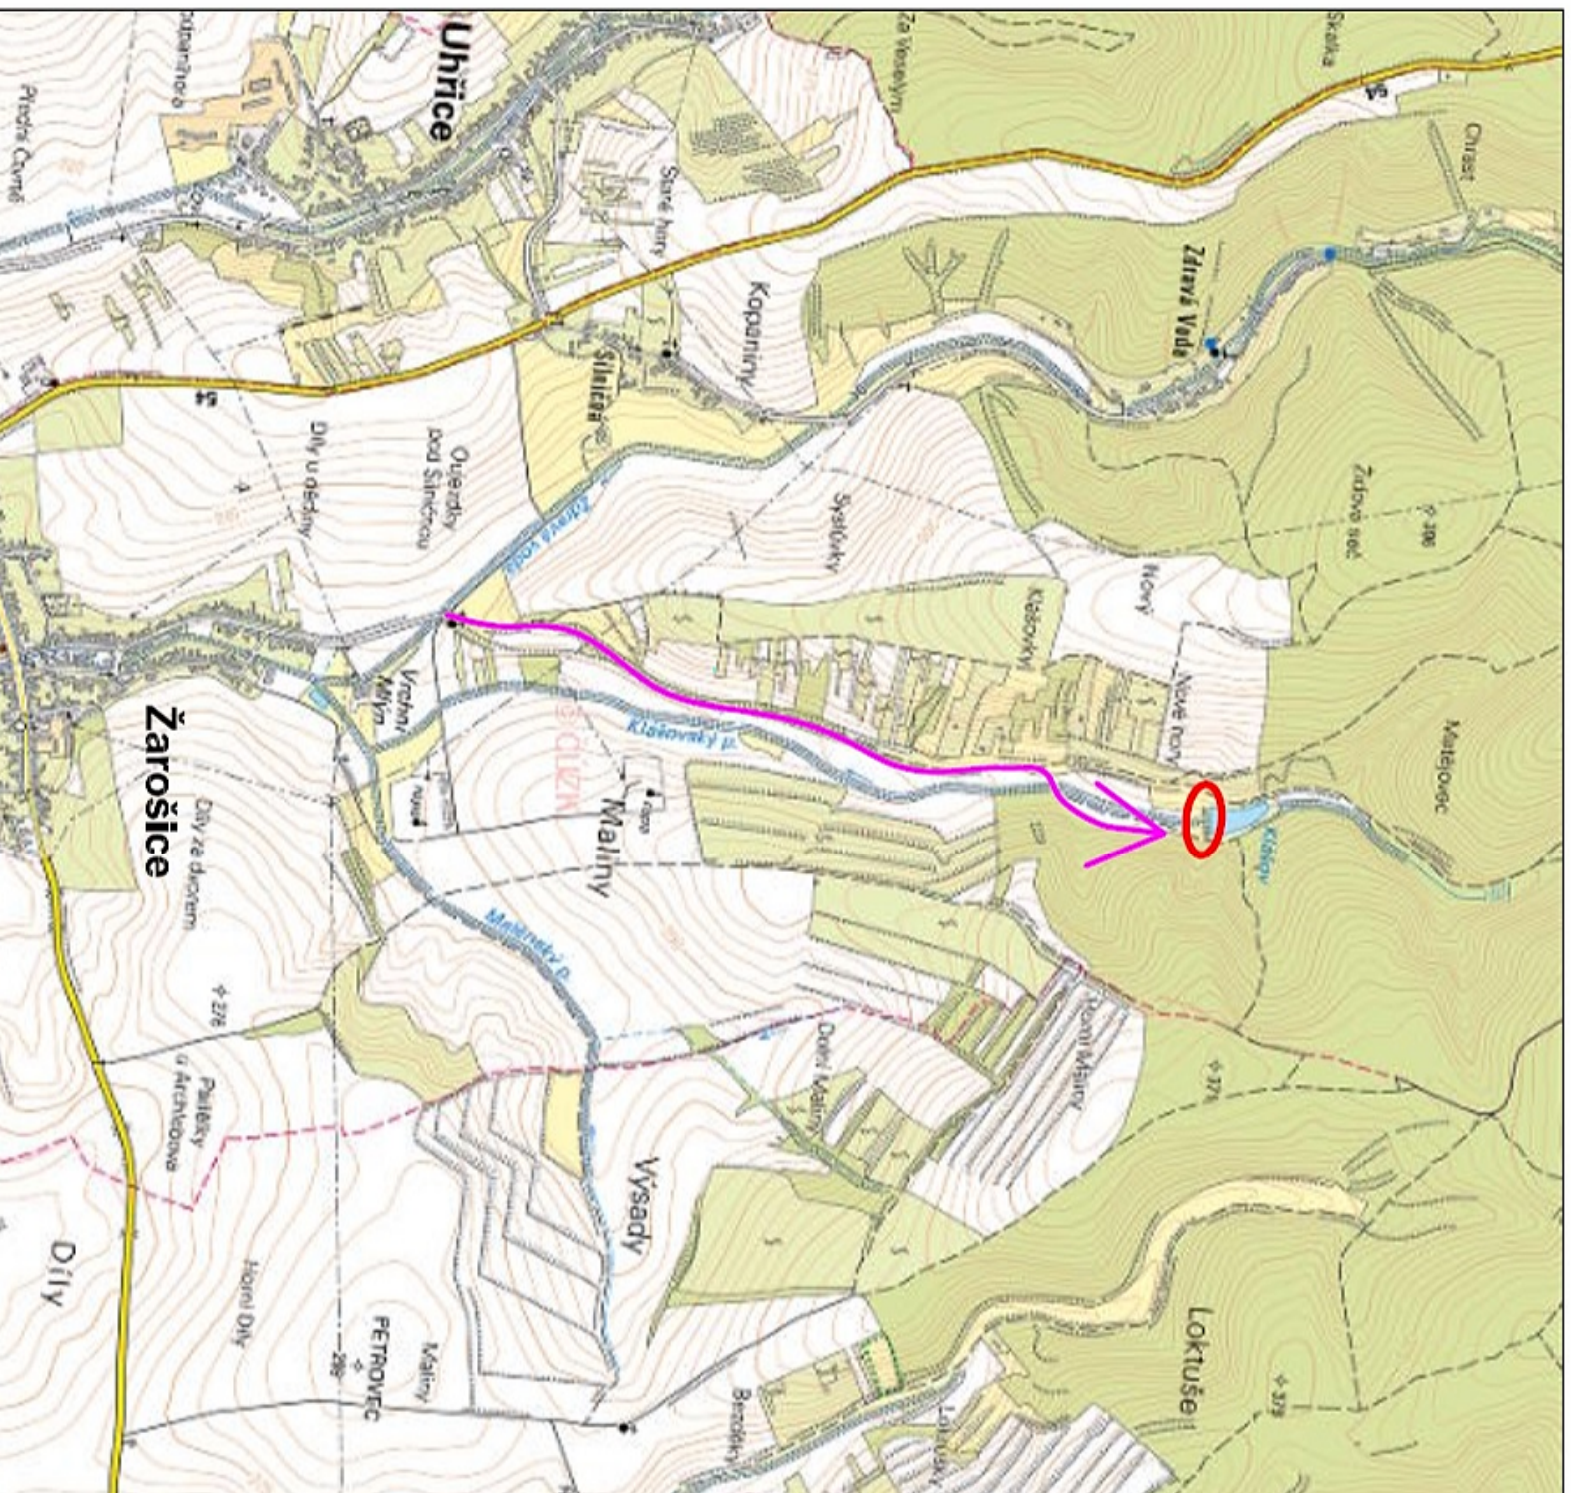

LEGENDA:

→ PŘÍJEZD NA STAVBU

— STAVBA



VED. PROJEKTU		VYPRACOVAL	ZODP. PROJEKTANT
Ing. Blahoslav Kopeček		Ing. Pavel Fala	Ing. Blahoslav Kopeček
INVESTOR		Povodí Moravy, s.p.	
MÍSTO STAVBY		k.ú. Žarošice, okres Hodonín, Kraj Jihomoravský	
AKCE			
VN KLÁŠOV - OPRAVA BEZPEČNOSTNÍHO PŘELIVU			
DRUH VÝKR.	SITUACE ŠIRŠÍCH VZTAHŮ	ZAK. ČÍSLO	
KOINVEST, s.r.o		Datum: 04/2016	
Demlova 1011		Měřítko: 1 : 20 000	
674 01 Třebíč		Formát: A4	
IČO : 255 89 679		Stupeň: DSP + DPS	
		Arch. č: Č.VÝKRESU	
		C.2	