

Č. M.	ÚČEL MÍSTNOSTI:	PLOCHA (m²)
323	JÍDELNA	99,2
325	KUCHYŇ	39,5
		138,7

LEGENDA :


- POTRUBÍ ROZVOD STUDENÉ VODY – PPR PN16, TEPELNÁ IZOLACE
- POTRUBÍ ROZVOD TEPLÉ VODY – PPR PN20, TEPELNÁ IZOLACE
- POTRUBÍ PŘIPOJOVACÍ KANALIZAČNÍ – PP –HT
- NAPOJENÍ TEPLÉ , STUDENÉ VODY A ODPADŮ
- W1 STUDENÁ VODA 3/4" ROHAČKOVÝ VENTIL 400mm NAD PODLAHOU
- W2 TEPLÁ A STUDENÁ VODA 3/8" ROHAČKOVÉ VENTILY 400mm NAD PODLAHOU
- D1 ODPAD DN 50 HT VE STĚNĚ 400 mm NAD PODLAHOU
- D2 ODPAD DN 50 HT V PODLAŽE (TRUBKY S ODPADEM UKONČIT VE VŠÍ 200mm NAD PODLAHU)

POZNÁMKA:

VEŠKERÉ VÝVODY VODY A KANALIZACE PROVÉST DLE POŽADAVKU DODAVATELE TECHNOLOGIE. PŘED MONTÁŽÍ NUTNO ODSOUHLASIT ZÁSTUPCEM DODAVATELE TECHNOLOGIE.

VEŠKERÉ PROSTUPY PROVÉST MIMO NOSNÉ ŽEBRA STROPNÍ KONSTRUKCE.

PROSTUPY ODSOUHLASIT PŘED REALIZACÍ NA STAVBĚ STATIKEM

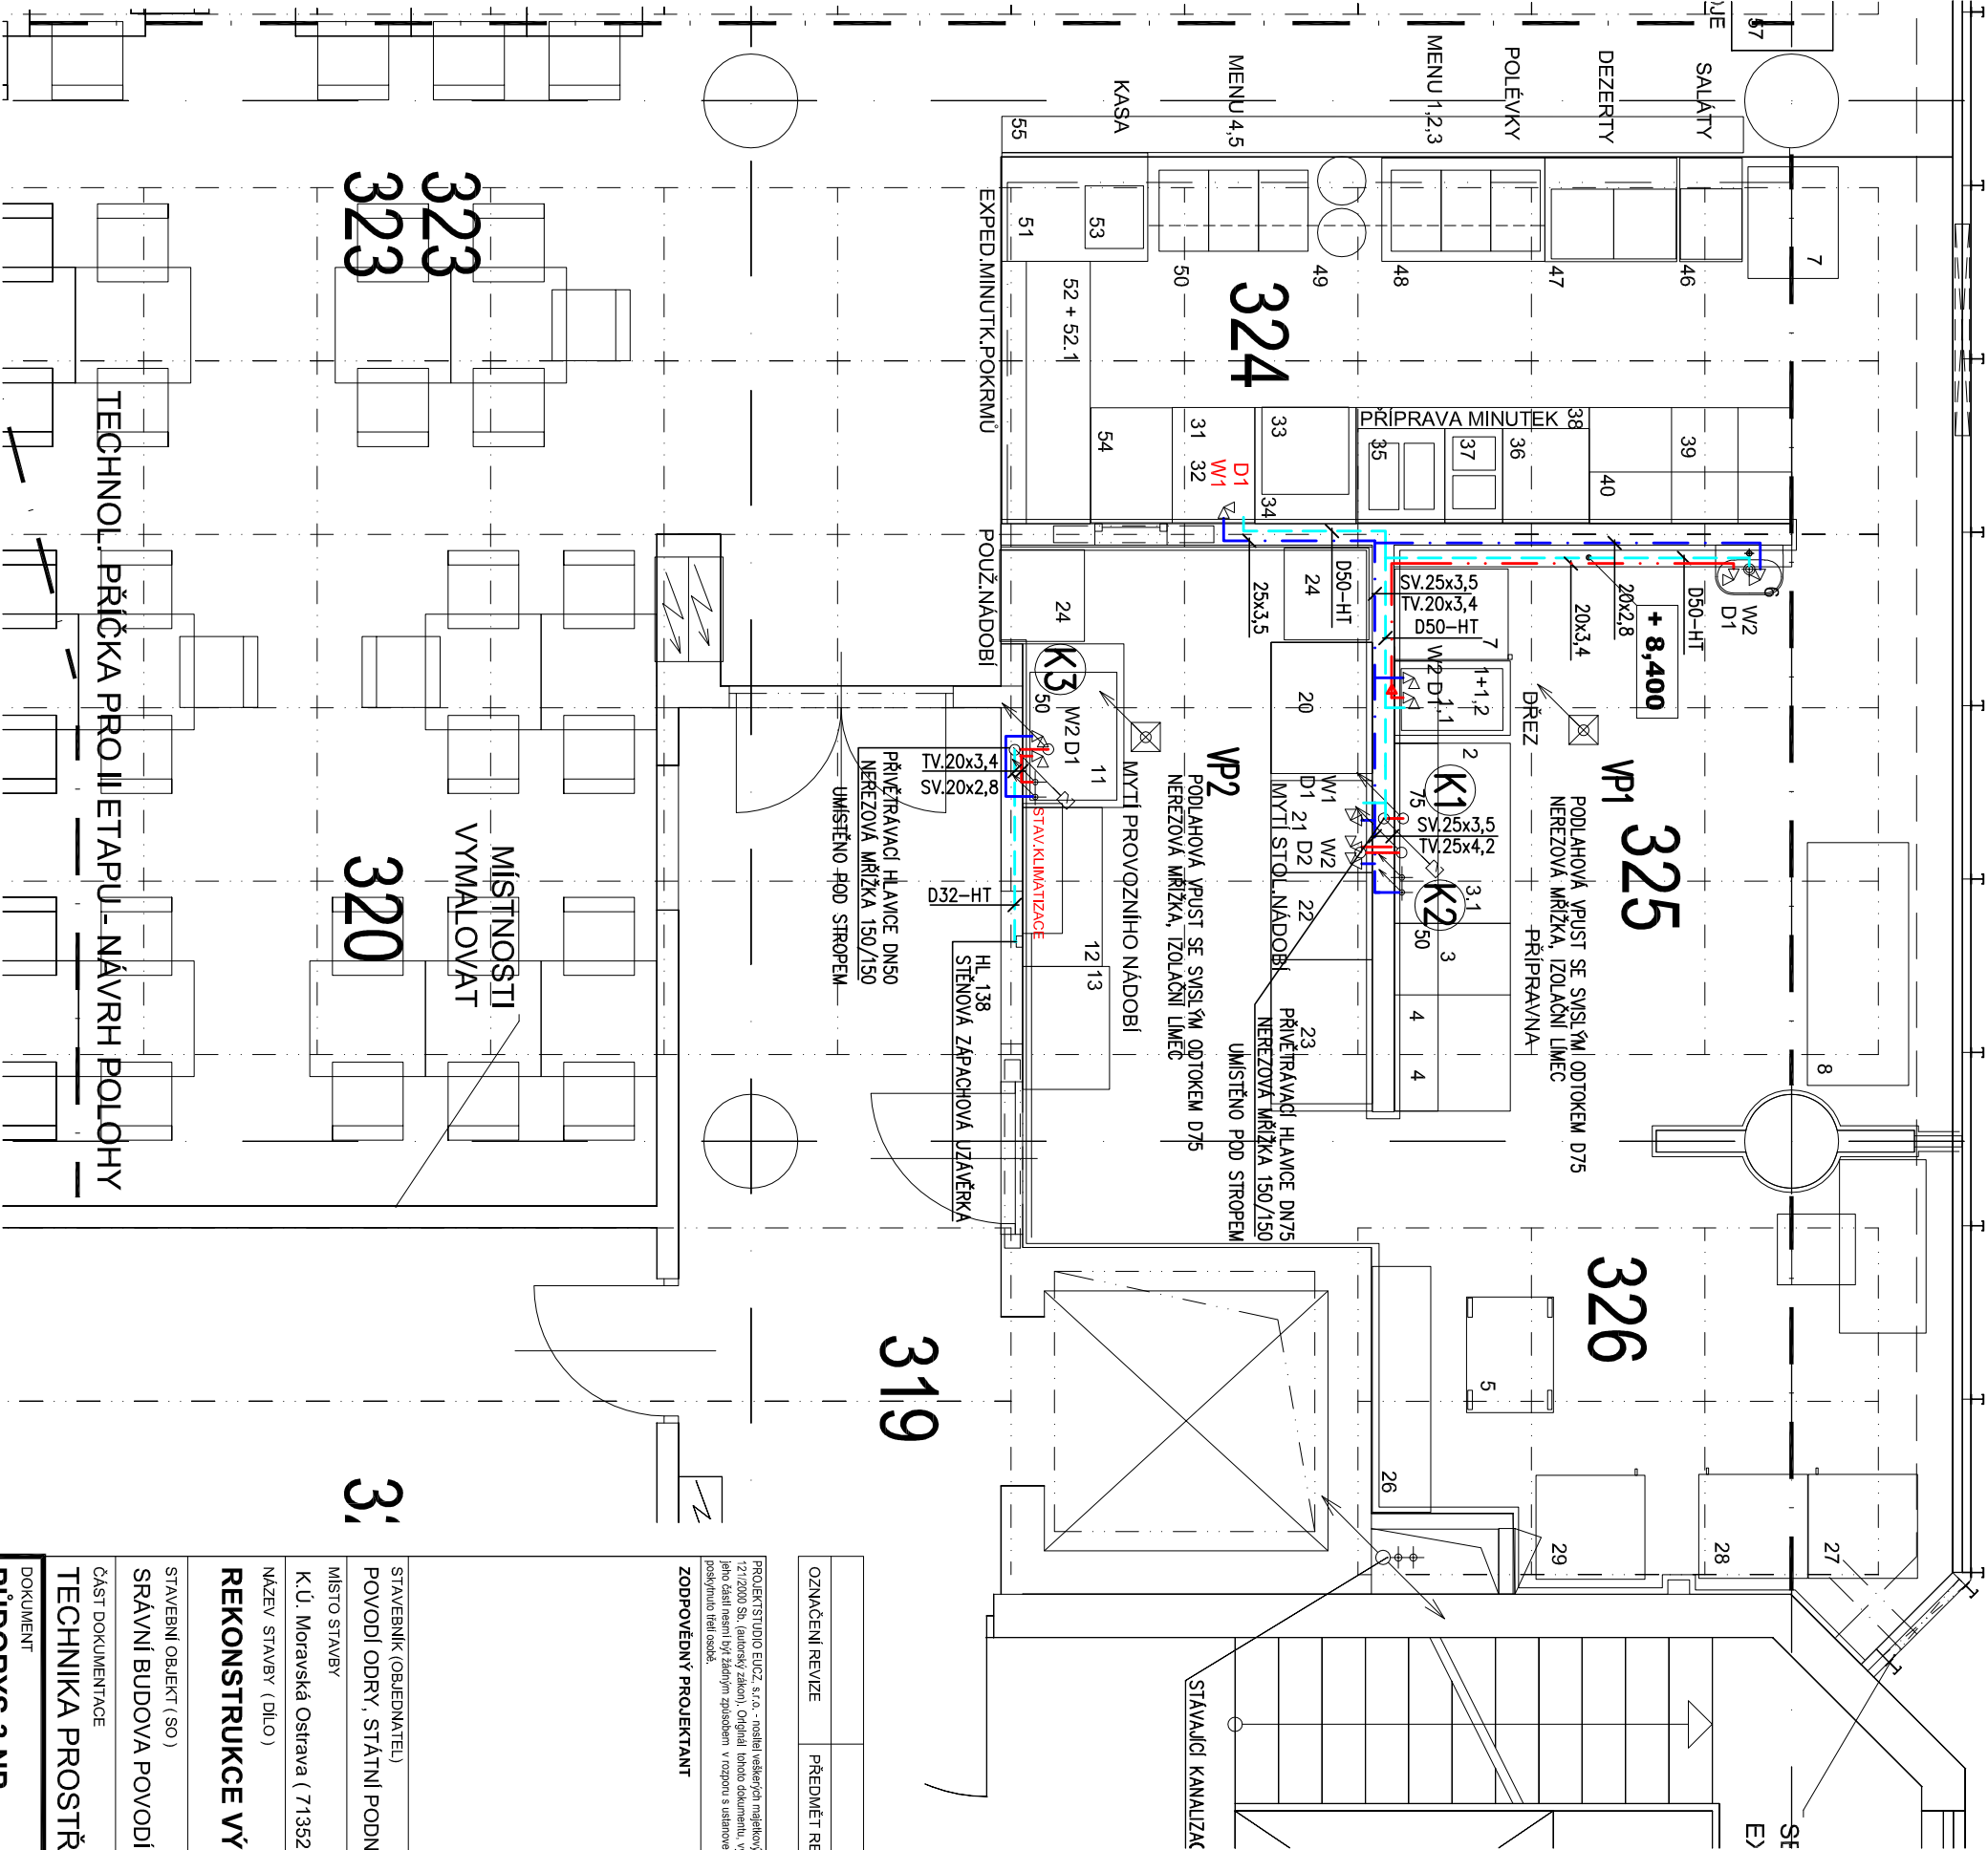

PROJEKTSTUDIO EUČZ, s.r.o. - posílá veškerých majetkových autoských práv, Obsah tohoto dokumentu, vyobrazení a návrhy řešení na nich zaznamenané podléhají jako autorská díla ochrany dle zákona č. 127/2000 Sb. (autorský zákon). Originál (totoho dokumentu, vyobrazení a návrhy řešení) jsou majetkem: PROJEKTSTUDIO EUČZ, s.r.o. Přetiskem autorské dílo ani jeho částí nesmí být žádným způsobem v rozporu s ustanovením autorského zákona a bez udělení licence ze strany nositele majetkových autoských práv dle rozporu s podmínkami takové licence udělo ani poskytnuto třetí osobě.		GENERALNÍ PROJEKTANT (ZHOVOTVITEL)	
ZODPOVĚDNÝ PROJEKTANT		www . PROJEKTSTUDIO . cz	
MANAŽER PROJEKTU ING.ARCH. DAVID KOTEK		PROJEKTANT ING.PETR KUDLÍK <i>Ing. Petr Kudlík</i>	
HLAVNÍ INŽENÝR PROJEKTU ING.ARCH. ZUZANA ŠYKOROVÁ		VYPRACOVAL ING.PETR KUDLÍK <i>Ing. Petr Kudlík</i>	
ZODPOVĚDNÝ PROJEKTANT ING.PETR KUDLÍK <i>Ing. Petr Kudlík</i>		KONTROLOVAL ING.PETR KUDLÍK <i>Ing. Petr Kudlík</i>	
STAVEBNÍK (OBJEDNATEL) POVODÍ ODŘY, STÁTNÍ PODNIK, VARENSKÁ 3101/49, 701 26		ZPRACOVATEL ČÁSTI PD ING. PETR KUDLÍK 28 ŘÍJNA 188, OSTRAVA tel/fax: 777 002 283	
MÍSTO STAVBY K.Ú. Moravská Ostrava (713520), p.č. 2567/6, ul. Varenská		DATUM 11. 2017	
NÁZEV STAVBY (DÍLO) REKONSTRUKCE VÝDEJNÝ JÍDEL NA SPRÁVĚ PODNIKU		ZAKÁZKA č. PS 17_157	
STAVEBNÍ OBJEKT (SO) SRÁVNÍ BUDOVA POVODÍ ODŘY		FORMÁT PS 17_157	
ČÁST DOKUMENTACE TECHNIKA PROSTŘEDÍ STAVEB - ZDRAVOTECHNIKA		STUPEŇ PD DPS	
DOKUMENT PŮDORYS 3.NP		MĚŘÍTKO 1:50	
		ČÍSLO DOKUMENTU D.1.4.3 - 102	
		PÁŘE	