


TABULKA MÍSTNOSTÍ

číslo místnosti	název místnosti
2.01	PODESTA
2.02	VĚŽ
2.03	PŮDA
2.04	SKLAD
2.05	EXPOZICE
2.06	EXPOZICE
2.07	EXPOZICE

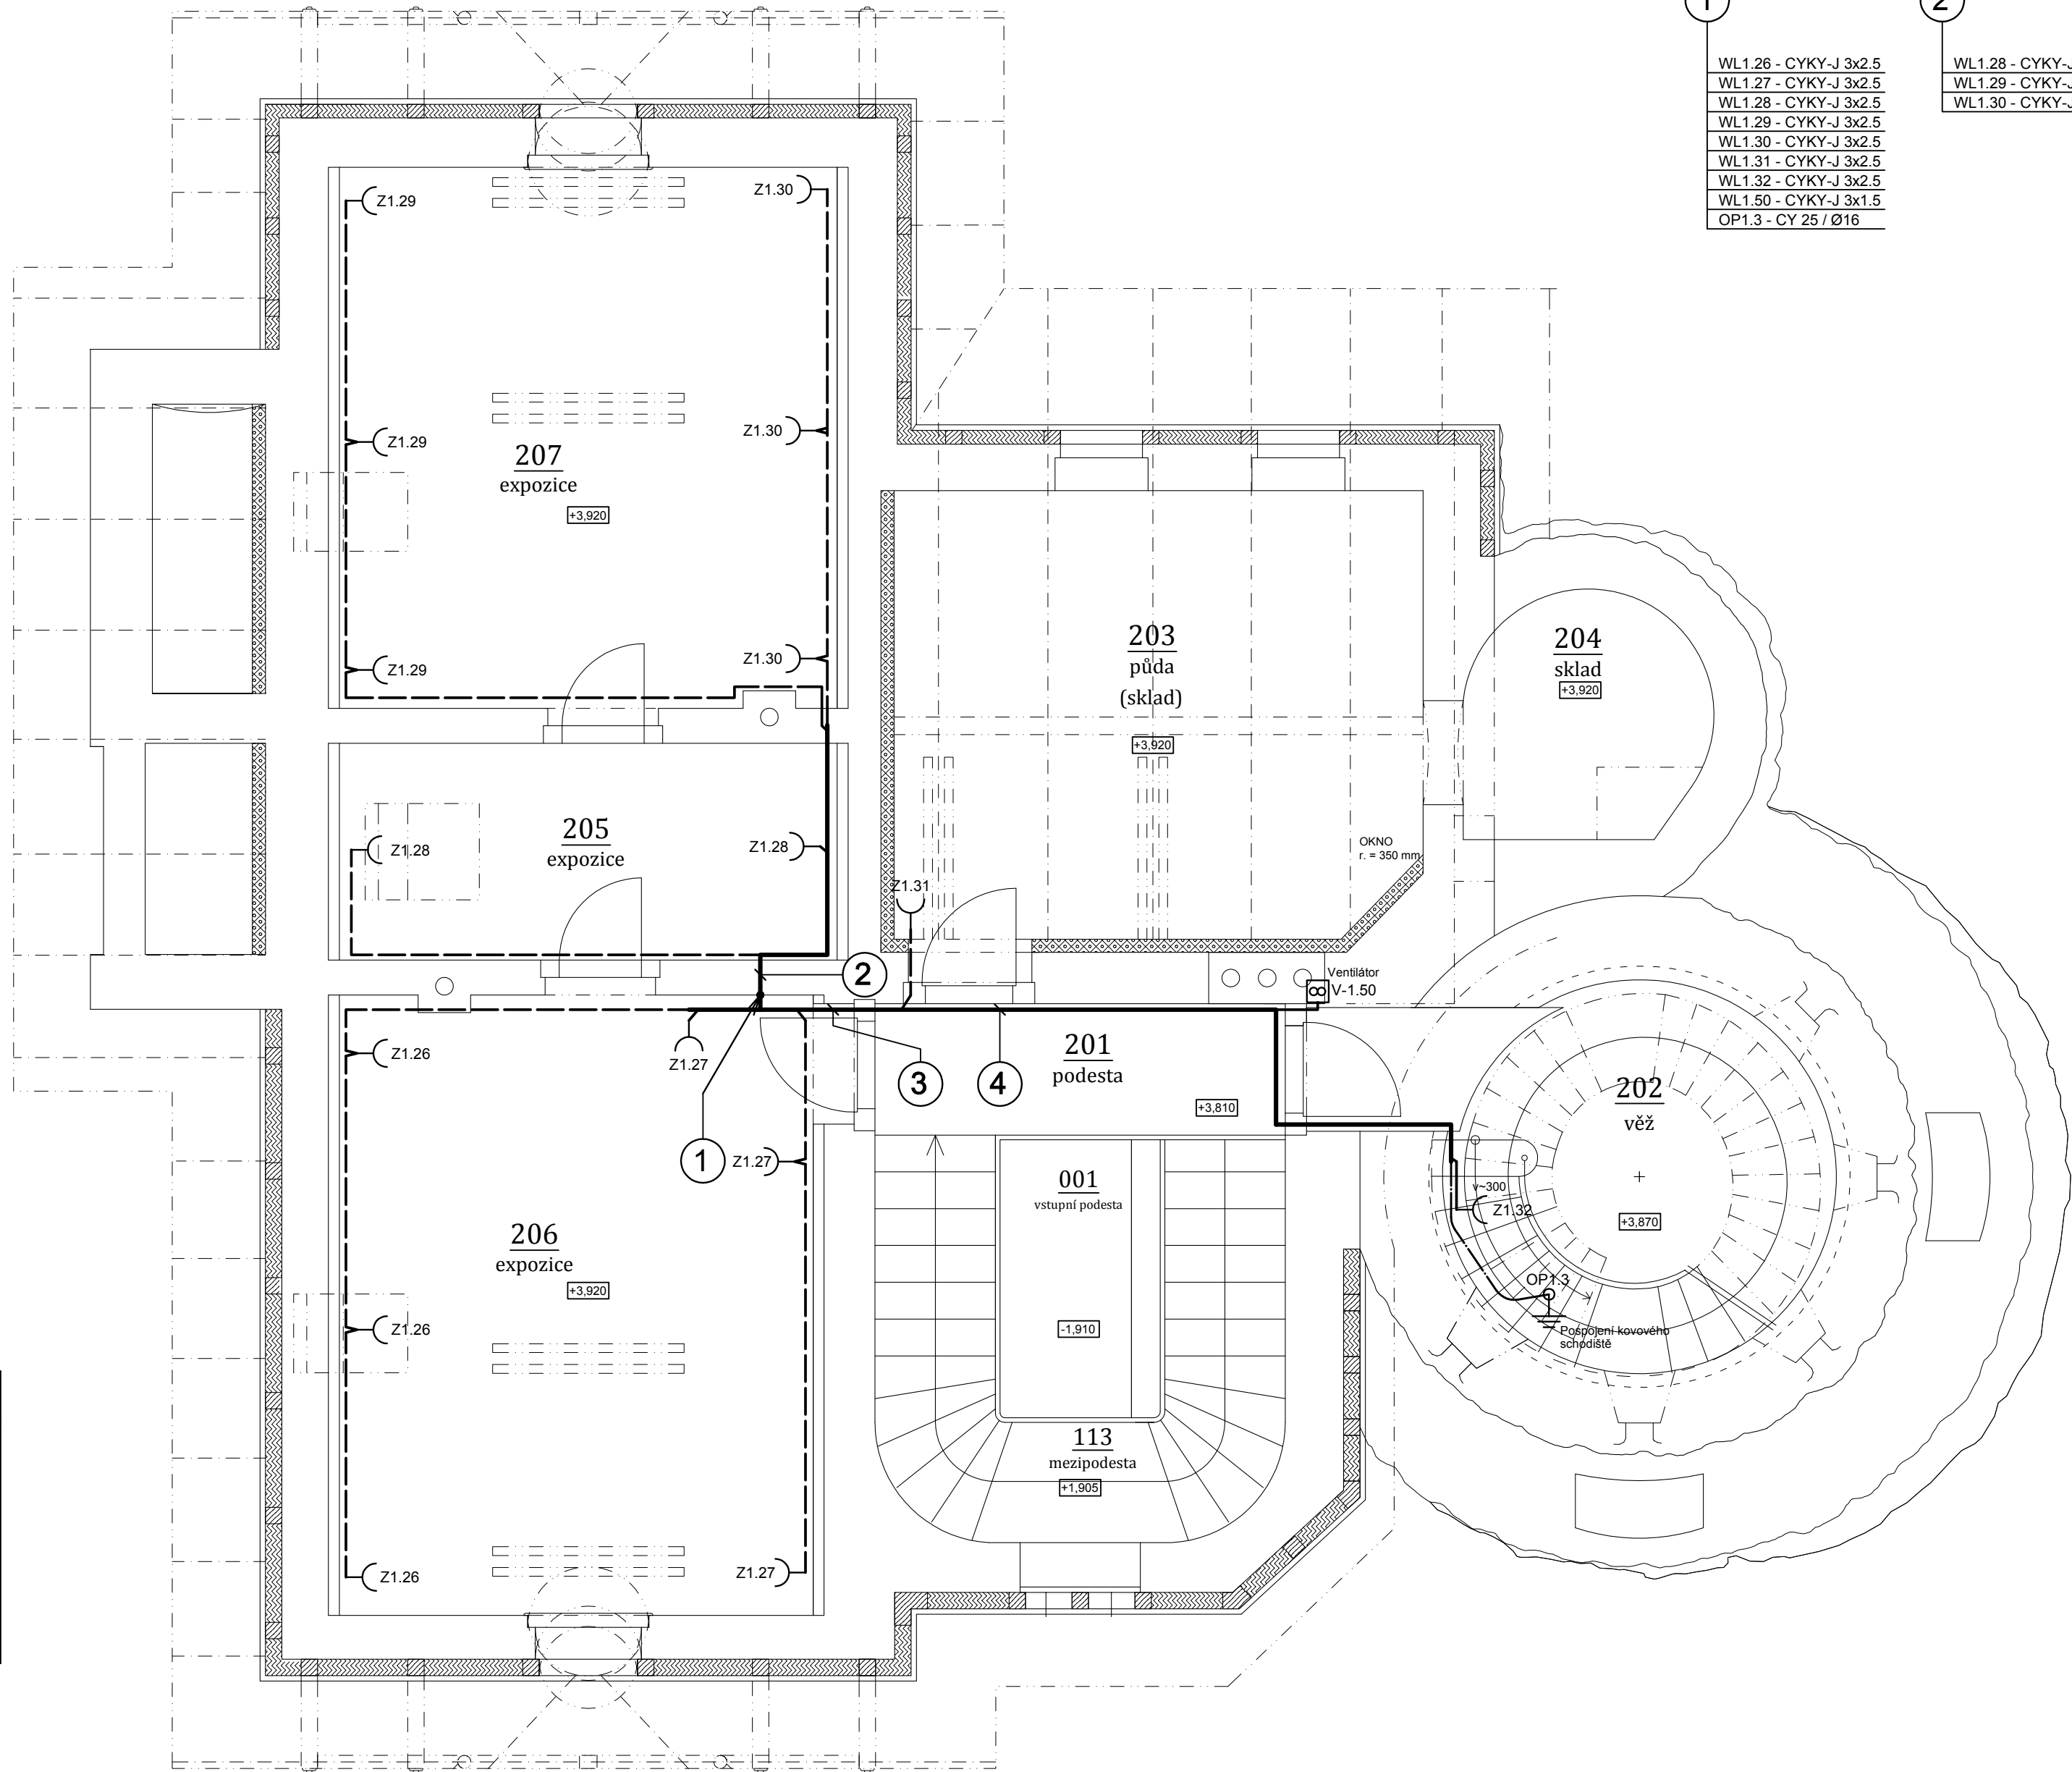

POPIS TRAS VEDENÍ

1

WL1.26 - CYKY-J 3x2.5
WL1.27 - CYKY-J 3x2.5
WL1.28 - CYKY-J 3x2.5
WL1.29 - CYKY-J 3x2.5
WL1.30 - CYKY-J 3x2.5
WL1.31 - CYKY-J 3x2.5
WL1.32 - CYKY-J 3x2.5
WL1.50 - CYKY-J 3x1.5
OP1.3 - CY 25 / Ø16

2

WL1.28 - CYKY-J 3x2.5
WL1.29 - CYKY-J 3x2.5
WL1.30 - CYKY-J 3x2.5

3

WL1.31 - CYKY-J 3x2.5
WL1.32 - CYKY-J 3x2.5
WL1.50 - CYKY-J 3x1.5
OP1.3 - CY 25 / Ø16

4

WL1.32 - CYKY-J 3x2.5
WL1.50 - CYKY-J 3x1.5
OP1.3 - CY 25 / Ø16

LEGENDA :

- Zásuvka jednonásobná, řazení 2P+PE, 16 A/250 V, zapuštěná, kulatá porcelánová, bílá, IP 20
- Ventilátor

LEGENDA VEDENÍ

- Trasa více vedení
- Jednotlivé zásuvkové vedení
- Ostatní jednotlivé vedení

ZÁKLADNÍ CHARAKTERISTIKY DLE ČSN 33 2000-5-51 ed.3 / 2010 :

Vnitřní prostory - normální dle ČSN 33 2000-4-41 ed.2, Změna Z1, Tabulka NA.4
Vnější prostory - prostory nebezpečné dle ČSN 33 2000-4-41 ed.2, Změna Z1, Tabulka NA.6

NAPĚŤOVÁ SOUSTAVA :

3/PEN AC 400/230 V 50 Hz, TN-C-S


OCHRANA PŘED ÚRAZEM EL. PROUDEM DLE ČSN 33 2000-4-41 ed.2

AUTOMATICKÝM ODPOJENÍM OD ZDROJE
DOPLŇKOVÁ - PROUDOVÉ CHRÁNIČE, DOPLŇUJÍCÍM OCHRANNÝM POSPOJOVÁNÍM

SCHÉMA ZAPOJENÍ - VIZ PŘÍLOHA O1.D6.04

POZNÁMKY :

- Rozvody napojeny z rozvodnice R.1 v 1.NP
- Rozvody navrženy kabely s měděnými jádry (např. CYKY)
- Uložení vedení ve zdi pod omítkou
- Uložení vedení bude při realizaci upřesňováno dle stavu konstrukcí
- Poloha svítidel, spínačů, zásuvek a ovládání osvětlení bude při realizaci upřesňováno investorem a architektem dle skutečně řešeného interiéru, potřeb uživatele a vybavení přístrojovou technikou

GENERÁLNÍ PROJEKTANT: Architekti Headhand, s.r.o., U Obecního dvora 7, 110 00 Praha 1 tel: +420 222 310 403, e-mail: architekti@headhand.cz		
PROJEKTANT ČÁSTI: Ing. Zdeněk Böhm, Nechvílova 1855, 148 00 Praha 4 tel.: 723 107 477, e-mail: zdbohm@volny.cz		
AKCE: VODNÍ DÍLO LES KRÁLOVSTVÍ, OBNOVA NKP		
NÁZEV VÝKRESU: O1 - DŮM HRÁZNÉHO - 2.NP - TECHNOLOGIE		
STUPEŇ DOKUMENTACE: Projekt pro provedení stavby		ČÁST DOKUMENTACE: O1.D6 - Silnoproudá elektroinstalace
FORMÁT: 6x A4		MĚŘÍTKO: 1:50
DATUM: 03/2017		ČÍSLO VÝKRESU: O1.D6.10
INVESTOR: Povodí Labe, státní podnik, Víta Nejedlého 951, 500 03 Hradec Králové, tel. 495 088 111		