


Souhlasíme se stavbou a dokumentací pro stavební řízení
Vydáním o existenci SEK č.j.127149/12
V Opavě dne 30.6.2014

OZ Czech Republic a.s.
Za Brumlovskou 266/7
140 22 Praha 4
IČ: 24601521


772

Jiří Krvač, OZ Czech Republic a.s.

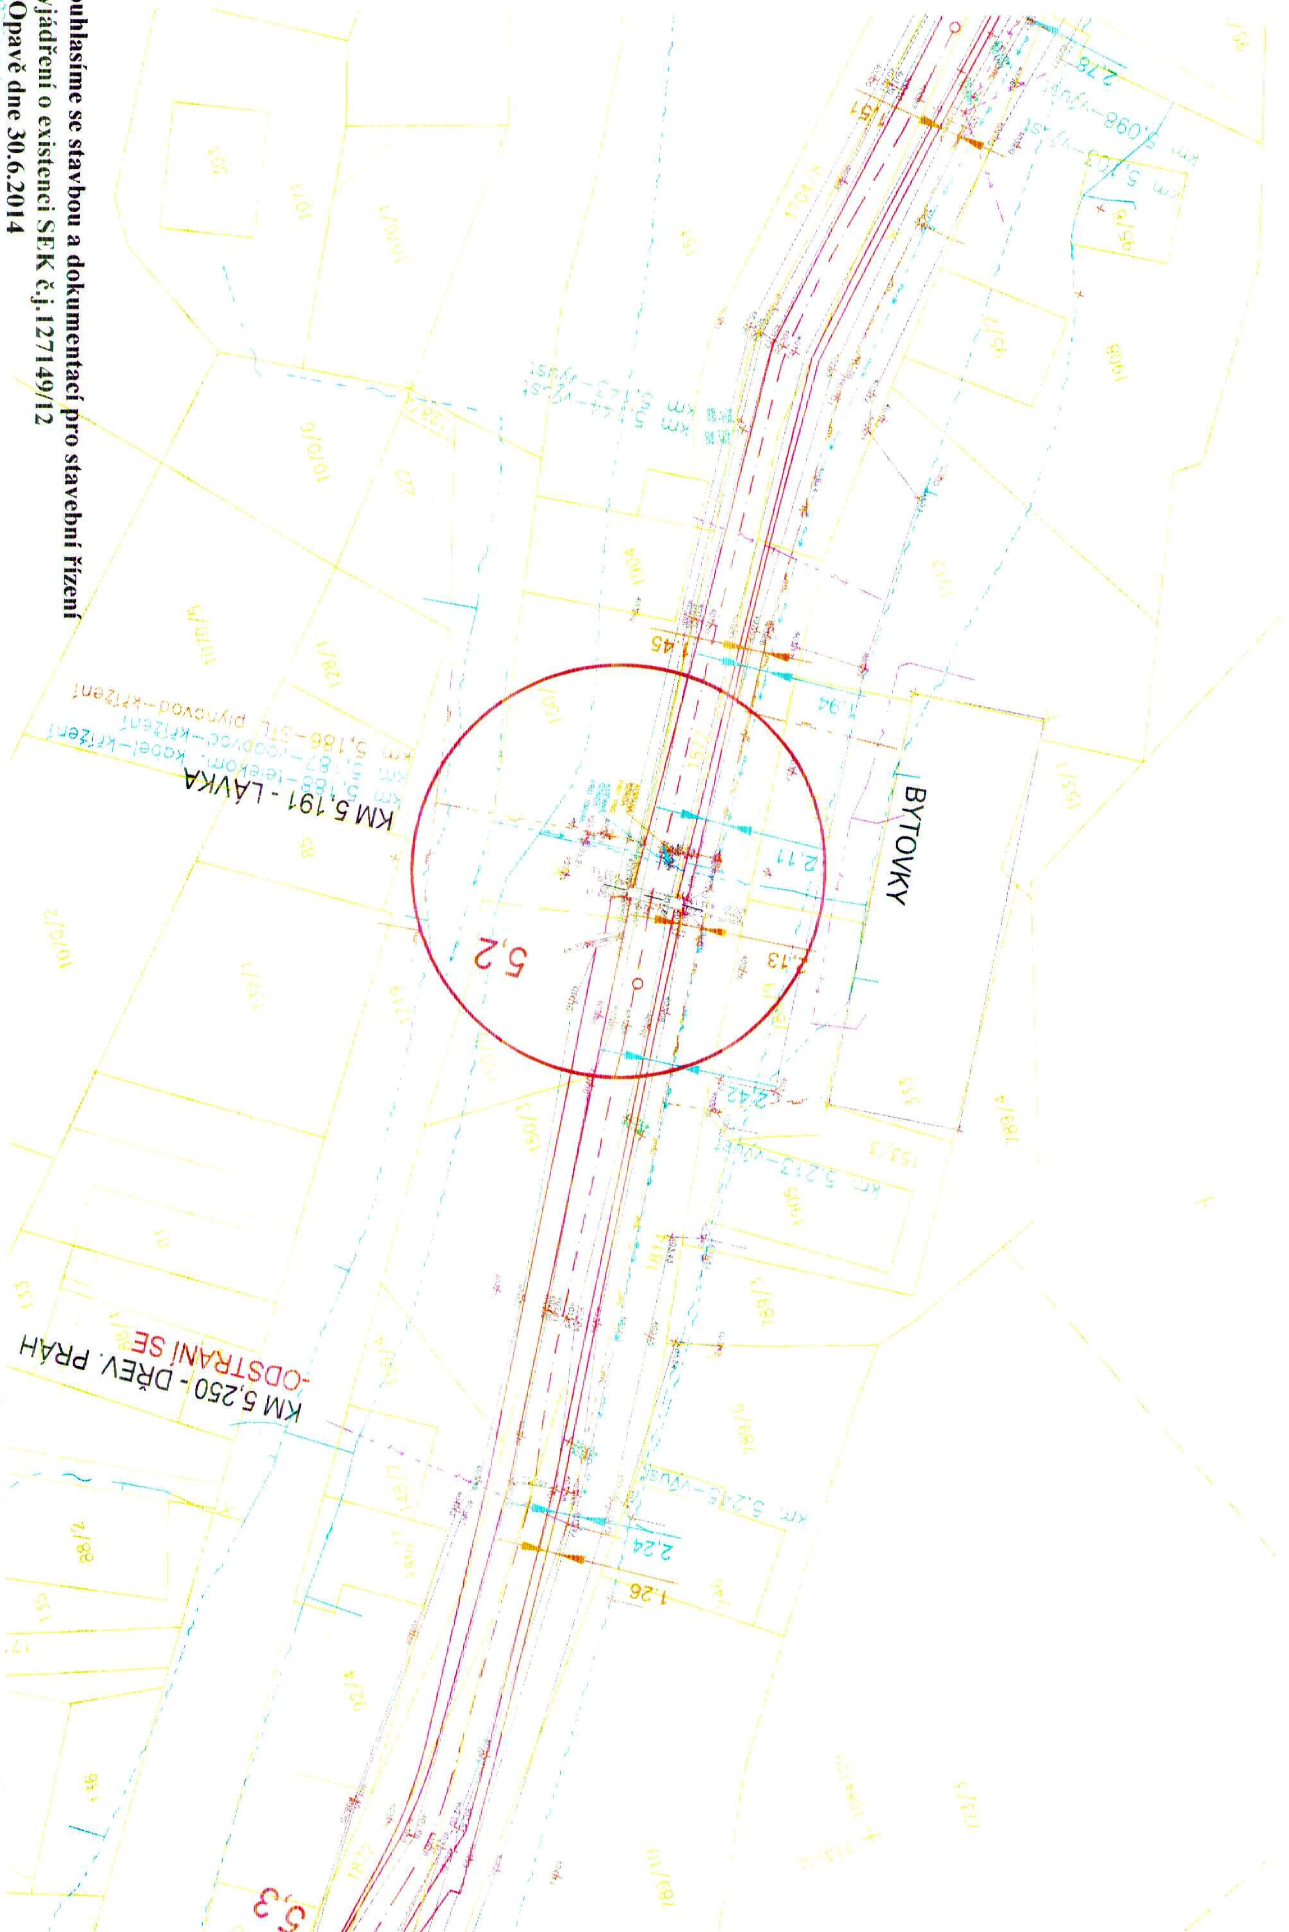

KOORDINAČNÍ SITUACE SO4 - VÝŘEZ 1:500

KM 5,185–5,187 – křížení s metal. kabelem

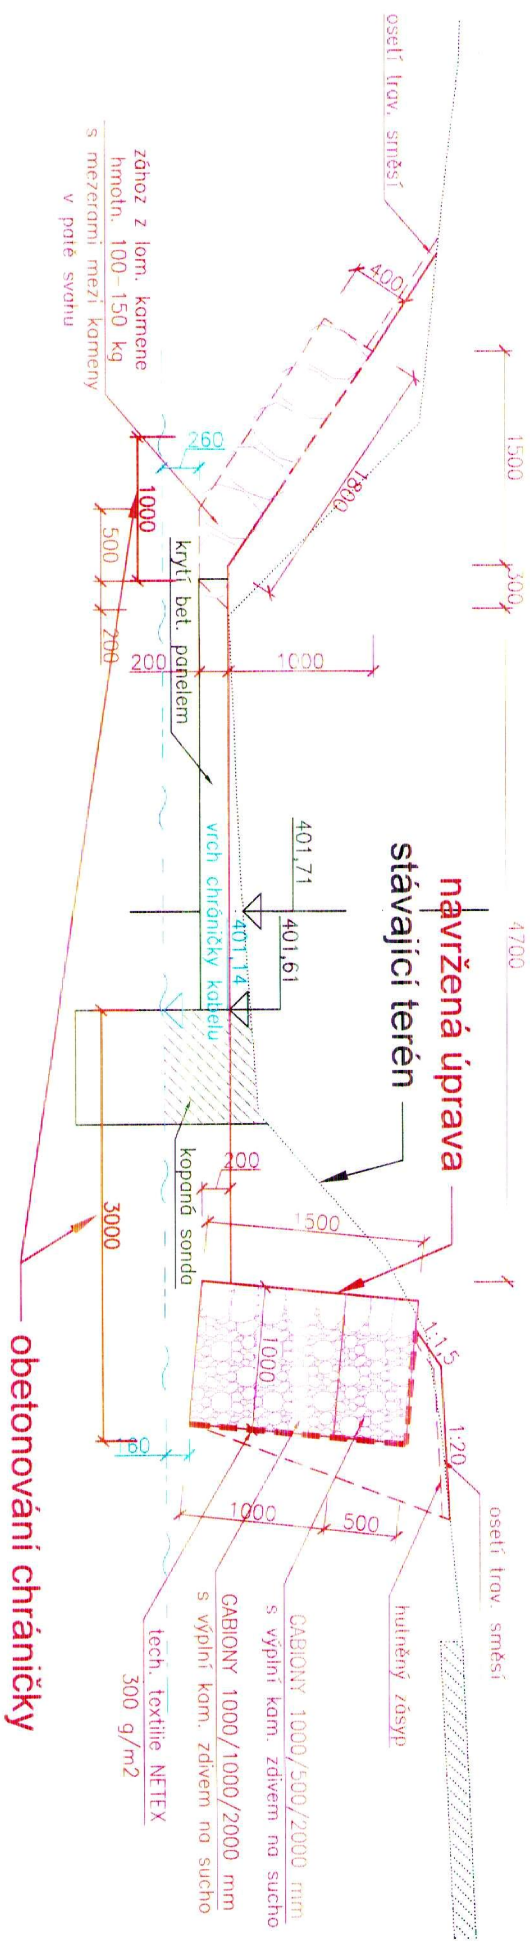

oddělení projekce
Varenská 49, 701 26 Ostrava 1
tel. 596 657 111

PROJEKTANT:
ING. JANA PALOVSKÁ
ZODPOVĚDNÝ PROJEKTANT:
ING. PAVOL MRAVEC

VEDOUcí ODDĚLENÍ:
ING. JANA PALOVSKÁ
VEDOUcí OBORU:
ING. JIŘÍ SKALNÍK

SOUPRAVA

DATUM:
03/2013

POČET A4:
1

MĚŘÍTKO:
1:50

STUPEŇ:
DSP

ARCHIVNÍ ČÍSLO:
38/12

ČÍSLO PRŮLOHY:

HERMANICKÝ POTOK – SVOBODNÉ HERMANICE
KM 3,200–5,500

PŘÍČNÝ ŘEZ – KŘÍŽENÍ S VEDENÍM SEK

INVESTOR:

POVODÍ ODRY, STATNÍ PODNIK

OBEC:

SVOBODNÉ HERMANICE

STAVEBNÍ OBOD:

HORNÍ BENEŠOV

D.3.4a.

Souhlasíme se stavbou a dokumentací pro stavební řízení
Souhlasíme s návrženou ochranou SEK.
Vyjádření o existenci SEK č.j.127149/12
V Opavě dne 30.6.2014

OZ Czech Republic a.s.

140/22 Praha 3

DIČ CZ000000000

772

Jiří Krvač, OZ Czech Republic a.s.