



PI. PV M.IV. PT M.III. ST M.II. LT M.I. LV L.I.

**PŮDORYS NA KÓTĚ 223.00**  
M 1:200



KÓTOVANO V M  
VÝŠKOVÝ SYSTÉM: B.p.V.

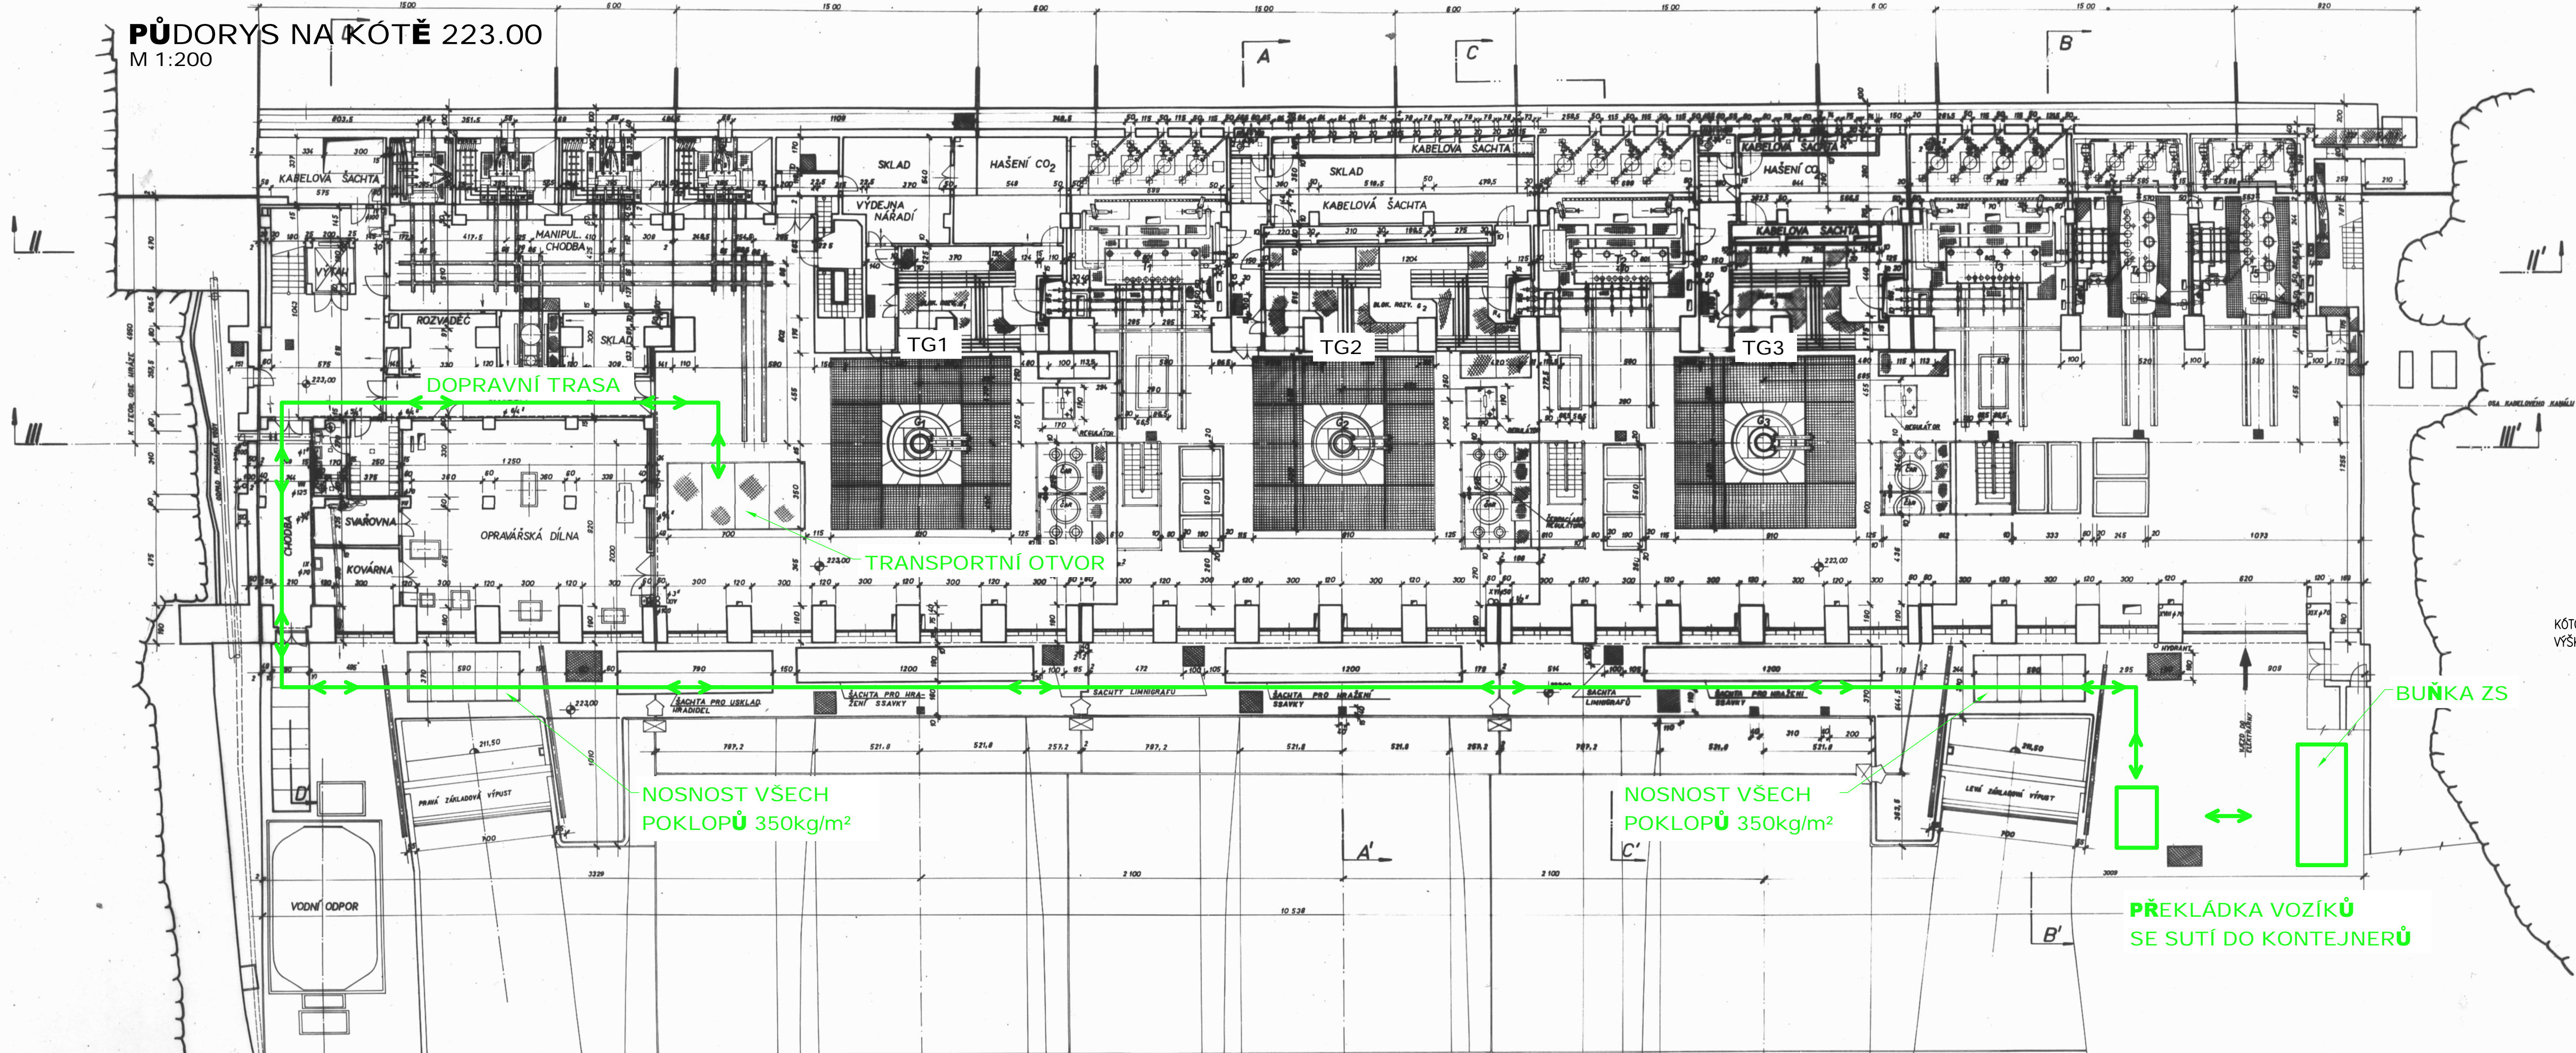

AQUATIS a.s.  
Botanická 834/56, 602 00 Brno  
Tel: +420 541 554 111  
Fax: +420 541 211 205  
E-mail: info@aquatis.cz  
http://www.aquatis.cz

Zodpovědný projektant  
ING. OLDŘICH NEUMAYER, CSc.

Hlavní inženýr projektu  
ING. OLDŘICH NEUMAYER, CSc.

Vedoucí střediska  
ING. OLDŘICH NEUMAYER, CSc.

Vypracoval  
RENATA NĚMEČKOVÁ

Kontroloval  
ING. MILOSLAV KUPSKÝ

Zakázkové číslo  
171197.32

Datum  
ŘÍJEN, 2017

Stupeň dokumentace  
DZVZ

Název souboru  
E\_TG1 Organizace\_stavby.dwg

Akce

**VE SLAPY - REKONSTRUKCE SAVKY TG1  
E. ORGANIZACE STAVBY  
E.2. VÝKRESY**

Příloha

**PŮDORYS NA KÓTĚ 223.00**

Měřítko  
**1:200**

Číslo přílohy  
**E.2.2.**

Objednatel  
Povodí Vltavy, státní podnik