



SITUACE ŠIRŠÍCH VZTAHŮ STAVBY

1:25 000

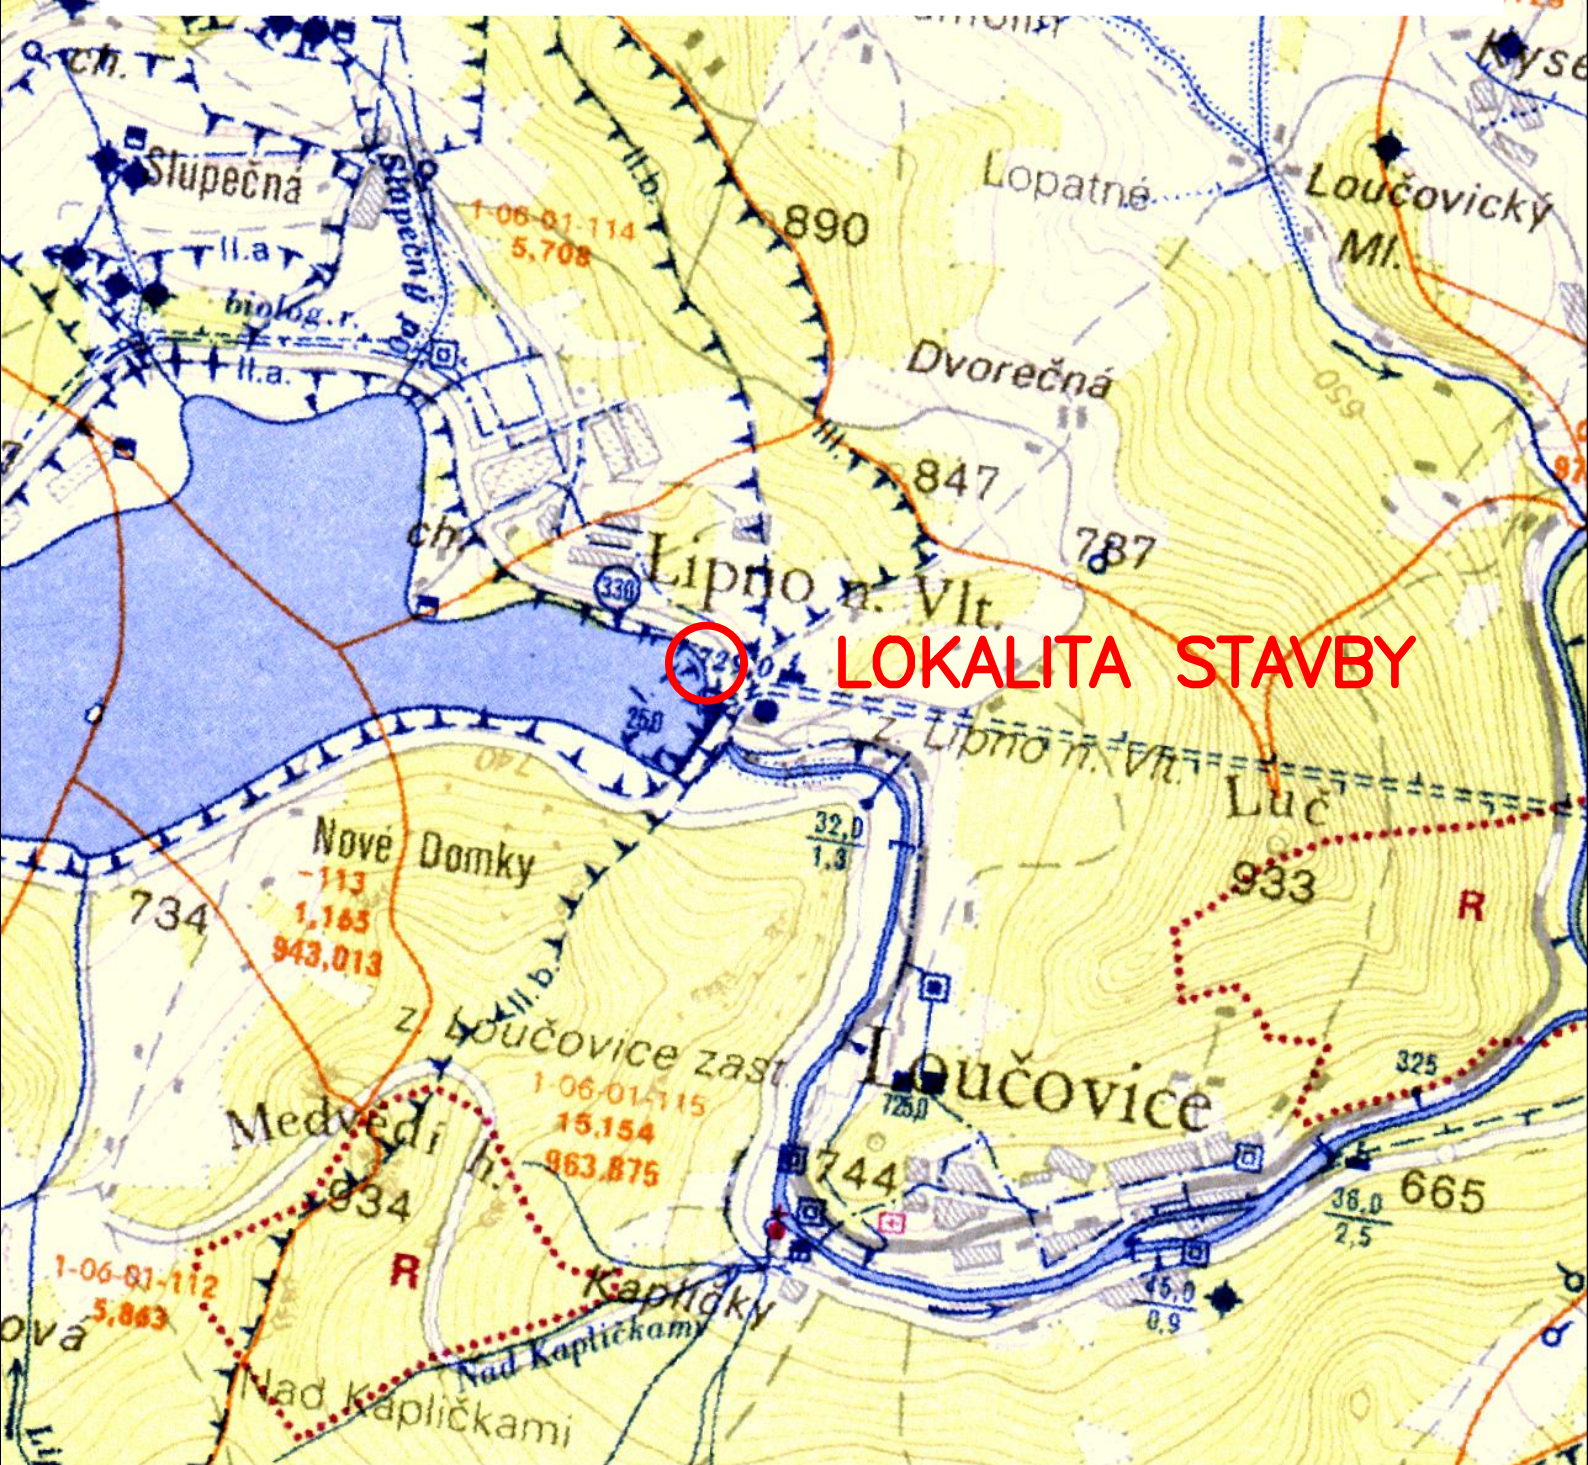

VYPRACOVAL ING.DĚTÁK	ZODPOVĚDNÝ PROJEKTANT ING.VACLÍK	KONTROLOVAL ING.VACLÍK	 VODOHOSPODÁŘSKÉ SLUŽBY SENOVÁŽNÉ NÁMĚSTÍ 1, 370 01 ČESKÉ BUDĚJOVICE	
OBJEDNATEL Povodí Vltavy, státní podnik	ZAK.Č. 1515/2		ARCH.Č.	
AKCE VD LIPNO I. – PŘÍSTAV	DATUM 09/2016		FORMÁT 1xA4	KOPIE
PŘÍLOHA SITUACE ŠIRŠÍCH VZTAHŮ STAVBY	STUPEŇ DŮR		MĚŘÍTKO 1:25 000	
	ČÍSLO PŘÍLOHY C.1.			