



VLTAVA, Ř. KM 61.50 - 61.69, MODŘANY - VYSOKOVODNÍ STÁNÍ
SITUACE ŠIRŠÍCH VZTAHU 1 : 50 000

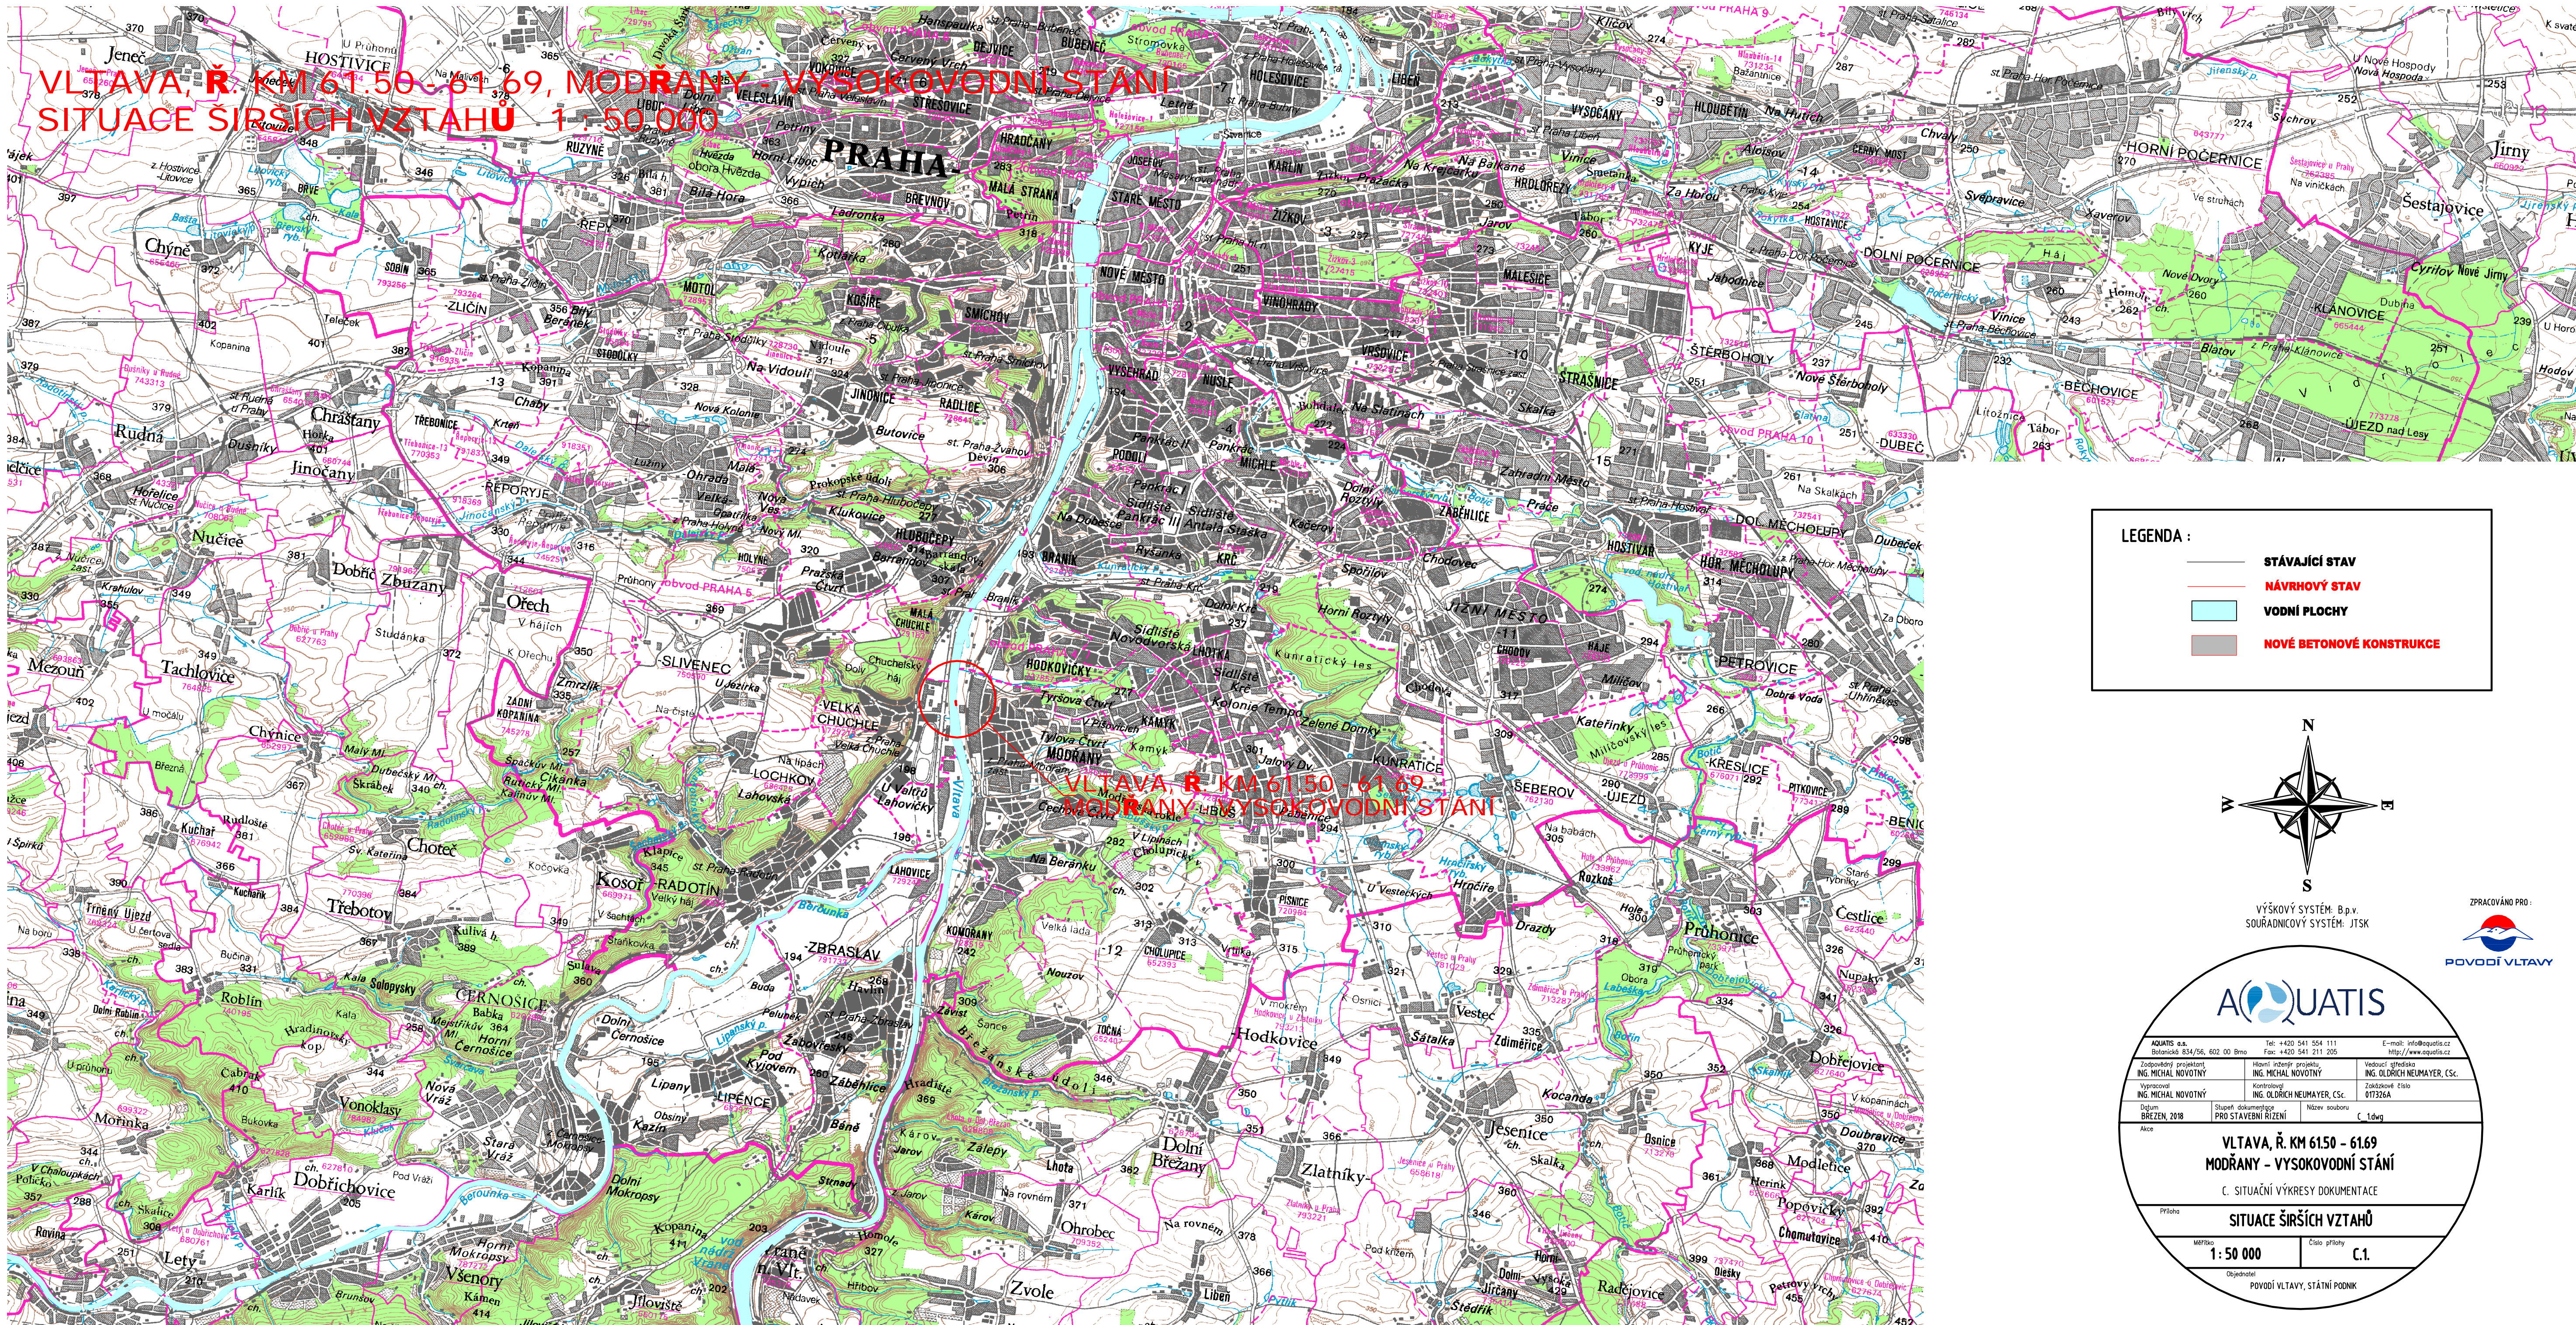

LEGENDA :

- STÁVAJÍCÍ STAV
- Návrhový stav
- Vodní plochy
- Nové betonové konstrukce

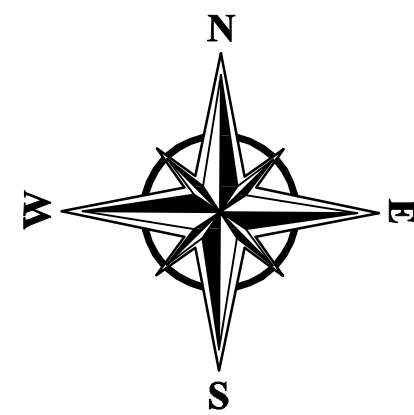

VÝŠKOVÝ SYSTÉM: B.p.v.
SOUDŘICOVÝ SYSTÉM: JTSK



AQUATIS

AQUATIS a.s. Botanická 834/56, 602 00 Brno Tel: +420 541 554 111 Fax: +420 541 211 205 E-mail: info@aquatis.cz http://www.aquatis.cz		Zpracováno pro: POVODÍ VLTAVY	
Zodpovědný projektant ING. MICHAL NOVOTNÝ	Hlavní inženýr projektu ING. MICHAL NOVOTNÝ	Vedoucí střediska ING. OLDŘICH NEUMAYER, CSc.	Zakázkové číslo 017326A
Vypracoval ING. MICHAL NOVOTNÝ	Kontroloval ING. OLDŘICH NEUMAYER, CSc.	Název souboru C_1dwg	
Datum BŘEZEN, 2018			
Akce			
VLTAVA, Ř. KM 61.50 - 61.69 MODŘANY - VYSOKOVODNÍ STÁNÍ C. SITUACNÍ VÝKRESY DOKUMENTACE			
SITUACE ŠIRŠÍCH VZTAHŮ			
Měřítko 1 : 50 000		Číslo přílohy C.1.	
Objednatel POVODÍ VLTAVY, STÁTNÍ PODNIK			