

Povodí Labe, státní podnik
Víta Nejedlého 951
500 03 Hradec Králové

Naše značka: 33/TD2-18

Vyřizuje: J. Petráčková – 495 715 253

Dne: 10.1.2018

Akce: MVN Sběř, rekonstrukce a zkapacitnění bezpečnostního přelivu, p.p.č. 179, p.p.č. 180, p.p.č. 181, p.p.č. 367/22, p.p.č. 369/2, p.p.č. 367/20, p.p.č. 372/12, p.p.č. 381, p.p.č. 367/21, p.p.č. 367/14, p.p.č. 369/11, p.p.č. 370/2, p.p.č. 372/11, k.ú. Sběř – vyjádření z hlediska existence sítí v našem provozování a pro účely dodatečného stavebního povolení

Na základě poslané žádosti Vám zasíláme v příloze informativní průběh stávajících sítí pro veřejnou potřebu – vodovodu v provozování Královéhradecké provozní, a.s. v měřítku 1:1000.

Ve Vašem uvedeném zájmovém území (viz. přiložená situace) se nenachází žádné podzemní vedení, které provozuje Královéhradecká provozní, a.s..

Kanalizace v obci Sběř není ve správě ani provozování Královéhradecké provozní, a.s..

Toto vyjádření platí 1 rok, tzn. do 10.1.2019.

**KRALOVEHRADECKÁ
PROVOZNÍ, a.s.**

Víta Nejedlého 951
500 03 Hradec Králové


Ing. Pavel Stejskal

vedoucí oddělení technické dokumentace a GIS

Příloha: Situace zájmového území

Na vědomí: p. Pavel Půš – vedoucí střediska Západ

Ku. Stě - SIMACE PAINOVETU UTERII

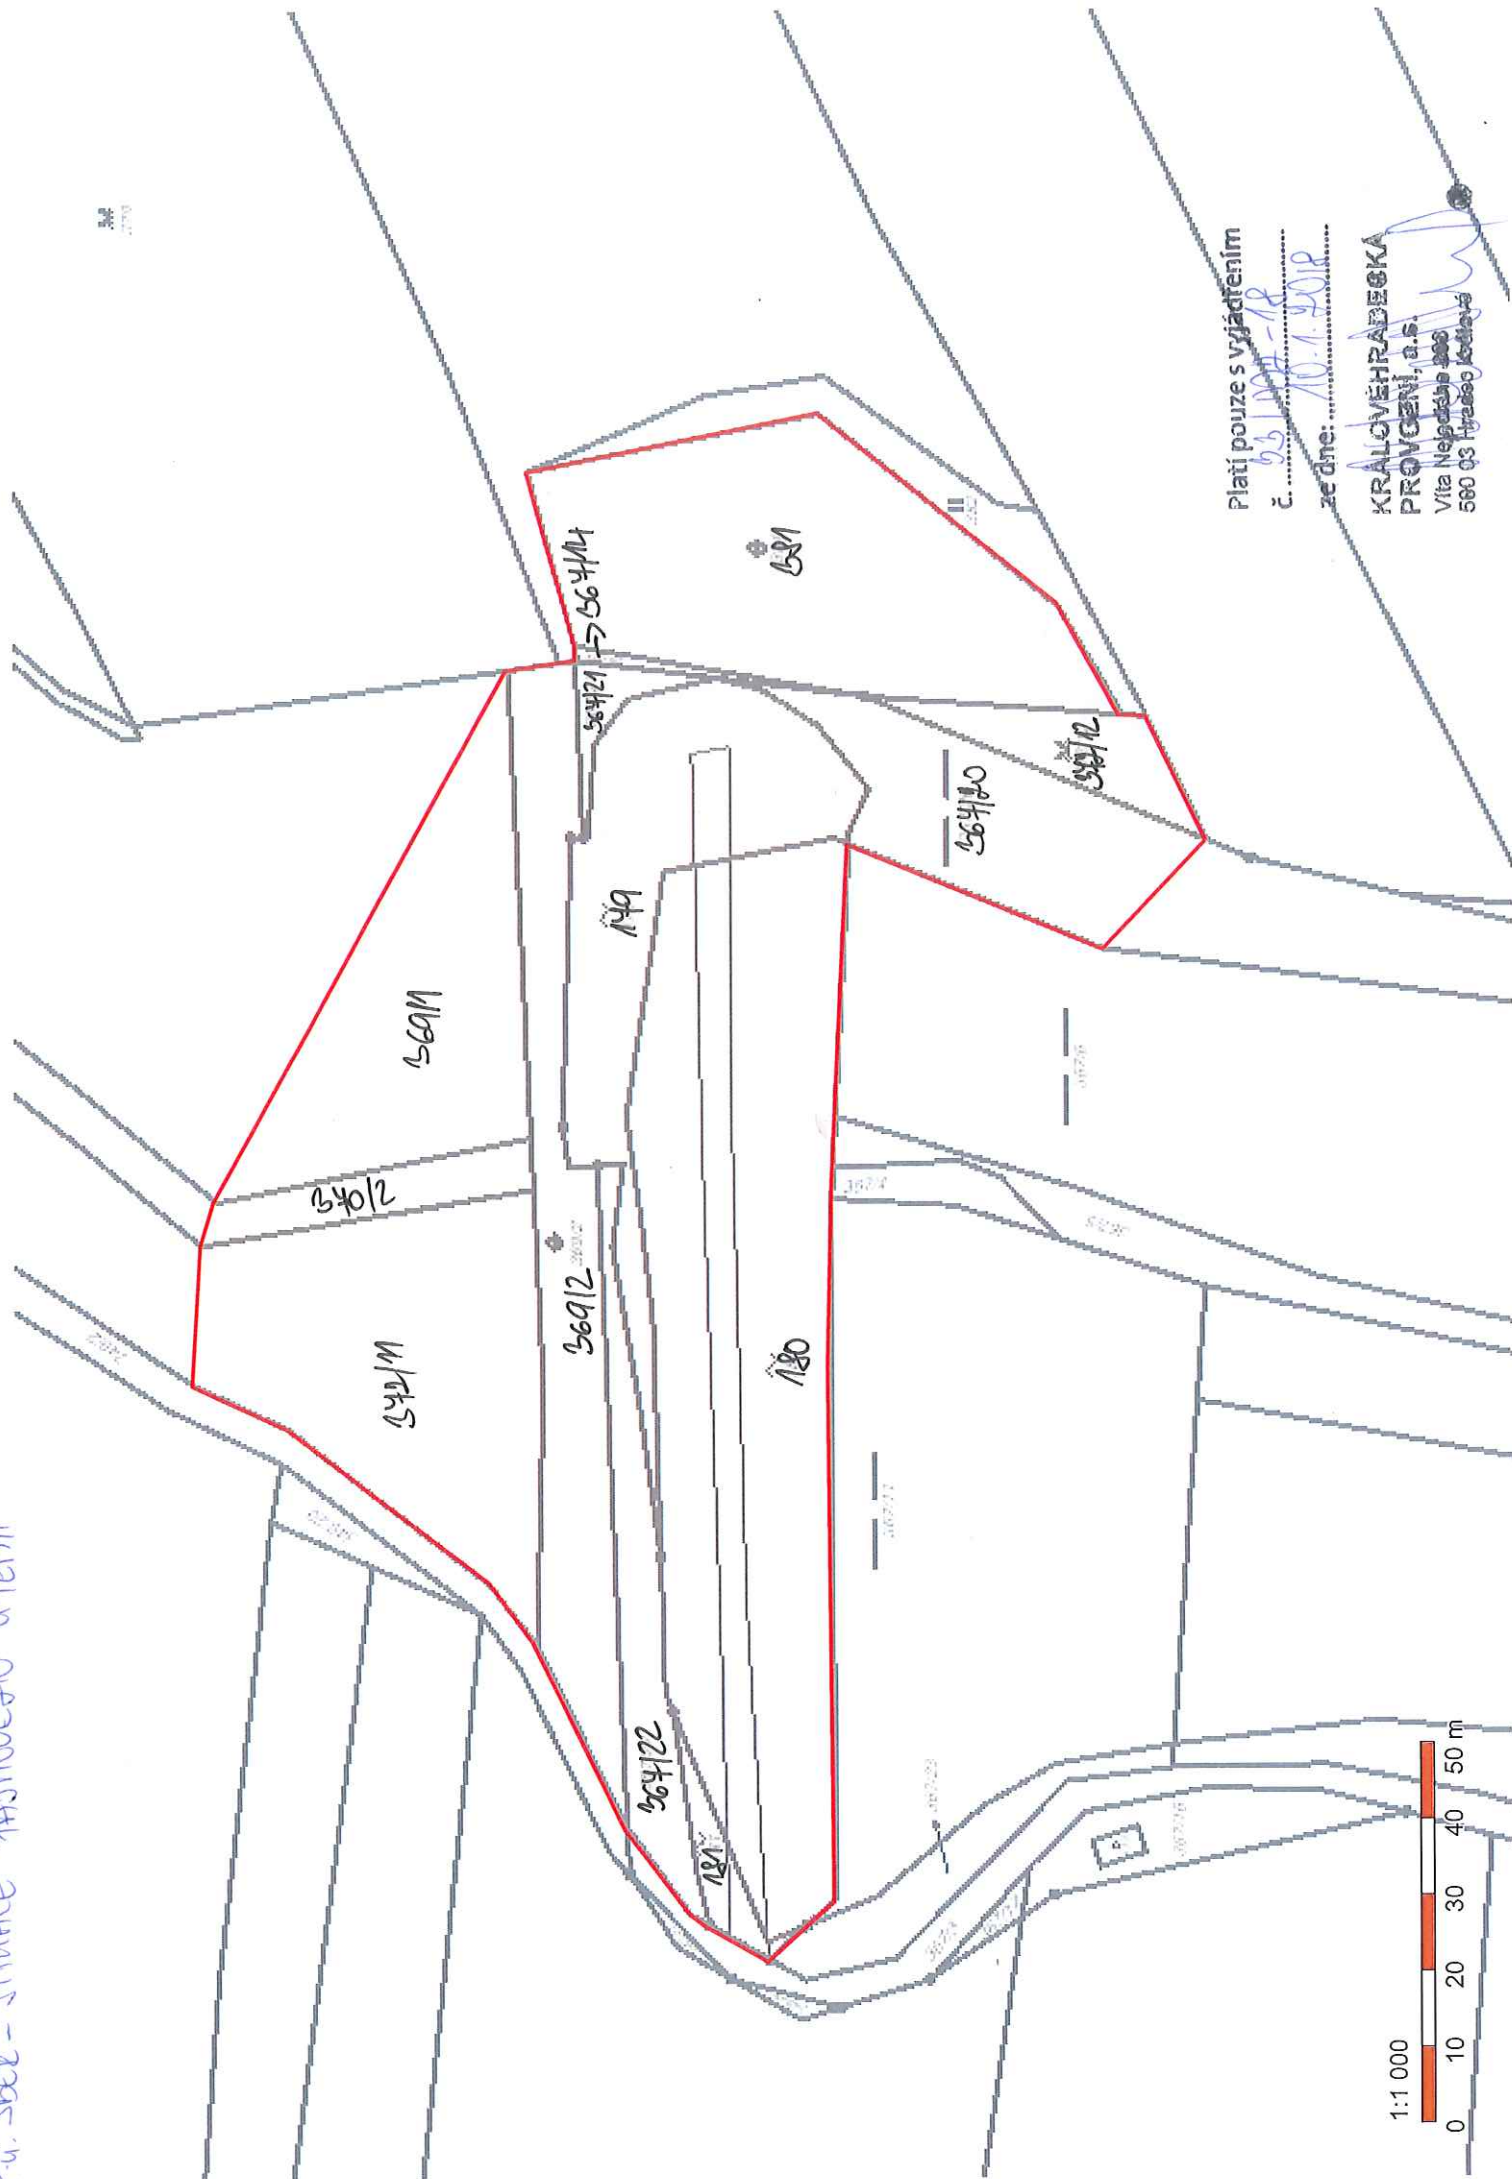


Zákres zájmového území

Dotčená k.ú.:

KÚ: Sběř (746321)

Dotčené pozemky:

MVN Sběř

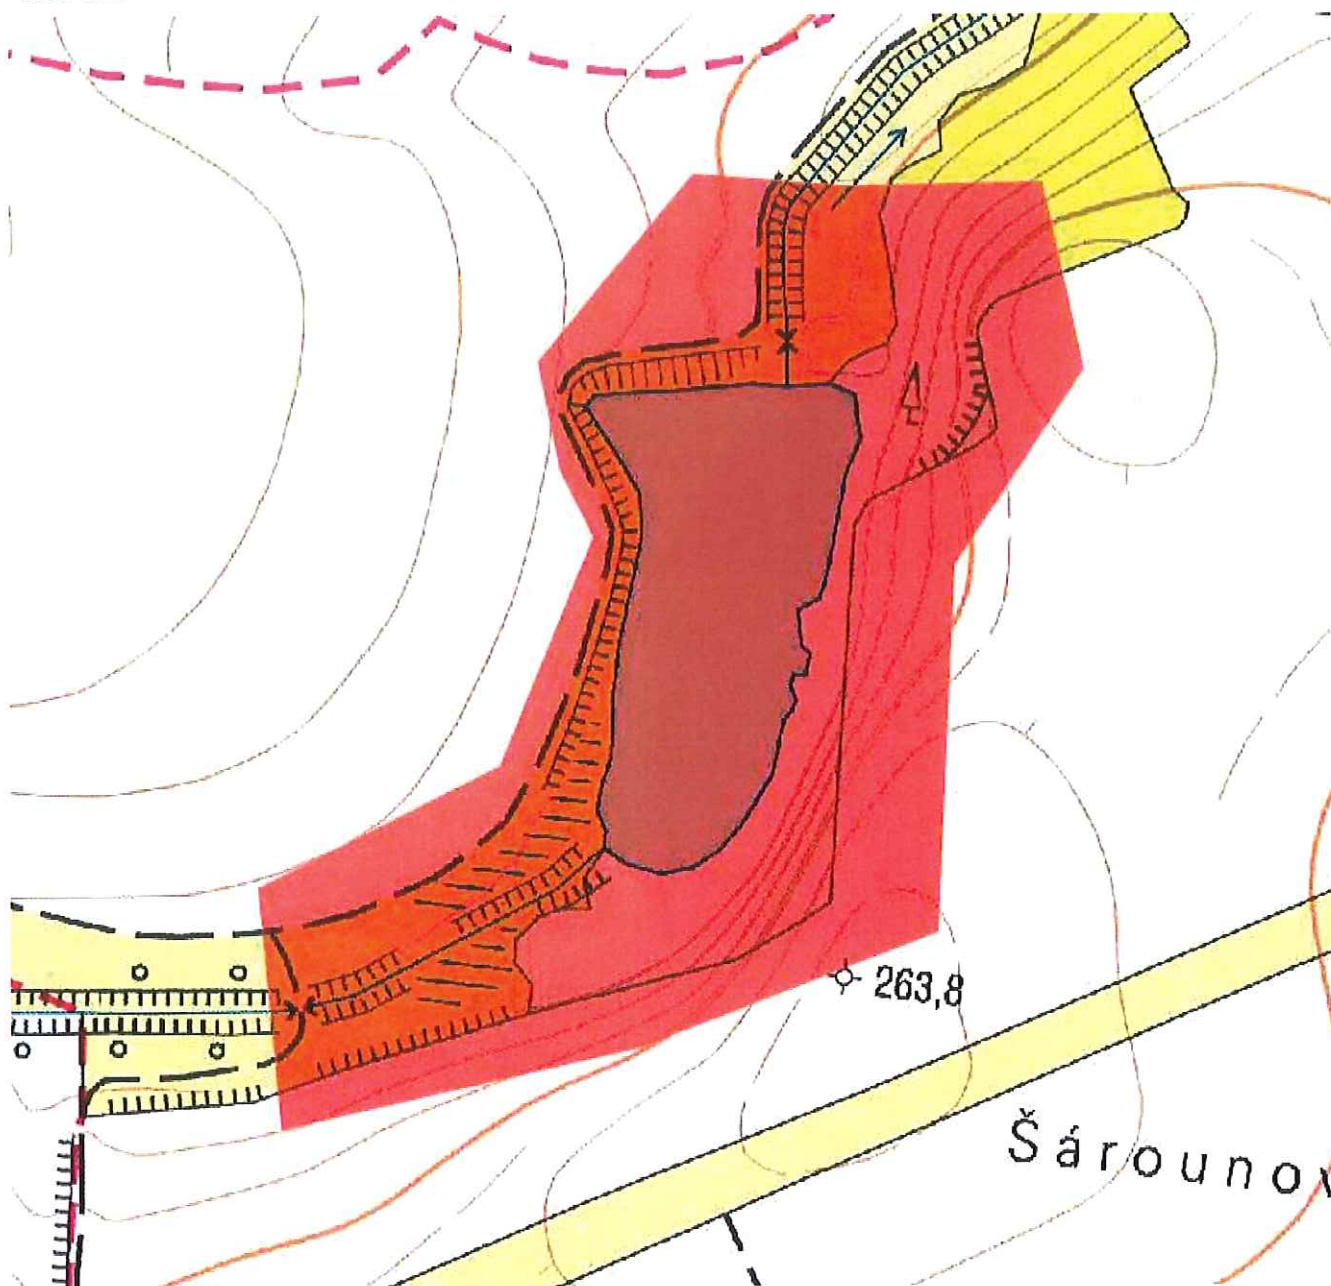


**KRALOVÉHRADECKÁ
PROJEKČNÍ, s.r.o.**

Víta Nejedlíka 203
500 03 Hradec Králové

Tato žádost byla vygenerována službou e-UtilityReport, kterou provozuje HRDLIČKA spol. s r. o.

Více informací o službě naleznete na <http://www.mawis.eu>. V případě dotazu či zájmu o příjem žádosti elektronickou cestou, kontaktujte zákaznické centrum: tel.: +420 251 618 458, e-mail: info@mawis.eu

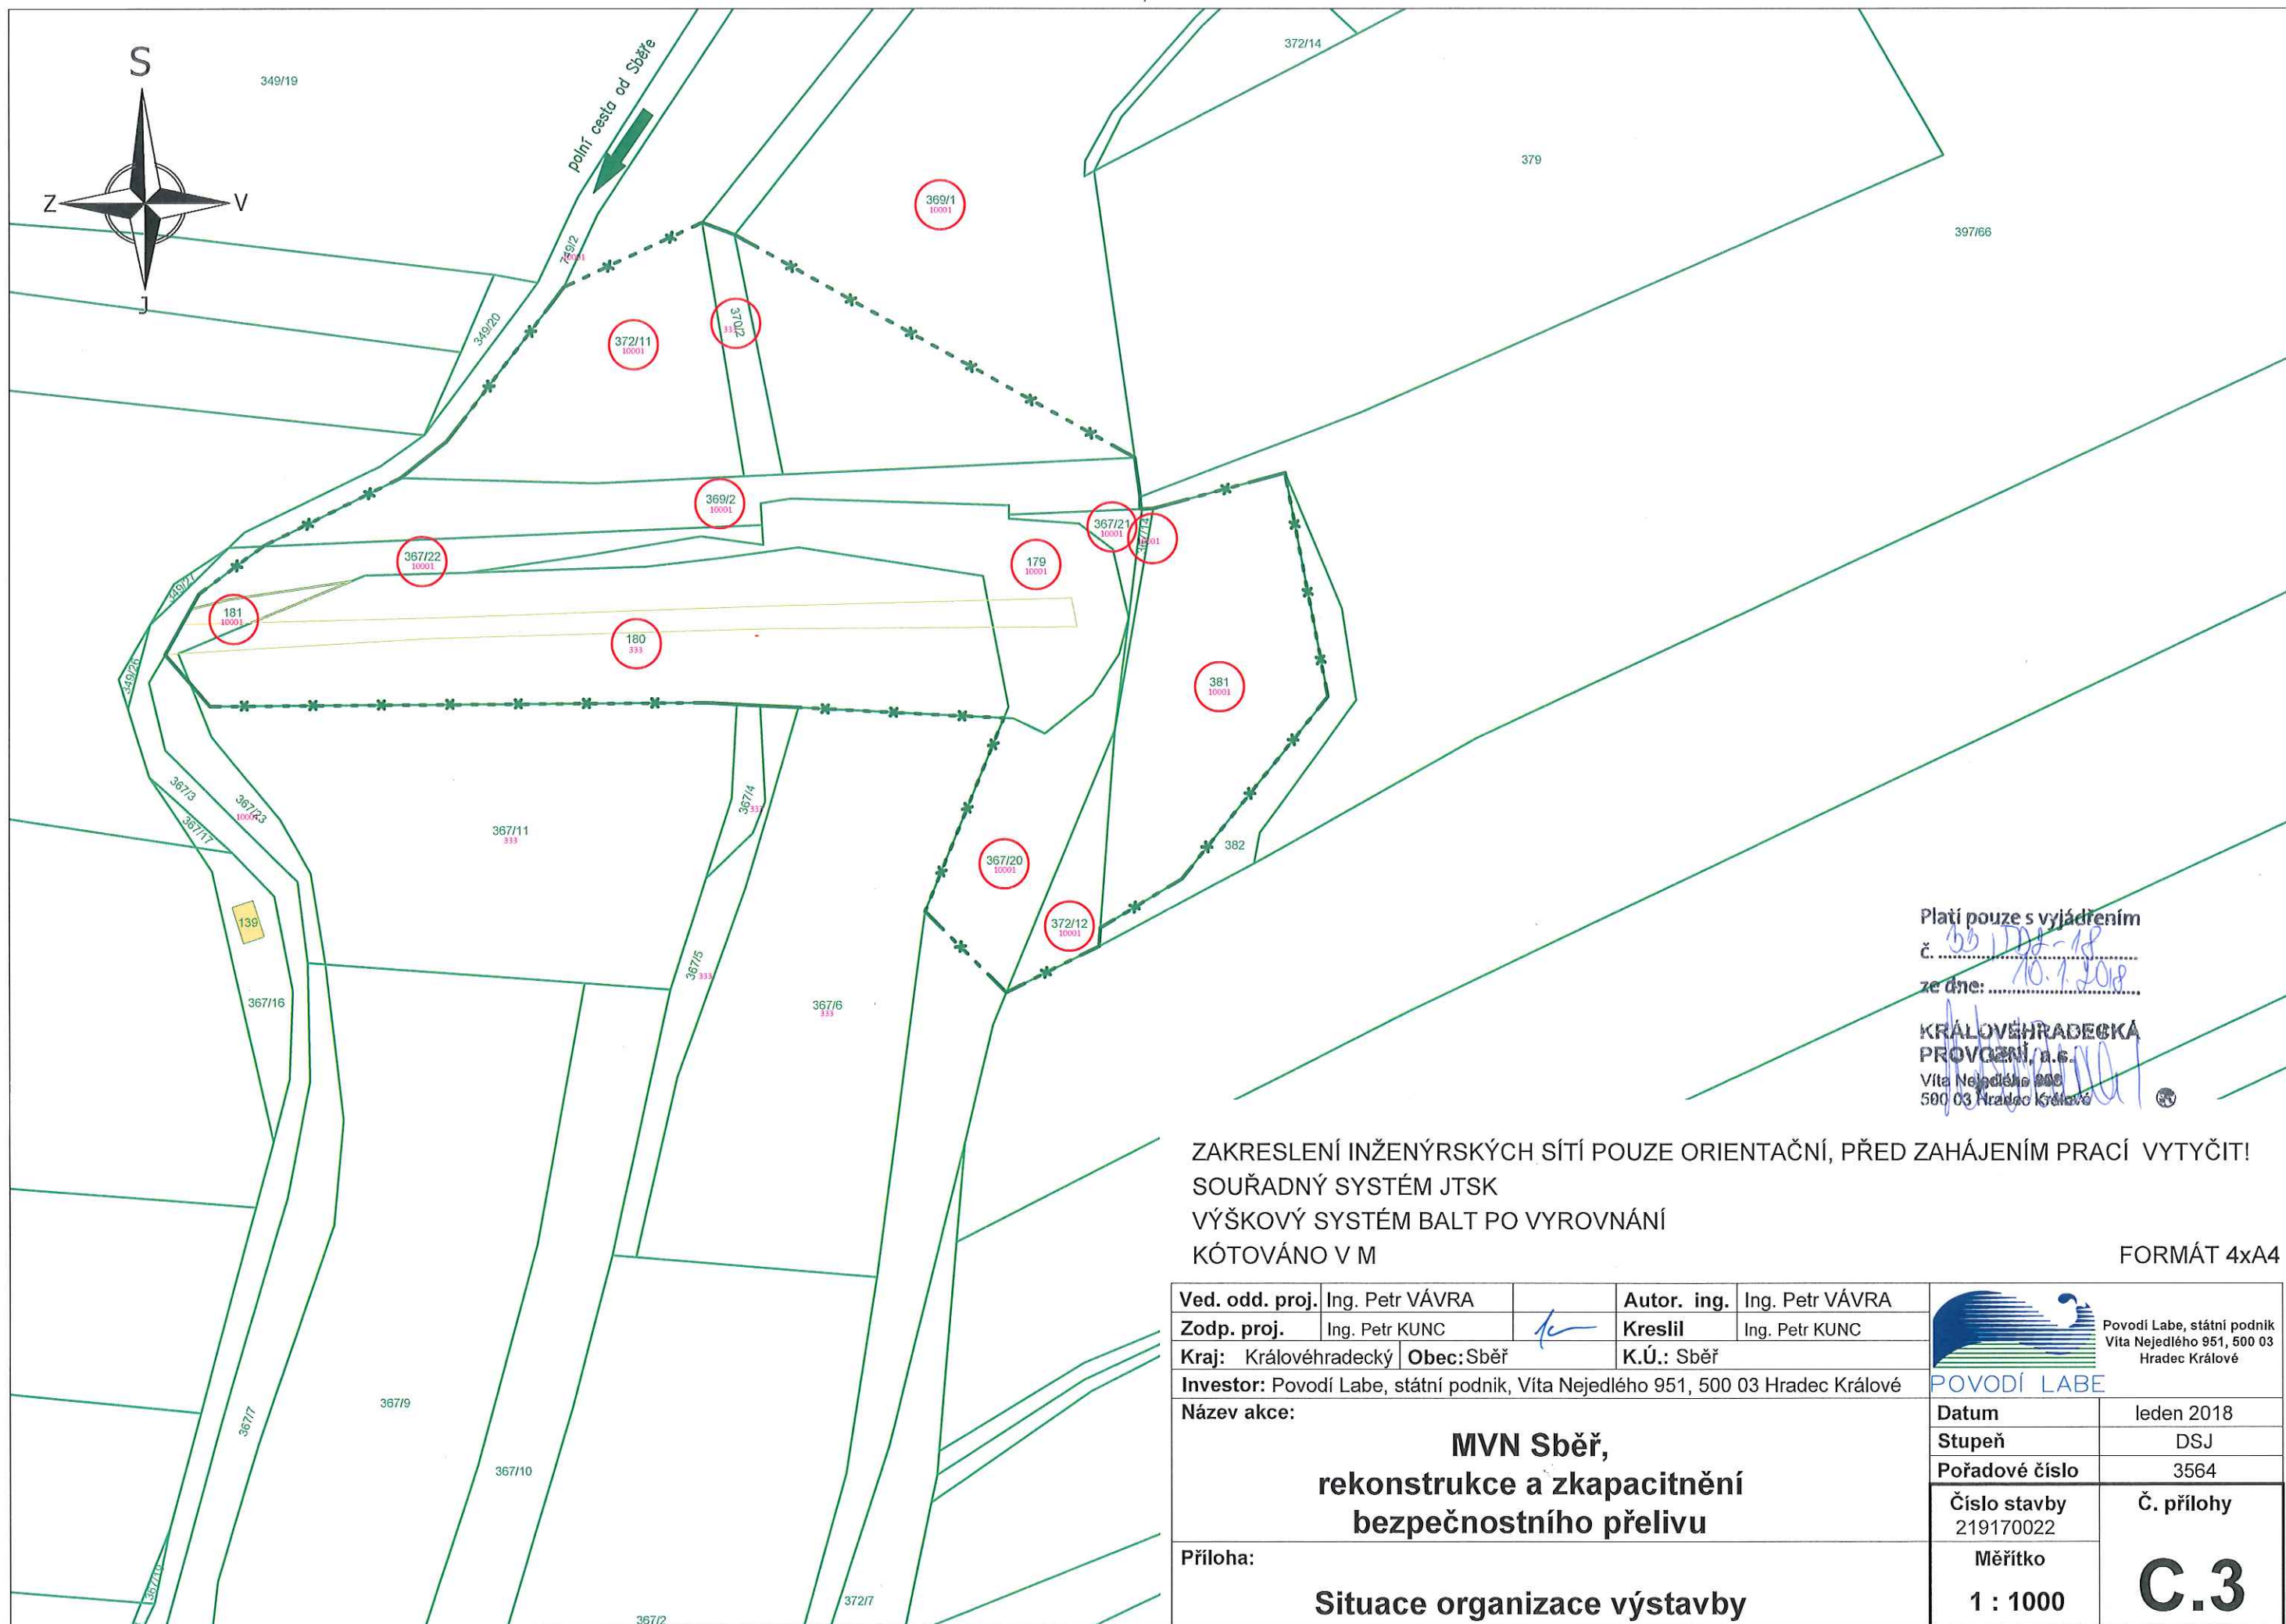

Platí pouze s vyjádřením

č. 331/2018-18

ze dne: 18.7.2018

KRÁLOVÉHRADECKÁ
PROJEKČNÍ, s.r.o.

Vita Nejedlého 951,
500 03 Hradec Králové

ZAKRESLENÍ INŽENÝRSKÝCH SÍTÍ POUZE ORIENTAČNÍ, PŘED ZAHÁJENÍM PRACÍ VYTYČIT!
SOUŘADNÝ SYSTÉM JTSK
VÝŠKOVÝ SYSTÉM BALŤ PO VYROVNÁNÍ
KÓTOVÁNO V M

FORMÁT 4xA4

| | | | |
|---|-----------------|-------------|-----------------|
| Ved. odd. proj. | Ing. Petr VÁVRA | Autor. ing. | Ing. Petr VÁVRA |
| Zodp. proj. | Ing. Petr KUNC | Kreslil | Ing. Petr KUNC |
| Kraj: | Královéhradecký | Obec: | Sběř |
| K.Ú.: | Sběř | | |
| Investor: Povodí Labe, státní podnik, Víta Nejedlého 951, 500 03 Hradec Králové | | | |
| Datum | | leden 2018 | |
| Stupeň | | DSJ | |
| Pořadové číslo | | 3564 | |
| Číslo stavby | | 219170022 | |
| Měřítko | | 1 : 1000 | |
| Č. přílohy | | C.3 | |

Příloha:

**MVN Sběř,
rekonstrukce a zkapacitnění
bezpečnostního přelivu**

Situace organizace výstavby