



POHLED A

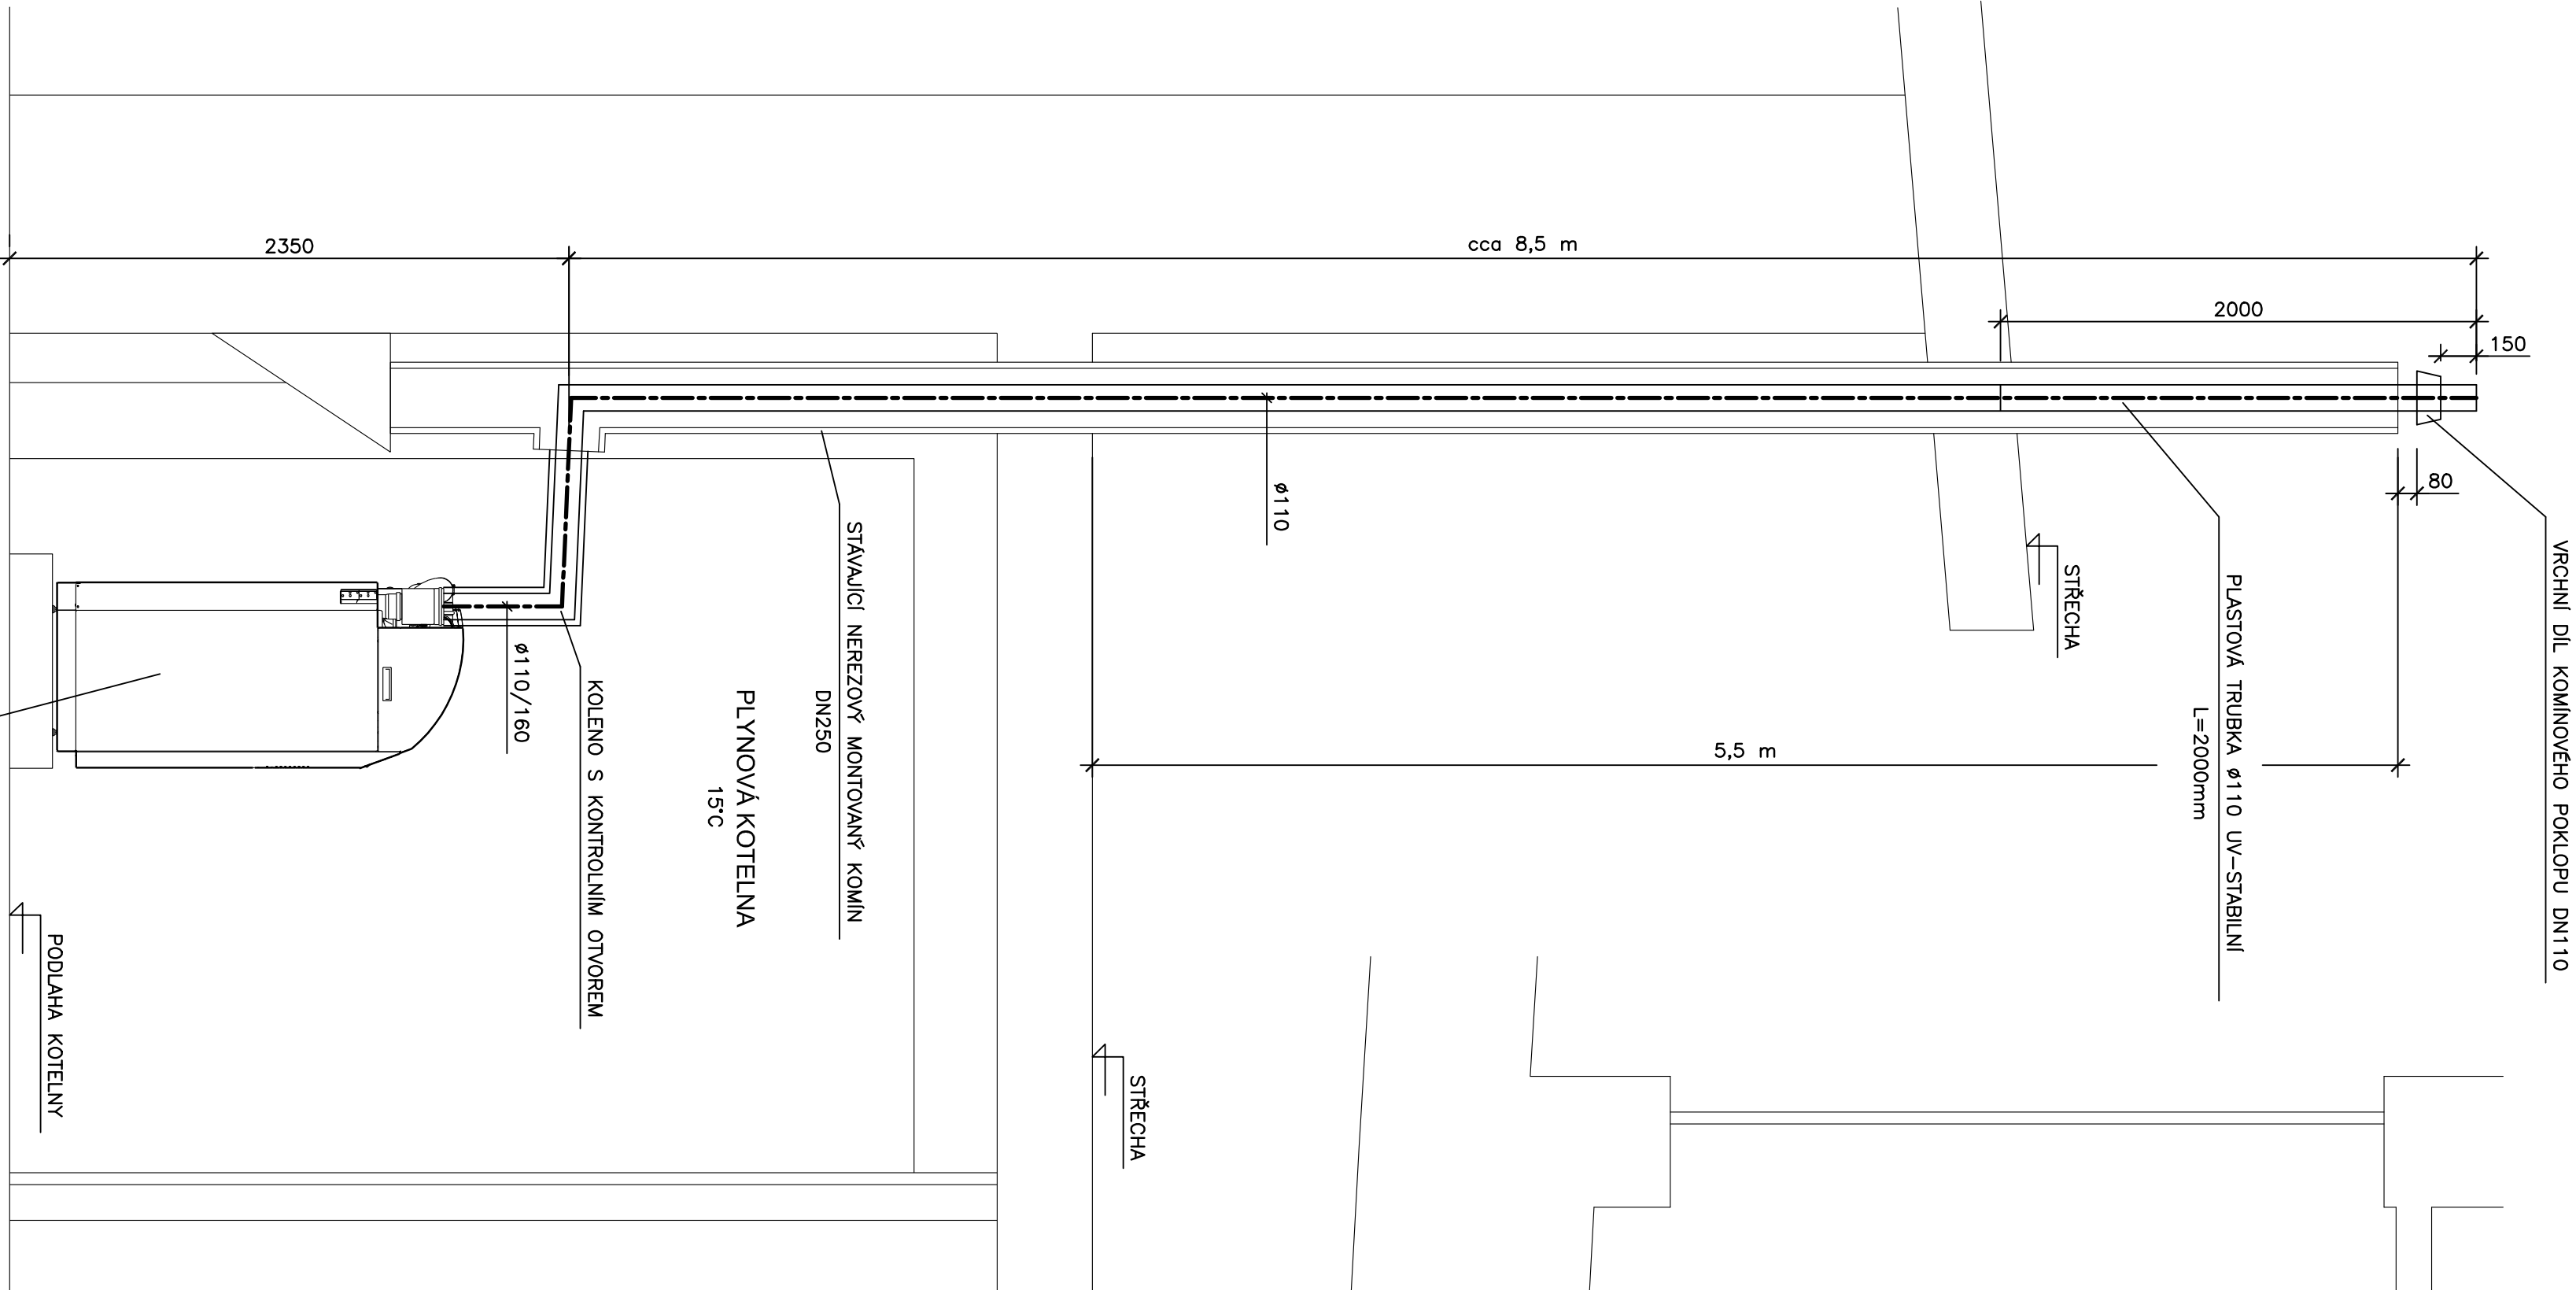

KOTELNA – PŮDORYS

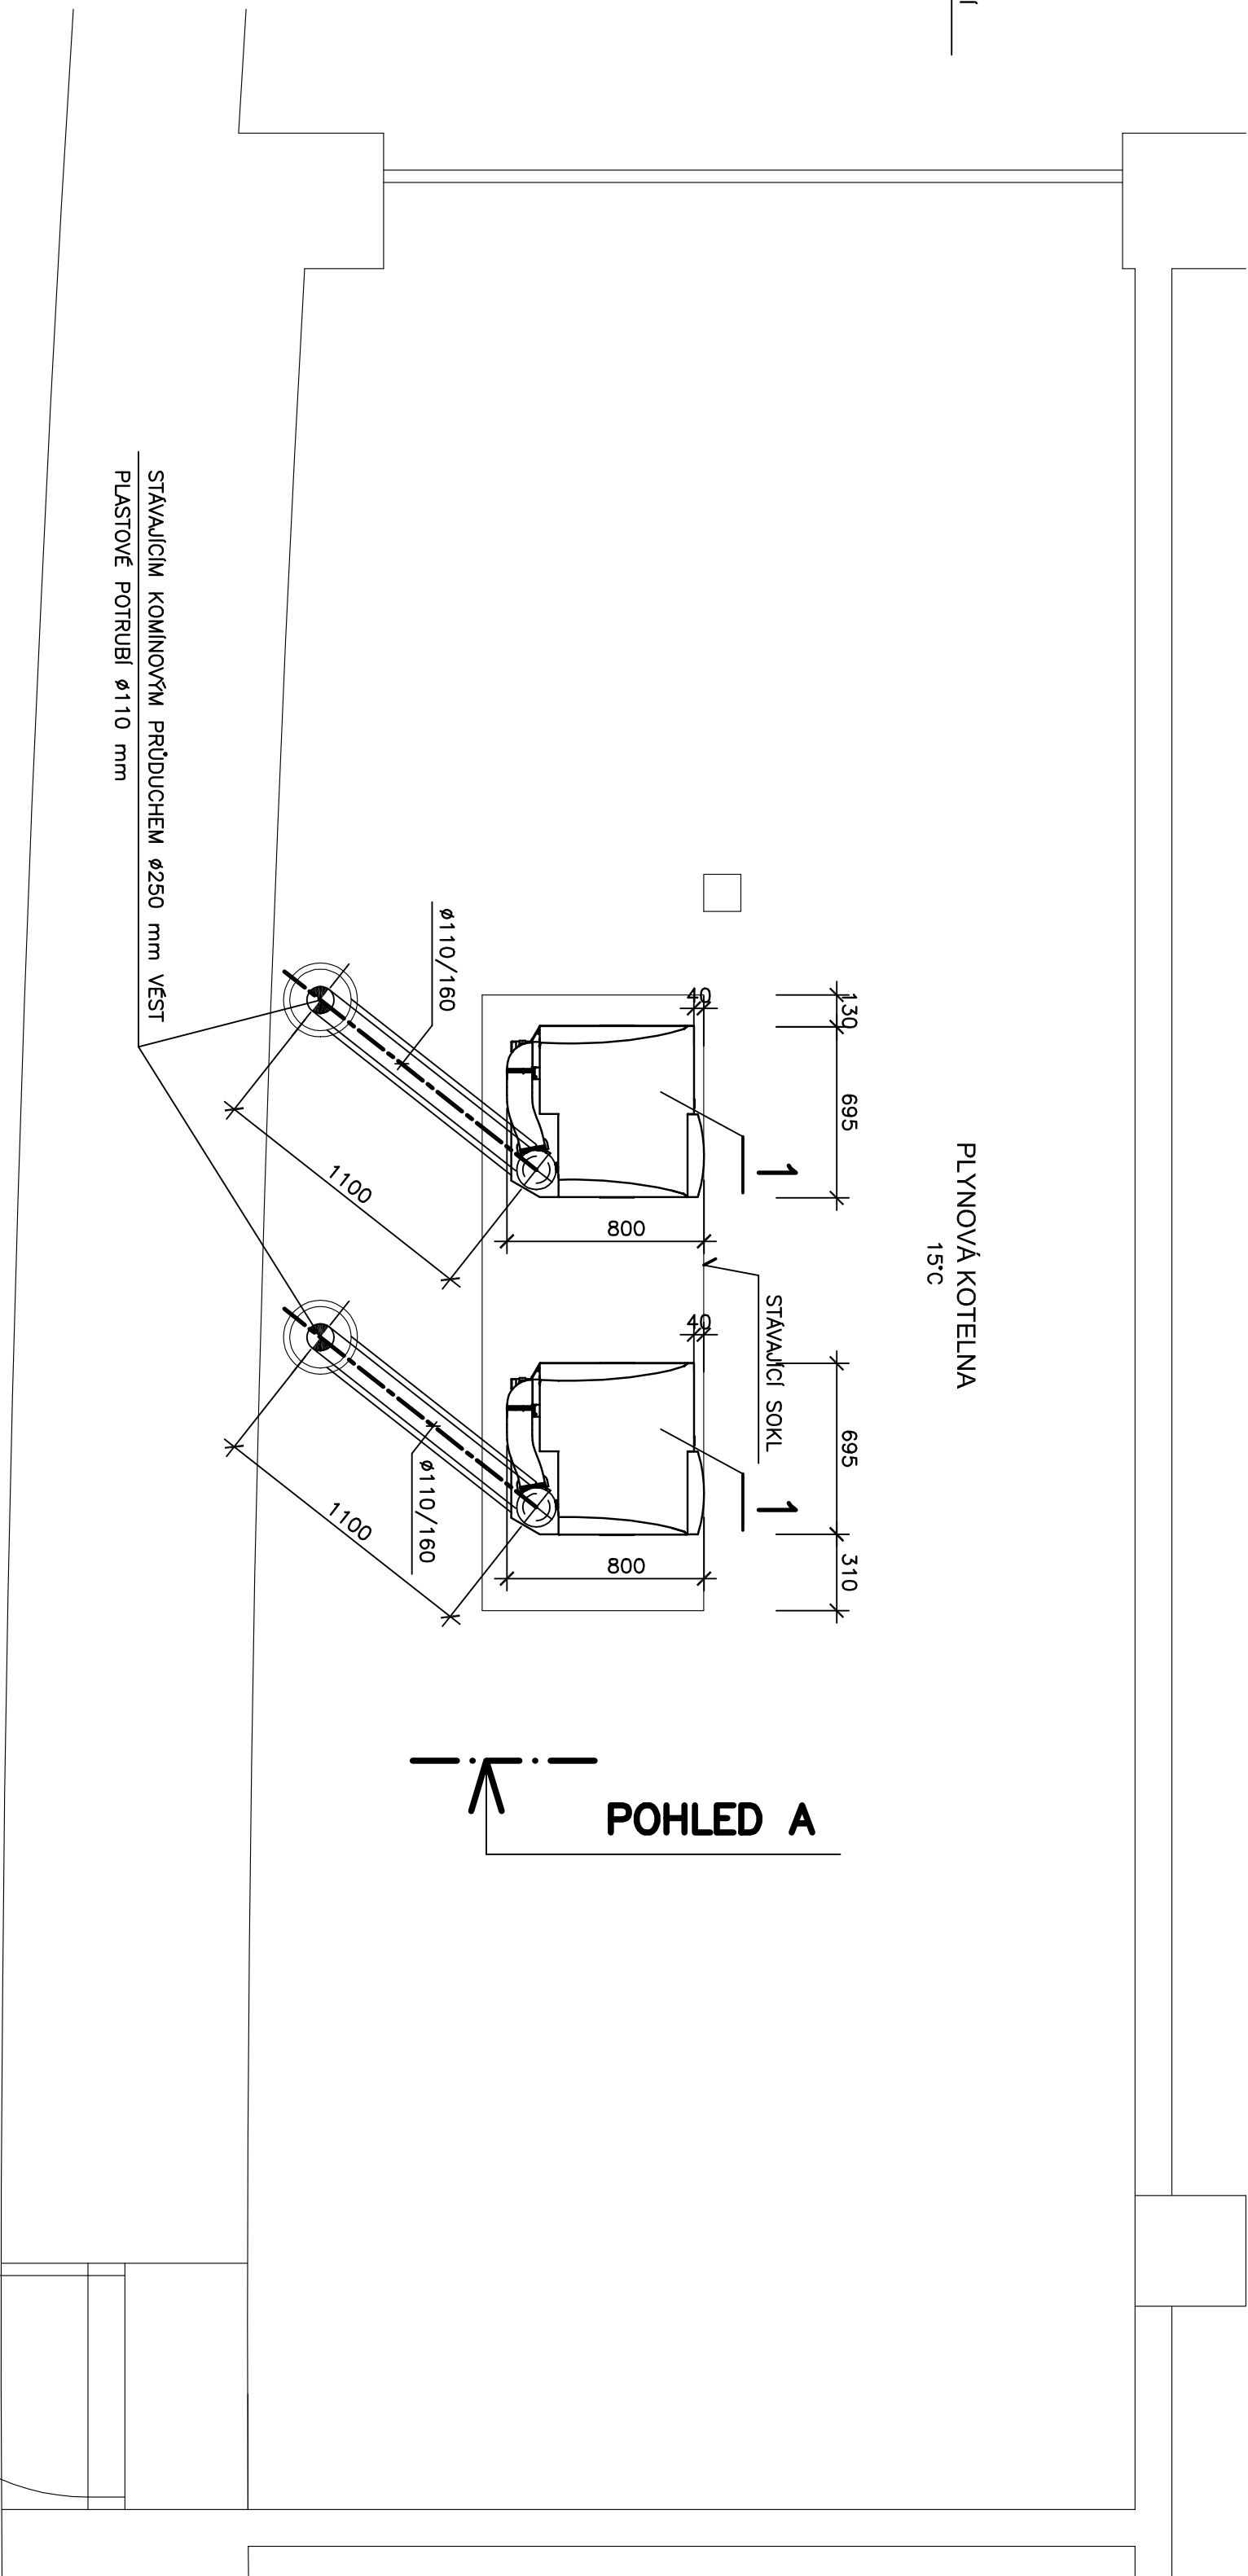

POHLED A

LEGENDA ZAŘÍZENÍ

- 1 2x STACIONÁRNÍ PLYNOVÝ KONDENZAČNÍ VELKOOBJEMOVÝ KOTEL
– MODULOVANÝ TEPELNÝ VÝKON JEDNOHO KOTLE PŘI 80/60°C – 19,4–97 kW
– S VESTAVĚNÝM HOŘÁKEM
– TEPELOSMĚNNÉ PLOCHY A SPALOVACÍ KOMORA Z NEREZOVÉ OCELI
- OSA SPALINOVÉ CESTY

POZNÁMKA

- SPALINOVÁ CESTA – KOUŘOVOD – PLASTOVÉ KOAXIÁLNÍ POTRUBÍ Ø110/160 mm
– NAD KOTLÍM BUDOU INSTALOVÁNA KOLENA S KONTROLNÍM OTVOREM
- SVISLÁ ČÁST – PLASTOVÉ POTRUBÍ Ø110 mm, VEDENÉ STAVAJÍCÍM KAMINEM Ø250 mm,
– V NEJVYŠŠÍM MÍSTĚ BUDE INSTALOVÁNA PLASTOVÁ UV-STABILNÍ TRUBKA Ø110 DÉLKY 2 m,
NA TUTO TRUBKU BUDE NÁSADEN VRCHNÍ DÍL KAMINOVÉHO POKLOPU (PROTI PRONIKÁNÍ UV ZÁŘENÍ).

PROJEKTANT: ING.MAREK MOJŽÍŠEK, AUTORIZACE Č. 0701049			
INVESTOR: PŮVODI MORAVY, s.p., DŘEVÁRSKÁ 932/11, 602 00 BRNO			
AKCE: ADMIN. BUDOVA ZHM - PLYNOVÁ KOTELNA		DATUM: 11/2018	
U Dětského domova 263, Olomouc		MĚŘÍTKO: 1:25	
OBJEKT: VÝMĚNA PLYNOVÝCH KOTLŮ		STUPĚN PD: DPS	
ČÁST: D.1.4 - TECHNIKA PROSTŘEDÍ STAVEB		VÝKRES Č.: D.1.4.2.04	
D.1.4.2 - VYTÁPĚNÍ		PÁŘE Č.:	
NÁZEV: SPALINOVÁ CESTA			