




ŠACHTA Š1 - ŘEZ A-A'  
M 1:25

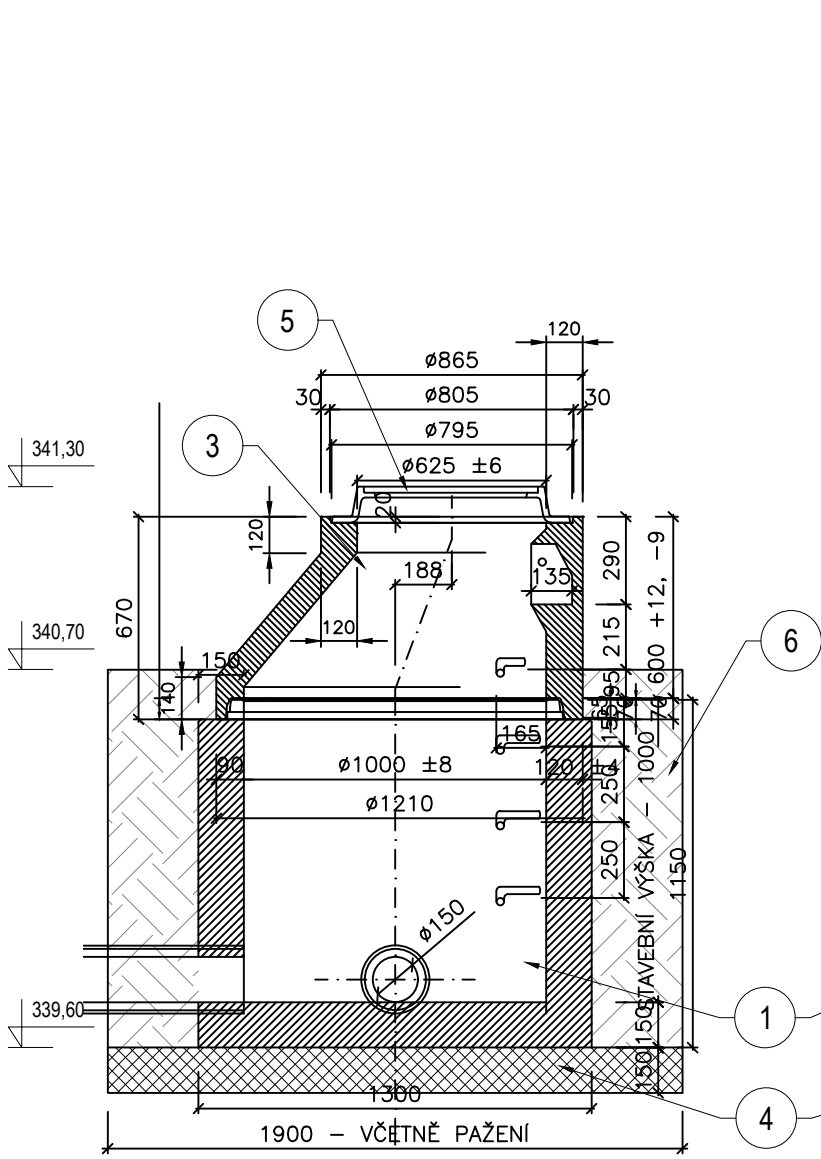


ŠACHTA Š1 - PŮDORYS  
M 1:25

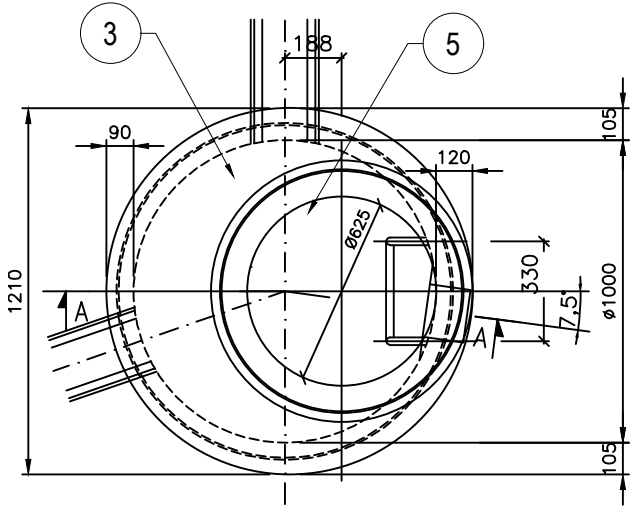

ŠACHTA Š2 - ŘEZ A-A'  
M 1:25

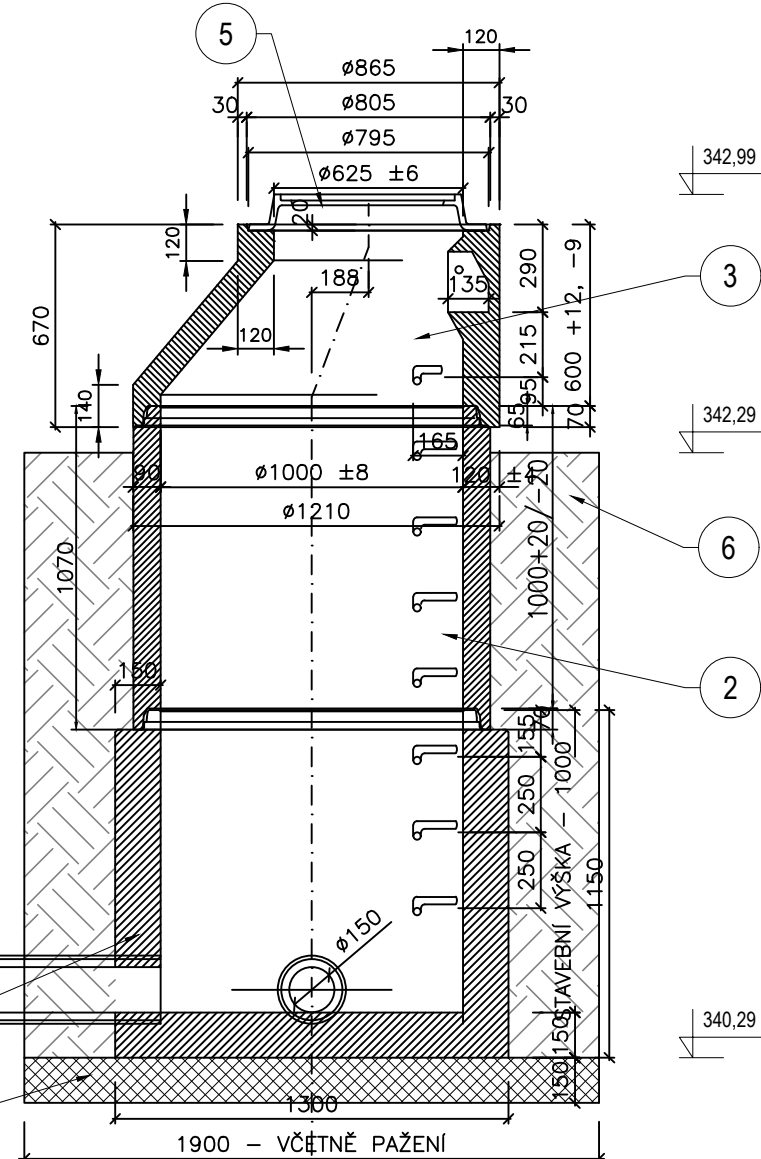

ŠACHTA Š2 - PŮDORYS  
M 1:25

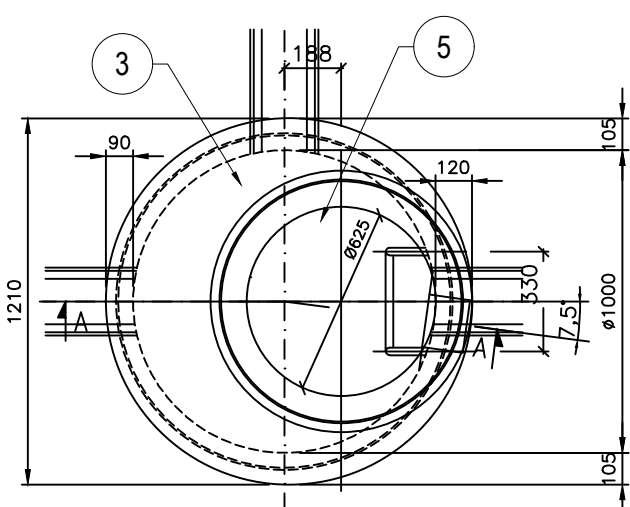

VN HRABIŠÍN - REKONSTRUKCE A ODBAHNĚNÍ

K.Ú. HRABIŠÍN  
SO 02 TĚLESO HRÁZE

SO 024 DRENÁŽNÍ SYSTÉM  
VÝKRES ŠACHET  
M 1 : 25

ČÍSLO	CHARAKTERISTIKY
1	ŠACHETNÍ DNO TZZ 1000/1000
2	ŠACHTOVÁ SKRUŽ TBS-Q 1000/1000/90/SP
3	ŠACHTOVÝ KONUS TBR-Q 625/600/90/SPK
4	ŠTĚRKOPÍSKOVÝ PODSYP TL. 150 mm
5	KANALIZAČNÍ LITINOVÝ POKLOP B125 S KLOUBEM, UZAMYKACÍ ZÁPADKOU A ZACHYCOVAČEM PÁDU POKLOPU
6	HUTNĚNÝ OBSYP KOLEM OBJEKTU

B.p.v. S-JTSK



POVODÍ MORAVY, a.s.  
Dřevařská 11, 602 00 Brno  
IČ: 70890013, DIČ: CZ70890013  
tel.: +420 541 637 111 e-mail: info@pmo.cz

OBJEDNATEL:  
CLIENT:

AUTORIZACE:  
AUTHORIZED BY:

ČÍSLO PARÉ:  
DOCUMENT SET NUMBER:

Ing. Vít Pučálek

M. Bureše 809, 572 01 Polička  
IČ: 04373863, DIČ: CZ8208233528  
tel.: +420 737 367 558 e-mail: v.pucalek@gmail.com

GENERÁLNÍ PROJEKTANT:  
GENERAL DESIGNER:

HLAVNÍ INŽENÝR PROJEKTU:  
CHIEF PROJECT MANAGER: Ing. Vít Pučálek

PROJEKTANT:  
DESIGNER: Ing. Vít Pučálek

ZAKÁZKA Č.:  
CONTRACT NO.: 18-08

DATUM:  
DATE: 01/2019

MĚŘÍTKO:  
SCALE: 1:25

STUPEŇ PD:  
PROJECT STATUS: DPS

ČÍSLO VÝKRESU:  
DRAWING NUMBER:

D.3.9.

STAVEBNÍ OBJEKT:  
BUILDING PART: SO 02 TĚLESO HRÁZE  
SO 24 DRENÁŽNÍ SYSTÉM

OBSAH:  
CONTENT: VÝKRES ŠACHET

NÁZEV AKCE:  
TITLE: VN HRABIŠÍN  
REKONSTRUKCE A ODBAHNĚNÍ