


STŘECHA

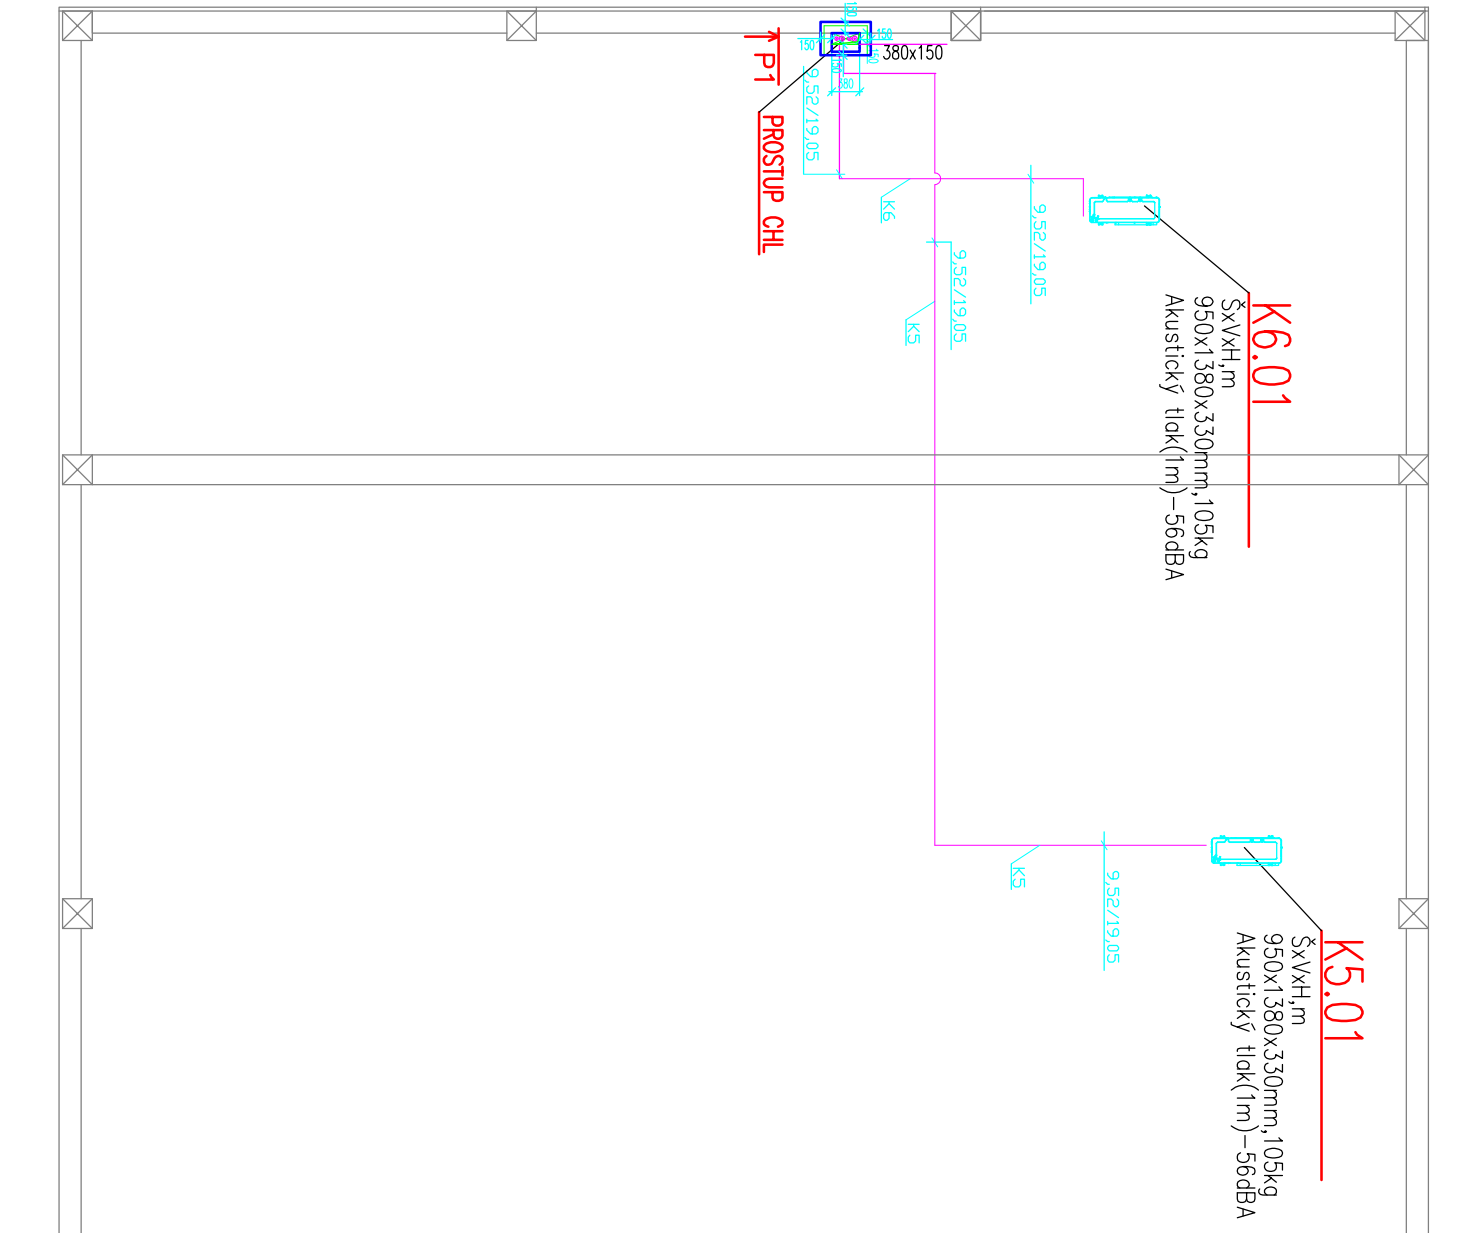

LEGENDA ZAŘÍZENÍ CHLAZENÍ




- VENKOVNÍ KONDENZAČNÍ JEDNOTKA MULTI-SPLIT
- PŘEDIZOLOVANÉ ČU POTRUBÍ CHLADIVA

POZNÁMKA:

NOVÉ VEKOVNÍ KONDENZAČNÍ JEDNOTKY SE UMÍSTÍ NA STÁVAJÍCÍ OCELOVÉ KONTSRUKCE STÁVAJÍCÍCH ODTAHOVÝCH VENTILÁTORŮ

POHLED P1

TEPELNĚ AKUSTICKÁ
IZOLACE TL.
100mm+OPLECHOVÁNÍ

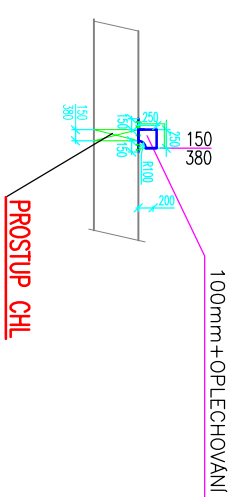

| | | |
|---------------|-------------------------------------------|--|
| PROJEKTANT | ING. JOSEF BAHR, Ph.D., ING. ZDENĚK TULIS | |
| VYPRACOVAL | ING. ONDŘEJ BARTOŠ, ING. ZDENĚK TULIS | |
| INVESTOR | POVODÍ MORAVY, s.p. | |
| STAVBA | CHLAZENÍ, ELEKTROINSTALACE | |
| OBJEKT | DŘEVAŘSKÁ 11-BUDOVA "B" | |
| OBSAH VYKRESU | MĚŘÍTKO 1:100 | |
| PŮDORYS | STŘECHA-DÍLČÍ ČÁST | |