


TABULKA VYTYČOVACÍCH BODŮ

BOD	Y	X
46	581219.947	1184778.428
47	581238.058	1184775.750
48	581267.979	1184768.245
49	581315.173	1184760.772
50	581344.922	1184757.828
51	581350.224	1184757.301
52	581355.478	1184758.182
53	581390.412	1184764.039
54	581421.365	1184765.935
55	581436.634	1184769.275
56	581443.391	1184770.754
57	581449.494	1184774.011
58	581536.546	1184820.480
59	581564.799	1184835.562
60	581596.557	1184831.424
61	581808.161	1184803.984
62	581817.044	1184802.860
63	581825.992	1184802.534
64	581854.152	1184801.509
65	581856.728	1184801.415
66	581859.244	1184801.978
67	581860.458	1184802.249
68	581866.918	1184803.694
69	581873.248	1184801.752
70	581903.540	1184792.455
71	581909.019	1184790.773
72	581914.728	1184790.258
73	581964.249	1184785.784
74	581967.296	1184785.509
74a	581970.302	1184786.070
75	581971.010	1184786.188
76	581977.275	1184787.229
77	581982.806	1184784.107
78	581986.329	1184782.119
79	581989.734	1184780.197
80	581993.523	1184779.228
81	582004.831	1184776.333
82	582017.035	1184773.208
83	582028.798	1184777.718
84	582049.262	1184785.564
85	582052.212	1184786.695
86	582055.028	1184788.077
87	582061.871	1184791.436
88	582067.733	1184794.314
89	582074.178	1184793.262
89a	582080.870	1184792.169
90	582089.136	1184790.363

KLAD LISTŮ

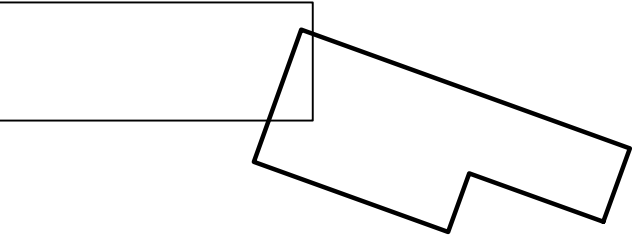

SOUŘADNICOVÁ SYSTÉM: S-JTSK  
VÝŠKOVÝ SYSTÉM: BpV.

**AQUATIS**

AQUATIS a.s.  
Botanická 834/56, 602 00 Brno  
Tel: +420 541 554 111  
Fax: +420 541 211 205  
E-mail: info@aquatis.cz  
http://www.aquatis.cz

Zodpovědný projektant: ING. MAREK ČEJDA, Ph.D.  
Hlavní inženýr projektu: ING. MAREK ČEJDA, Ph.D.  
Vedoucí střediska: ING. JIRÍ ŠVANCARA  
Výpracovní: BARBORA GAJOVÁ  
Kontrola: ING. JIRÍ ŠVANCARA  
Zakázkové číslo: 018155A

Datum: ČERVENEC 2018  
Stupeň dokumentace: DPS  
Název souboru: C\_5\_SITUACE\_vytyceni.dwg  
Alce

**KLOBOUKY u BRNA  
ÚPRAVA KLOBOUCKÉHO POTOKA**

Příloha

**VYTYČOVACÍ VÝKRES - 2. ČÁST**

Měřítko: 1:1000  
Číslo přílohy: C.5.2  
Objednatel: MĚSTO KLOBOUKY U BRNA