


STŘEŠNÍ NÁSTAVBA

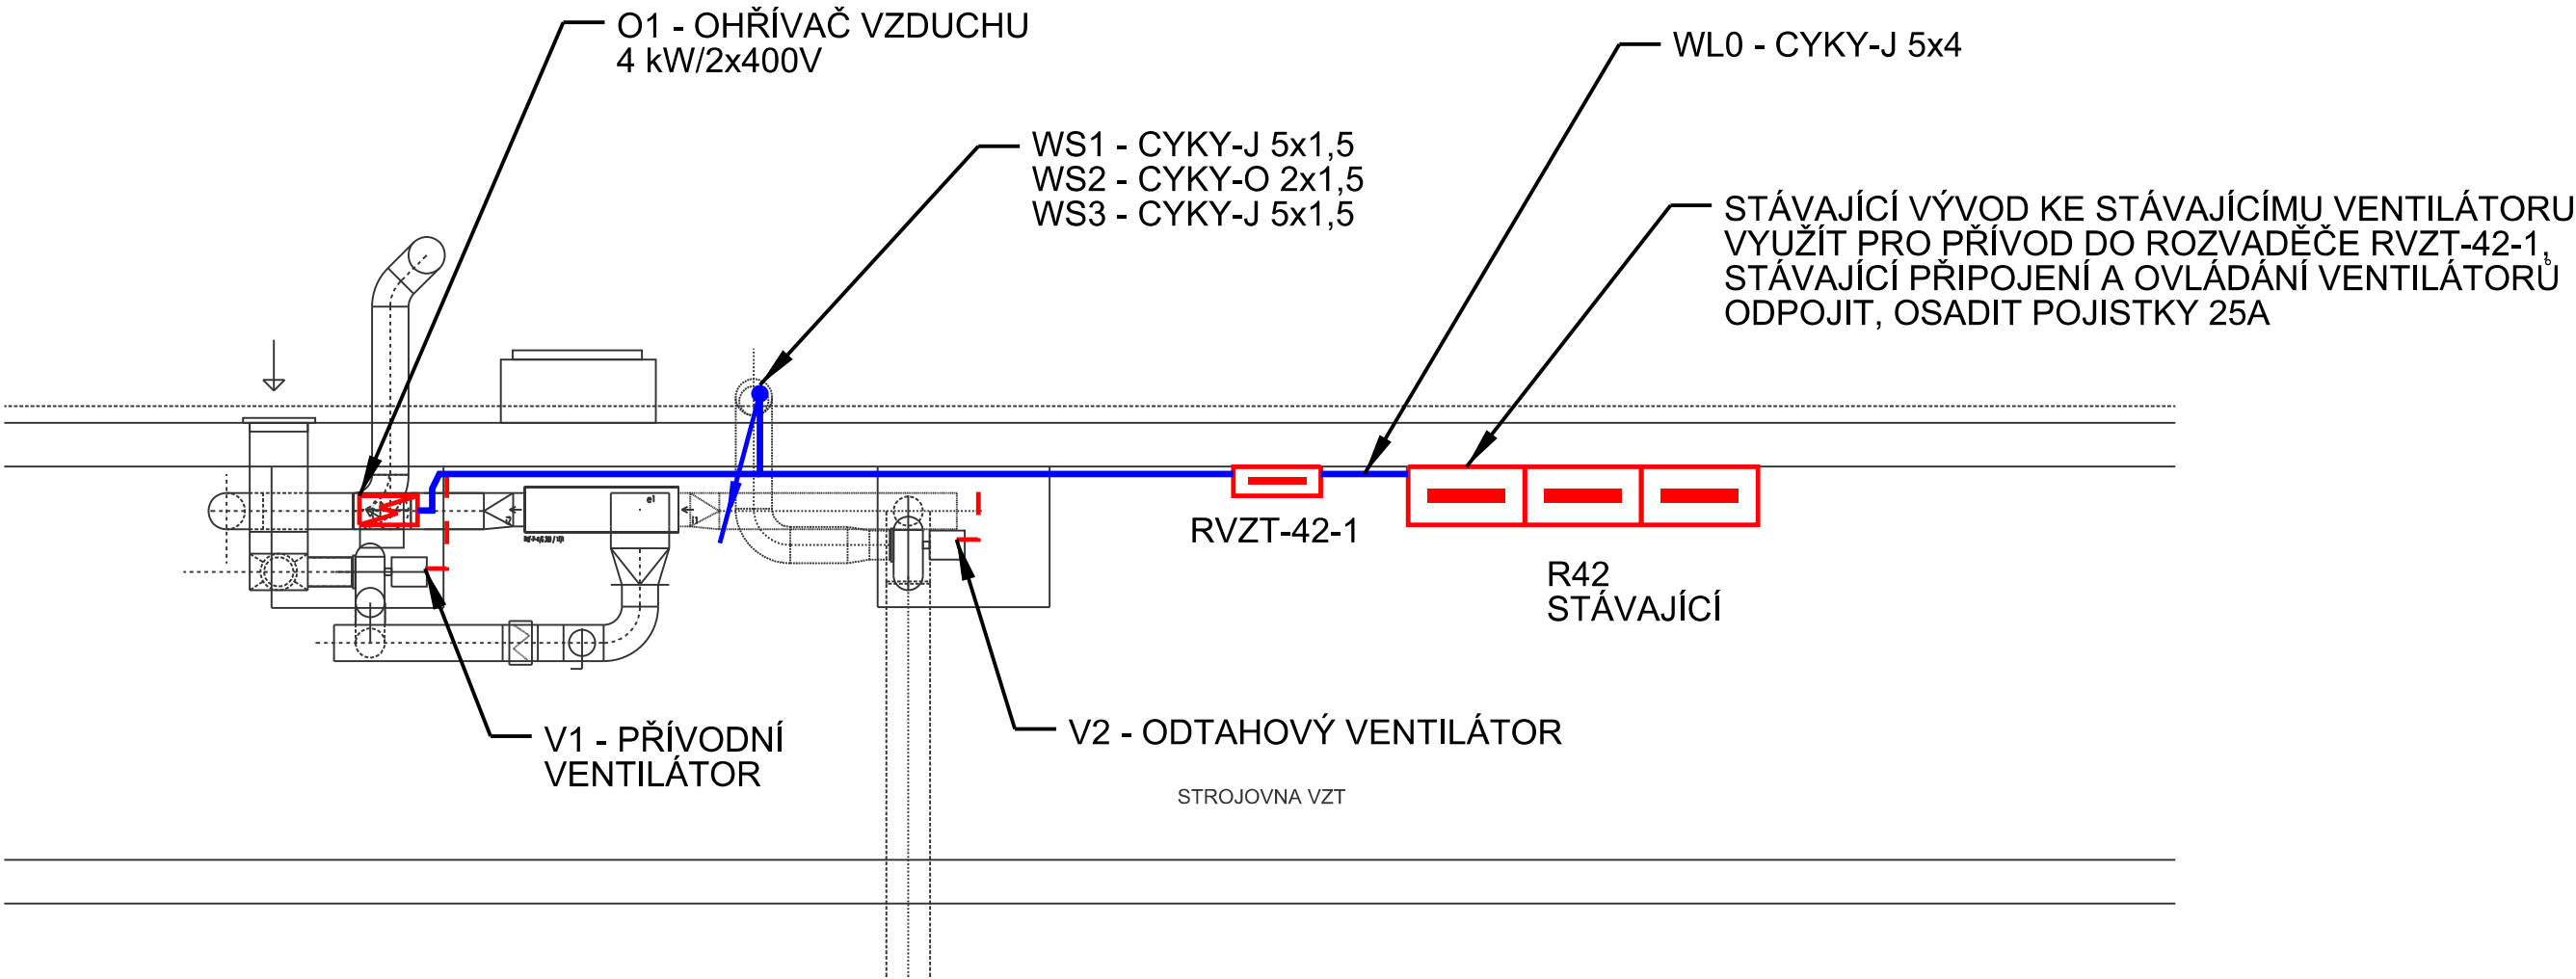


LEGENDA

- HLAVNÍ, SPOLEČNÁ TRASA
- OVĽADACÍ OBVODY
- TECHNOLOGICKÉ ROZVODY
- 2-TLAČÍTKOVÝ OVLADAČ SE SIGNÁLKOU
- VYPÍNAČ IP20 S POPISNÝM ŠTÍTKEM
- ROZVADĚČ

POZNÁMKA

- UMÍSTĚNÍ VYPÍNAČŮ, TLAČÍTEK v=cca 1200mm
- ROZVODY BUDOU PROVEDENY KABELY CYKY-J VE 3.NP
POD OMÍTKOU, VE STROJOVNĚ VZT V LIŠTÁCH A TRÚBKÁCH
NA POVRCHU
- STÁVAJÍCÍ ROZVODY PRO VENTILÁTORY, KTERÉ JSOU
NAHRAZENY NOVÝMI, ZDEMONTOVAT, OSTATNÍ STÁVAJÍCÍ
ROZVODY ZACHOVAT BEZ ÚPRAV

3.NP

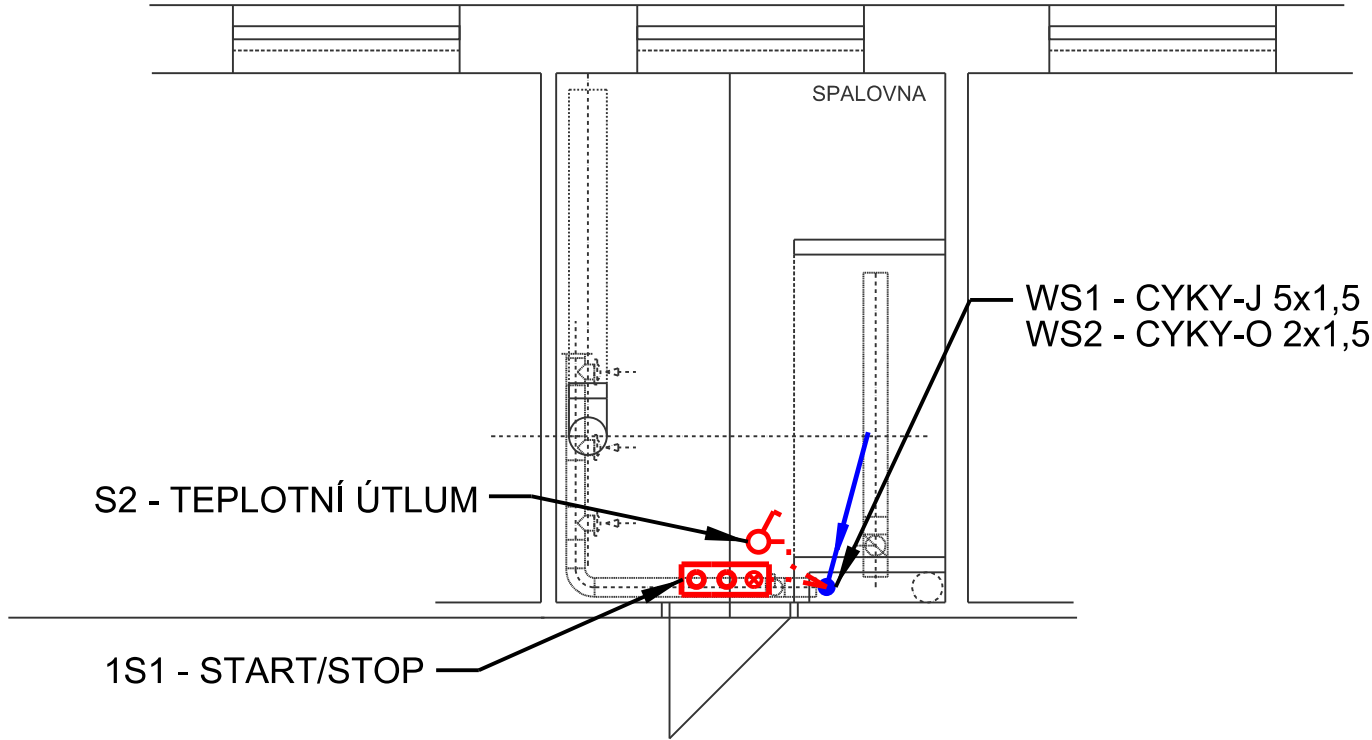

Ochrana PND: automatickým odpojením od zdroje
Proudová soustava: TN-C-S, 3+PEN, 3+N+PE

Zodp. proj.:	Ing. Zbyněk Pecina	Ing. Zbyněk Pecina
Akce :	ÚPRAVA VĚTRÁNÍ LABORATOŘE ODDĚLENÍ CHEMIE-SPALOVNA SVŮ JIHLAVA	Projektování el. zařízení Fügnerova 8, Jihlava mobil: 608 76 95 44 mail: zbyndapecina@seznam.cz
Investor:	Státní veterinární ústav Jihlava, Rantřirovská 93, 586 01 Jihlava	Stupeň: PP
Výkres :	SILNOPROUDÁ ELEKTROINSTALACE	Datum: prosinec 2018
		Formát: 3 x A4
		Číslo zakázky: a782018
		Měřítko : 1:50
		Kopie č.:
		Výkres č.: 1