


PŮDORYS

SO 01 ŠTĚRKOVÁ PROPUST

M 1 : 100

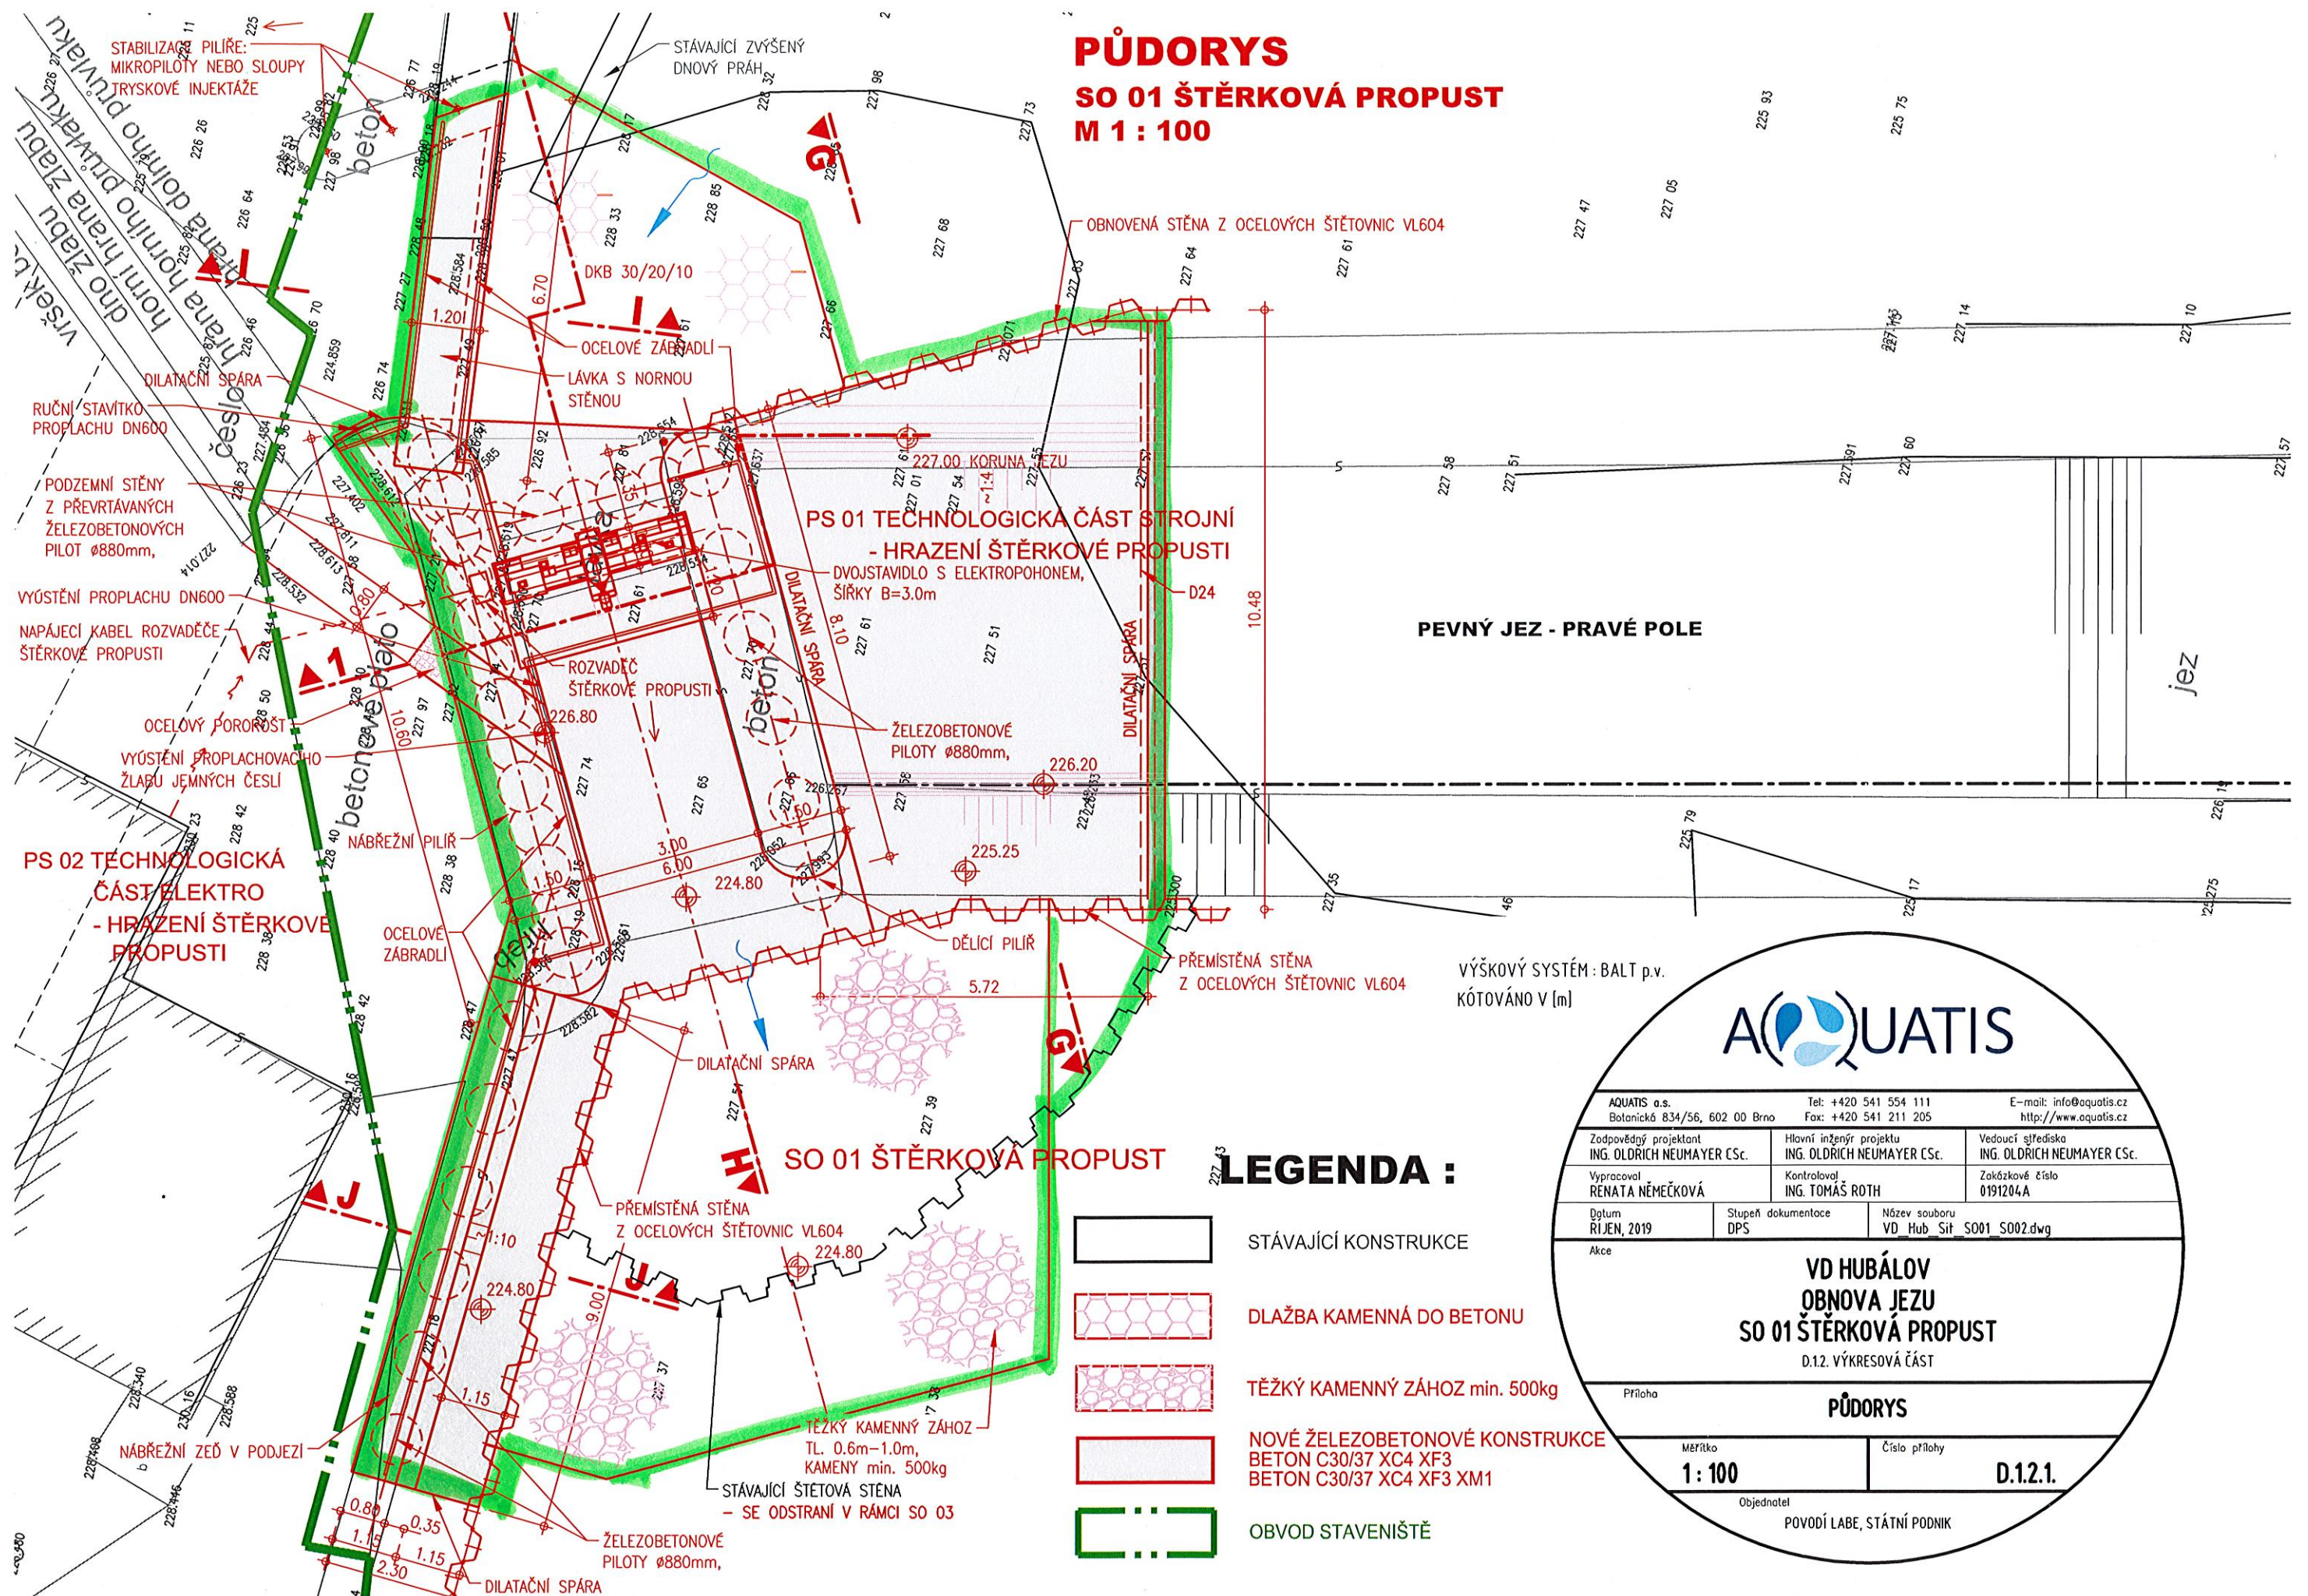

VÝŠKOVÝ SYSTÉM: BALT p.v.
KÓTOVÁNO V [m]



AQUATIS a.s. Botanická 834/56, 602 00 Brno		Tel: +420 541 554 111 Fax: +420 541 211 205		E-mail: info@aquatis.cz http://www.aquatis.cz	
Zodpovědný projektant ING. OLDŘICH NEUMAYER CSc.		Hlavní inženýr projektu ING. OLDŘICH NEUMAYER CSc.		Vedoucí střediska ING. OLDŘICH NEUMAYER CSc.	
Vyracoval RENATA NĚMEČKOVÁ		Kontroloval ING. TOMÁŠ ROTH		Zakázkové číslo 0191204A	
Datum ŘÍJEN, 2019		Stupeň dokumentace DPS		Název souboru VD_Hub_Sit_S001_S002.dwg	
Akce VD HUBÁLOV OBNOVA JEZU SO 01 ŠTĚRKOVÁ PROPUST D.12. VÝKRESOVÁ ČÁST					
Příloha PŮDORYS					
Měřítko 1 : 100			Číslo přílohy D.12.1.		
Objednatel POVODÍ LABE, STÁTNÍ PODNIK					