




BLOK 3/11  
PŮDORYS V 359,00 m n.m.  
M 1:100

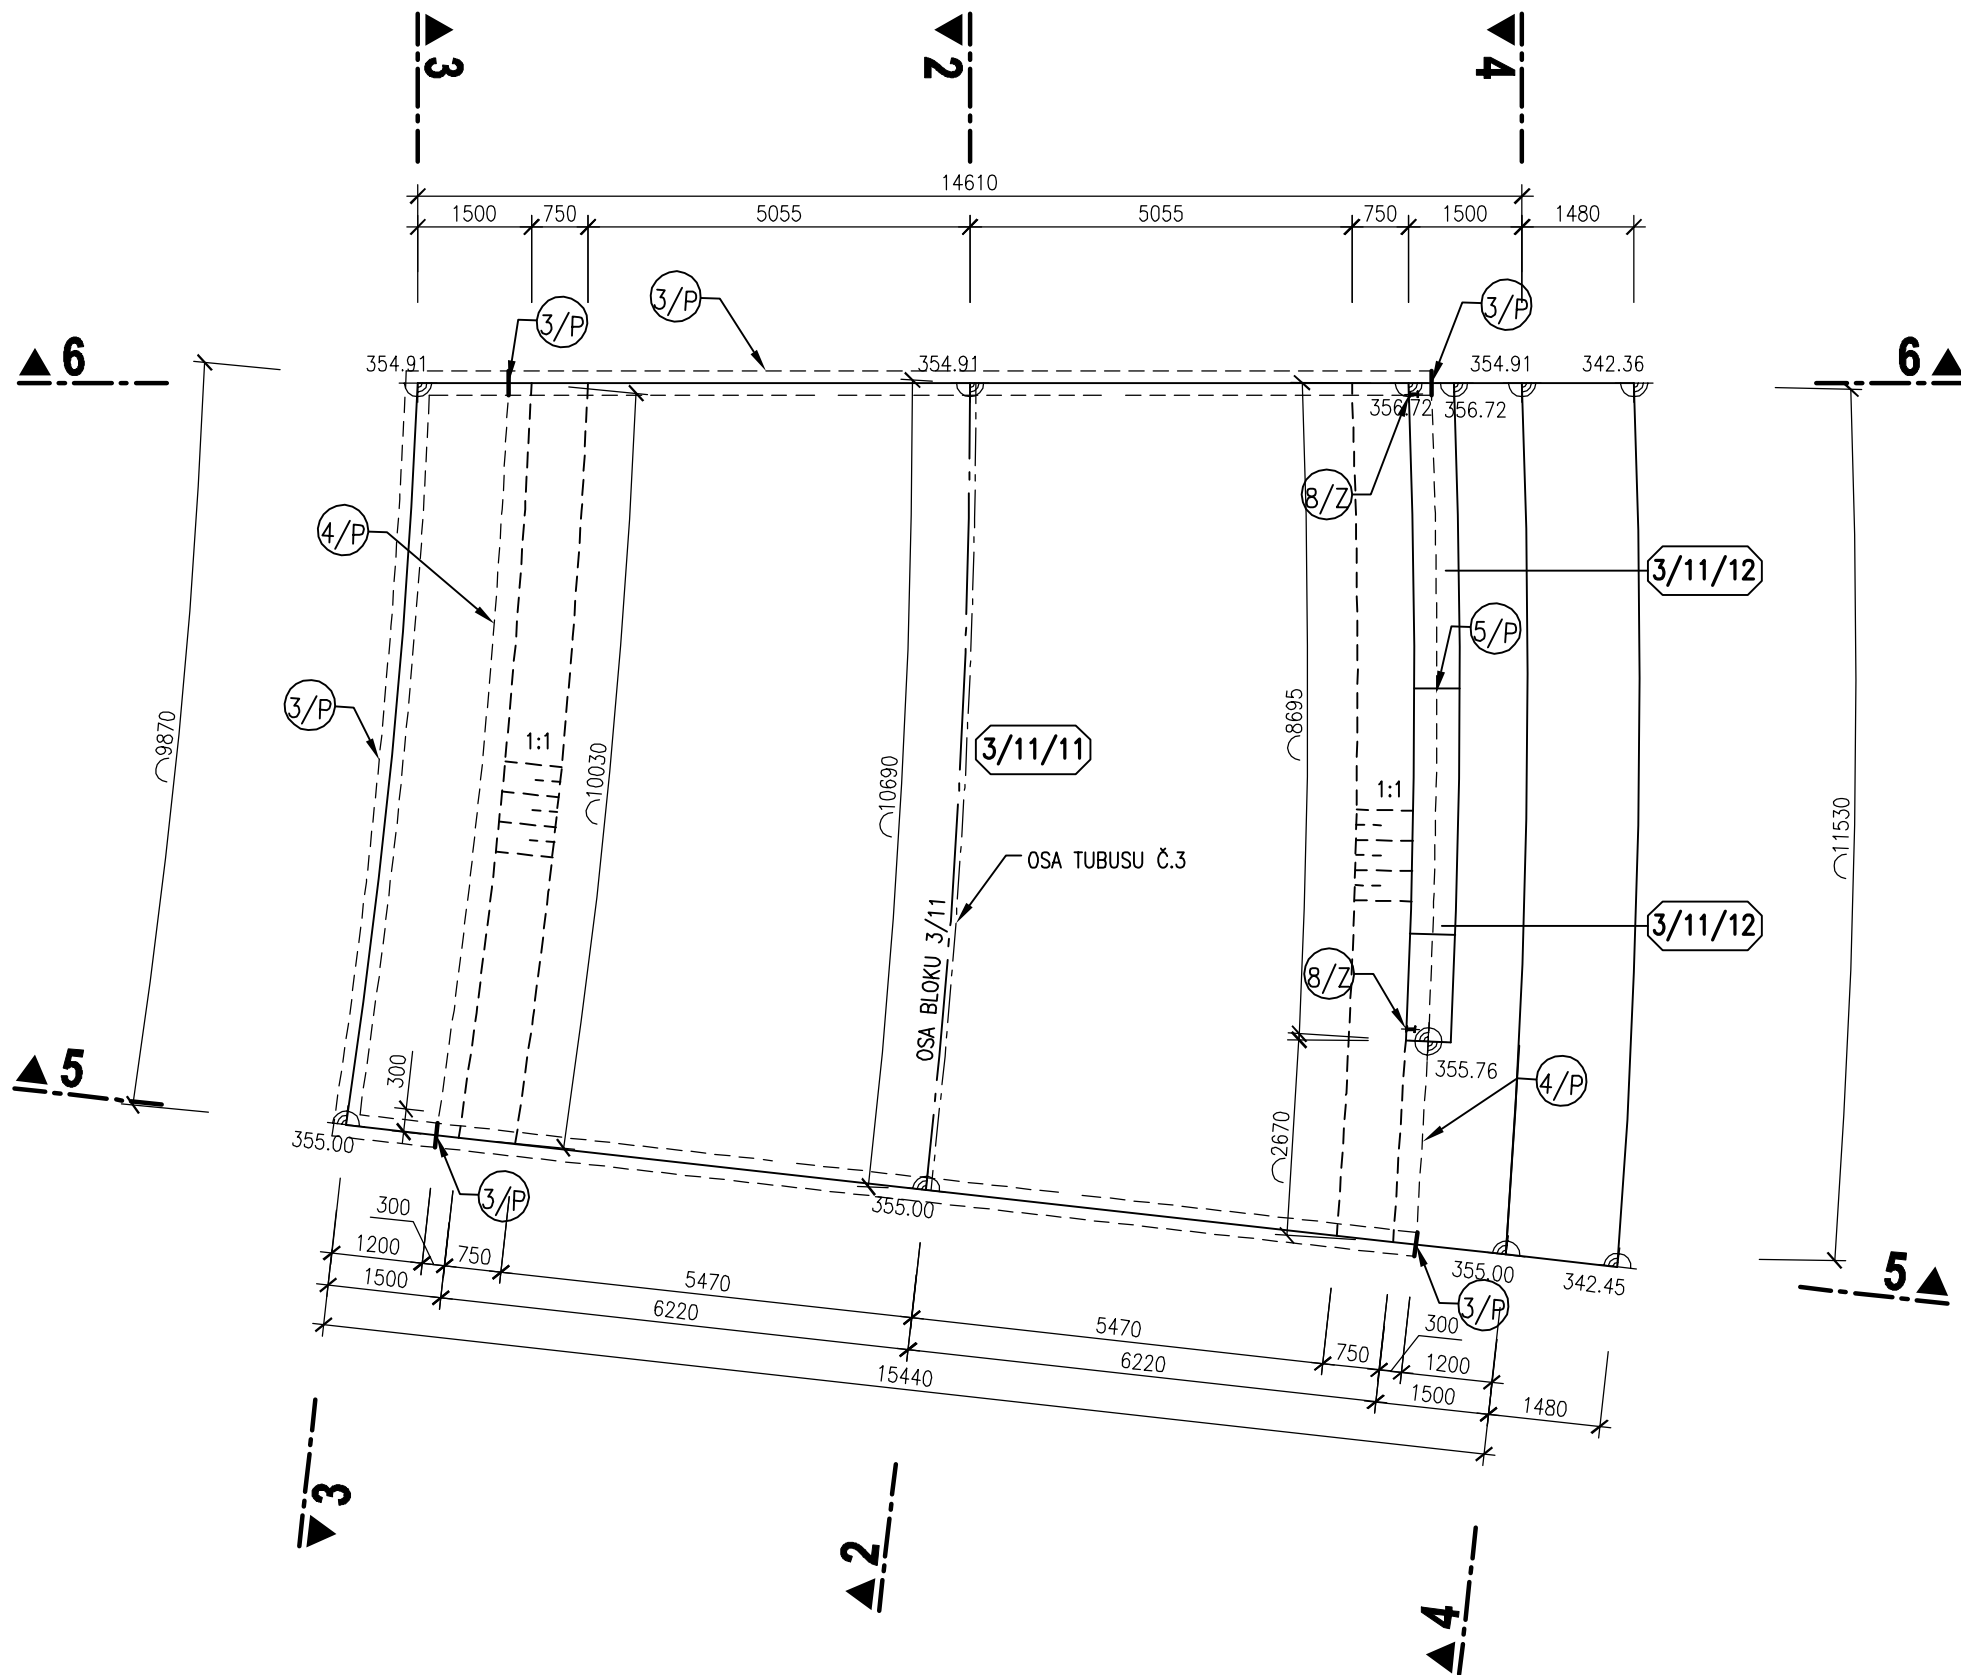

BLOK 3/11  
PŮDORYSNÝ ŘEZ 1-1  
M 1:100

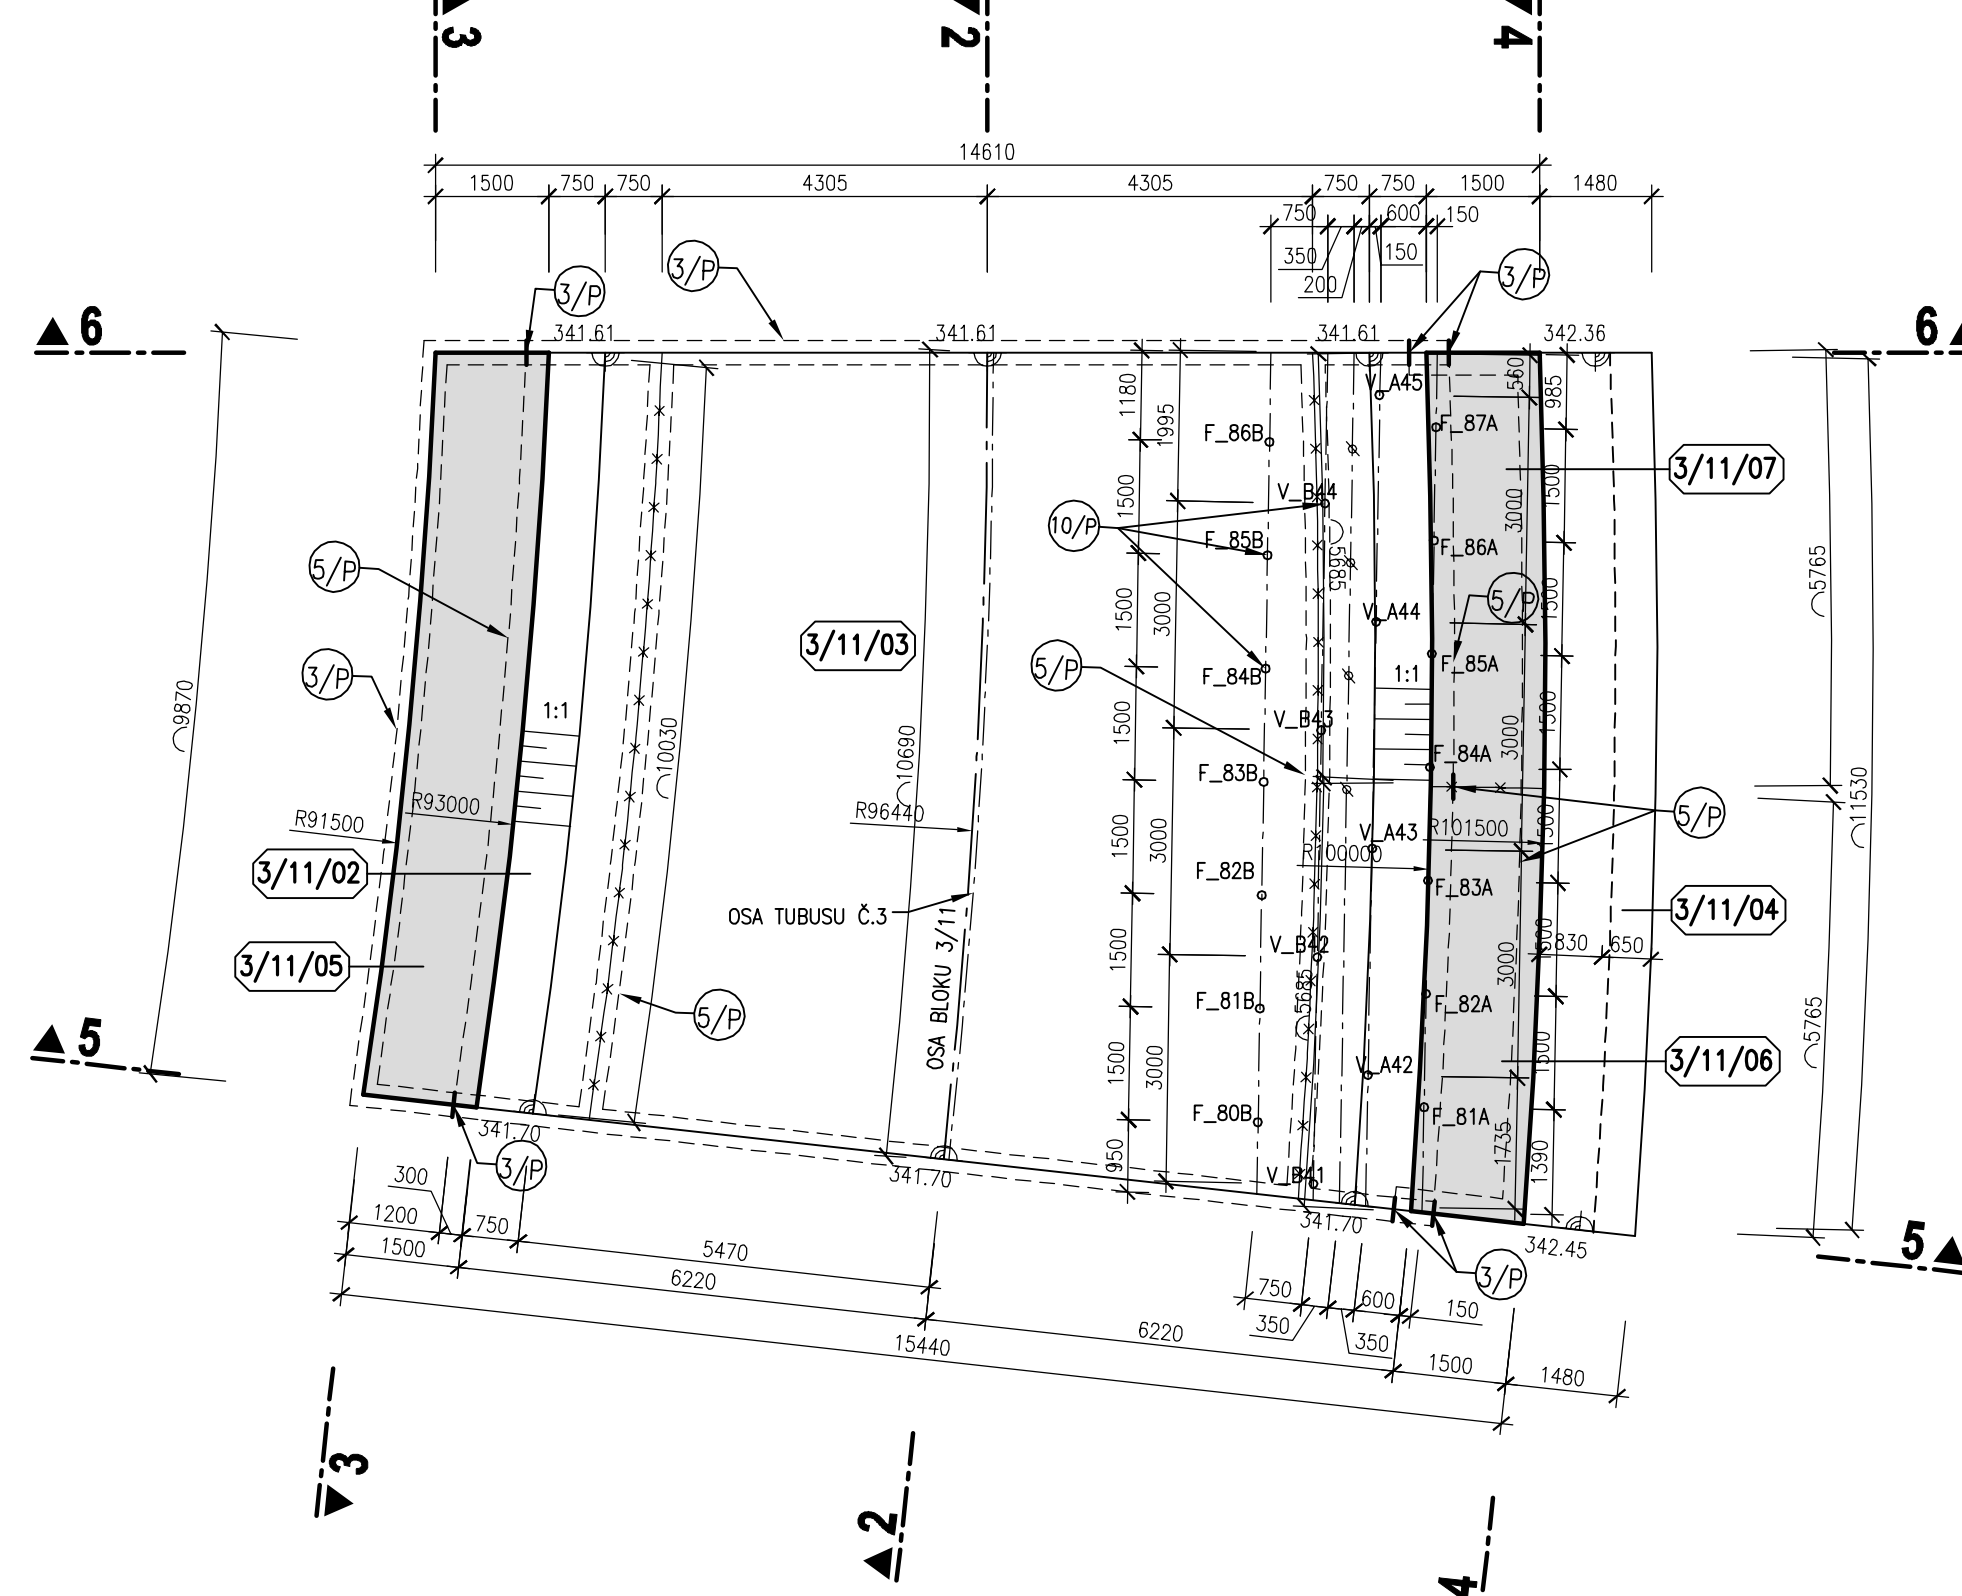

BLOK 3/11  
PŮDORYSNÝ ŘEZ 7-7  
M 1:100

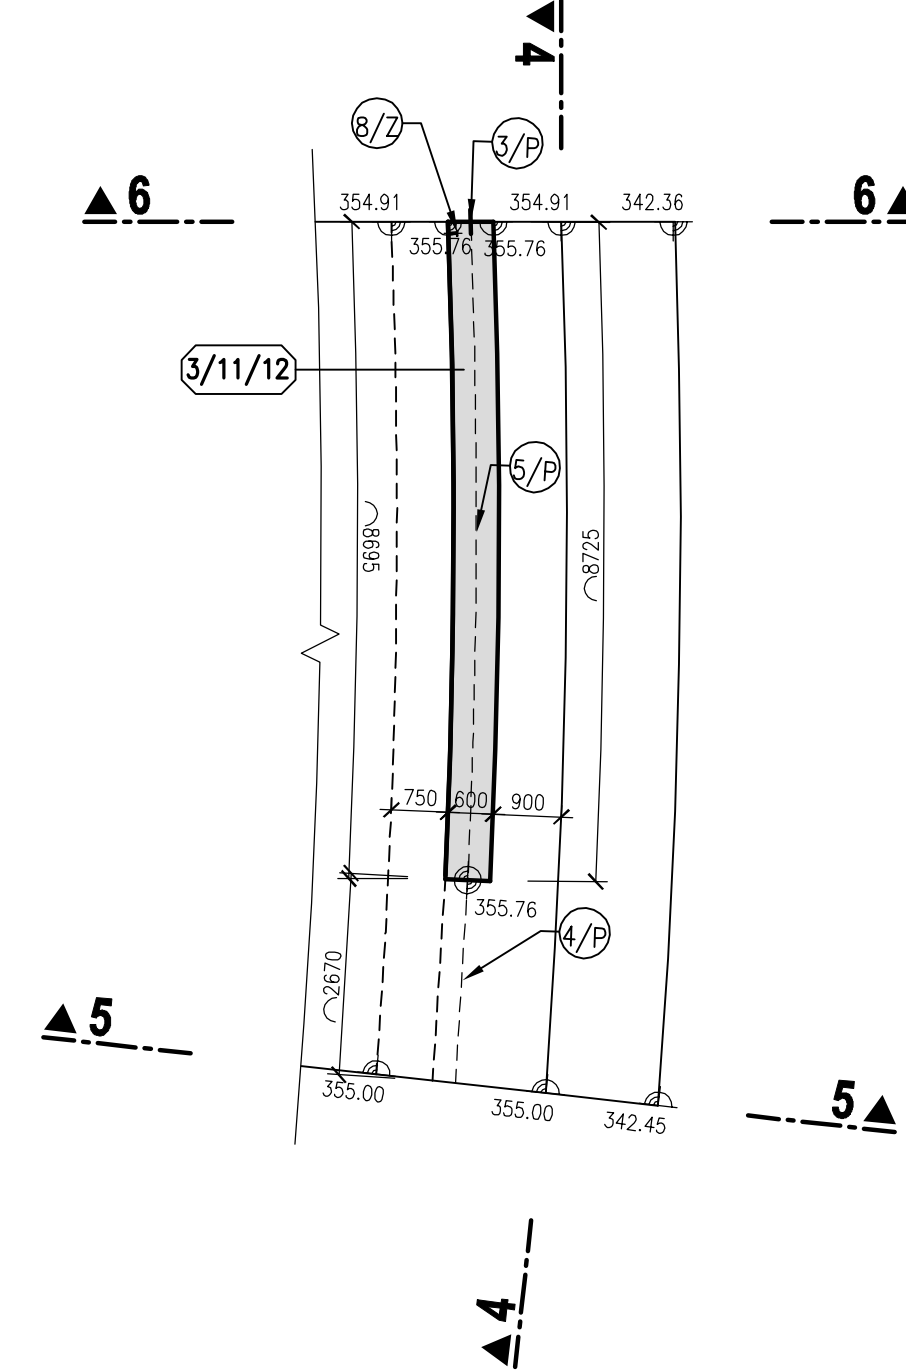


#### LEGENDA

- 5/P VNITŘNÍ TĚSNICÍ PÁS DO DILATAČNÍ SPÁRY š. 320 mm
- 4/P VNITŘNÍ KOMBINOVANÝ TĚSNICÍ PÁS v.150 mm
- 6/P VNITŘNÍ TĚSNICÍ PÁS DO PACOVNÍCH SPAR š. 320 mm
- 6/Z TYPIZOVANÁ UZEMŇOVACÍ DESTIČKA – VÝVOD ZEMNĚNÍ
- 10/P CHRÁNIČKA DN100 PRO PROVÁDĚNÍ INJEKTAŽNÍCH VRTŮ

#### POZNÁMKA

- VEŠKERÉ VIDITELNÉ HRANY BETONU BUDOU ZKOSENY VLOŽENÍM LIŠTY 15/15 DO BEDNĚNÍ.
- POHLEDOVÉ PLOCHY BETONU BUDOU SPLŇOVAT POŽADAVKY KVALITY POVRCHU STANOVENÉ V TECHNICKÝCH PODMÍNKÁCH A V TECHNICKÉ ZPRÁVĚ.
- ZEMNÍČÍ SYSTÉM (VČETNĚ ZEMNÍČNÍCH DESTIČEK) MUSÍ BÝT KVALITNĚ VZÁJEMNĚ PROPOJEN. VÝZTUŽ V BETONOVÉM BLOKU BUDE PROPOJENA POMOCÍ PŘÍLOŽEK A SVARŮ DÉLKY MIN. 50mm V RASTU 5,0 x 5,0 m. FUNKČNOST SYSTÉMU BUDE PŘED BETONÁŽÍ Ověřena MĚŘENÍM.
- CHRÁNIČKY PRO PROVÁDĚNÍ INJEKTAŽNÍCH VRTŮ MUSÍ RESPEKTOVAT UMÍSTĚNÍ VÝZTUŽE V BLOCÍCH A TĚSNICÍ GUMY.
- PŘESNÉ UMÍSTĚNÍ INJEKTAŽNÍCH VRTŮ VČETNĚ VÝTYČENÍ OS JE ŘEŠENO V PŘÍLOŽE 02.3.3.3 SCHÉMA ROZMÍSTĚNÍ TLAKOVÉ INJEKTAŽE.
- TLouŠTKA DILATAČNÍ SPÁRY JE 20mm. DILATAČNÍ SPÁRY JSOU VYPLNĚNY DESKAMI Z EXTRUDOVANÉHO POLYSTYRENU (BLOKY JSOU KÓTOVANY DO OSY DILATACE).
- SAHOVANÁ (DOTĚSNĚNÁ) SVISLÁ PRACOVNÍ SPÁRA VE DNĚ SKLUZU – VIZ TECHNICKÁ ZPRÁVA A SOUPIS PRACÍ A DODÁVEK

#### SCHÉMA BLOKŮ

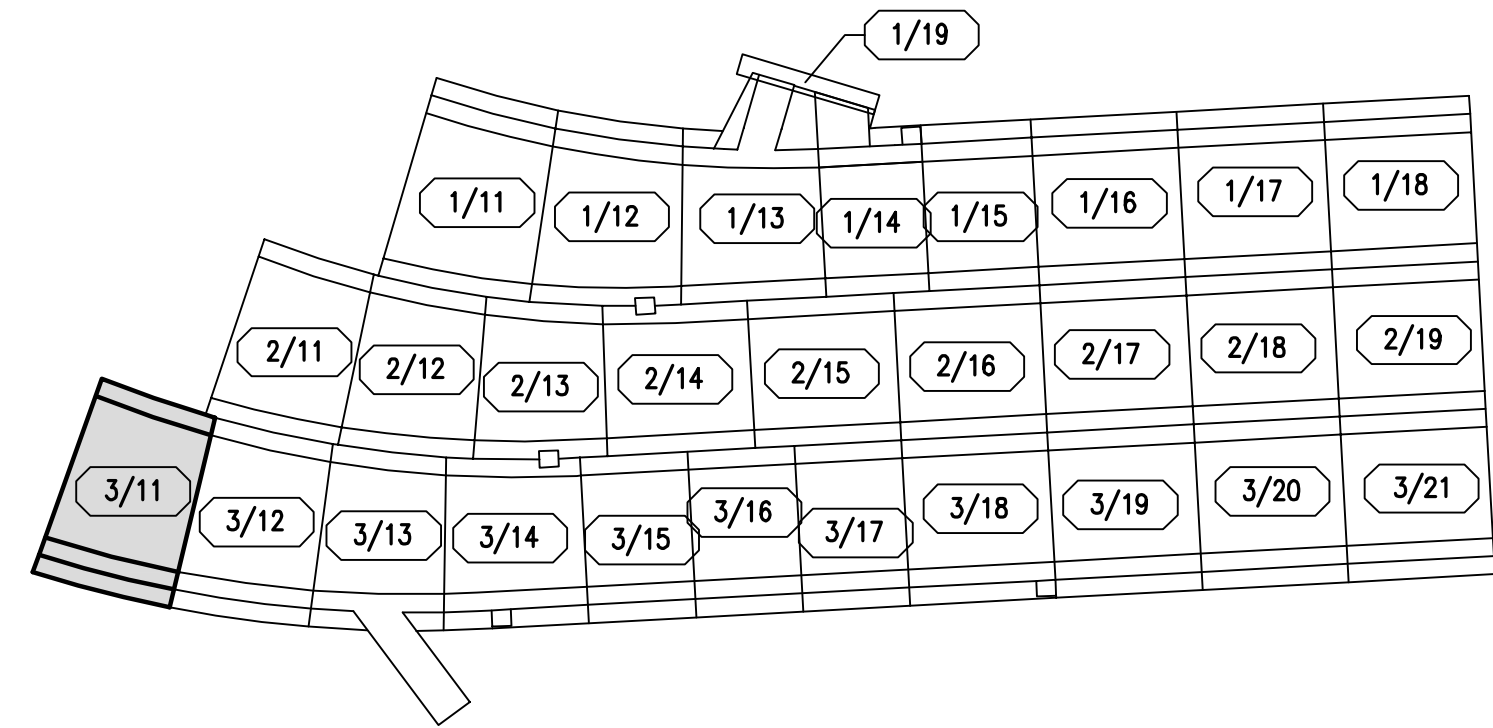

PRACOVNÍ SPÁRA

KVB - KONSTRUKČNÍ VODOSTAVEBNÍ BETON

<b>AQUATIS</b>			
AQUATIS s.r.o. Bělohorská 834/26, 602 00 Brno		Tel: +420 541 554 111 Fax: +420 541 211 205 E-mail: info@aquatis.cz	
Zodpovědný projektant ING. PETER TUPÝ		Technický zprávuje ING. JIRÍ ŠVANKARA	
Výpracoval ING. LUCIE FOLTÝMOVÁ		Kontroloval ING. JÁN SEHNAL	Zakázka číslo 171268-31
Datum ČERVEN 2019	Stupeň dokumentace DPS	Název stavby 18. výkres, hrany blok 3-11.dwg	
Neot			
VD ORLÍK ZABEZPEČENÍ VD PŘED ÚČINKY VELKÝCH VOD SO 02 SKLUZ - KRYTÁ ČÁST			
Příloha			
VÝKRES TVARU - BLOK 3/11			
Měřítko 1:100	Číslo výkresu 02_4.3.1		
Stupeň POVODÍ VLTAVY, STÁTNÍ PODN			