


KOORDINAČNÍ SITUACE STAVBY

MĚŘÍTKO 1:1000

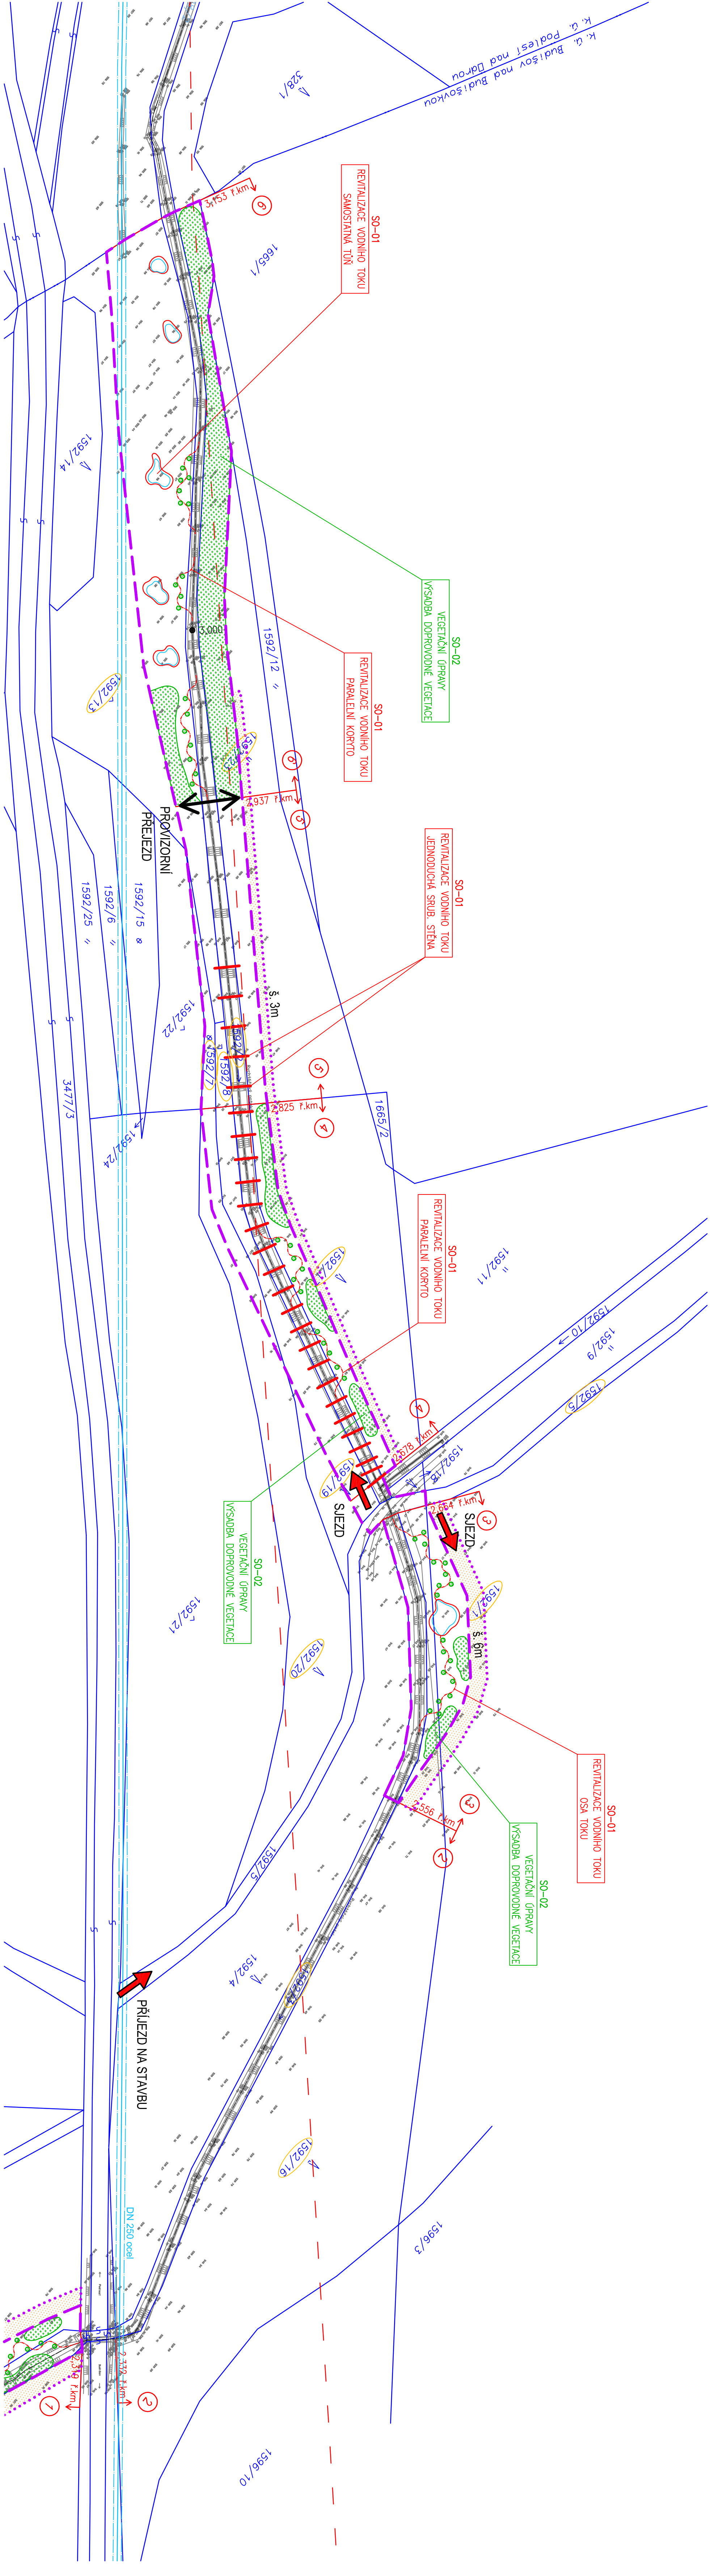


LEGENDA

- HRANICE KATASTRU NEMOVITOSTÍ
- 445/1 PARCELNÍ ČÍSLO KN
- 1527/1 OZNAČENÍ POZEMKU DOTČENÉHO STAVBOU
- HRANICE ZABORU
- HRANICE DOČASNÉHO ZABORU - MANIPULAČNÍ PRUHY
- NÁVRH ŘEŠENÍ
- ZAMĚŘENÍ STÁVAJÍCÍHO STAVU
- KEŘOVÁ A STROMOVÁ VÝSADBA

- SO-01 REVITALIZACE VODNÍHO TOKU
- SO-02 VEGETAČNÍ ÚPRAVY

LEGENDA SÍTÍ

- ČEZ Distribuce a.s.
- NADZEMNÍ VEDENÍ: VN do 35 kV
- Sevornorovské vodovody a kanalizace Ostrava a.s.
- VODOVODNÍ ŘÁD: DN250, ocel

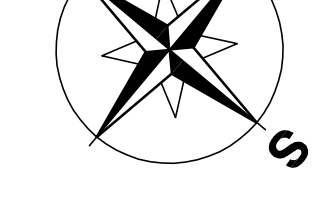

ENVICONS, s.r.o.	
Pernova 739, Pádušice, 530 02	
www.envicons.cz	
tel.: 465 531 787, email: info@envicons.cz	
Datum: 17.2.2017	
Čís. zakázky/úlo. No.:	
Stupeň/Sigra:	
Kraj/Region:	
Stavění úřad/Building authority:	
Kadastrální území/Cadastral area:	
Objednatel/Client:	
Povodí/Obj. státní podnik	
Akce/Project:	
Revitalizace Rychtářského potoka, km 1,100 - 5,200, k.ú. Budišov nad Budišovkou (st.č. 5740) - 1. ETAPA	
Stavění objekty/Building constructor:	
Název/Téma:	
KOORDINAČNÍ SITUACE STAVBY	
Zodp. projektant/Responsible designer:	
Ing. Jiří Ježek	
Hl. projekt manager:	
Ing. Lukáš Řádek	
Měřítko/Scale:	
1:1000	
Výkres č./DWG No.:	
D.3b	