

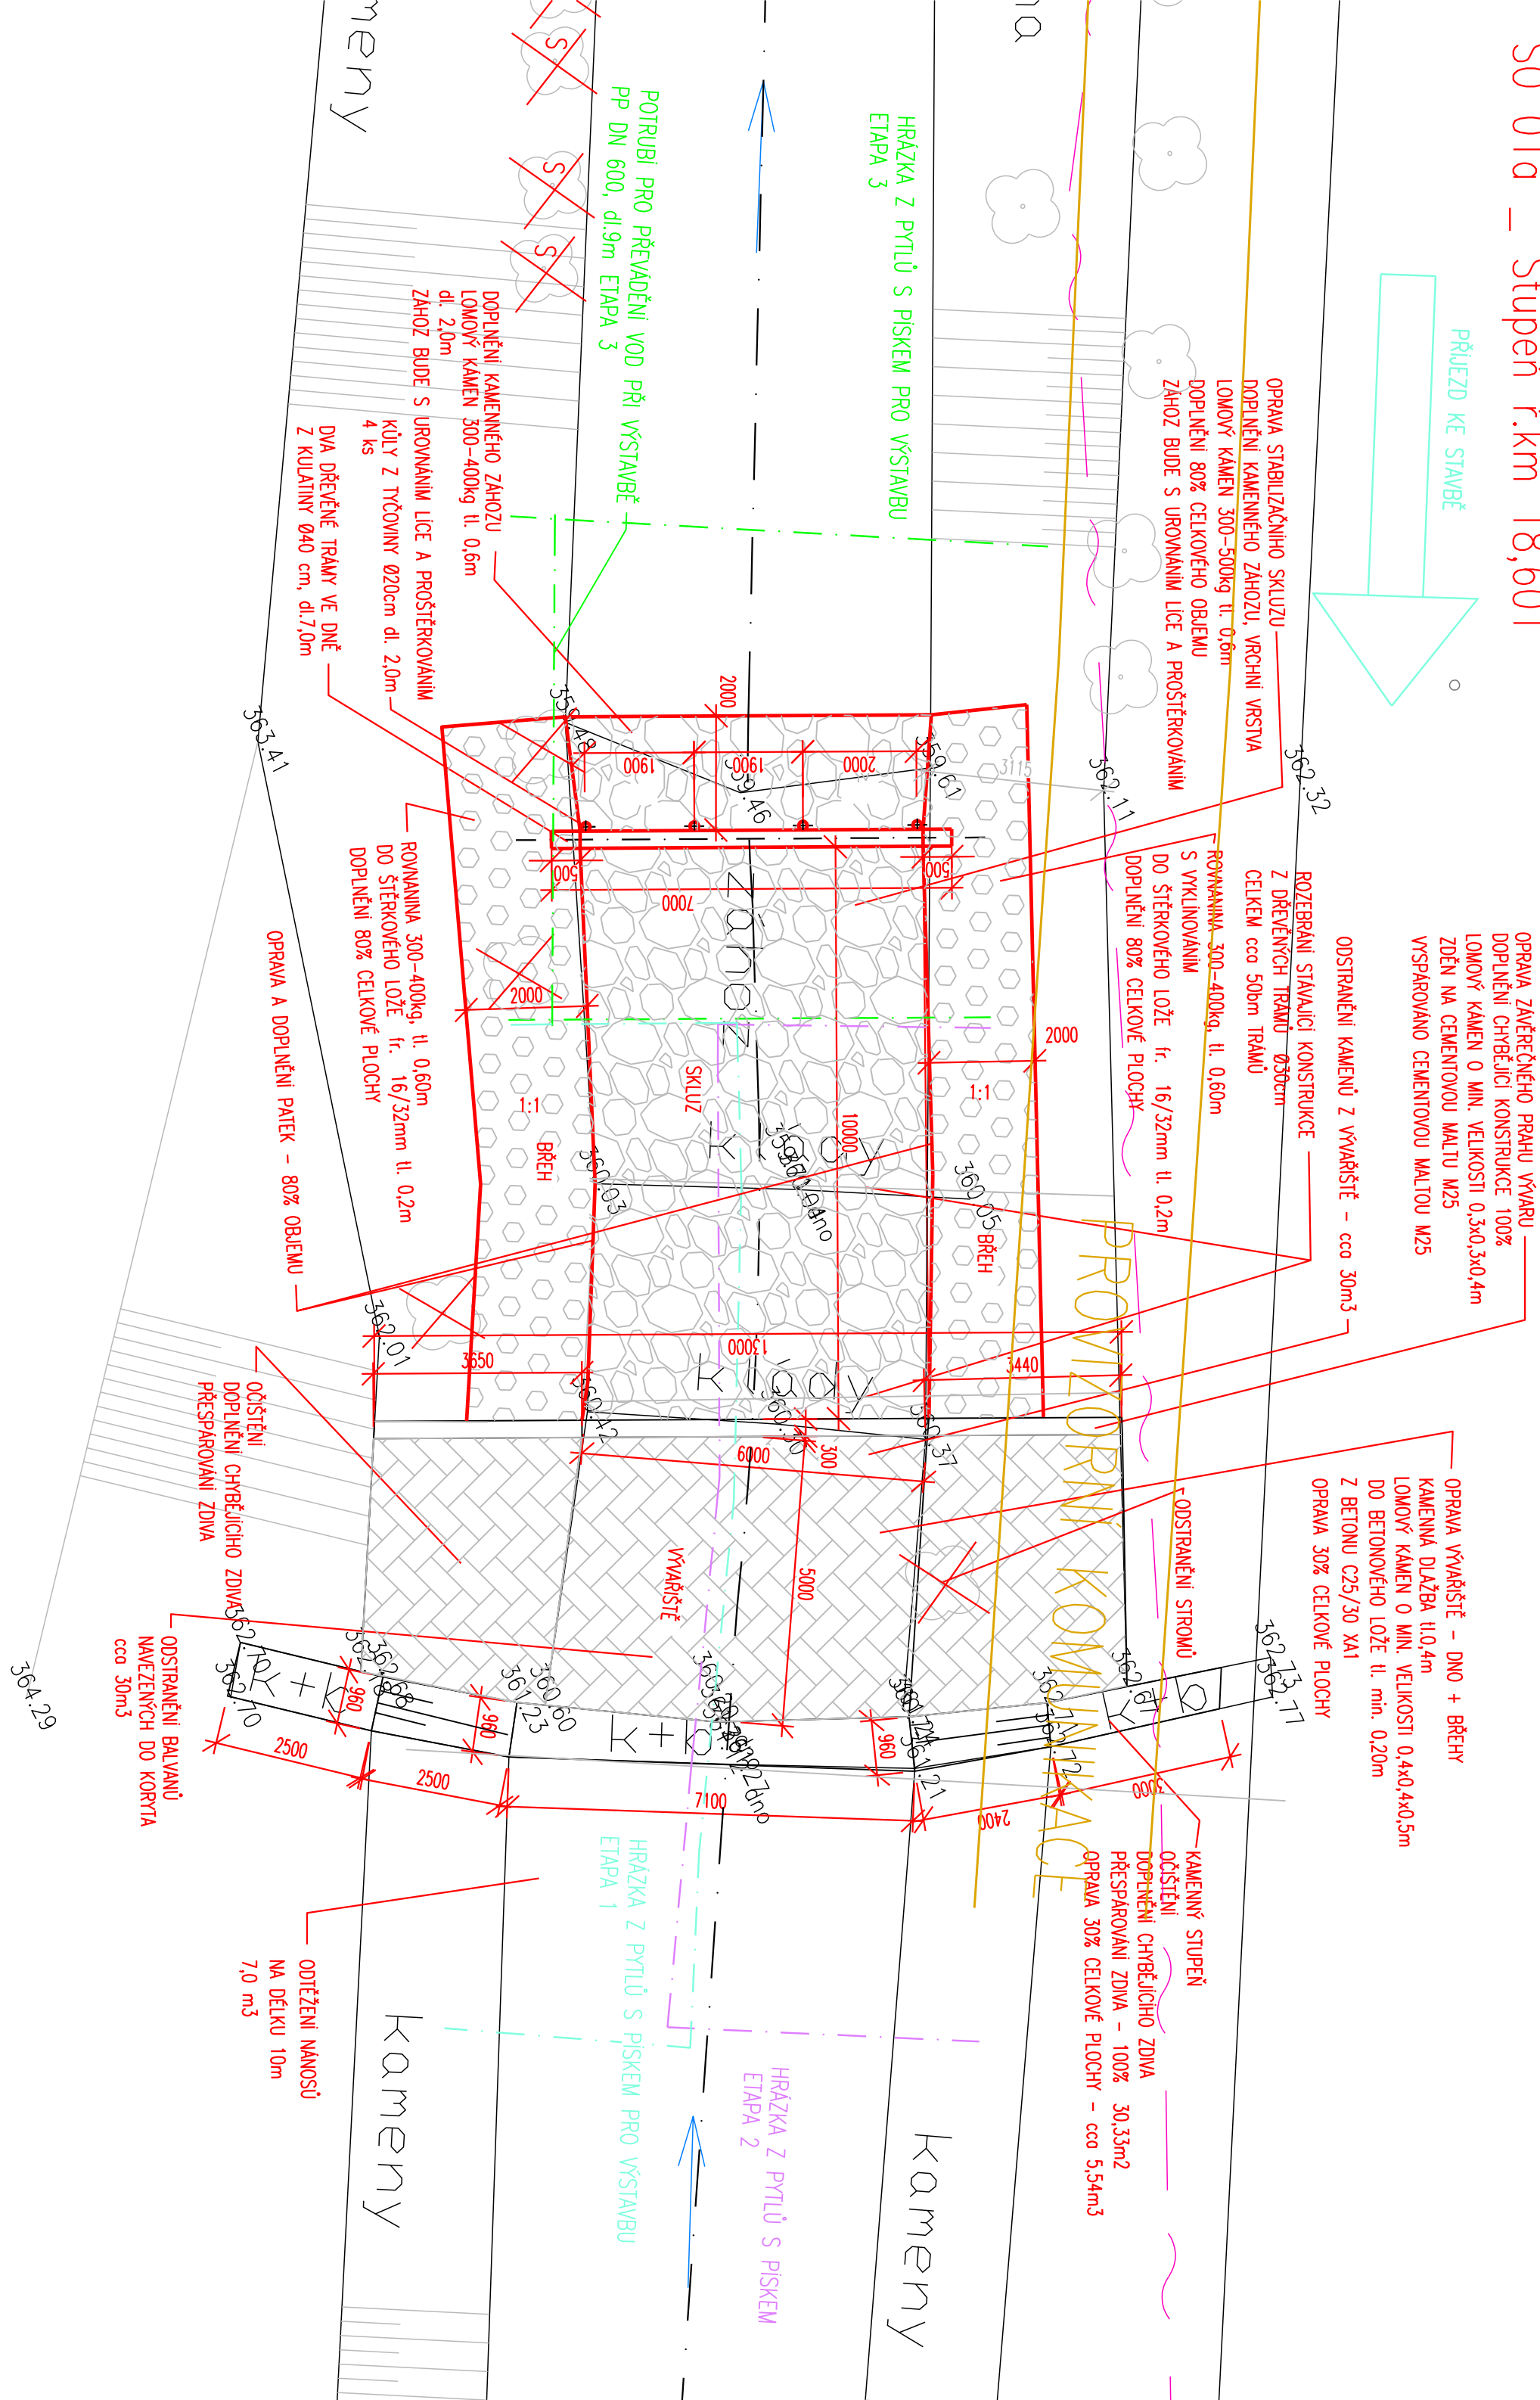
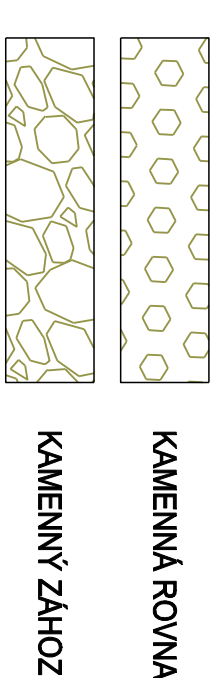


SO 01a – Stupeň ř.km 18,601

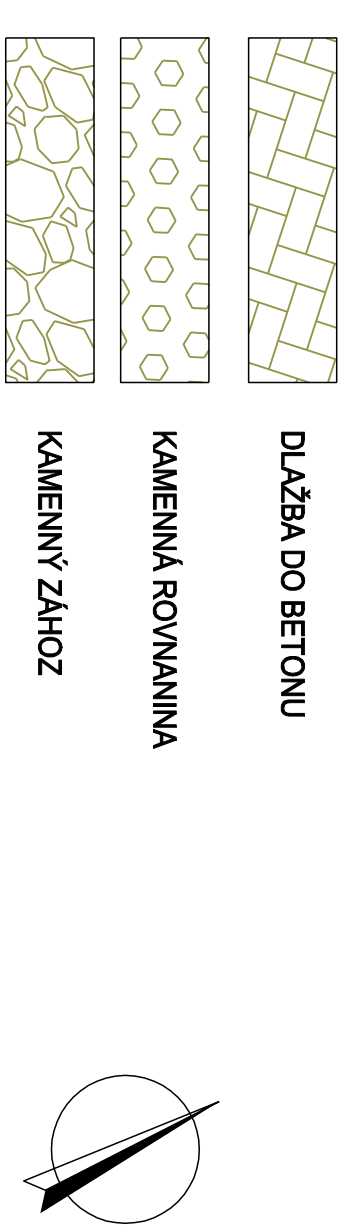

LEGENDA:

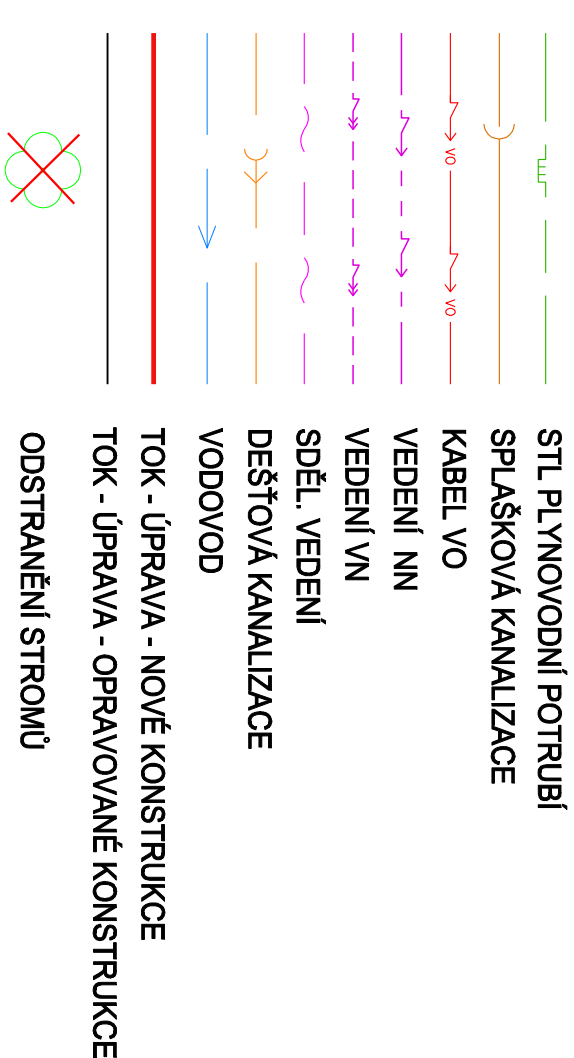


POZNÁMKA:

Trasy inženýrských sítí jsou zakresleny orientačně dle údajů poskytnutých jednotlivými správci. Stavebník (zhotovitel) je povinen si jejich přesnou polohu nechat vytvořit přímo v terénu a vytyčenou polohu a hloubku uložit ověřit kopanými sondami. Při neznámém výškovém uložení inženýrské sítě předpokládáme uložení dle ČSN 73 6005. Podmínky jednotlivých správců a dotčených účastníků stavby budou dodrženy.

Souřadnicový systém: JT SK, výškový systém: B.p.v.

Souřadnicový systém: JTSK, výškový systém: B.p.v.

R01	25.2.2017	Změna ve způsobu provádění stavby
Rev. č.	Datum	Stručný popis změn

				KANCELAŘ : VHS ATÉLIER, s.r.o Palackého tř. 12 612 00 Brno Tel: 541 426 018 E-mail: svestka@vhsatelier.cz	
Národního odboje 147, 664 41 Troubsko		Vyprocováno: Zdob. projektanti: HL. ing. projektur: Tech. kontrola:		Ing. V.Krupaněská Ing. J. Švestka Ing. J. Švestka Ing. J. Škola	
Investor:		Povodí Moravy, s.p., Dřevařská 11, 602 00 Brno			
Objednatel:		Povodí Moravy, s.p., Dřevařská 11, 602 00 Brno			
Akce:		Datum: 11/2016 Stupeň: DSP/DPS Soubor:			
Přiloženo:		Měřítko: 1:100 Č. přílohy: D.1.3			
Situace stavby - SO 01a - stúpeň km 18,601					