




PŮDORYS

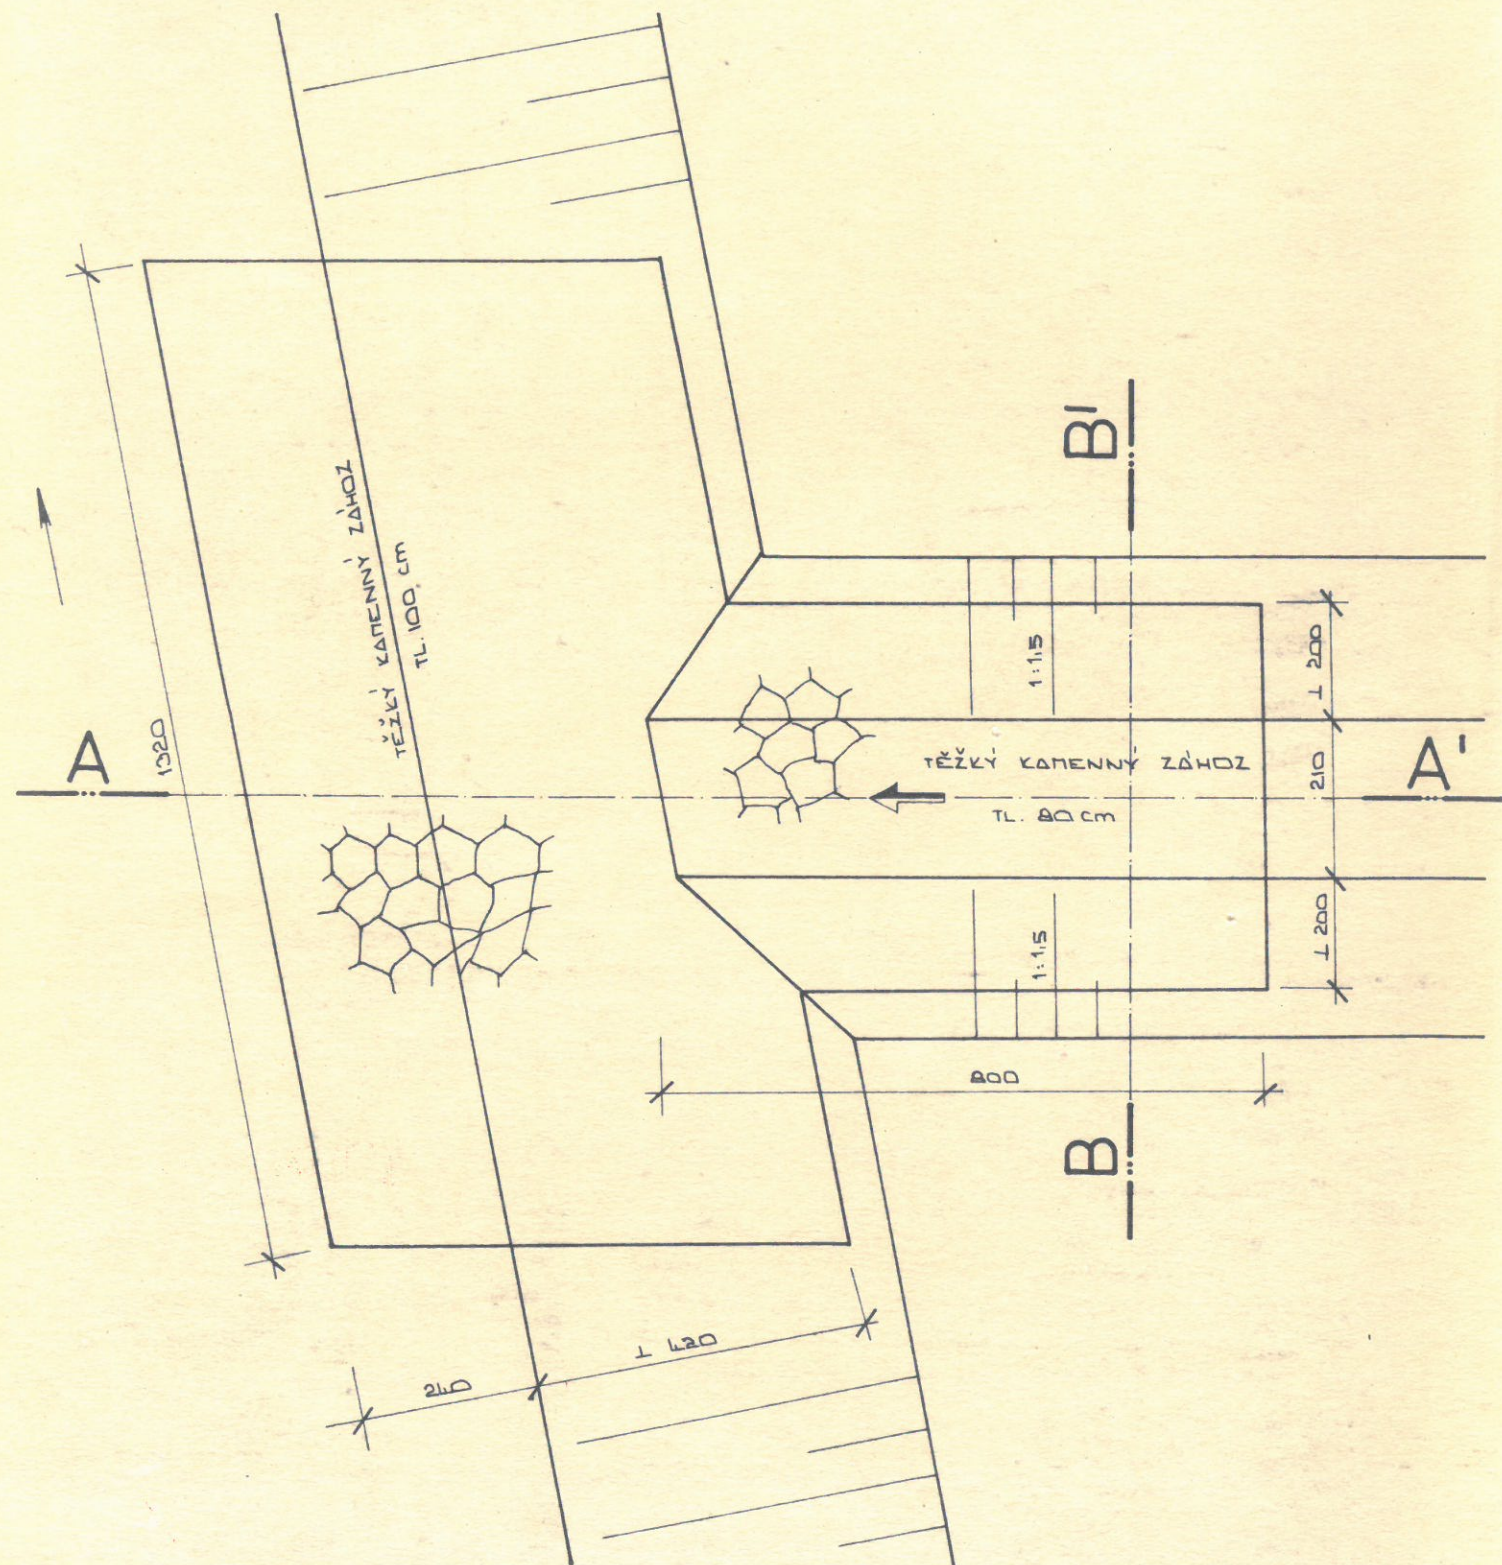

ŘEZ A-A'

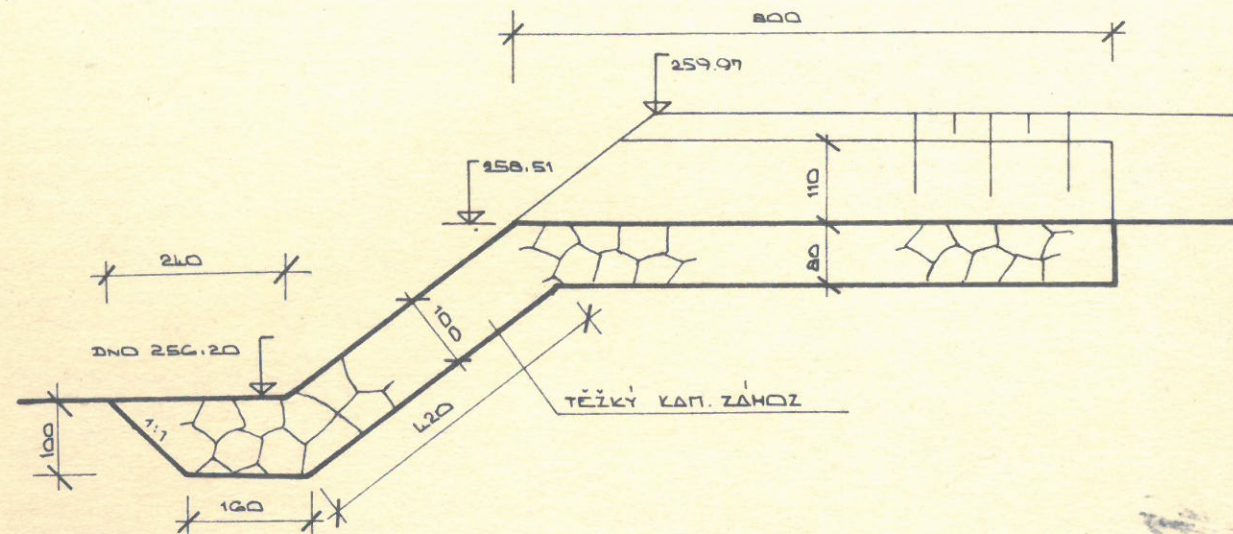

ŘEZ B-B'

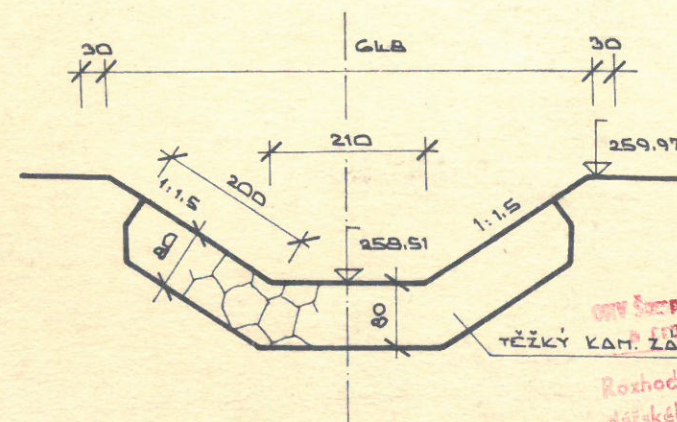

2

Vypracoval ING. COUFAL	Zedp. projektant ING. HAMBÁLEK	V. d. středisko Ing. Táborský	GROPROJEKT projektový a inženýrský podnik v Praze závod OLOMOUČ	
Kontrola HAVLÍNOVÁ	Techn. kontrola ING. LEJSEK		Formát 2 A4	
KNV: SEVEROMORAVSKÝ	ONV: ŠUMPERK	PNV: LUKAVICE	um ČERVEN 72	
Místo stavby LUKAVICE	INVESTOR: OSNS OSTRAVA		vněš P.D.	
Akce - objekt ÚPRAVA SLAVONOVSKÉHO POTOKA V LUKAVICI			7-k. číslo 88C	
Příloha VYÚSTĚNÍ DO MORAVY			Archivní číslo 3200	
			Měřítko 1:100	Čís. výkresu H 1.5