



Tel: 583 317 111
Fax: 583 214 845
e-mail: spvs@spvs.cz
<http://www.spvs.cz/>
Bankovní spojení:
Komerční banka, a.s.
č.ú. 2603841/0100

Povodí Moravy, s.p.
Ing. Laryszová Pavlína
U dětského domova 263
772 11 OLOMOUC 2

Váš dopis značky/ze dne
1298/2020

Naše značka
120/05/2020

e-mail
hecl.ales@spvs.cz

Vyřizuje / telefon
Aleš Hecl/583317246

Šumperk
10.06.2020

Věc:

"LOŠTICE - VN Žádlovice - oprava rozdělovacího objektu a odtěžení"- SŘ

Souhlasíme se stavbou **VN Žádlovice - oprava rozdělovacího objektu a odtěžení** na parcelním čísle 182/11, 182/10, 183, 184/1, 181 v katastrálním území Žádlovice dle předložené situace. Při výstavbě **NEDOJDE** ke styku se zařízením v naší správě a před zahájením stavebních prací **NENÍ** nutné požádat o jeho místní vytyčení.

Upozorňujeme, že v blízkosti se nachází vodovodní řad a kanalizace. Z tohoto důvodu požadujeme v maximální míře zabezpečit ochranu těchto řadů při opravě rozdělovacího objektu, zejména omezení provozu těžké techniky a provozu hutnicích zařízení.

Upozorňujeme, že v lokalitě se mohou nacházet vodovodní a kanalizační přípojky. Doporučujeme kontaktovat vlastníky dotčených nemovitostí.

Platnost vyjádření je 1 rok od data vydání. Při změně v projektové dokumentaci je nutné si vyžádat nové vyjádření.

Šumperská provozní
vodohospodářská
společnost, a.s.
Šumperk, Jílová 6, PSČ 787 01
-20-

Za ŠPVS, a.s. Šumperk
Hecl Aleš
technik vyjadřování

Přílohy:


1. Situace se zákresem IS



J.: PM-24566/2020

Ev.Č.: 70180/2020
dne 15.06.2020
Povodí Moravy, s.p.

listů: 1

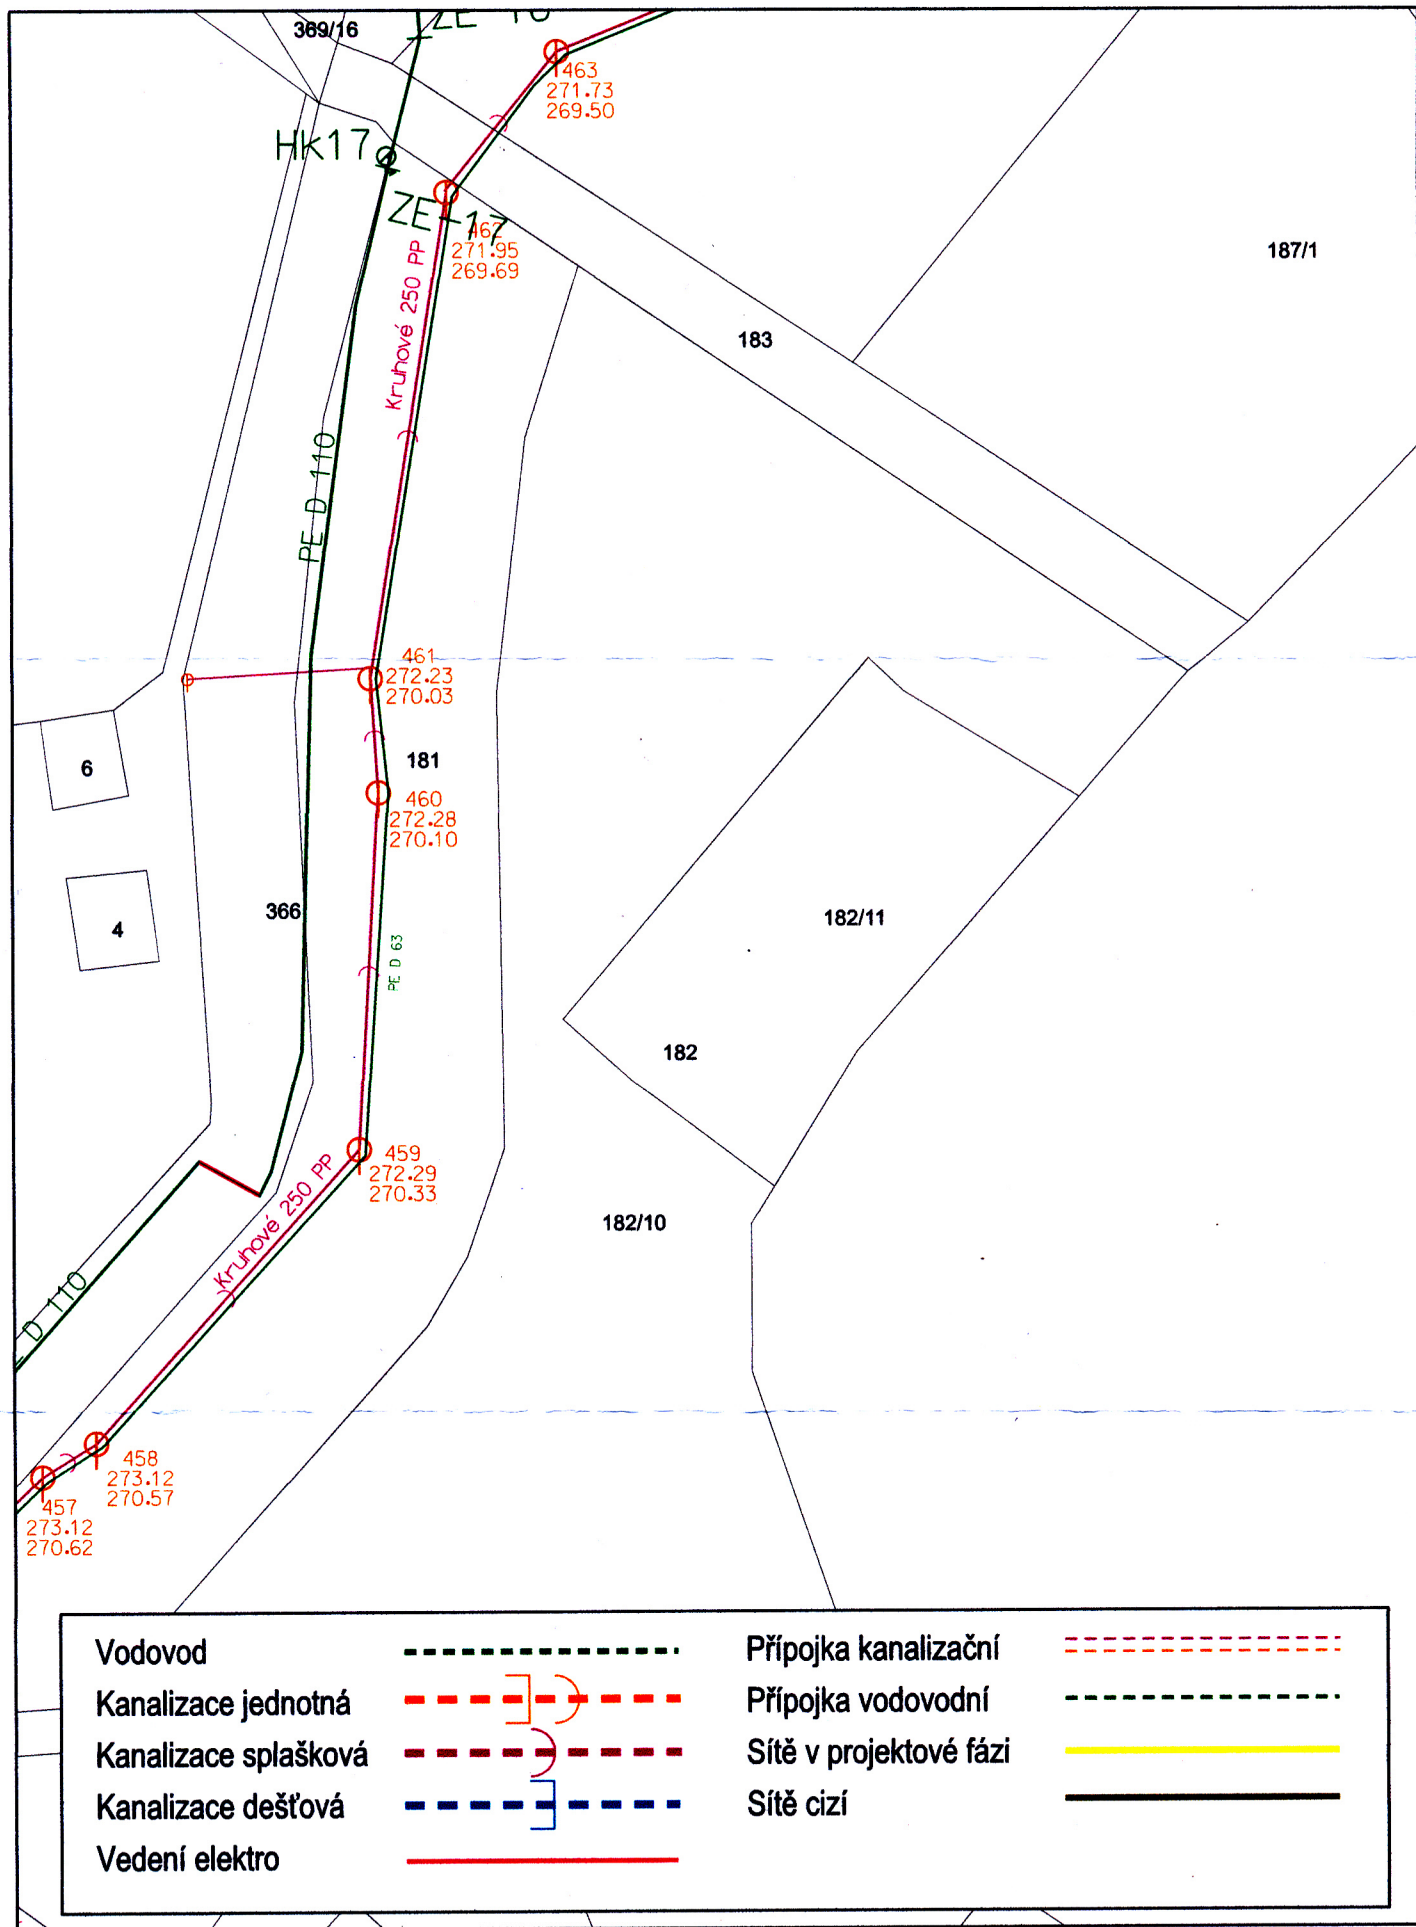

Datum: 9.6.2020

Vytiskl: Hecl Aleš

Měřítko: 1 : 750

č.j. 129/05/2020

Šumberská projektová
vodohospodářská
společnost, s.r.o.
Šumperk, Jilevská 6, PSČ 787 01
-20-

Hecl Aleš

Situace č./