




ŘEZ 2-2 M 1:50

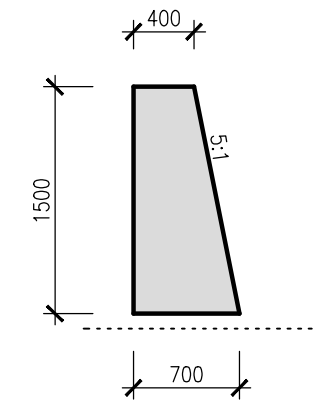


ŘEZ A-A M 1:50

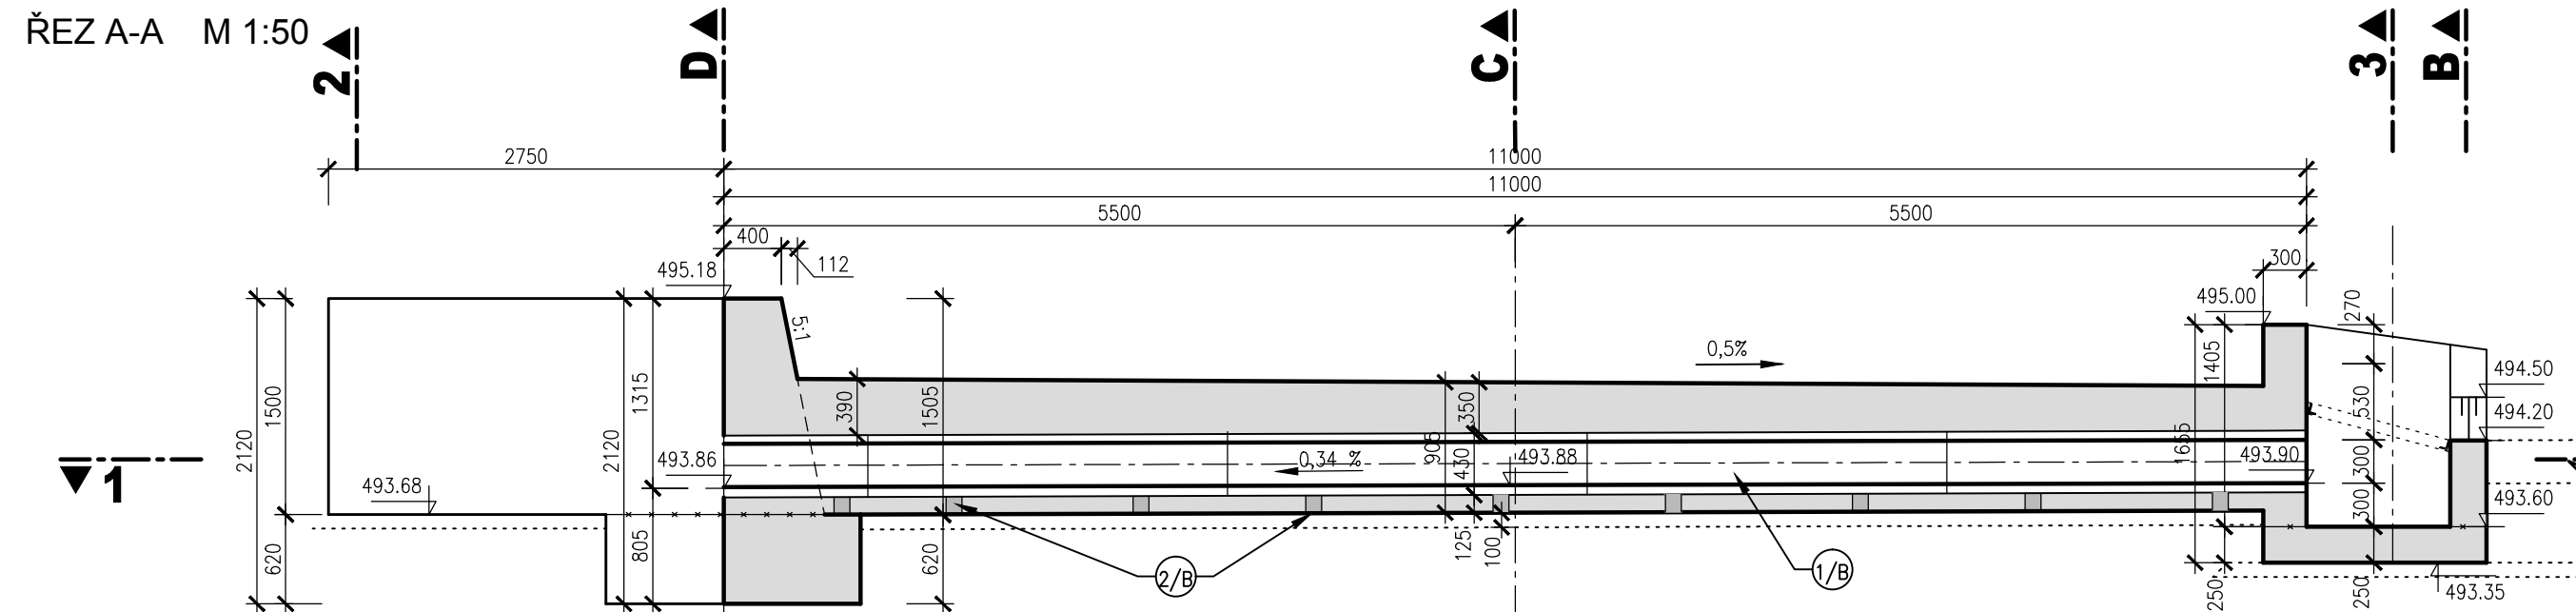


ŘEZ 3-3 M 1:50

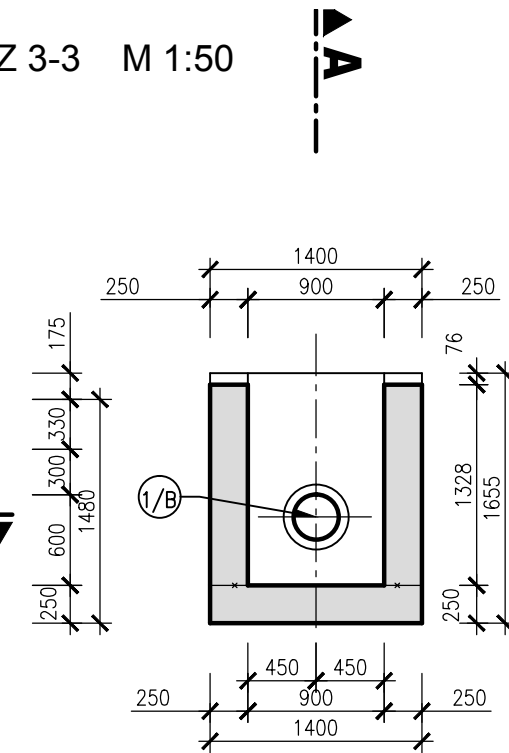


ŘEZ B-B M 1:50

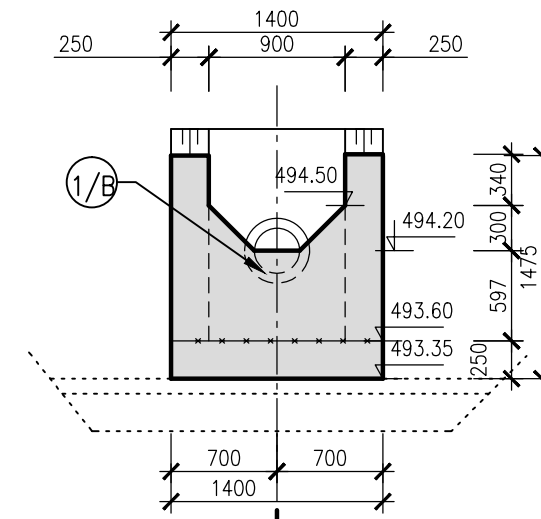


ŘEZ C-C M 1:50

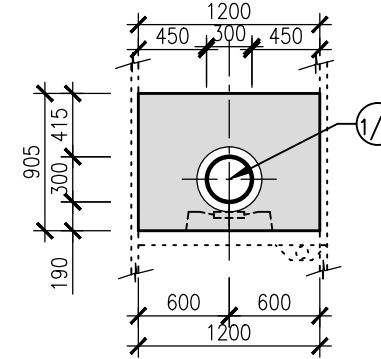

PŮDORYS 1-1 M 1:50

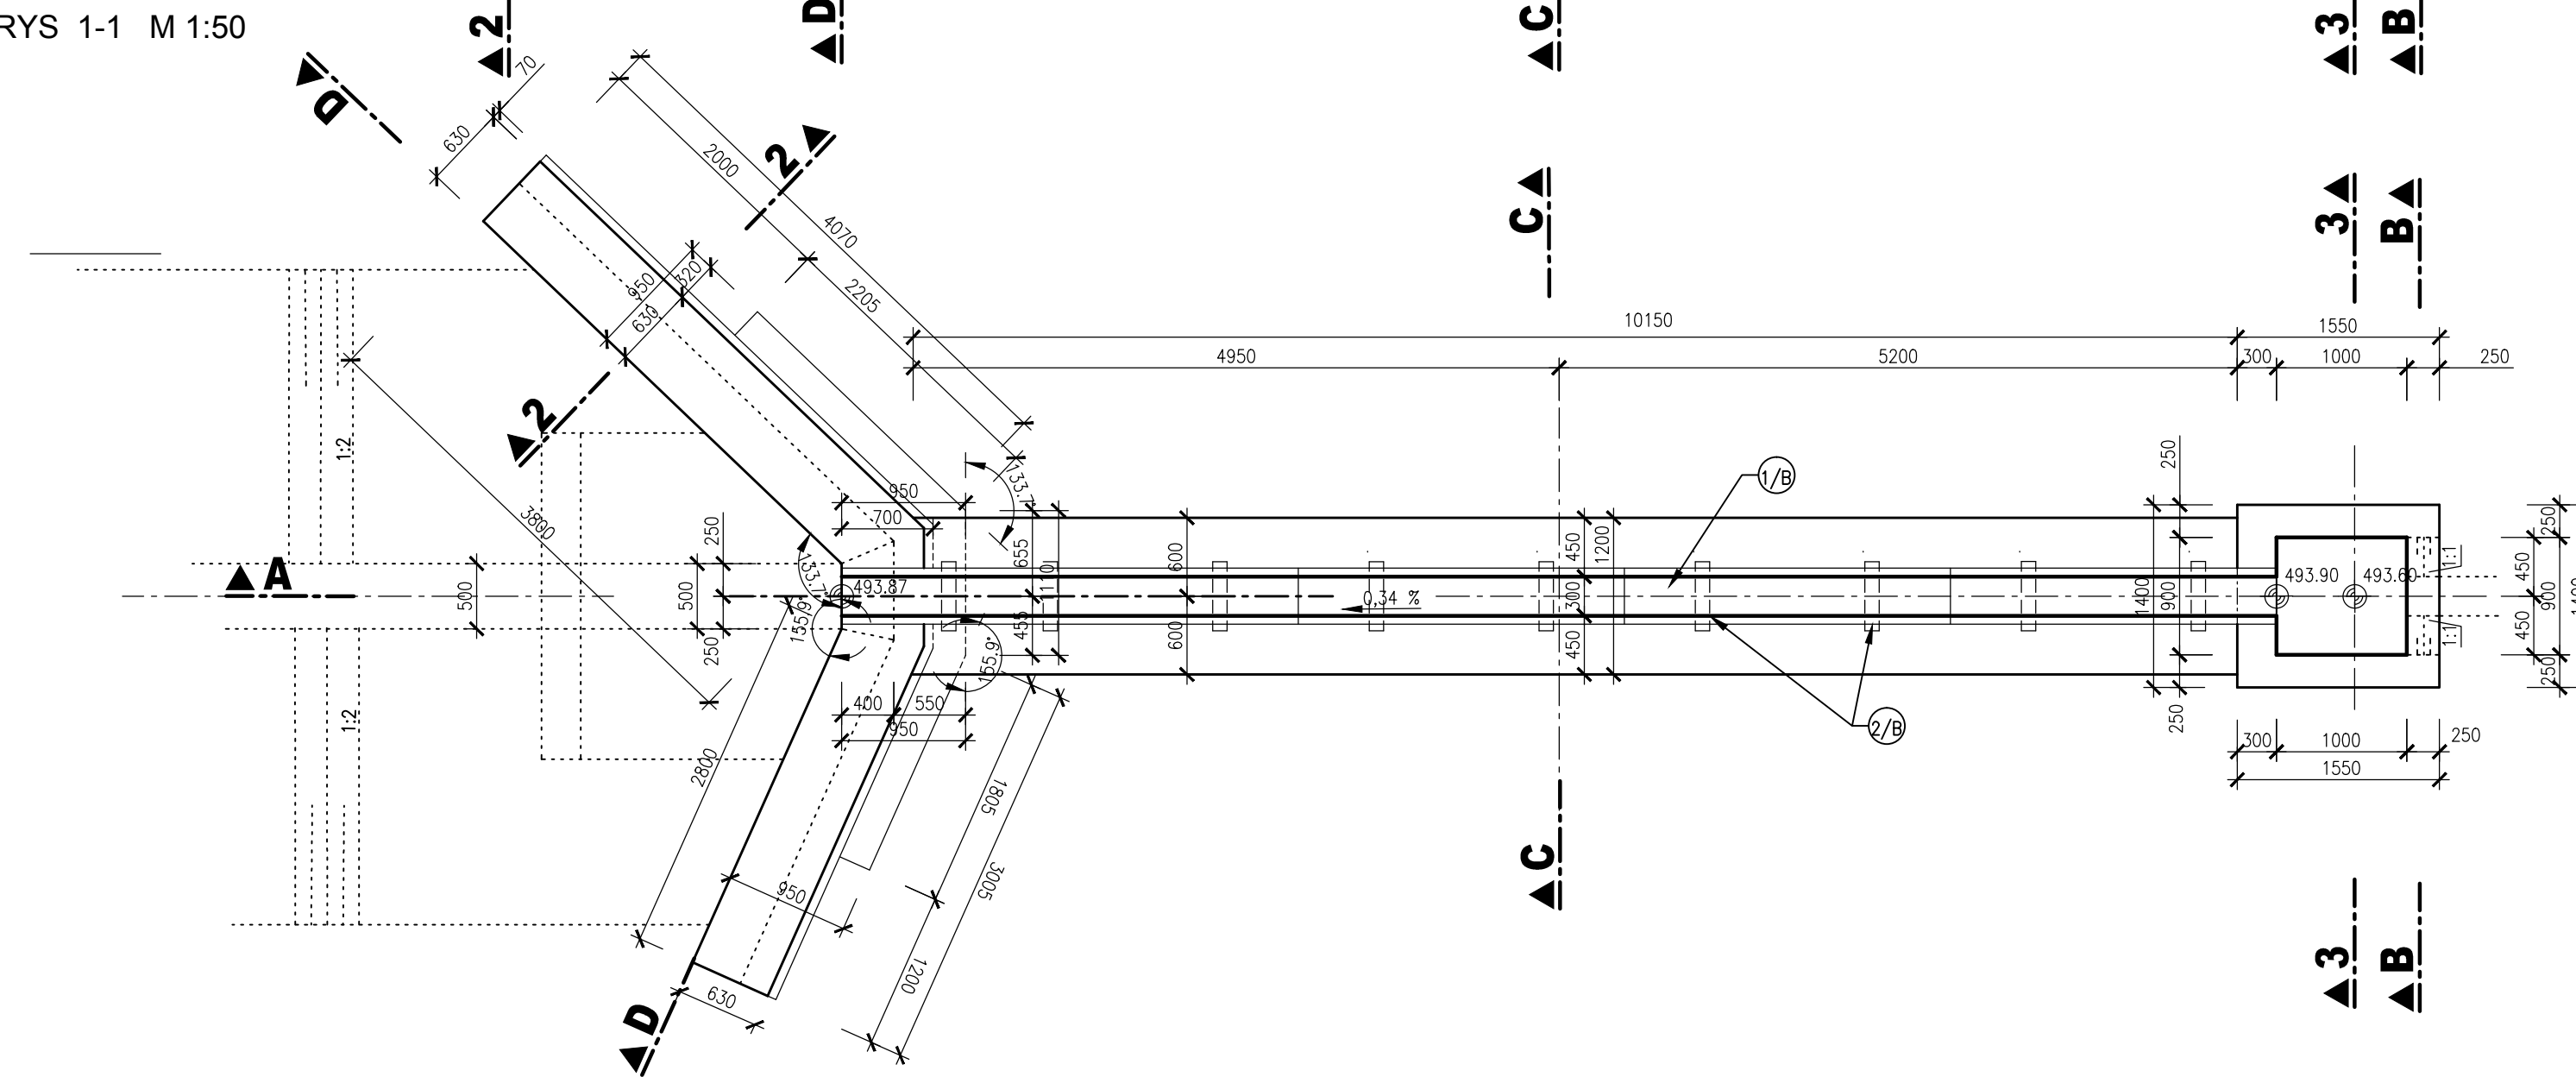

ŘEZ D-D M 1:50

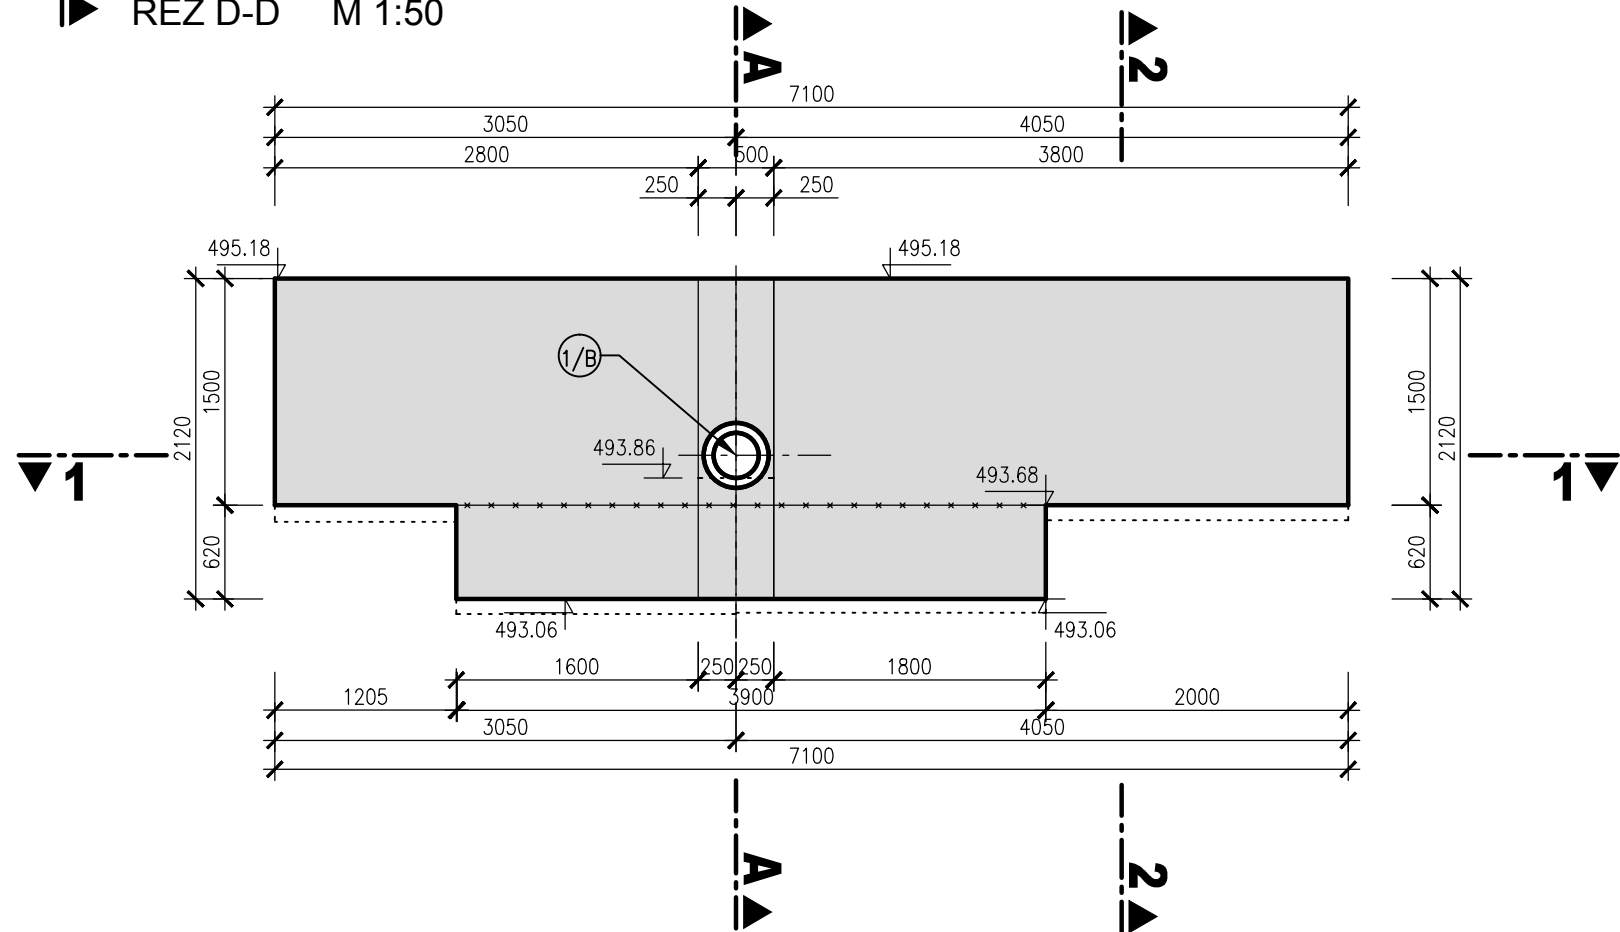



AQUATIS a.s. Botanická 834/56, 602 00 Brno		Tel: +420 541 554 111 Fax: +420 541 211 205		E-mail: info@aquatis.cz http://www.aquatis.cz	
Zodpovědný projektant ING. ROSTISLAV MIKULÁŠEK		Hlavní inženýr projektu ING. ROSTISLAV MIKULÁŠEK		Vedoucí střediska ING. JIRÍ ŠVANCARA	
Výpracoval HANA NOVÁ		Kontroloval ING. TOMÁŠ OHERA		Zakázkové číslo 020092A	
Datum ČERVENEC 2020		Stupeň dokumentace DPS		Název souboru D 2 6 2 propustek A1 V tvaru.dwg	
PŘÍRODĚ BLÍZKÁ PROTIPOVODŇOVÁ OCHRANA OBEC KARLOVICE, ZADNÍ VES SO 12 ODVODŇOVACÍ PŘÍKOP A1					
Příloha					
PROPUSTEK - VÝKRES TVARU					
Měřítko 1:50		Číslo přílohy D.2.6.2			
Objednatel Povodí Odry, státní podnik					