


MĚŘÍTKO 1:25000



MĚŘÍTKO 1:5000



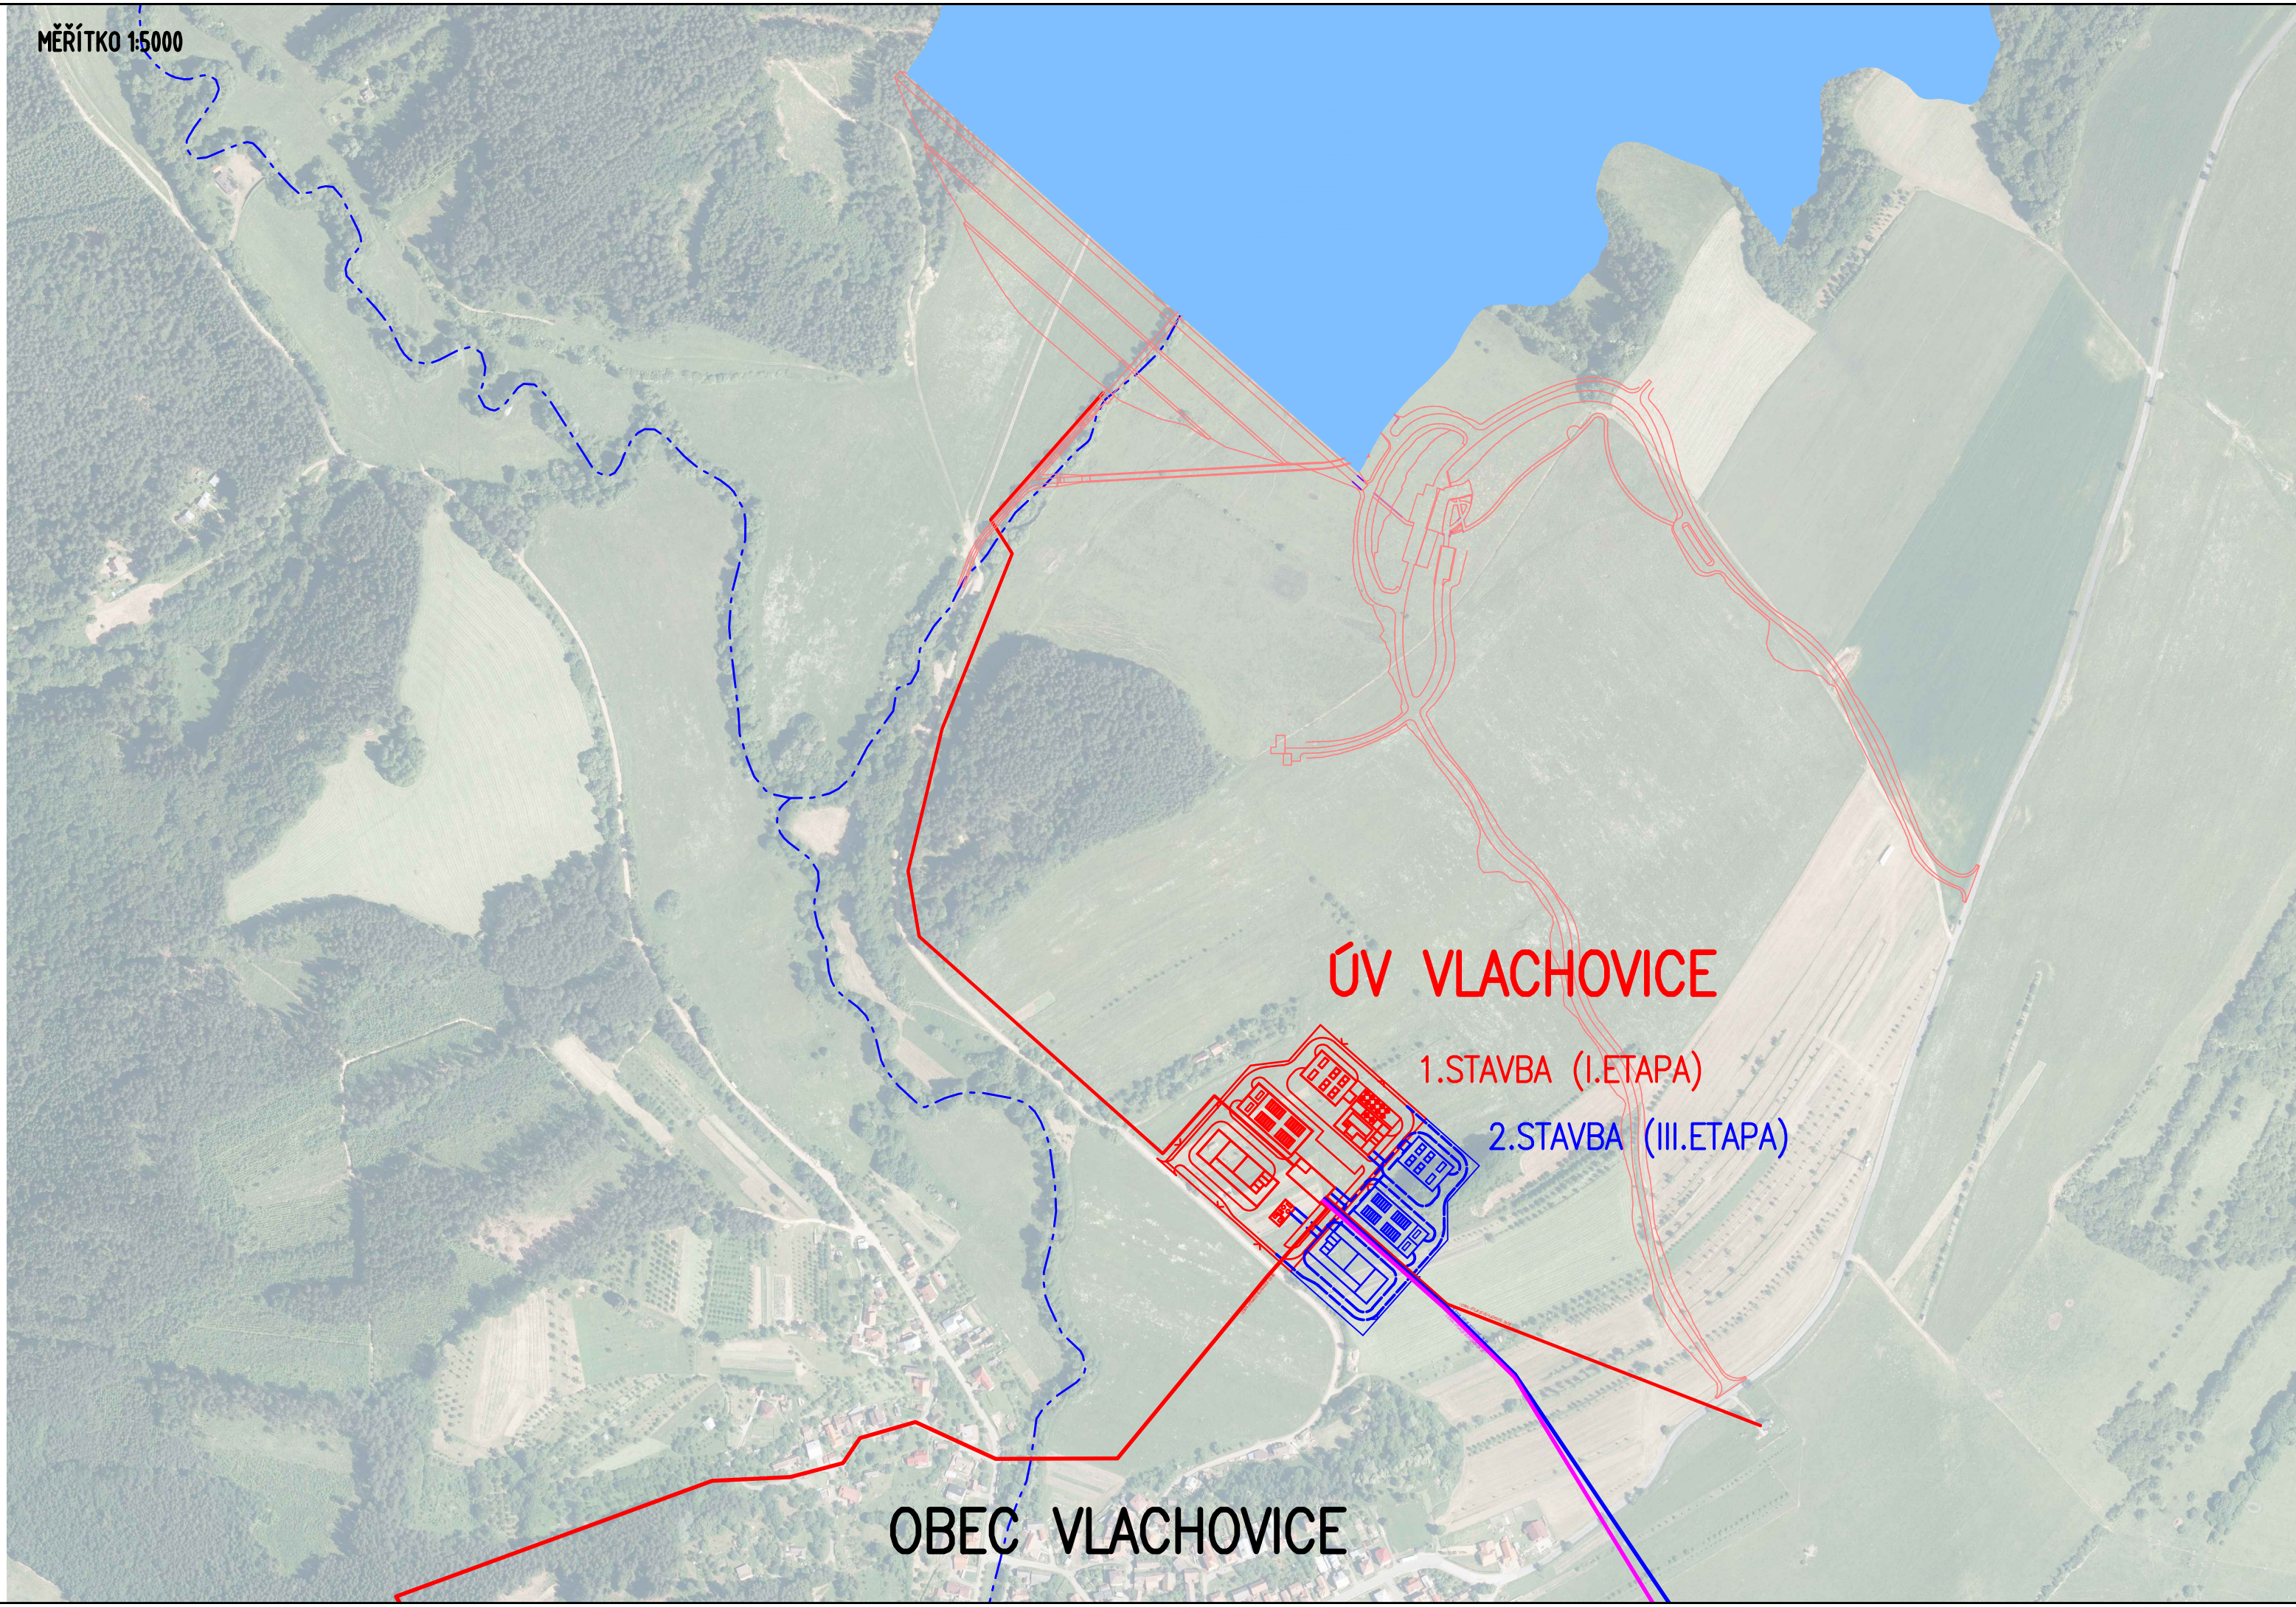

AQUATIS a.s. Botanické 834/56, 602 00 Brno		Tel: +420 541 554 111 Fax: +420 541 211 205	E-mail: info@aquatis.cz http://www.aquatis.cz
Zodpovědný projektant ING. VÁCLAV KAŠTAN	Hlavní inženýr projektu ING. DANIEL BRÁZDA	Vedoucí střediska ING. VÁCLAV KAŠTAN	
Vypracoval ING. PETR CHALOUPKA	Kontrolýval ING. VÁCLAV KAŠTAN	Základové číslo 117305A	
Datum DUBEN 2019	Stupeň dokumentace STUDIE	Název souboru C_06_08UV_preh_sit.dwg	
Akce <b>VLÁRA, VODNÍ DÍLO VLACHOVICE, PŘEDPROJEKTOVÁ PŘÍPRAVA, TECHNICKÉ ŘEŠENÍ F.8. STUDIE VYUŽITÍ VODY Z VD VLACHOVICE NÁVRHOVÁ ČÁST</b>			
Příloha <b>ÚV VLACHOVICE - PŘEHLEDNÁ SITUACE</b>			
Měřítko <b>1:25000, 1:5000</b>		Číslo přílohy <b>C.6.</b>	
Objednatel Povodí Moravy, s.p.			

